


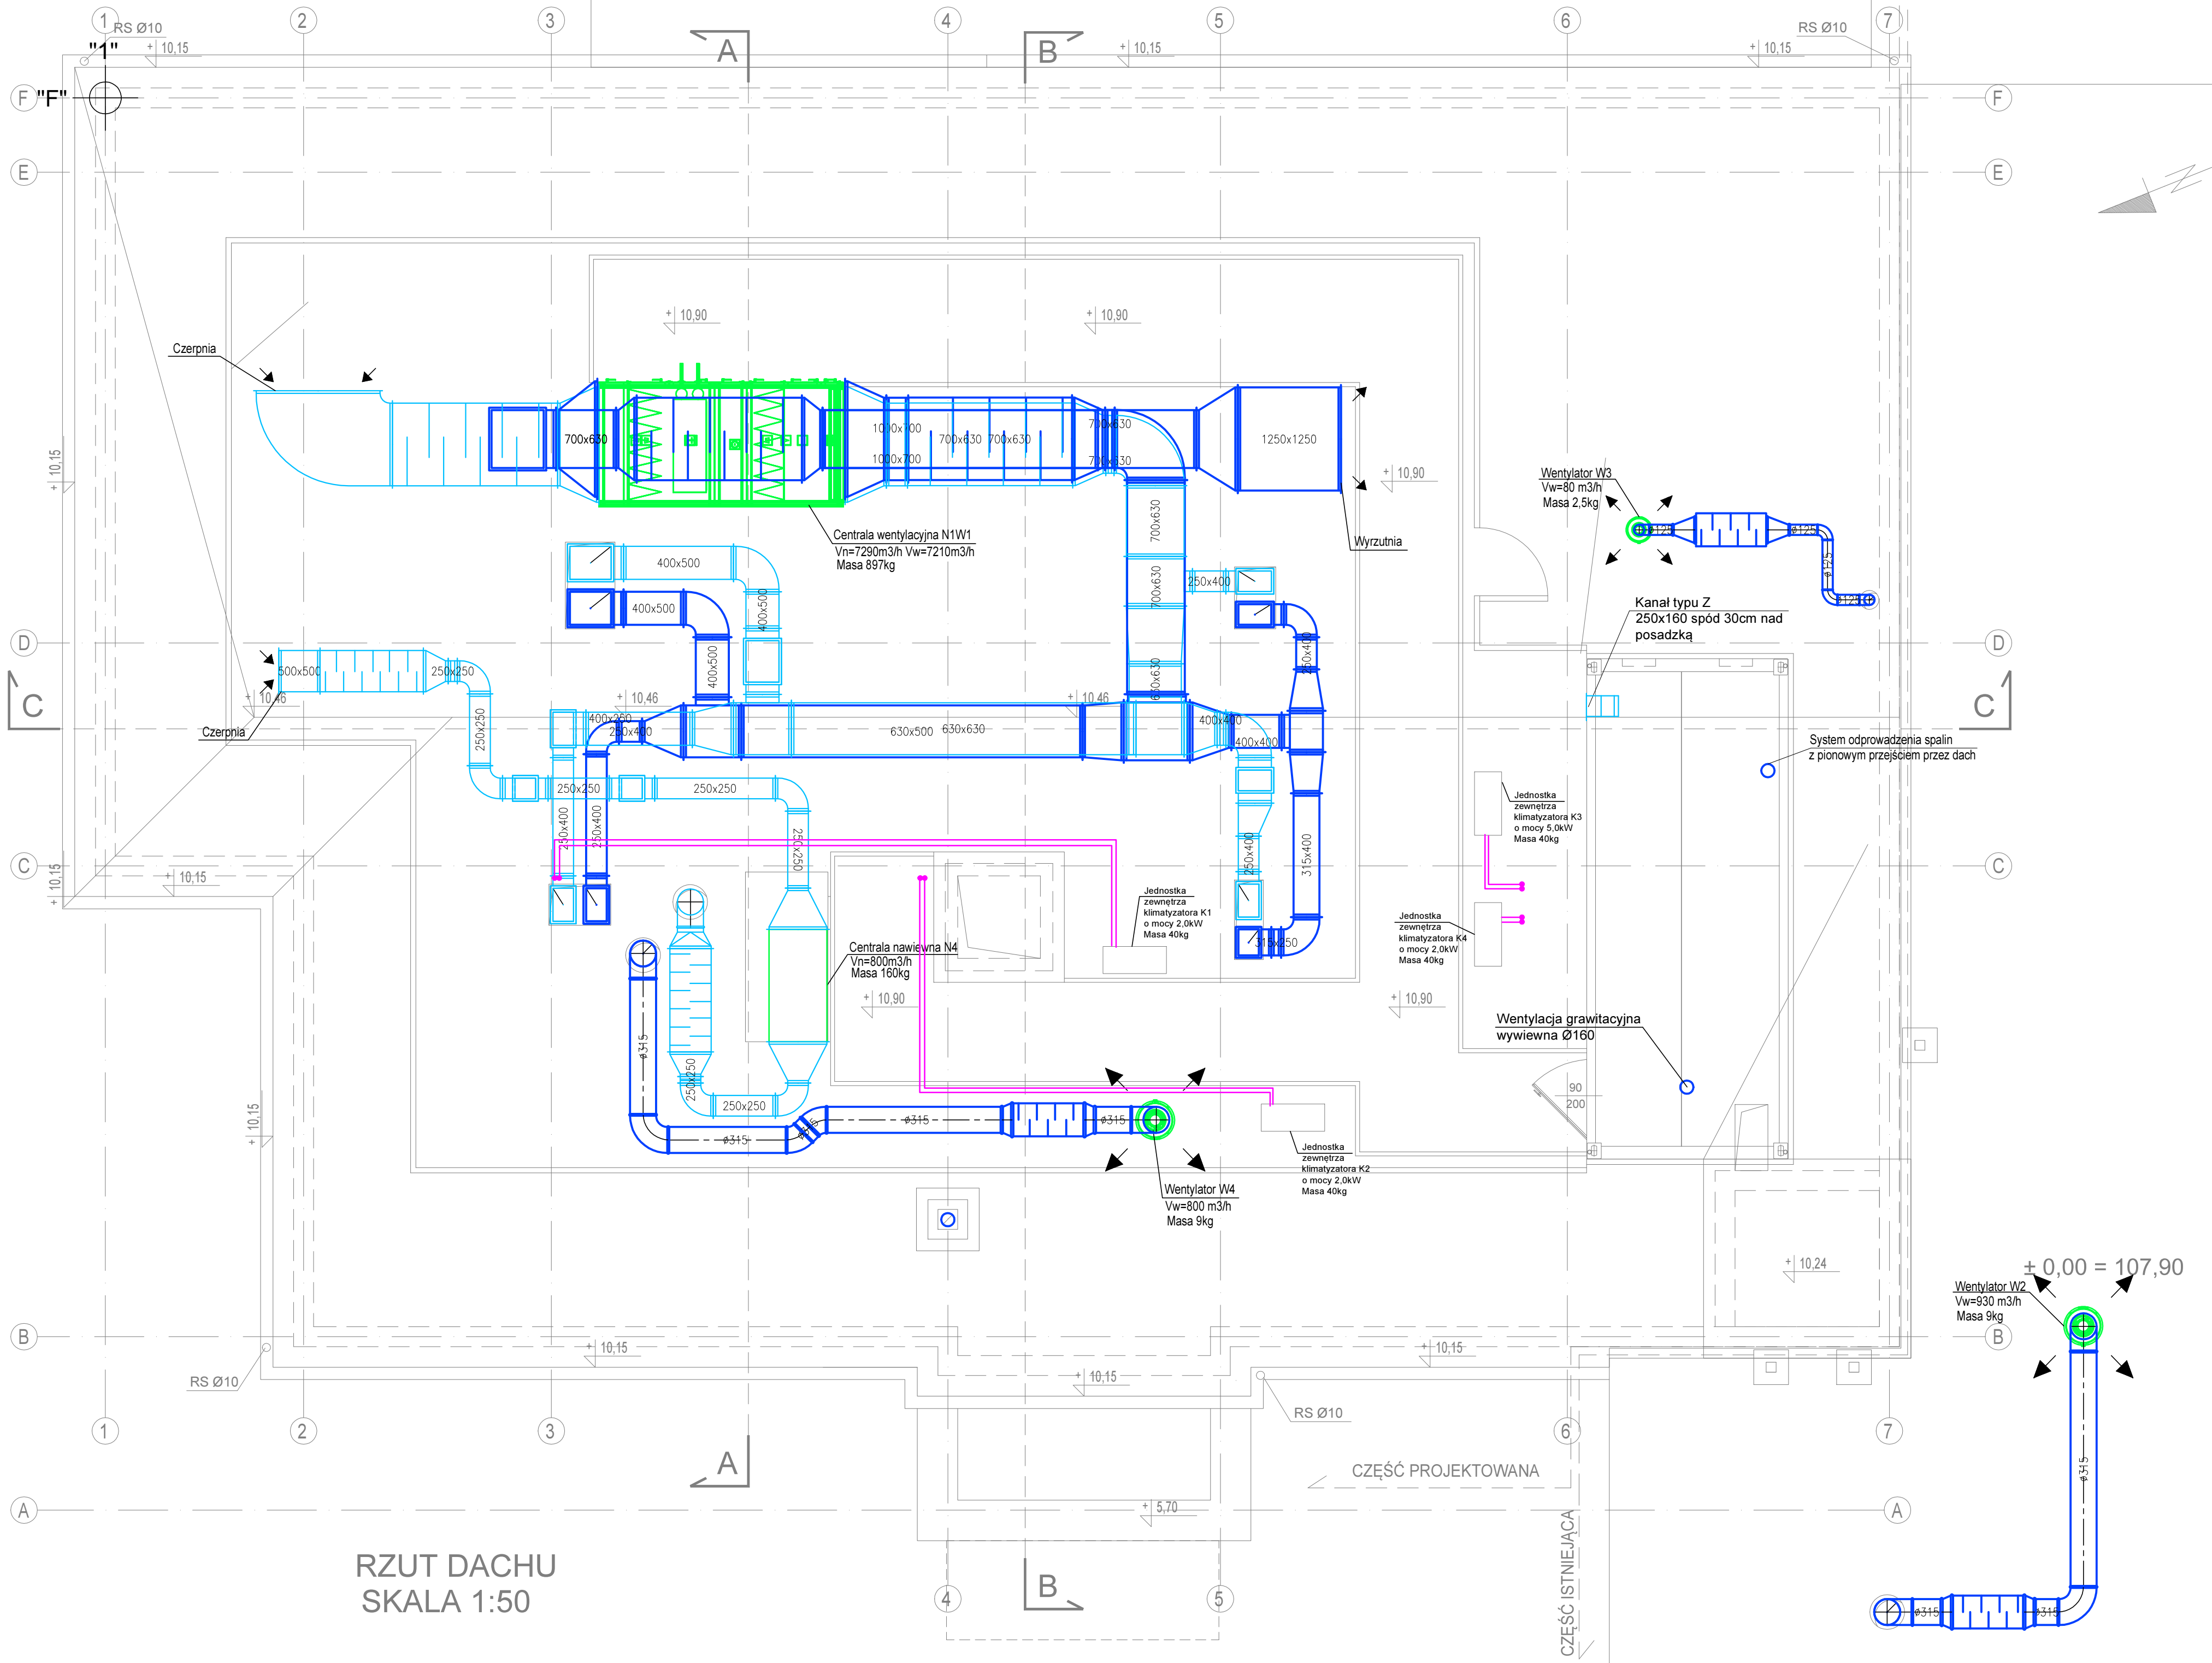

RZUT DACHU
SKALA 1:50

LEGENDA:

- | | |
|--|--|
| | Kanály nawiewne |
| | Kanály wyciągowe |
| | Elementy nawiewne |
| | Elementy wyciągowe |
| | Kłapa pożarowa/zawór pożarowy |
| | Jednostka wewnętrzna klimatyzatora - ścienna |

- UWAGI:
- Mocowania i podwiesia wg rozwiązań systemowych technologii dostawcy. Konstrukcje i podkonstrukcje wsporcze wg odrębnego opracowania.
 - Przy każdym urządzeniu wentylacyjnym należy przewidzieć pole serwisowe pozwalające na obsługę i konserwację urządzeń.
 - Na przejściach przez przegrody wydzielenia pożarowego zamontować kłapy o odporności ogniowej równej odporności ogniowej przegrody.
 - Wszystkie wymiary sprawdzić na budowie.
 - Na wszystkich odgałęzieniach zastosować przepustnice regulacyjne.
 - Kanály izolować zgodnie z wytycznymi umieszczonymi w opisie technicznym.
 - Na kanałach należy wykonać kłapy rewizyjne zgodnie z wytycznymi umieszczonymi w opisie technicznym.
 - Instalację należy wyregulować zgodnie z normą EN 12599.
 - W obliczeniach konstrukcyjnych poza obciążeniami od urządzeń wentylacyjnych uwzględnić należy również obciążenia od tłumików akustycznych na kanałach nawiewnych i wyciągowych.
 - Otworowanie zgodnie z projektem architektonicznym.

Jedn. projektowa:	VGR – Pracownia Projektowa Violetta Piękoś-Kwiecińska ul. Tytoniowa 24 m 38, 04-228 Warszawa tel. 608 379 421
Inwestor:	POWIAT PIASECZYŃSKI STAROSTWO POWIATOWE W PIASECZNE 05-500 PIASECZNO, UL. CHYLICZKOWSKA 14
Temat:	PRZEBUDOWA I ROZBUDOWA BUDYNKU SZKOLEY ZS Nr2 PIASECZNO ul.AI.Brzóz 27
Adres:	ZESPÓŁ SZKÓŁ NR 2 im. EMILII PLATER Aleja Brzóz 26, 05-500 Piaseczno
Zespół projektowy:	mgr inż. Kamil Saczuk MAZ/0209/PWOS/11 mgr inż. Piotr Uklejski MAZ/0214/PWOS/11
Branża:	Sanitarna
Stadium:	Projekt budowlano wykonawczy
Nazwa rysunku:	Wentylacja - rzut dachu
Data:	30.06.2016
Skala:	1:50
Nr rysunku:	IS- 4