


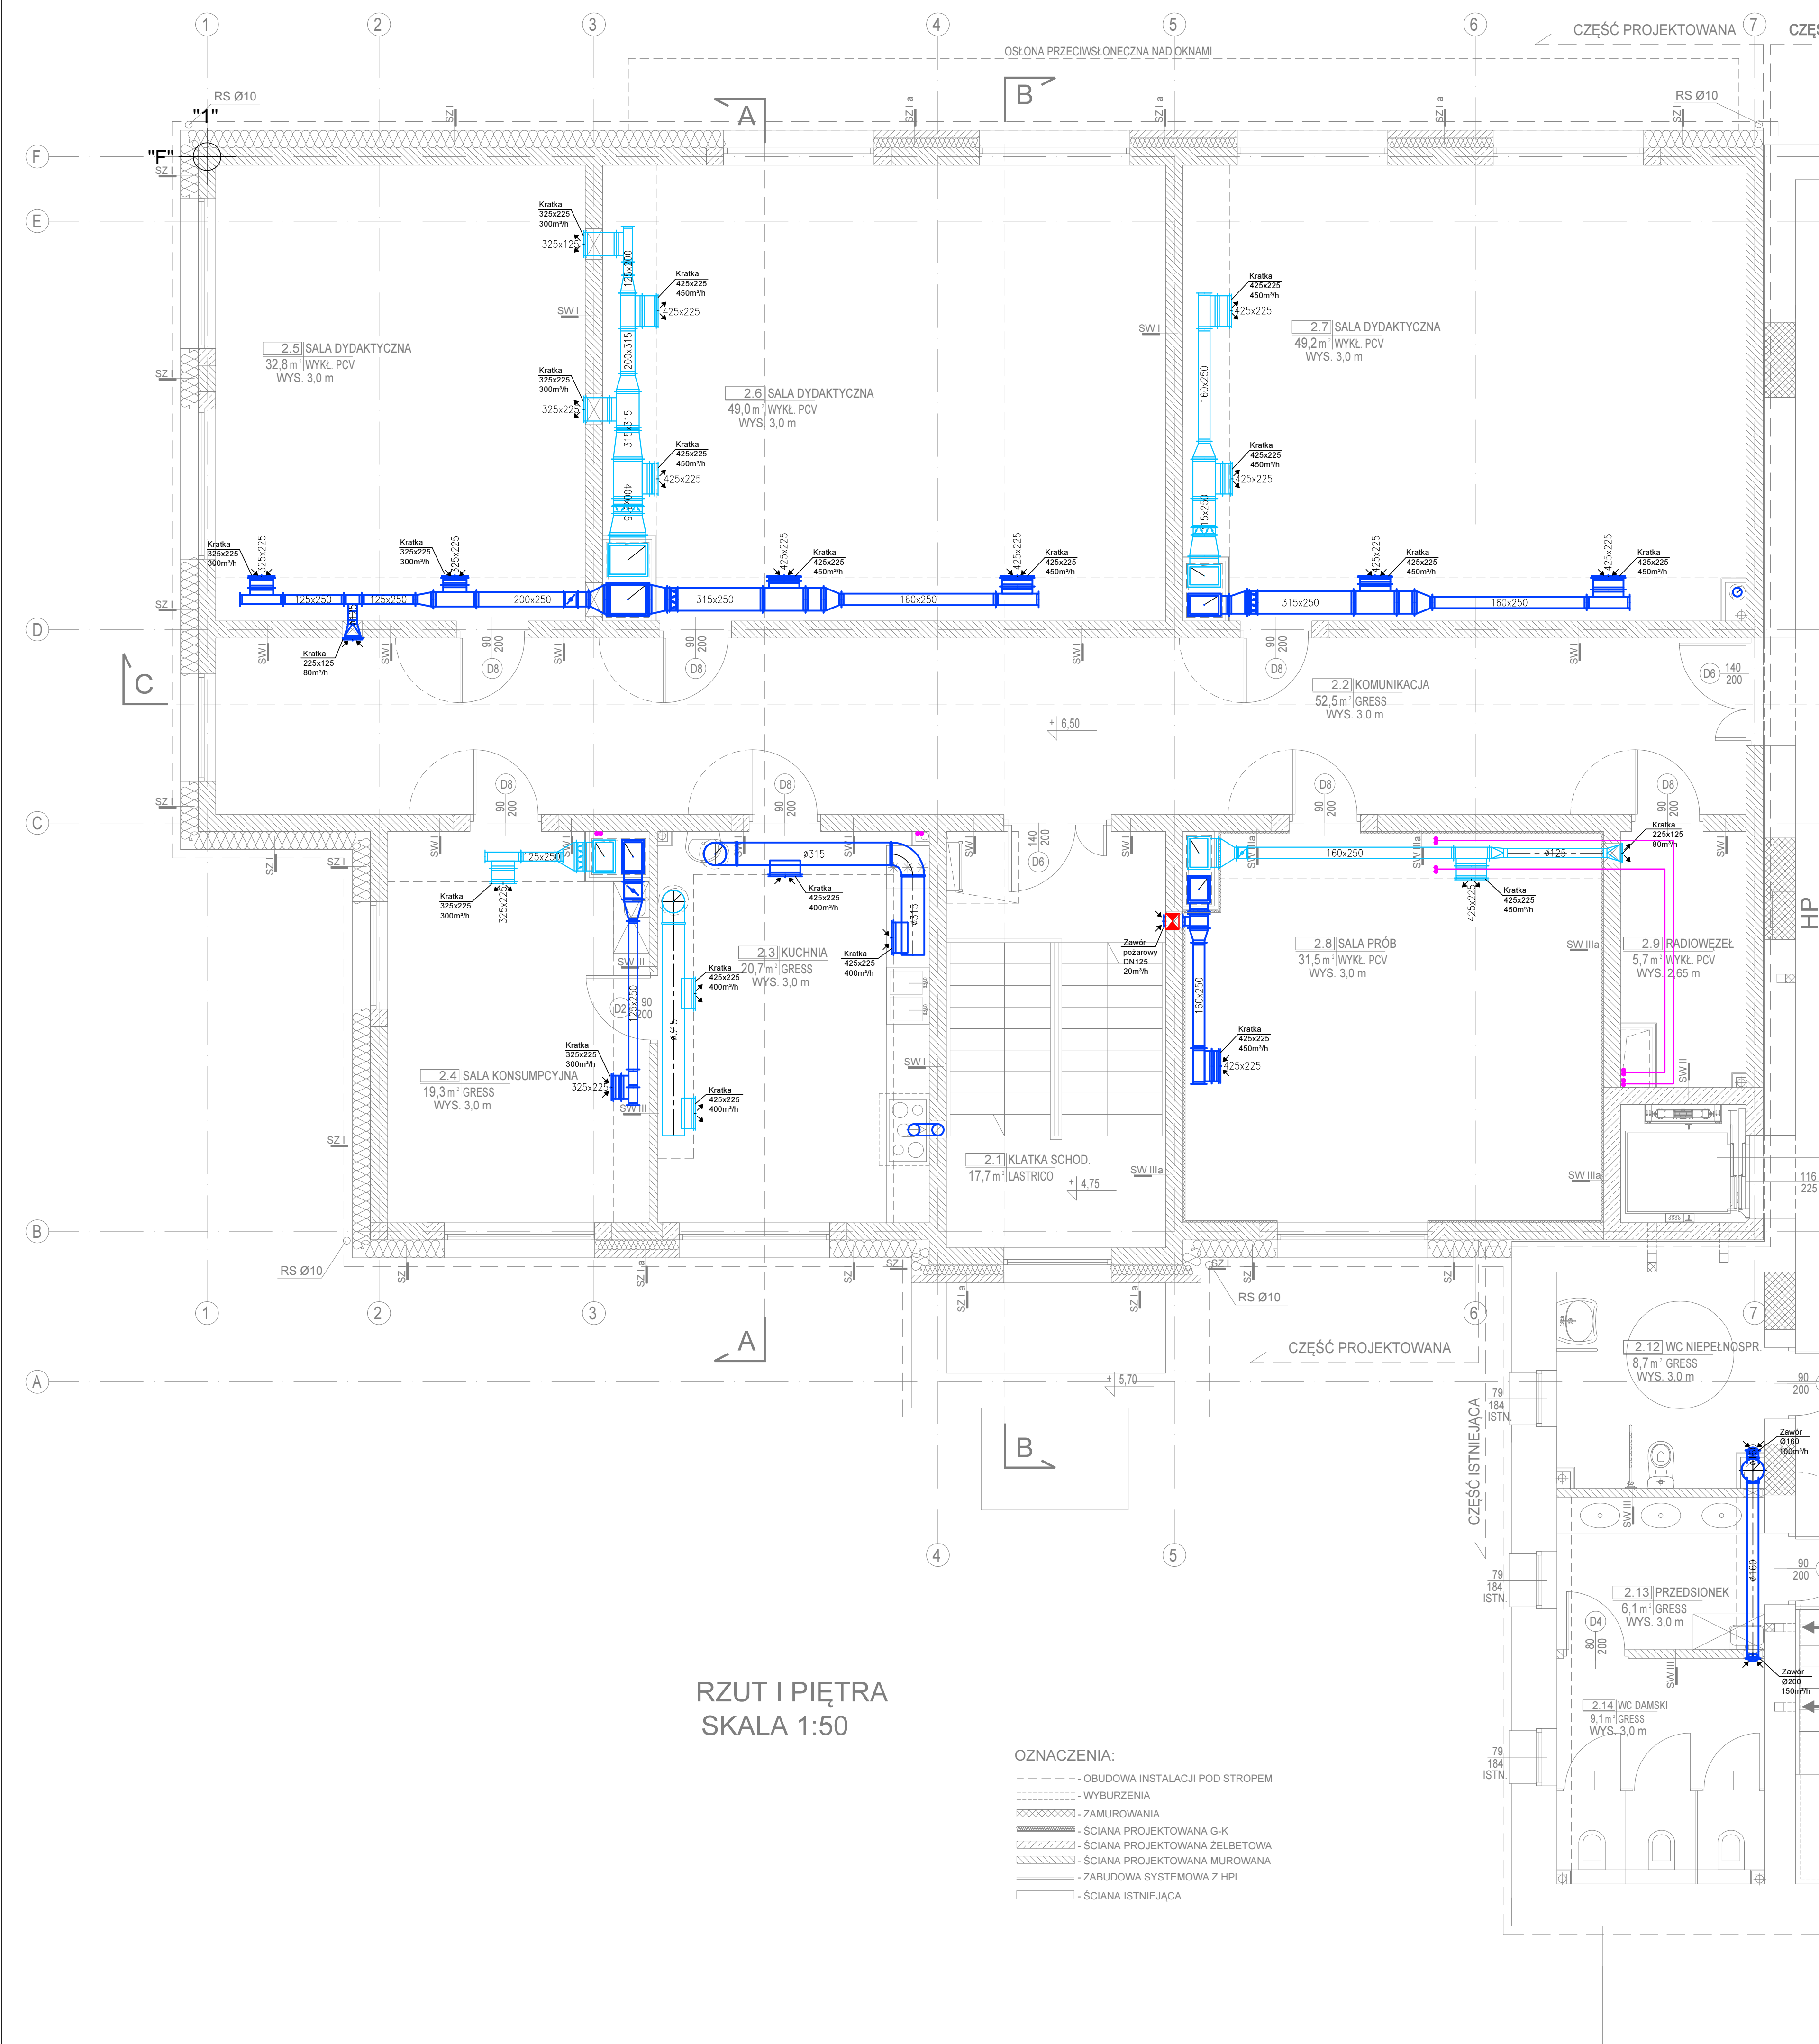

RZUT I PIĘTRA
SKALA 1:50

- OZNACZENIA:
- OBUDOWA INSTALACJI POD STROPEM
 - WYBURZENIA
 - ZAMUROWANIA
 - SCIANA PROJEKTOWANA G-K
 - SCIANA PROJEKTOWANA ŻELBETOWA
 - SCIANA PROJEKTOWANA MUROWANA
 - ZABUDOWA SYSTEMOWA Z HPL
 - SCIANA ISTNIEJĄCA

LEGENDA:

- Kanały nawiewne
- Kanały wyciągowe
- Elementy nawiewne
- Elementy wyciągowe
- Kłapa pożarowa/zawór
- Jednostka wewnętrzna klimatyzatora - ścienna

UWAGI:

- Mocowania i podwiesia wg rozwiązań systemowych technologii dostawcy. Konstrukcje i podkonstrukcje wsporcze wg odrębnego opracowania.
- Przy każdym urządzeniu wentylacyjnym należy przewidzieć pole serwisowe pozwalające na obsługę i konserwację urządzeń.
- Na przejściach przez przegrody wydzielenia pożarowego zamontować kłapy o odporności ogniowej równej odporności ogniowej przegrody.
- Wszystkie wymiary sprawdzić na budowie.
- Na wszystkich odgałęzieniach zastosować przepustnice regulacyjne.
- Kanały izolować zgodnie z wytycznymi unieszkodzonymi w opisie technicznym.
- Na kanałach należy wykonać kłapy rewizyjne zgodnie z wytycznymi unieszkodzonymi w opisie technicznym.
- Instalacje należy wyregulować zgodnie z normą EN 12599.
- W obliczeniach konstrukcyjnych poza obciążeniami od urządzeń wentylacyjnych uwzględnić należy również obciążenia od tłumików akustycznych na kanałach nawiewnych i wyciągowych.
- Otworowanie zgodnie z projektem architektonicznym.

Jedn. projektowa: VGR – Pracownia Projektowa
Violetta Piękoś-Kwiecińska
ul. Tytoniowa 24 m. 38, 04-228 Warszawa
tel. 608 379 421

Inwestor: POWIAT PIASECZYŃSKI
STAROSTWO POWATOWE W PIASECZNE
05-500 PIASECZNO, UL. CHYLICZKOWSKA 14

Temat: PRZEBUDOWA I ROZBUDOWA BUDYNKU
SZKOŁY ZS Nr2 PIASECZNO ul. Al. Brzóz 27

Adres: ZESPÓŁ SZKÓŁ NR 2 im. EMILII PLATER
Aleja Brzóz 26, 05-500 Piaseczno

Zespół projektowy:
mgr inż. Kamil Soczuk MAZ/0209/PWOS/11
mgr inż. Piotr Kulejki MAZ/0214/PWOS/11

Branża: Sanitarna

Stadium: Projekt budowlano wykonawczy

Nazwa rysunku:
Wentylacja - rzut i piętra

Data: 30.06.2016 Skala: 1:50 Nr rysunku: IS- 3