


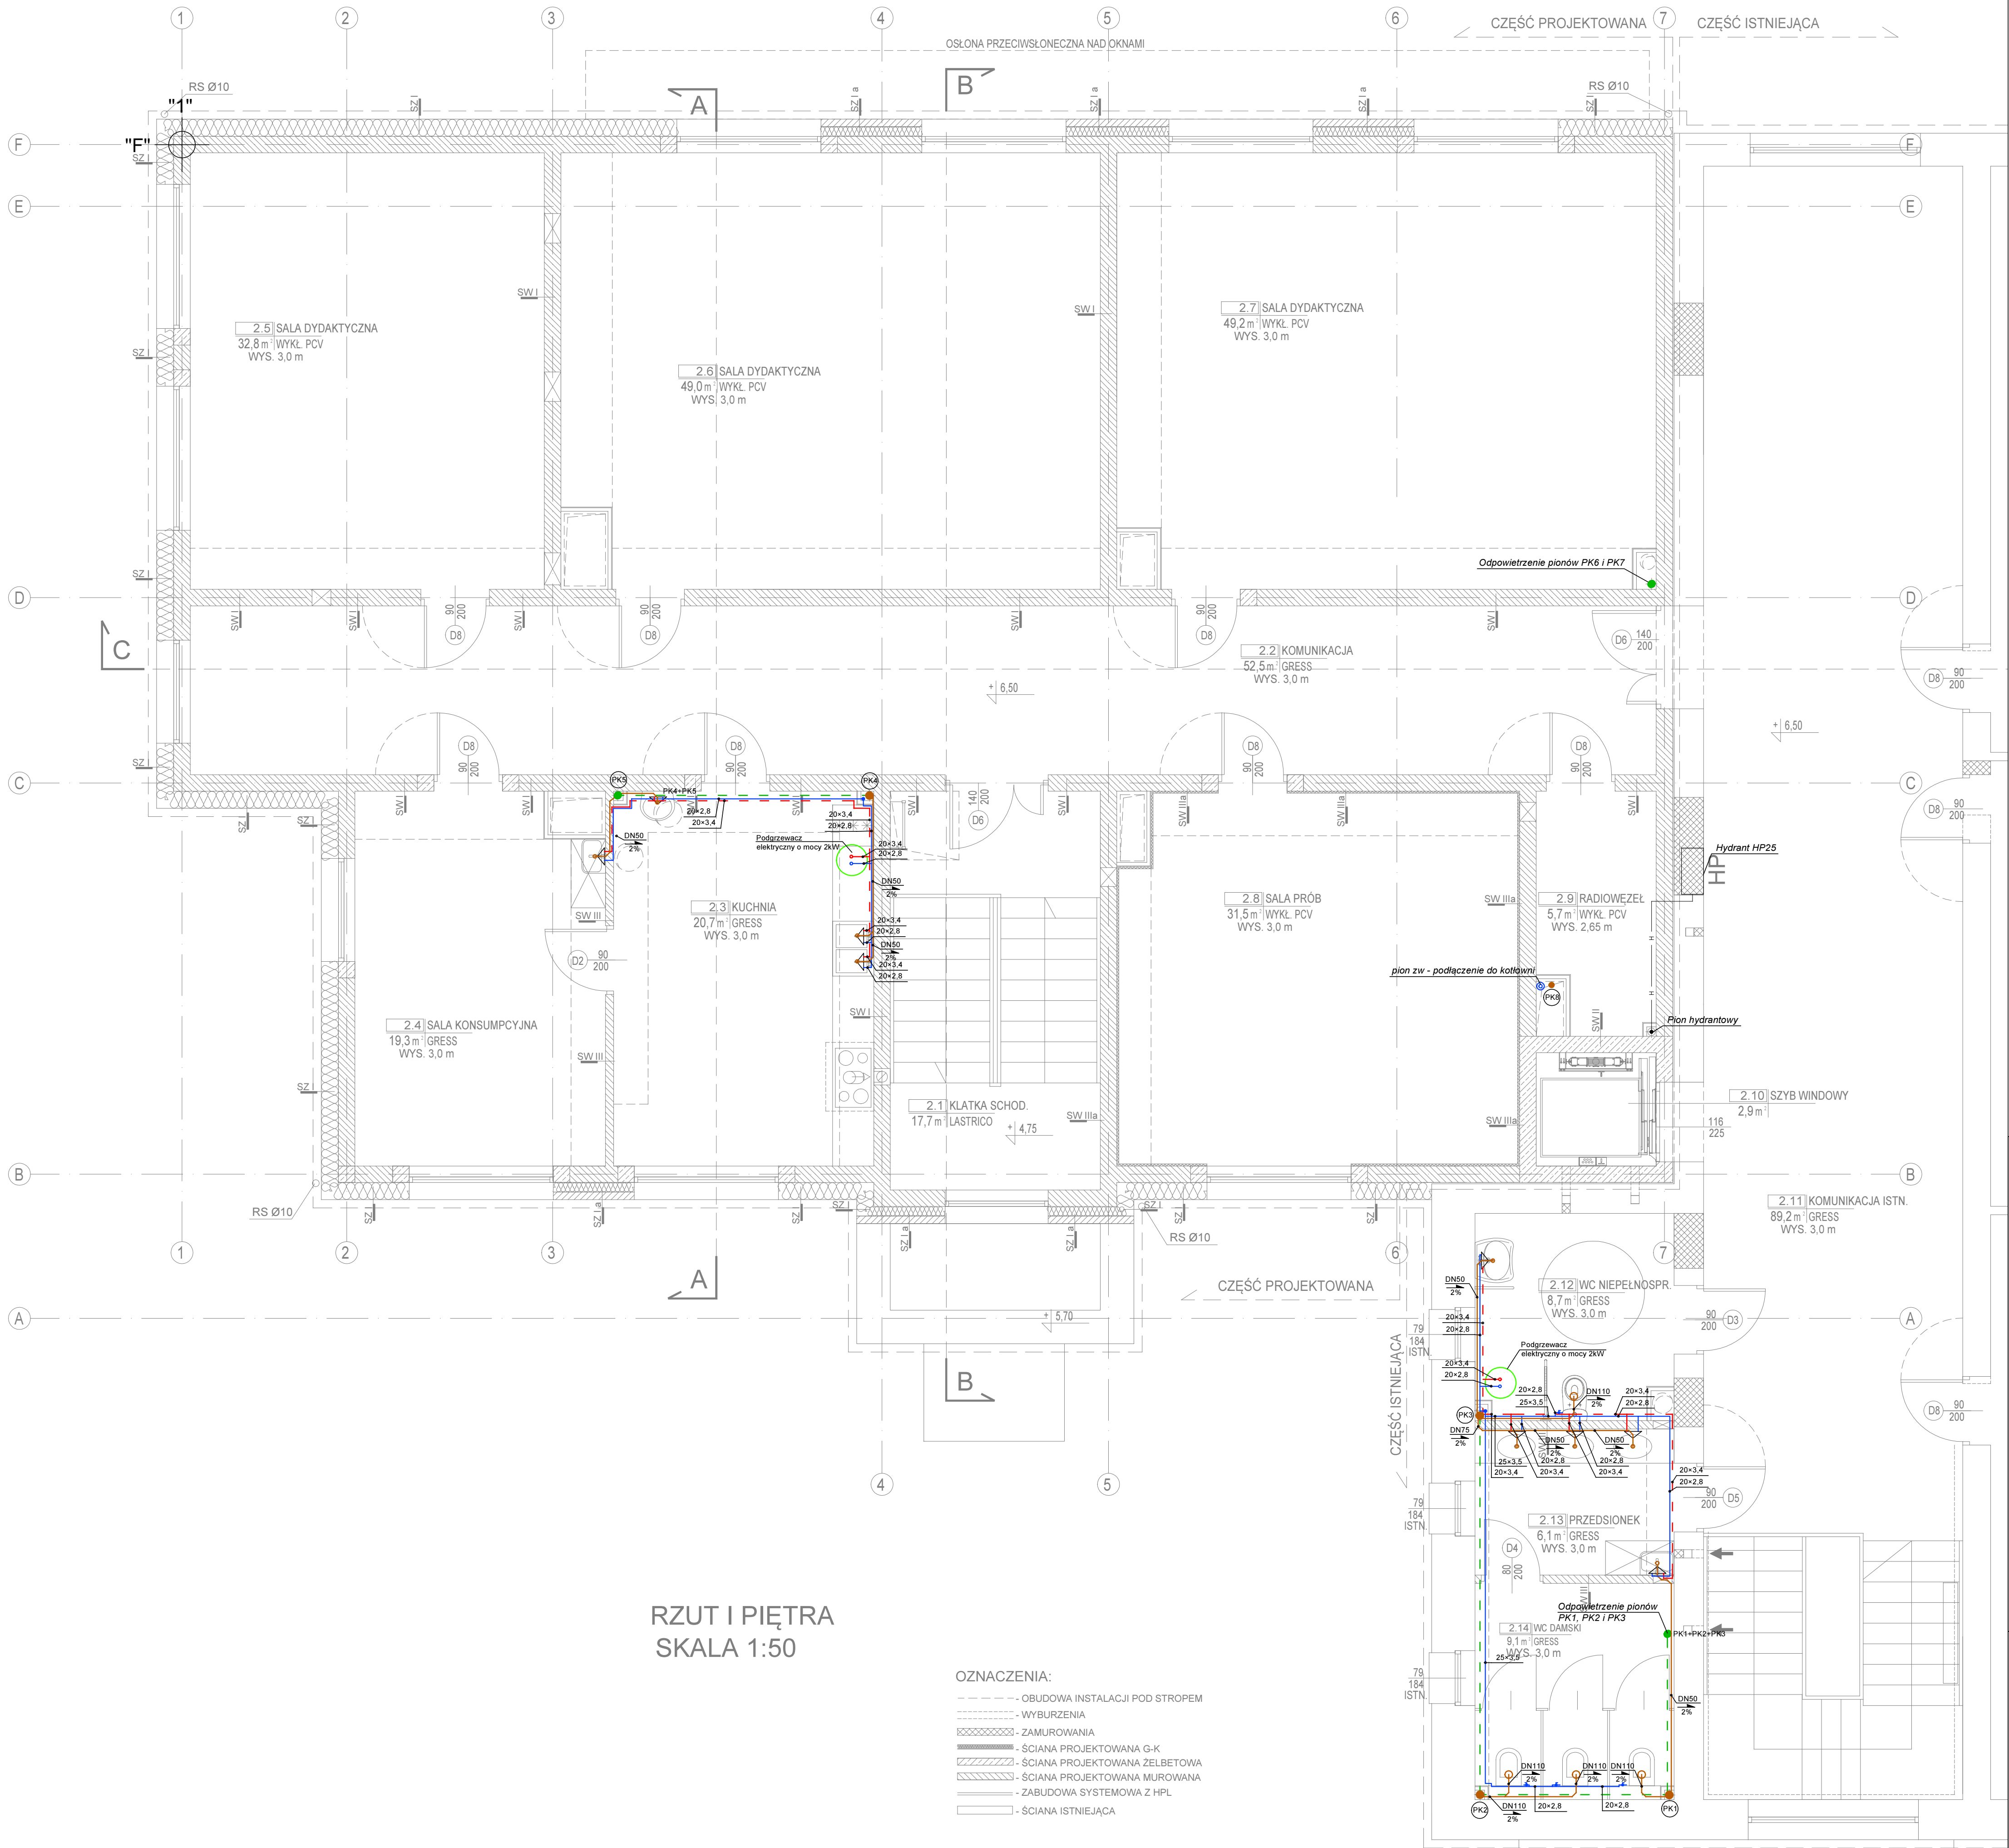

RZUT I PIĘTRA
SKALA 1:50

- OZNACZENIA:
- OBUDOWA INSTALACJI POD STROPEM
 - WYBURZENIA
 - ZAMUROWANIA
 - ŚCIANA PROJEKTOWANA G-K
 - ŚCIANA PROJEKTOWANA ZELBETOWA
 - ŚCIANA PROJEKTOWANA MUROWANA
 - ZABUDOWA SYSTEMOWA Z HPL
 - ŚCIANA ISTNIEJĄCA

- LEGENDA:
- Instalacja wody zimnej
 - Instalacja wody ciepłej
 - Instalacja kanalizacji
 - Odpowietrzenie kanalizacji
 - Instalacja kanalizacji podposadzkowej
 - Instalacja hydrantowa

- UWAGI:
- Mocowania i podwiesia wg rozwiązań systemowych technologii dostawcy. Konstrukcje i podkonstrukcje wsporcze wg odrębnego opracowania.
 - Wszystkie wymiary sprawdzić na budowie.
 - Przewody wody zimnej i ciepłej izolować zgodnie z wymogami zawartymi w Rozporządzeniu w sprawie warunków technicznych jakim powinny odpowiadać budynki i ich usytuowanie.
 - Odpowietrzenie instalacji kanalizacyjnej poprzez wywiewki dachowe.
 - Na każdym pionie kanalizacyjnym należy zamontować rewigę kanalizacyjną.
 - Odpływ skroplin z klimatyzatorów odprowadzić do najbliższej umywalki lub pionu kanalizacyjnego. Skropliny podłączyć poprzez syfon z przerwą powietrzną.
 - Na instalacji wody użytkowej zamontować zawory odcinające pozwalające na odcięcie poszczególnych odgałęzień.
 - Po dokonaniu odkrywek na etapie budowy należy wykonać nową instalację kanalizacji podposadzkowej wraz z podłączeniem nowoprojektowanych pionów i podłączeniem do instalacji w części istniejącej. Na kanalizacji podposadzkowej w miarę potrzeb należy wykonać studzienki rewizyjne.

Jedn. projektowa:	VGR – Pracownia Projektowa Violetta Piękos-Kwiecińska ul. Tytoniowa 24 m 38, 04-228 Warszawa tel. 608 379 421
Inwestor:	POWIAT PIASECZYŃSKI STAROSTWO POWIATOWE W PIASECZNE 05-500 PIASECZNO, UL. CHYLICKOWSKA 14
Temat:	PRZEBUDOWA I ROZBUDOWA BUDYNKU SZKOŁY ZS Nr2 PIASECZNO ul.AI.Brzoź 27
Adres:	ZESPÓŁ SZKÓŁ NR 2 im. EMILII PLATER Aleja Brzoź 26, 05-500 Piaseczno
Zespół projektowy:	mgr inż. Kamil Soczuk MAZ/0209/PWOS/11 mgr inż. Piotr Uklejski MAZ/0214/PWOS/11
Branża:	Sanitarna
Stadium:	Projekt budowlano wykonawczy
Nazwa rysunku:	Wod-kan - rzut I piętra
Data:	30.06.2016
Skala:	1:50
Nr rysunku:	IS- 7