


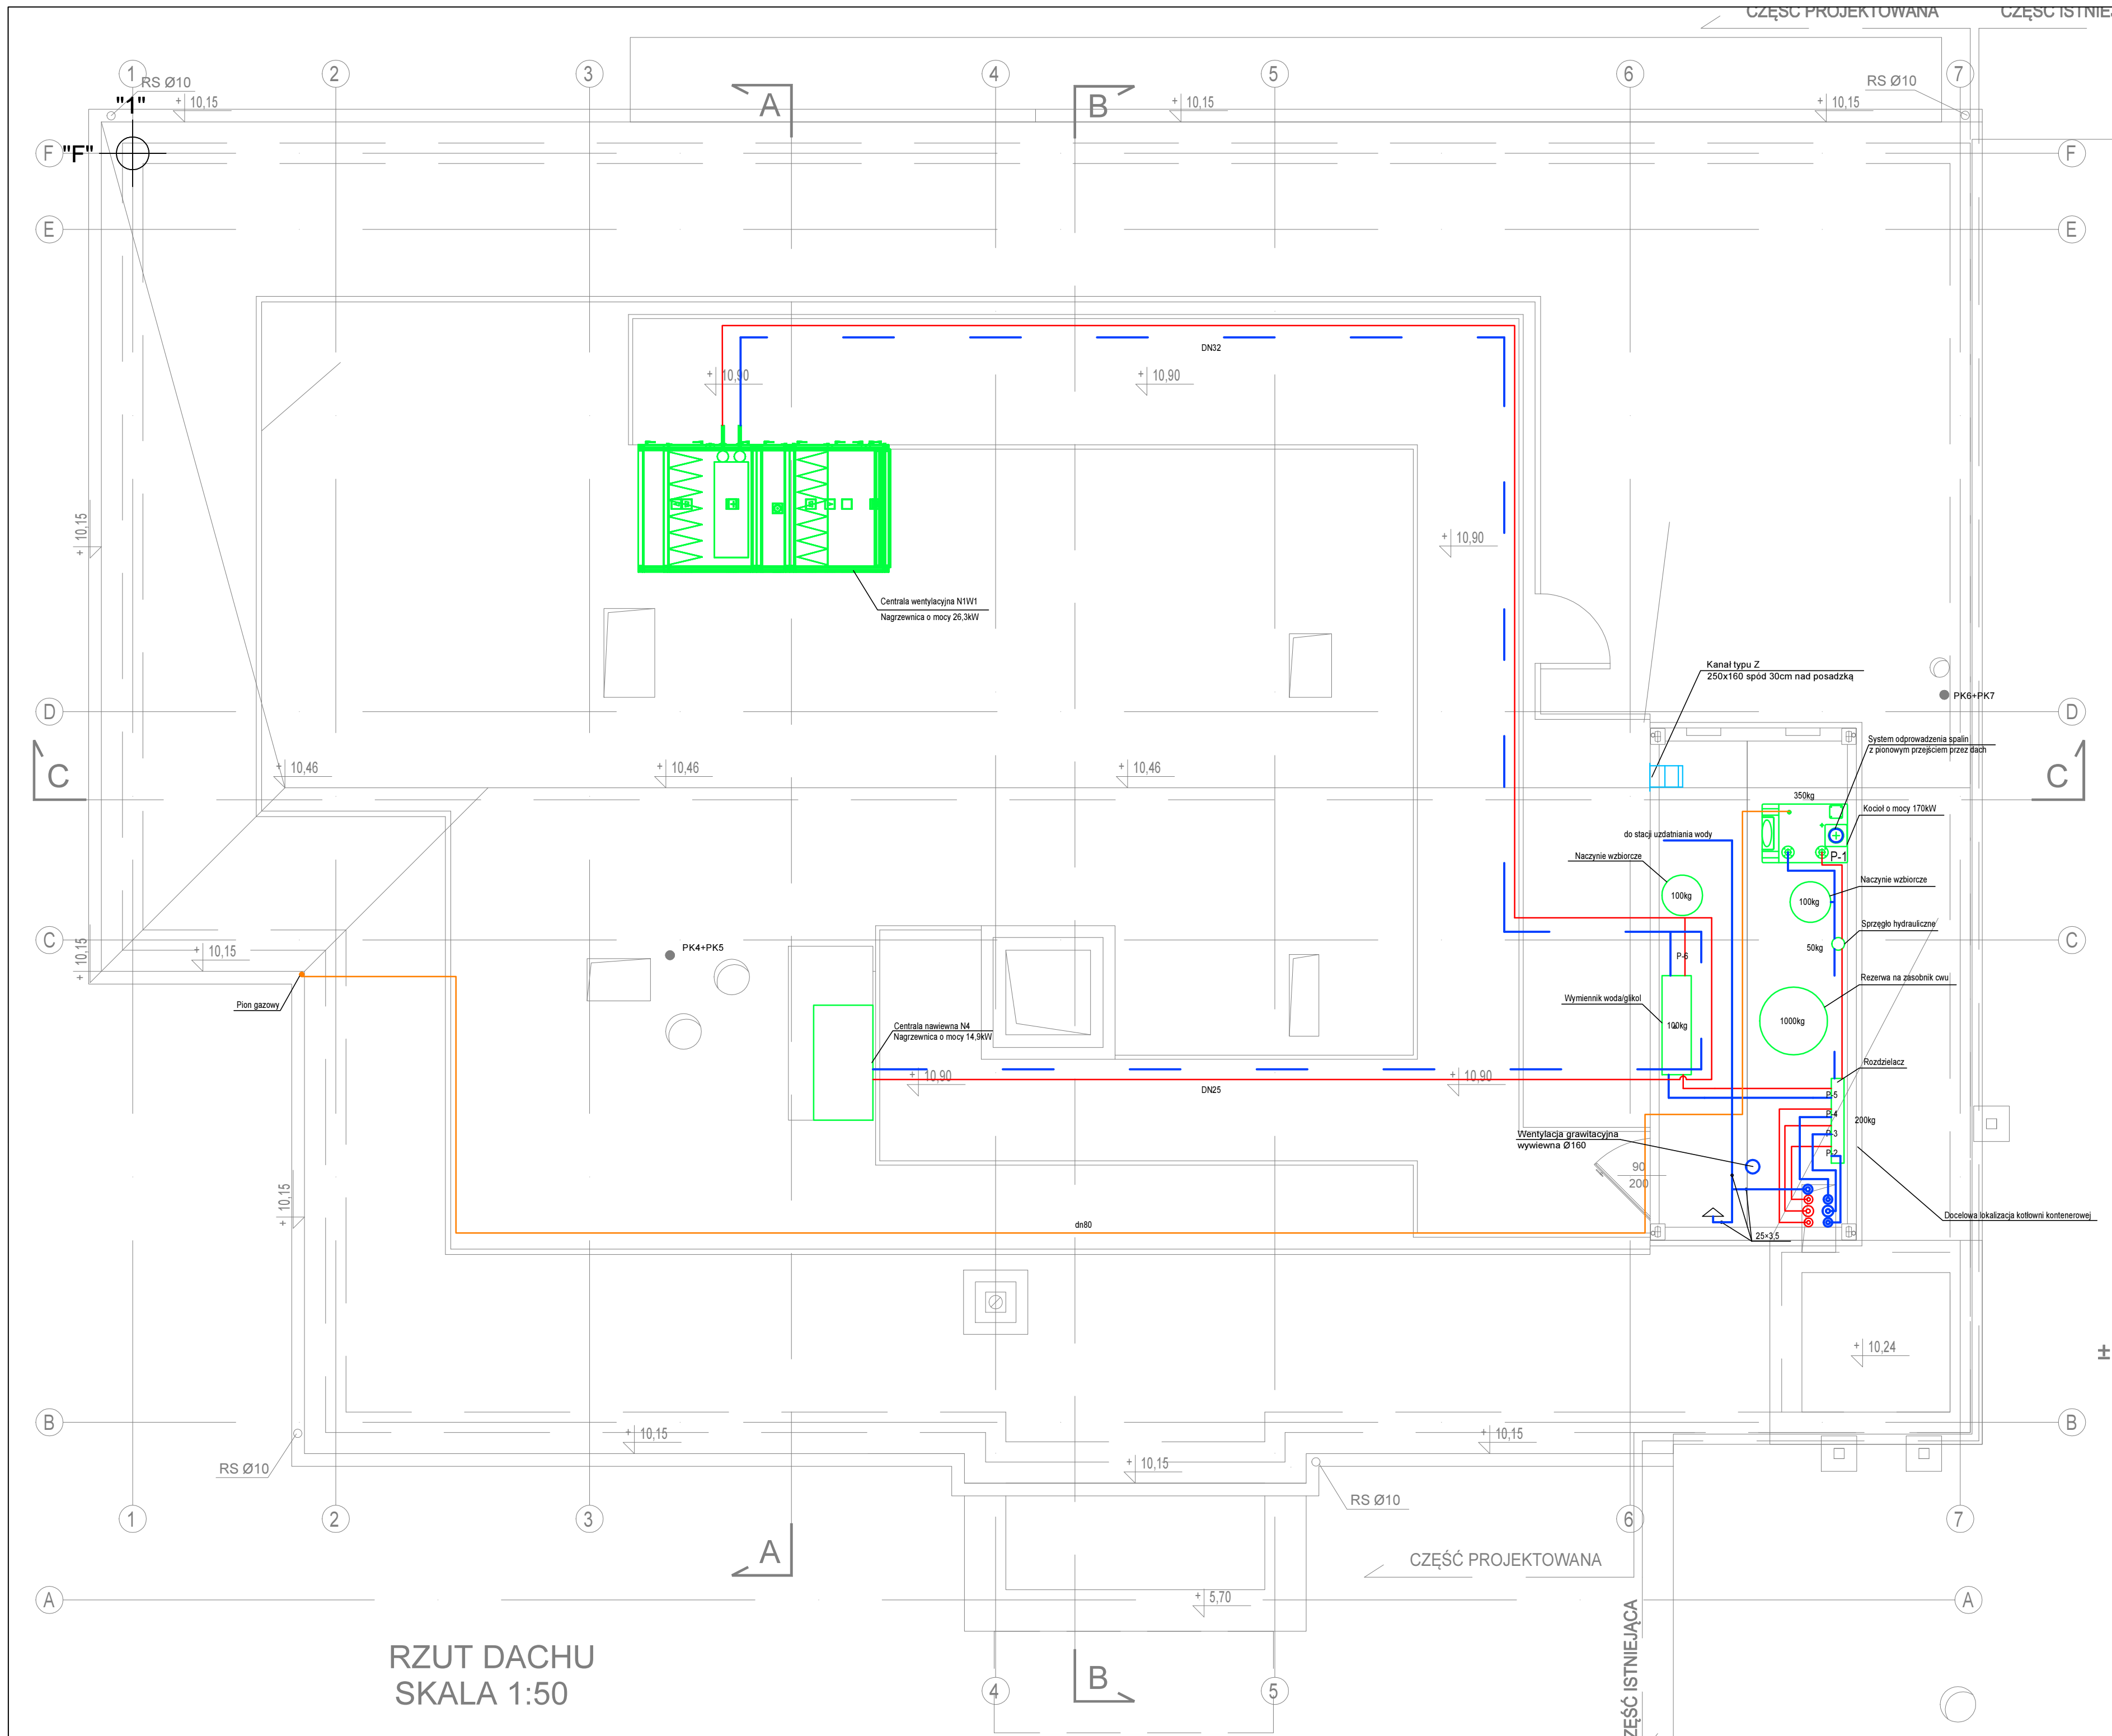

RZUT DACHU  
SKALA 1:50

- LEGENDA:**
- Przewód zasilający instalacji c.o. c.t.
  - Przewód powrotny instalacji c.o. c.t.
  - Przewód instalacji gazowej
- UWAGI:**
- Mocowania i podwiesia wg rozwiązań systemowych technologii dostawcy. Konstrukcje i podkonstrukcje wsporcze wg odrębnego opracowania.
  - Wszystkie wymiary sprawdzić na budowie.
  - Przewody izolować zgodnie z wymogami zawartymi w Rozporządzeniu w sprawie warunków technicznych jakim powinny odpowiadać budynki i ich usytuowanie.
  - Przewody instalacji CO oraz CT prowadzone na zewnątrz budynku należy dodatkowo prowadzić w płaszczu ochronnym zgodnie z informacjami zawartymi w opisie technicznym.
  - Instalacje należy wyregulować zgodnie z PN-EN 14336.

|                    |                                                                                                                        |
|--------------------|------------------------------------------------------------------------------------------------------------------------|
| Jedn. projektowa:  | VGR – Pracownia Projektowa<br>Violetta Piękoś-Kwiecińska<br>ul. Tytoniowa 24 m 38, 04-228 Warszawa<br>tel. 608 379 421 |
| Inwestor:          | POWIAT PIASECZYŃSKI<br>STAROSTWO POWIATOWE W PIASECZNE<br>05-500 PIASECZNO, UL. CHYLICKZKOWSKA 14                      |
| Temat:             | PRZEBUDOWA I ROZBUDOWA BUDYNKU<br>SZKOŁY ZS NR2 PIASECZNO ul.AI.Brzez 27                                               |
| Adres:             | ZESPÓŁ SZKÓŁ NR 2 im. EMILII PLATER<br>Aleja Brzez 26, 05-500 Piaseczno                                                |
| Zespół projektowy: | mgr inż. Kamil Saczuk MAZ/0209/PWOS/11<br>mgr inż. Piotr Uklejski MAZ/0214/PWOS/11                                     |
| Branża:            | Sanitarna                                                                                                              |
| Stadium:           | Projekt budowlano wykonawczy                                                                                           |
| Nazwa rysunku:     | Instalacja c.o. i c.t. - rzut dachu                                                                                    |
| Data:              | 30.06.2016                                                                                                             |
| Skala:             | 1:50                                                                                                                   |
| Nr rysunku:        | IS- 13                                                                                                                 |