


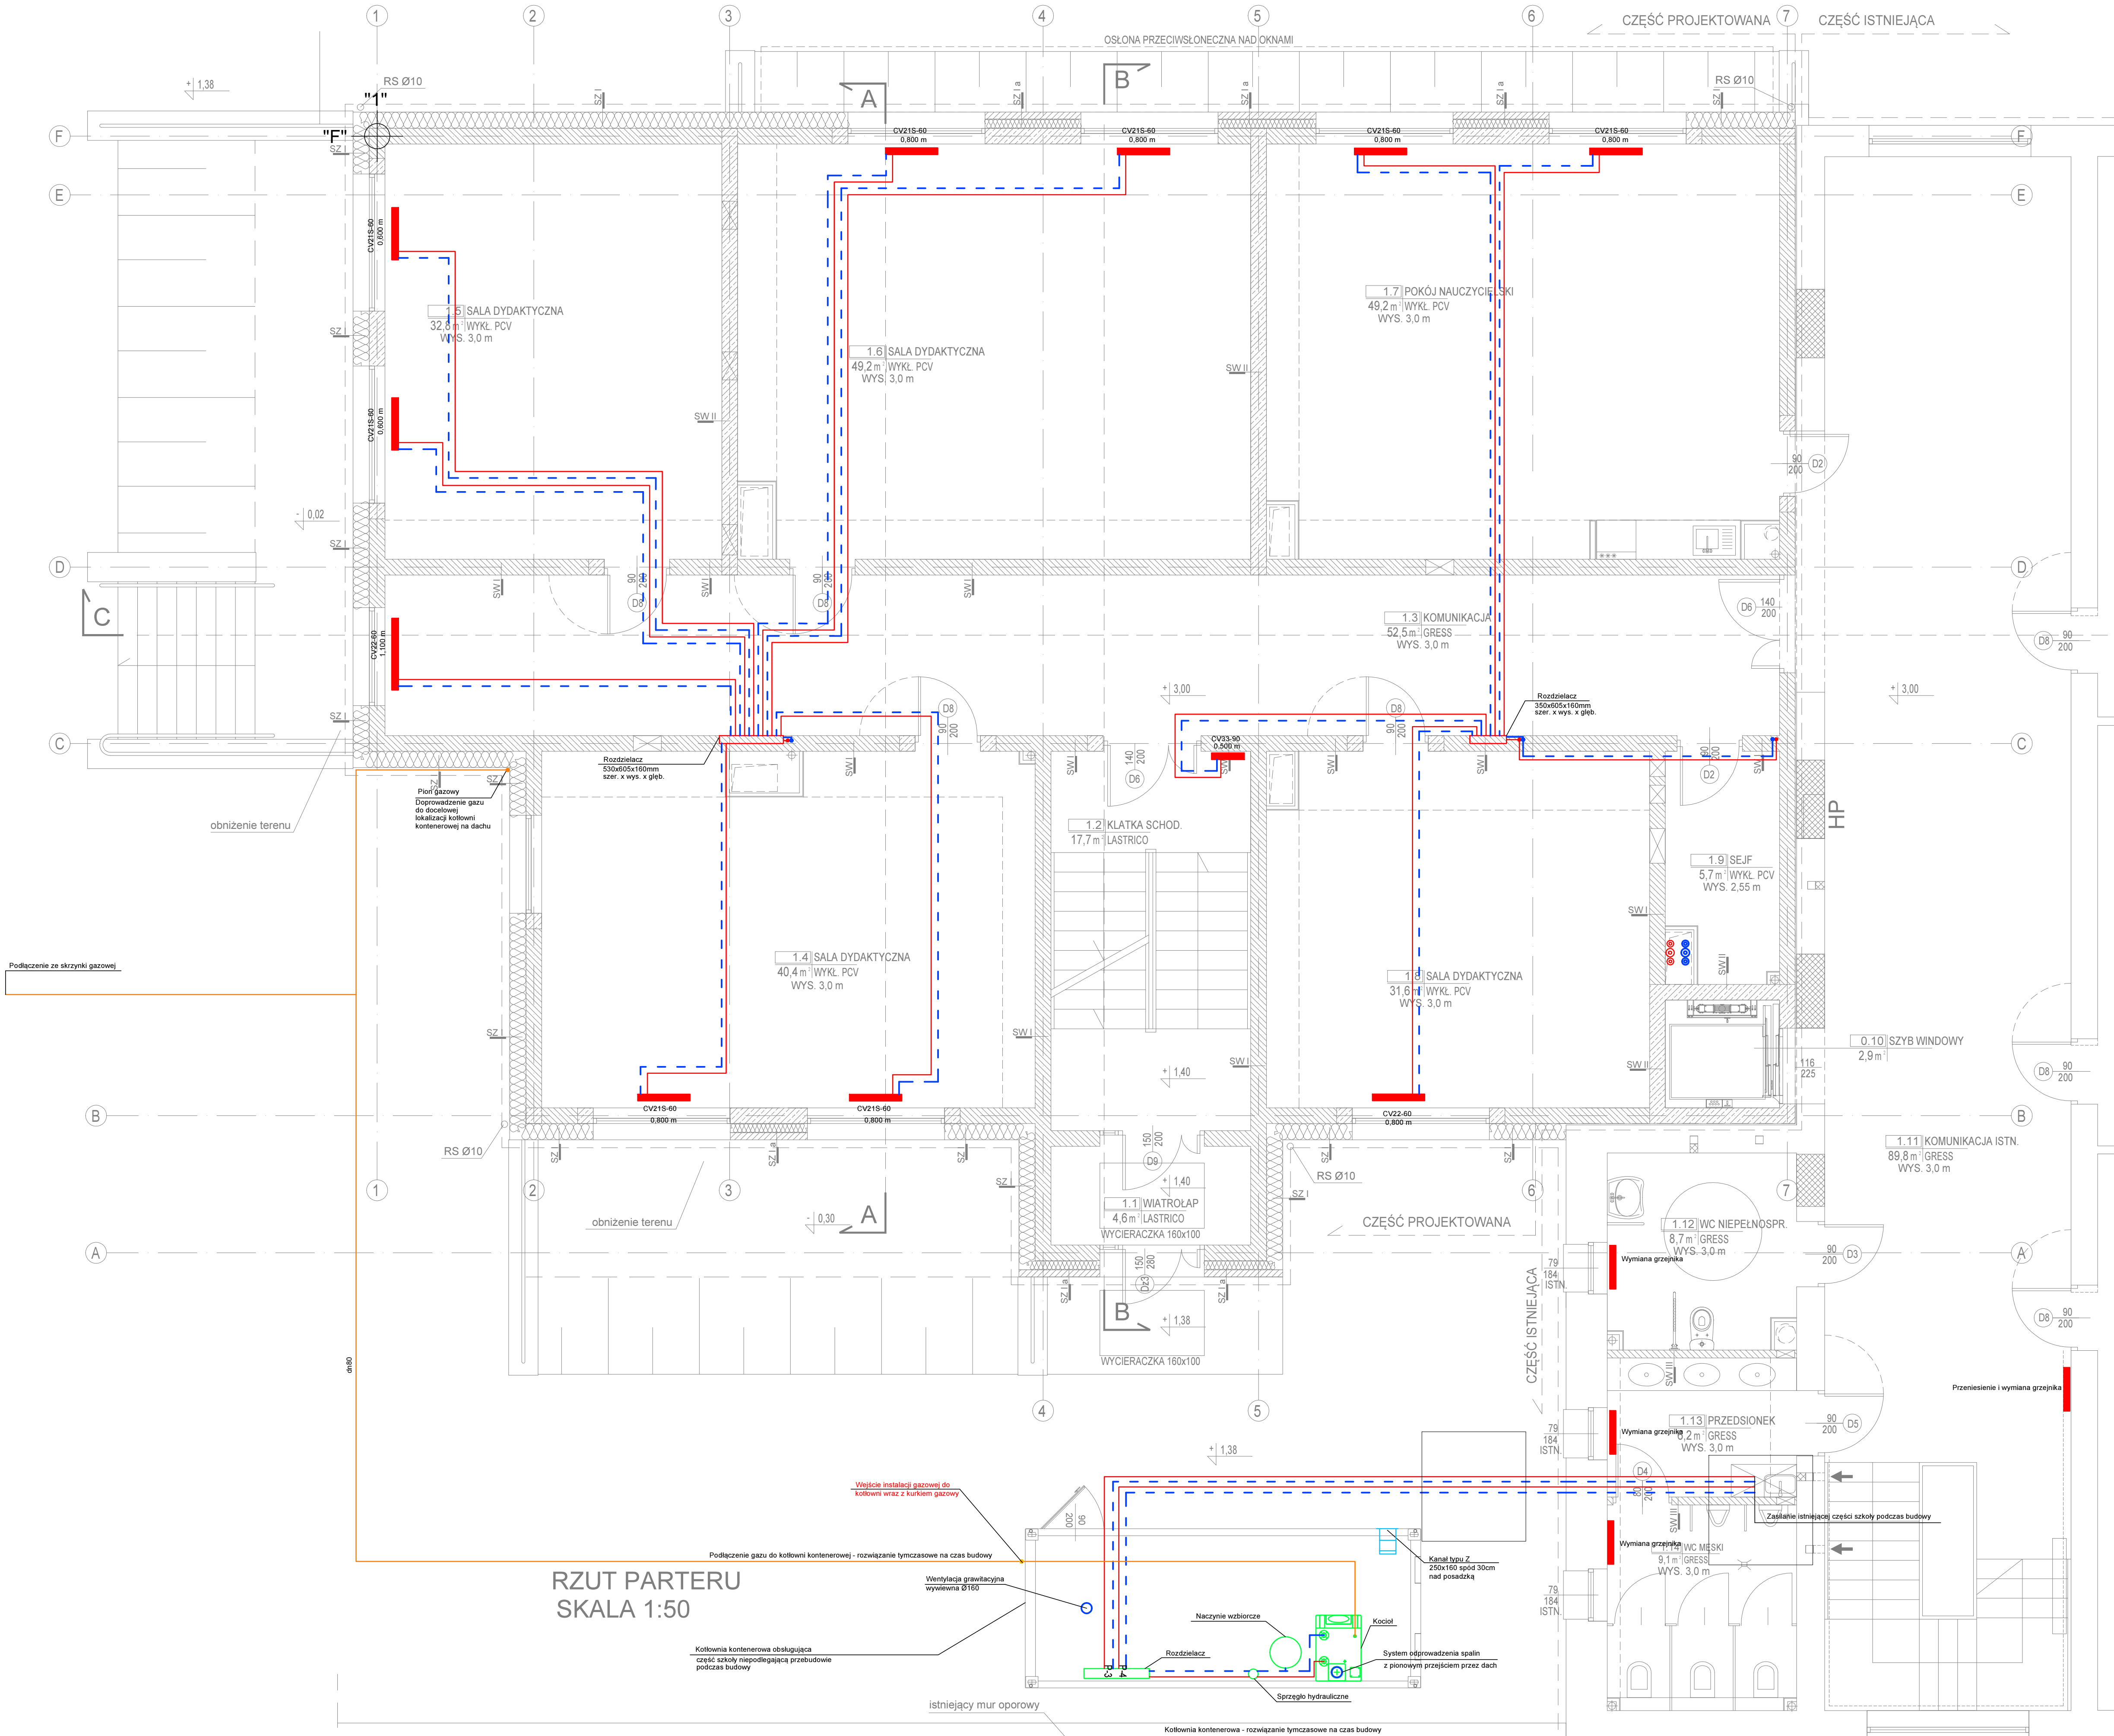

RZUT PARTERU
SKALA 1:50

OZNACZENIA:
- - - - - OBUDOWA INSTALACJI POD STROP
- - - - - WYBURZENIA
XXXXXX ZAMUROWANIA

LEGENDA:
- Przewód zasilający instalacji c.o. t.
- Przewód powrotny instalacji c.o. t.
- Przewód instalacji gazowej

UWAGI:
- Mocowania i podwiesia wg rozwiązań systemowych technologii dostawcy. Konstrukcje i podkonstrukcje wsporcze wg odrębnego opracowania.
- Wszystkie wymiary sprawdzić na budowie.
- Przewody izolować zgodnie z wymogami zawartymi w Rozporządzeniu w sprawie warunków technicznych jakim powinny odpowiadać budynki i ich usytuowanie.
- Przewody instalacji CO oraz CT prowadzone na zewnątrz budynku należy dodatkowo prowadzić w płaszczu ochronnym zgodnie z informacjami zawartymi w opisie technicznym.
- Instalacje należy wyregulować zgodnie z PN-EN 14336.

Jedn. projektowa:	VCR – Pracownia Projektowa Violetta Piękos-Kwiecińska ul. Tytoniowa 24 m 38, 04-228 Warszawa tel. 608 379 421
Inwestor:	POWAT PIASECYŃSKI STAROSTWO POWATOWE W PIASECZNE 05-500 PIASECZNO, UL. CHYLIŃSKOWSKA 14
Temat:	PRZEBUDOWA I ROZBUDOWA BUDYNKU SZKOŁY ZS Nr2 PIASECZNO ul.AL.Brzeź 27
Adres:	ZESPÓŁ SZKÓŁ NR 2 im. EMILII PLATER Aleja Brzeź 26, 05-500 Piaszczno
Zespół projektowy:	mgr inż. Kamila Sączuk MAZ/0209/PWOS/11 mgr inż. Piotr Uklejski MAZ/0214/PWOS/11
Branża:	Sanitarna
Stadium:	Projekt budowlany wykonawczy
Nazwa rysunku:	Instalacja c.o. - rzut parteru
Data:	30.06.2016
Skala:	1:50
Nr rysunku:	IS - 11