


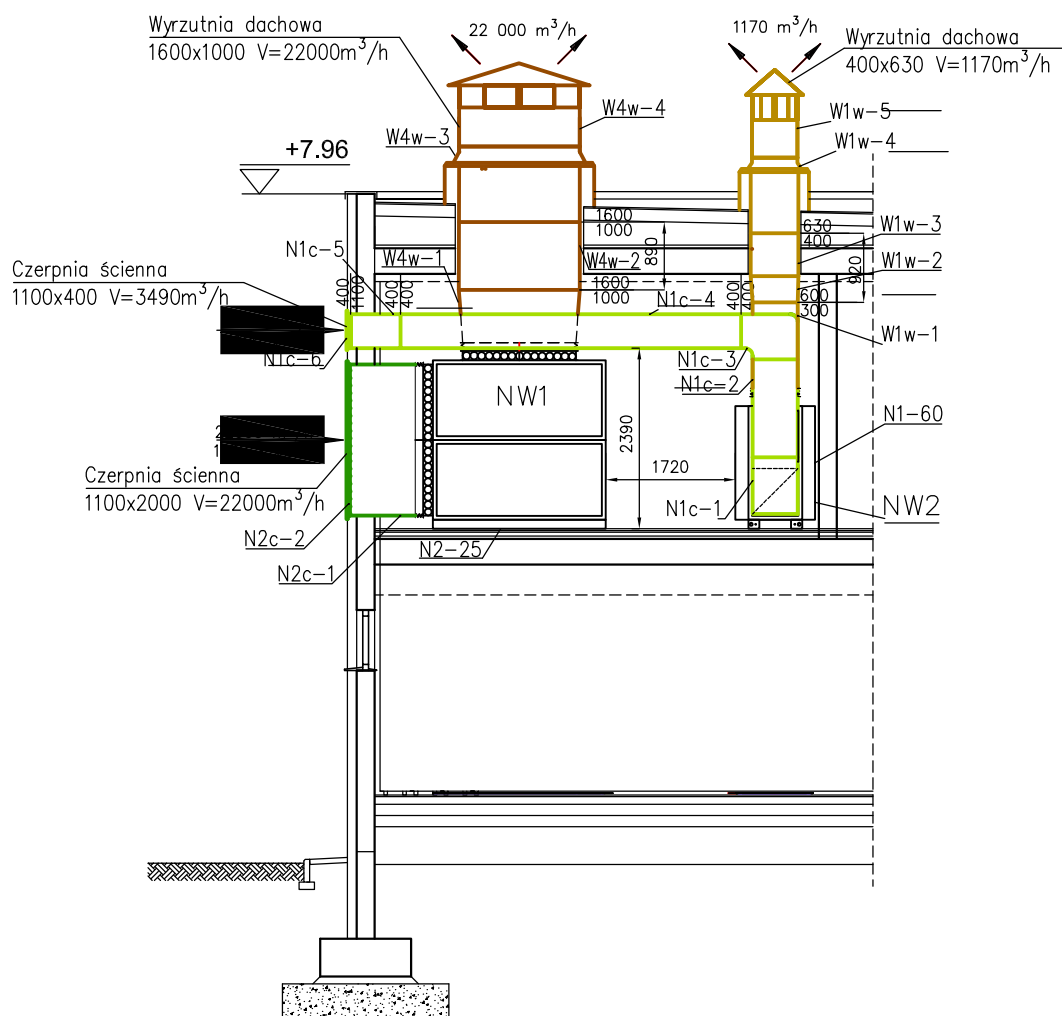

Legenda

- NW1 – Centrala nawiewno-wyiewna Golem G-4-9-109op16
 $V_n=V_w=22000\text{m}^3/\text{h}$ $\Delta p_n=550\text{Pa}$ $\Delta p_w=500\text{Pa}$
- NW2 – Centrala nawiewno-wyiewna np.Golem G-1-096op16
 $V_n=3490\text{m}^3/\text{h}$ $V_w=1170\text{m}^3/\text{h}$ $\Delta p_n=400\text{Pa}$ $\Delta p_w=300\text{Pa}$
- Układ wentylacji czerpnej N2c
- Układ wentylacji czerpnej N1c
- Układ wentylacji wyrzutowej W4w
- Układ wentylacji wyrzutowej W1w

 AR-DOM				BIURO PROJEKTOWO USŁUGOWE AR-DOM BIURO PROJEKTOWO USŁUGOWE ARKADIUSZ ŻURAKOWSKI 48-200 PRUDNIK UL. MIEROSZAŃSKIEGO 19 TEL/FAX 077 4369116			
STADIUM PROJEKTU: PROJEKT WYKONAWCZY				NAZWA DOKUMENTACJI:			
INWESTOR: Powiat Piaseczyński ul. Chyliczkowska 14 05-500 Piaseczno				Rozbudowa budynku dydaktycznego Liceum Ogólnokształcącego ul. Chyliczkowska 17 w Piasecznie			
AUTOR: mgr inż. Zdzisław Czuczvara	NR UPRAWNIENI: 6/89/Op	SPECJALNOŚĆ: Sanit.	DATA I PODPIS: 11.2016	FORMAT: 21.S NR RYSUNKU: NAZWA RYSUNKU: Przekrój E-E: Instalacja wentylacji mechanicznej NR UMOWY:			
SPRAWDZĄCY: mgr inż. Alicja Stępień	NR UPRAWNIENI: OPL0855/PWOS/12	SPECJALNOŚĆ: Sanit.	DATA I PODPIS: 11.2016				
OPRACOWUJĄCY: mgr inż. Michał Karpowicz	NR UPRAWNIENI:	SPECJALNOŚĆ: Sanit.	DATA I PODPIS: 11.2016				
SKALA: 1:100				BRANŻA: SANITARNA EGZ.			