


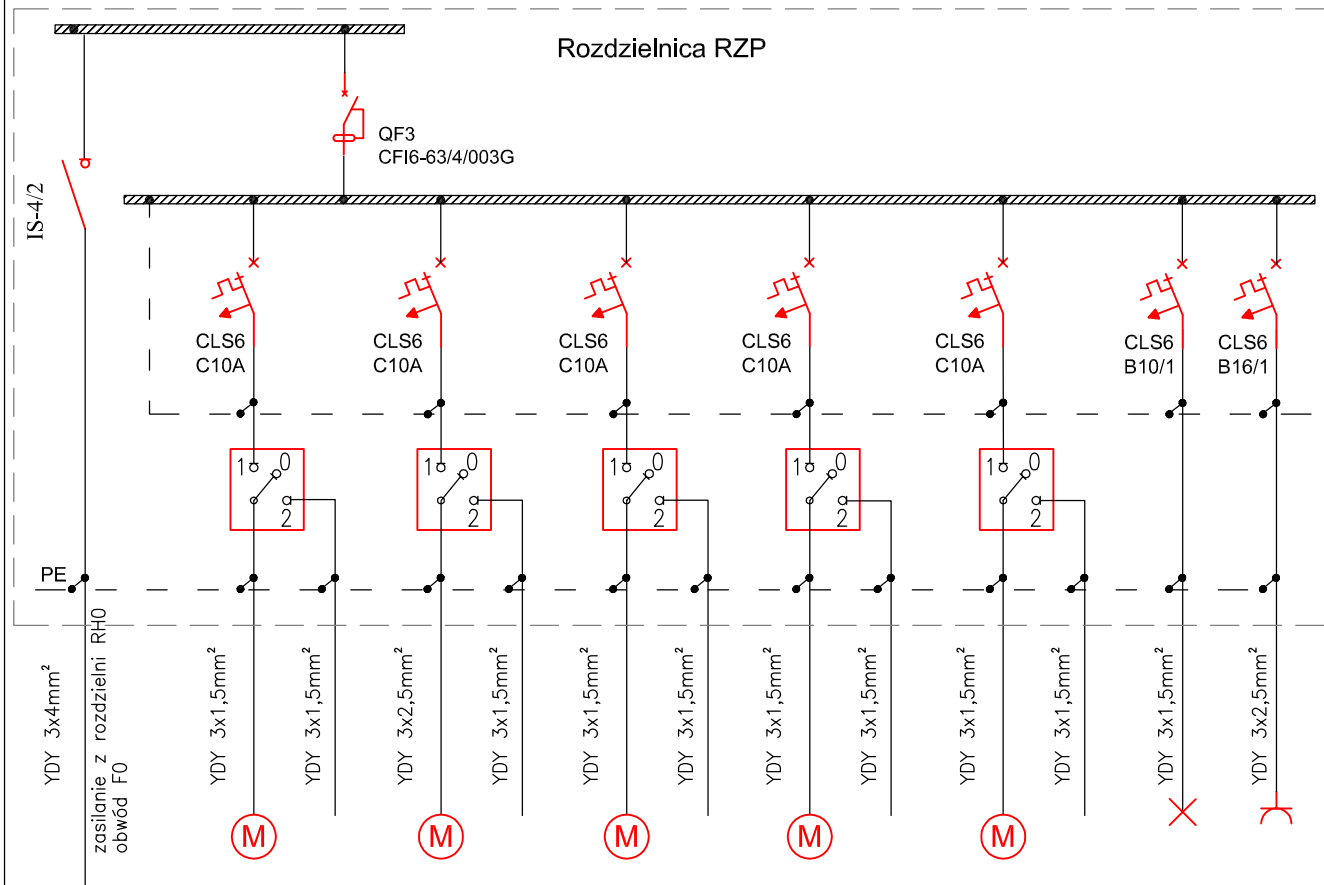

Nr obwodu	F1		F2		F3		F4		F5		F6	F7
Nazwa urządzenia	pompa obiegowa 1	zasilanie ze sterownika kotła	pompa obiegowa 2	zasilanie ze sterownika kotła	pompa obiegowa 3	zasilanie ze sterownika kotła	pompa obiegowa 6	zasilanie ze sterownika kotła	pompa obiegowa 7	zasilanie ze sterownika kotła	oświetlenie	gniazda 230V
nr. pomieszczenia	pomieszczenie piwniczne - rozdzielaczy											
Pi [kW]	0.8	0.15		0.08		0.28		0.15		0.125	0.09	2

UWAGI:

- UKŁAD SIECIOWY: TN-S
- OCHRONA OD PORAŻEŃ **SZYBKIE WYŁĄCZANIE**
- W ROZDZIELNICACH ZACHOWAĆ 20% REZERWY MIEJSCA.
- RYSunEK NALEŻY ROZPATRYWAĆ ŁĄCZNIE Z INNYMI DOKUMENTAMI M.IN.: RYSUNKAMI, OPISEM TECHNICZNYM.
- POMPY 4 I 5 ZASILANE SĄ Z ROZDZIELNIC ZASILAJĄCO STERUJĄCYCH CENTRAL WENTYLACYJNYCH

 AR-DOM				BIURO PROJEKTOWO USŁUGOWE ARKADIUSZ ŻURAKOWSKI			
STADIUM PROJEKTU: PROJEKT WYKONAWCZY				NAZWA DOKUMENTACJI:			
INWESTOR: Powiat Piaseczyński ul. Chyliczkowska 14 05-500 Piaseczno				Rozbudowa budynku dydaktycznego Liceum Ogólnokształcącego ul. Chyliczkowska 17 w Piasecznie			
PROJEKTANT: inż. Norbert Mołęda	NR UPRAWNIENI: OPL/0226/PWOE/06	SPECJALNOŚĆ: Elektr.	DATA / PODPIS: październik 2016	FORMAT:	NR RYSUNKU: E-10	NAZWA RYSUNKU: SCHEMAT IDEOWY ROZDZIELNICZY RZP	NR UMOWY:
SPRZĄDZAJĄCY: mgr inż. WIENCZYŚLAW MARYNIAK	NR UPRAWNIENI: 23/86/UW	SPECJALNOŚĆ:	DATA / PODPIS:	SKALA: 1:100	BRANŻA: ELEKTRYCZNA	EDZ:	
ASISTENT: mgr inż. Piotr Robota	NR UPRAWNIENI:	SPECJALNOŚĆ:	DATA / PODPIS:				