


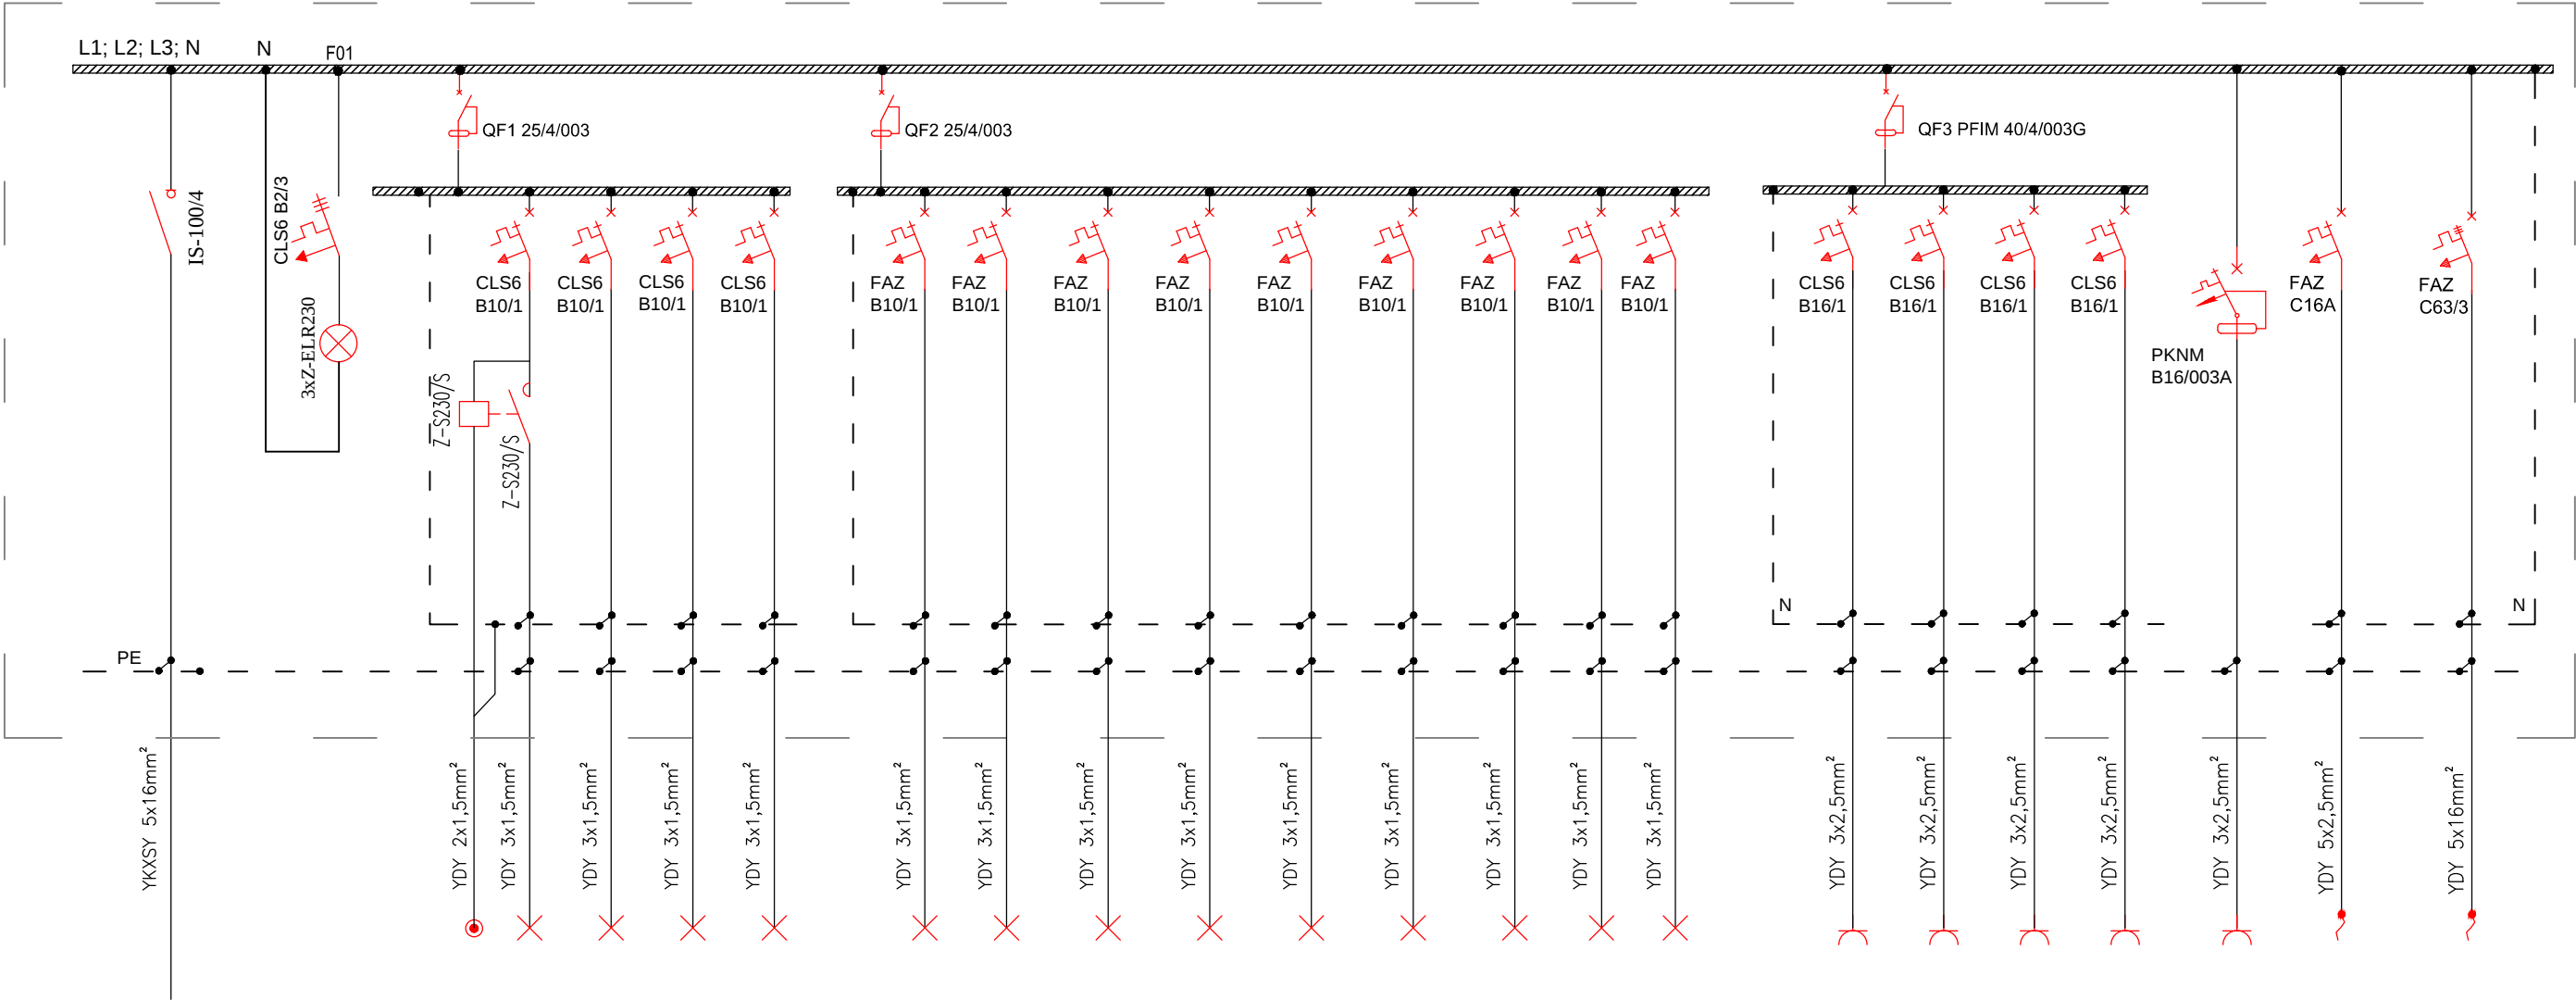

Nr obwodu	PZ	kontrola napięcia	F1.1	F1.2	F1.3	F1.4	F2.1	F2.2	F2.3	F2.4	F2.5	F2.6	F2.7	F2.8	F2.9	F3.1	F3.2	F3.3	F3.4	F3.5	F3.6	F3.6
Nazwa urządzenia	Zasilanie z RB11		oświetlenie	oświetlenie	oświetlenie	oświetlenie awaryjne	oświetlenie	oświetlenie	oświetlenie	oświetlenie	oświetlenie	oświetlenie	oświetlenie	oświetlenie	oświetlenie	gniazda 230V	gniazda 230V	gniazda 230V	gniazda 230V	gniazda DATA 230V	Centrala wentylacyjna	Centrala wentylacyjna
nr. pomieszczenia	B3.4		102	101 ; 104; 105	106; 107	piętro+ hala	01	01	01	01	01	01	01	01	01	101	105	106	107	105-107	101	101
Pi [kW]			0,43	0,33	0,42	0,1	0,95	0,95	0,95	0,95	0,95	0,95	0,95	0,95	0,95	2,00	2,00	2,00	2,00	2,00	3,00	22,00

BILANS MOCY RB2			
OPIS	Pi	Kz	Pz
	[kW]	-	[kW]
OŚWIETLENIE	9,73	0,9	8,76
GNIAZDA 230V	8,00	0,3	2,40
GNIAZDA 230V DATA	2,00	0,7	1,40
WENTYLACJA	25,00	1,0	25,00
RAZEM	44,73		37,56
Pi – moc zainstalowana Kz – współczynnik zapotrzebowania Pz – moc szczytowa czynna			

AR-DOM BIURO PROJEKTOWO USŁUGOWE				AR-DOM BIURO PROJEKTOWO USŁUGOWE ARKADIUSZ ŻURAKOWSKI 48-200 PRUDNIK UL. MIĘROSŁAWSKIEGO 19 TEL/FAX 077 4369116			
STADIUM PROJEKTU: PROJEKT BUDOWLANY				NAZWA DOKUMENTACJI:			
INWESTOR: Powiat Piaseczyński ul. Chyliczkowska 14 05-500 Piaseczno				Rozbudowa budynku dydaktycznego Liceum Ogólnokształcącego ul. Chyliczkowska 17 w Piasecznie			
PROJEKTANT: inż. Norbert Molęda	NR UPRAWNIENIE: OPL/0226/PWOW/06	SPECJALNOŚĆ: Elektr.	DATA / PODPIS: wrzesień 2016	FORMAŁKA: NR RYSUNKU: 23 NAZWA RYSUNKU: SCHEMAT IDEOWY ROZDZIELNICY RH1 NR LINIOWY:			
SPRAWDZAJĄCY: mgr inż. WIEŃCZYŚŁAW MARYNIAK	NR UPRAWNIENIE: 23/86/UW	SPECJALNOŚĆ:	DATA / PODPIS:				
ASYSTENT: mgr inż. Piotr Robota	NR UPRAWNIENIE:	SPECJALNOŚĆ:	DATA / PODPIS:	SKALA: 1:100		BRANŻA: BUDOWLANA	ESZ: