


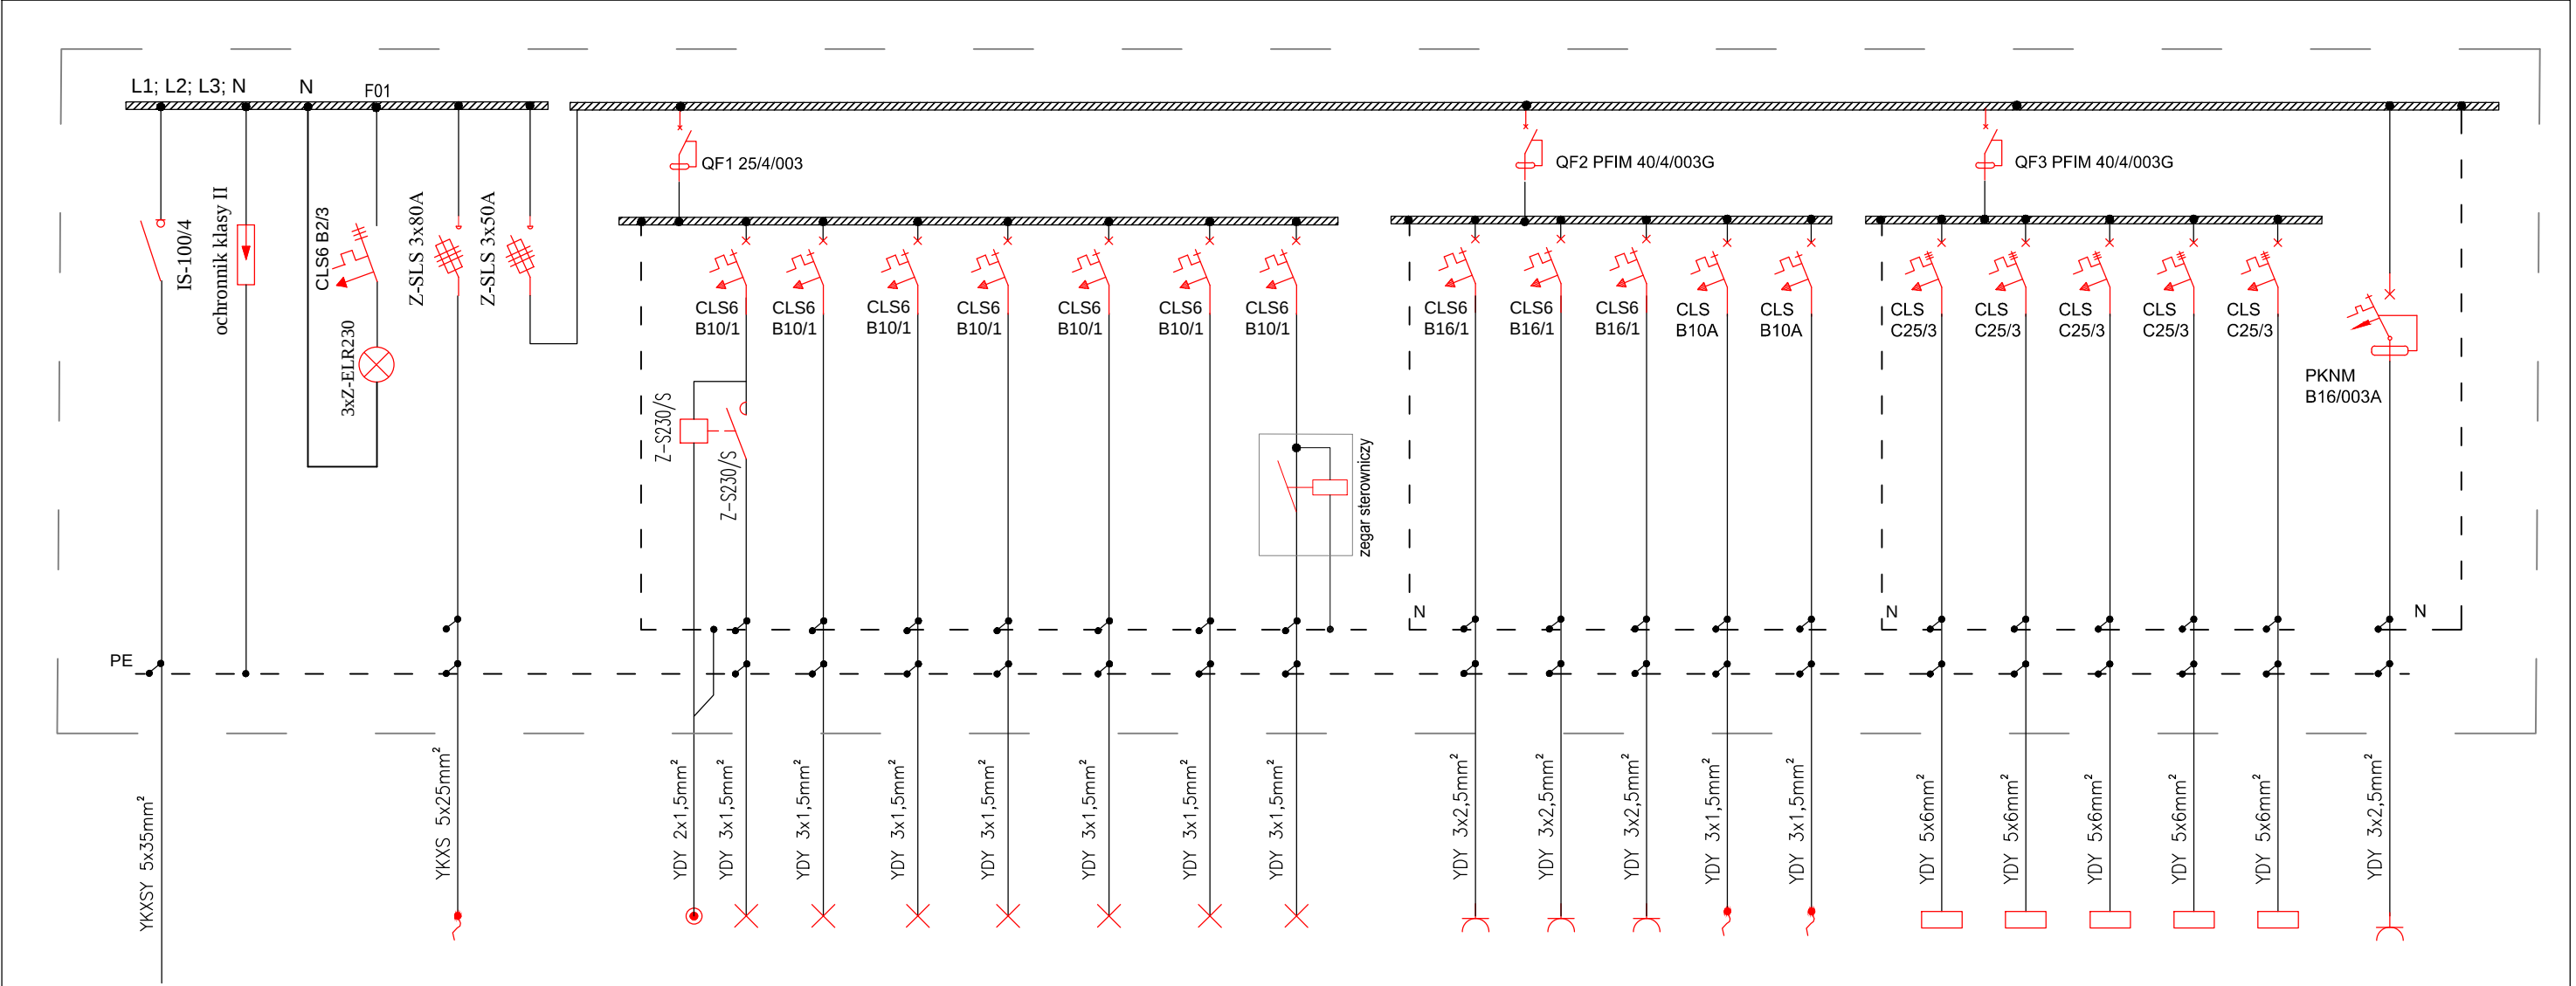

Nr obwodu	PZ	ochrona przepięciowa	kontrola napięcia	F4		F1.1	F1.2	F1.3	F1.4	F1.5	F1.6	F1.7	F2.1	F2.2	F2.3	F2.4	F2.5	F3.1	F3.2	F3.3	F3.4	F3.5	F3
Nazwa urządzenia	Zasilanie z RG			zasilanie RH1	zabezpieczenie wyłączników różnicowoprąd.	oświetlenie	oświetlenie	oświetlenie	oświetlenie	oświetlenie awaryjne parter	tablica świetlna	oświetlenie zewnętrzne	gniazda 230V	gniazda 230V	gniazda 230V	kurtyna grzewcza	zasilanie koszy opuszczanych elektrycznie	rozdzieln.s tacyjnych.	rozdzieln.st acyjnych.	rozdzieln.s tacyjnych.	kurtyna grzewcza	zasilanie koszy opuszczanych elektrycznie	gniazda DATA 230V
nr. pomieszczenia						02	03; 04; 05; 06; 0,7; 08	09; 010; 011; 012; 017; 018	013; 014; 015; 016; 019; 020	parter	01		03, 04, 08	05	09; 011. 013, 016	01	01	01	01	01	01	01	05
Pi [kW]	18,01			37,6		0,17	0,39	0,32	0,32	0,10	0,2	0,38	2,00	2,00	2,00	1,0	0,8	4,00	4,00	4,00	1,0	0,8	4,00

BILANS MOCY RB2			
OPIS	Pi	Kz	Pz
	[kW]	-	[kW]
OŚWIETLENIE	1,68	0,9	1,51
GNIAZDA 230V	6,00	0,3	1,80
GNIAZDA 230V DATA	1,00	0,7	0,70
GNIAZDA 400V	20,00	0,2	4,00
KURTYNA GRZEWcza	1,00	1,0	1,00
ROZDZIELNIA RH1	44,73	0,8	37,57
RAZEM	74,41		46,59
Pi – moc zainstalowana Kz – współczynnik zapotrzebowania Pz – moc szczytowa czynna			

 AR-DOM BIURO PROJEKTOWO USŁUGOWE				AR-DOM BIURO PROJEKTOWO USŁUGOWE ARKADIUSZ ŻURAKOWSKI 48-200 PRUDNIK UL. MIEROSŁAWSKIEGO 19 TEL/FAX 077 4369116			
STADIUM PROJEKTU: PROJEKT BUDOWLANY				NAZWA DOKUMENTACJI:			
INWESTOR: Powiat Piaseczyński ul. Chyliczkowska 14 05-500 Piaseczno				Rozbudowa budynku dydaktycznego Liceum Ogólnokształcącego ul. Chyliczkowska 17 w Piasecznie			
PROJEKTANT inż. Norbert Mołęda	NR UPRAWNIENI: OPL/0226/PWOE/06	SPECJALNOŚĆ: Elektr.	DATA I PODPIS: wrzesień 2016	FORMAT: NR RYSUNKU: 22 NAZWA RYSUNKU: SCHEMAT IDEOWY ROZDZIELNICY RH0 NR UMOWY:			
SPRZĄDZAJĄCY mgr inż. WIĘNCZYŚŁAW MARYNIAK	NR UPRAWNIENI: 23/86/UW	SPECJALNOŚĆ:	DATA I PODPIS:				
ASISTENT mgr inż. Piotr Robota	NR UPRAWNIENI:	SPECJALNOŚĆ:	DATA I PODPIS:				
SKALA: 1:100				BRANŻA: BUDOWLANA		ESZ:	