


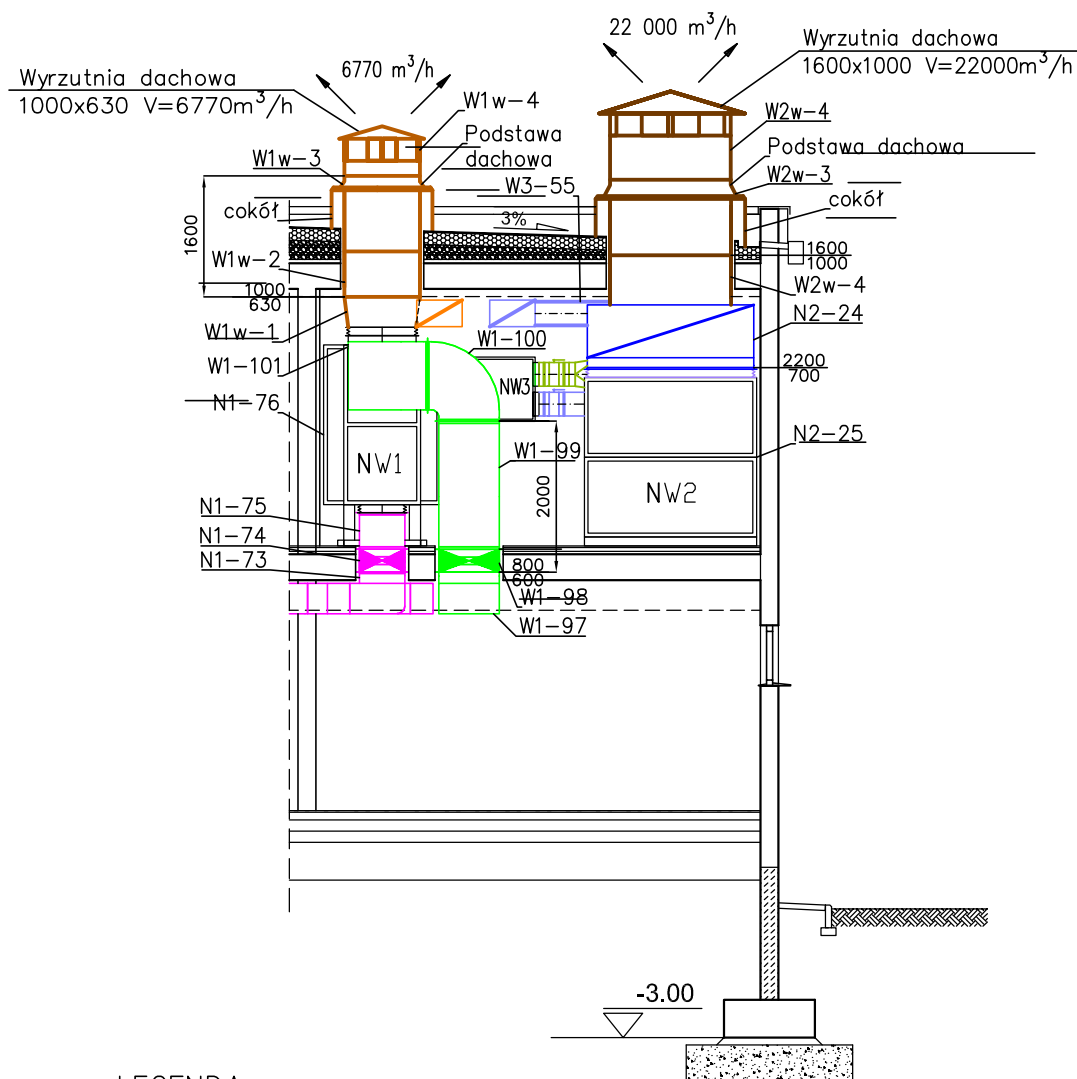

LEGENDA

- NW1 – Centrala nawiewno-wyiewna Golem G-4-9-109op16
 $V_n = V_w = 22000 \text{ m}^3/\text{h}$ $\Delta p_n = 550 \text{ Pa}$ $\Delta p_w = 500 \text{ Pa}$
- NW2 – Centrala nawiewno-wyiewna np. Golem G-3-109op16
 $V_n = 6620 \text{ m}^3/\text{h}$ $V_w = 6770 \text{ m}^3/\text{h}$ $\Delta p_n = \Delta p_w = 400 \text{ Pa}$
- NW3 – Centrala nawiewno-wyiewna np. Amber1-0-1200-EH-0-L
 $V_n = V_w = 1500 \text{ m}^3/\text{h}$ $\Delta p_n = \Delta p_w = 250 \text{ Pa}$

- Układ wentylacji nawiewnej N3
- Układ wentylacji wyiewnej W3
- Układ wentylacji czerpnej N3c
- Układ wentylacyjny nawiewny N1
- Układ wentylacyjny wyiewny W1
- Układ wentylacyjny wyiewny N2
- Układ wentylacyjny wyrzutowy W2w
- Układ wentylacyjny wyrzutowy W1w

 AR-DOM				BIURO PROJEKTOWO USŁUGOWE ARKADIUSZ ŻURAKOWSKI 48-200 PRUDNIK UL. MIEROSŁAWSKIEGO 19 TEL/FAX 077 4369116			
STADIUM PROJEKTU: PROJEKT WYKONAWCZY				NAZWA DOKUMENTACJI:			
INWESTOR: Powiat Piaseczyński ul. Chyliczkowska 14 05-500 Piaseczno				Rozbudowa budynku dydaktycznego Zespołu Szkół nr 1 ul. Szpitalna 10 w Piasecznie			
AUTOR: mgr inż. Zdzisław Czuczvara	NR UPRAWNIENIE: 6/89/Op	SPECJALNOŚĆ: Sanit.	DATA / PODPIS: 11.2016	FORMAT: 17.S NR RYSUNKU: NAZWA RYSUNKU: Przekrój D-D: Instalacja wentylacji mechanicznej NR UMOWY:			
SPRAWDZIŁ: mgr inż. Alicja Stępień	NR UPRAWNIENIE: OPL/0855/PWOS/12	SPECJALNOŚĆ: Sanit.	DATA / PODPIS: 11.2016				
OPRACOWAŁ: mgr inż. Iwona Spik	NR UPRAWNIENIE:	SPECJALNOŚĆ: Sanit.	DATA / PODPIS: 11.2016	SKALA: 1:100	BRANŻA: SANITARNA	EGZ.	