


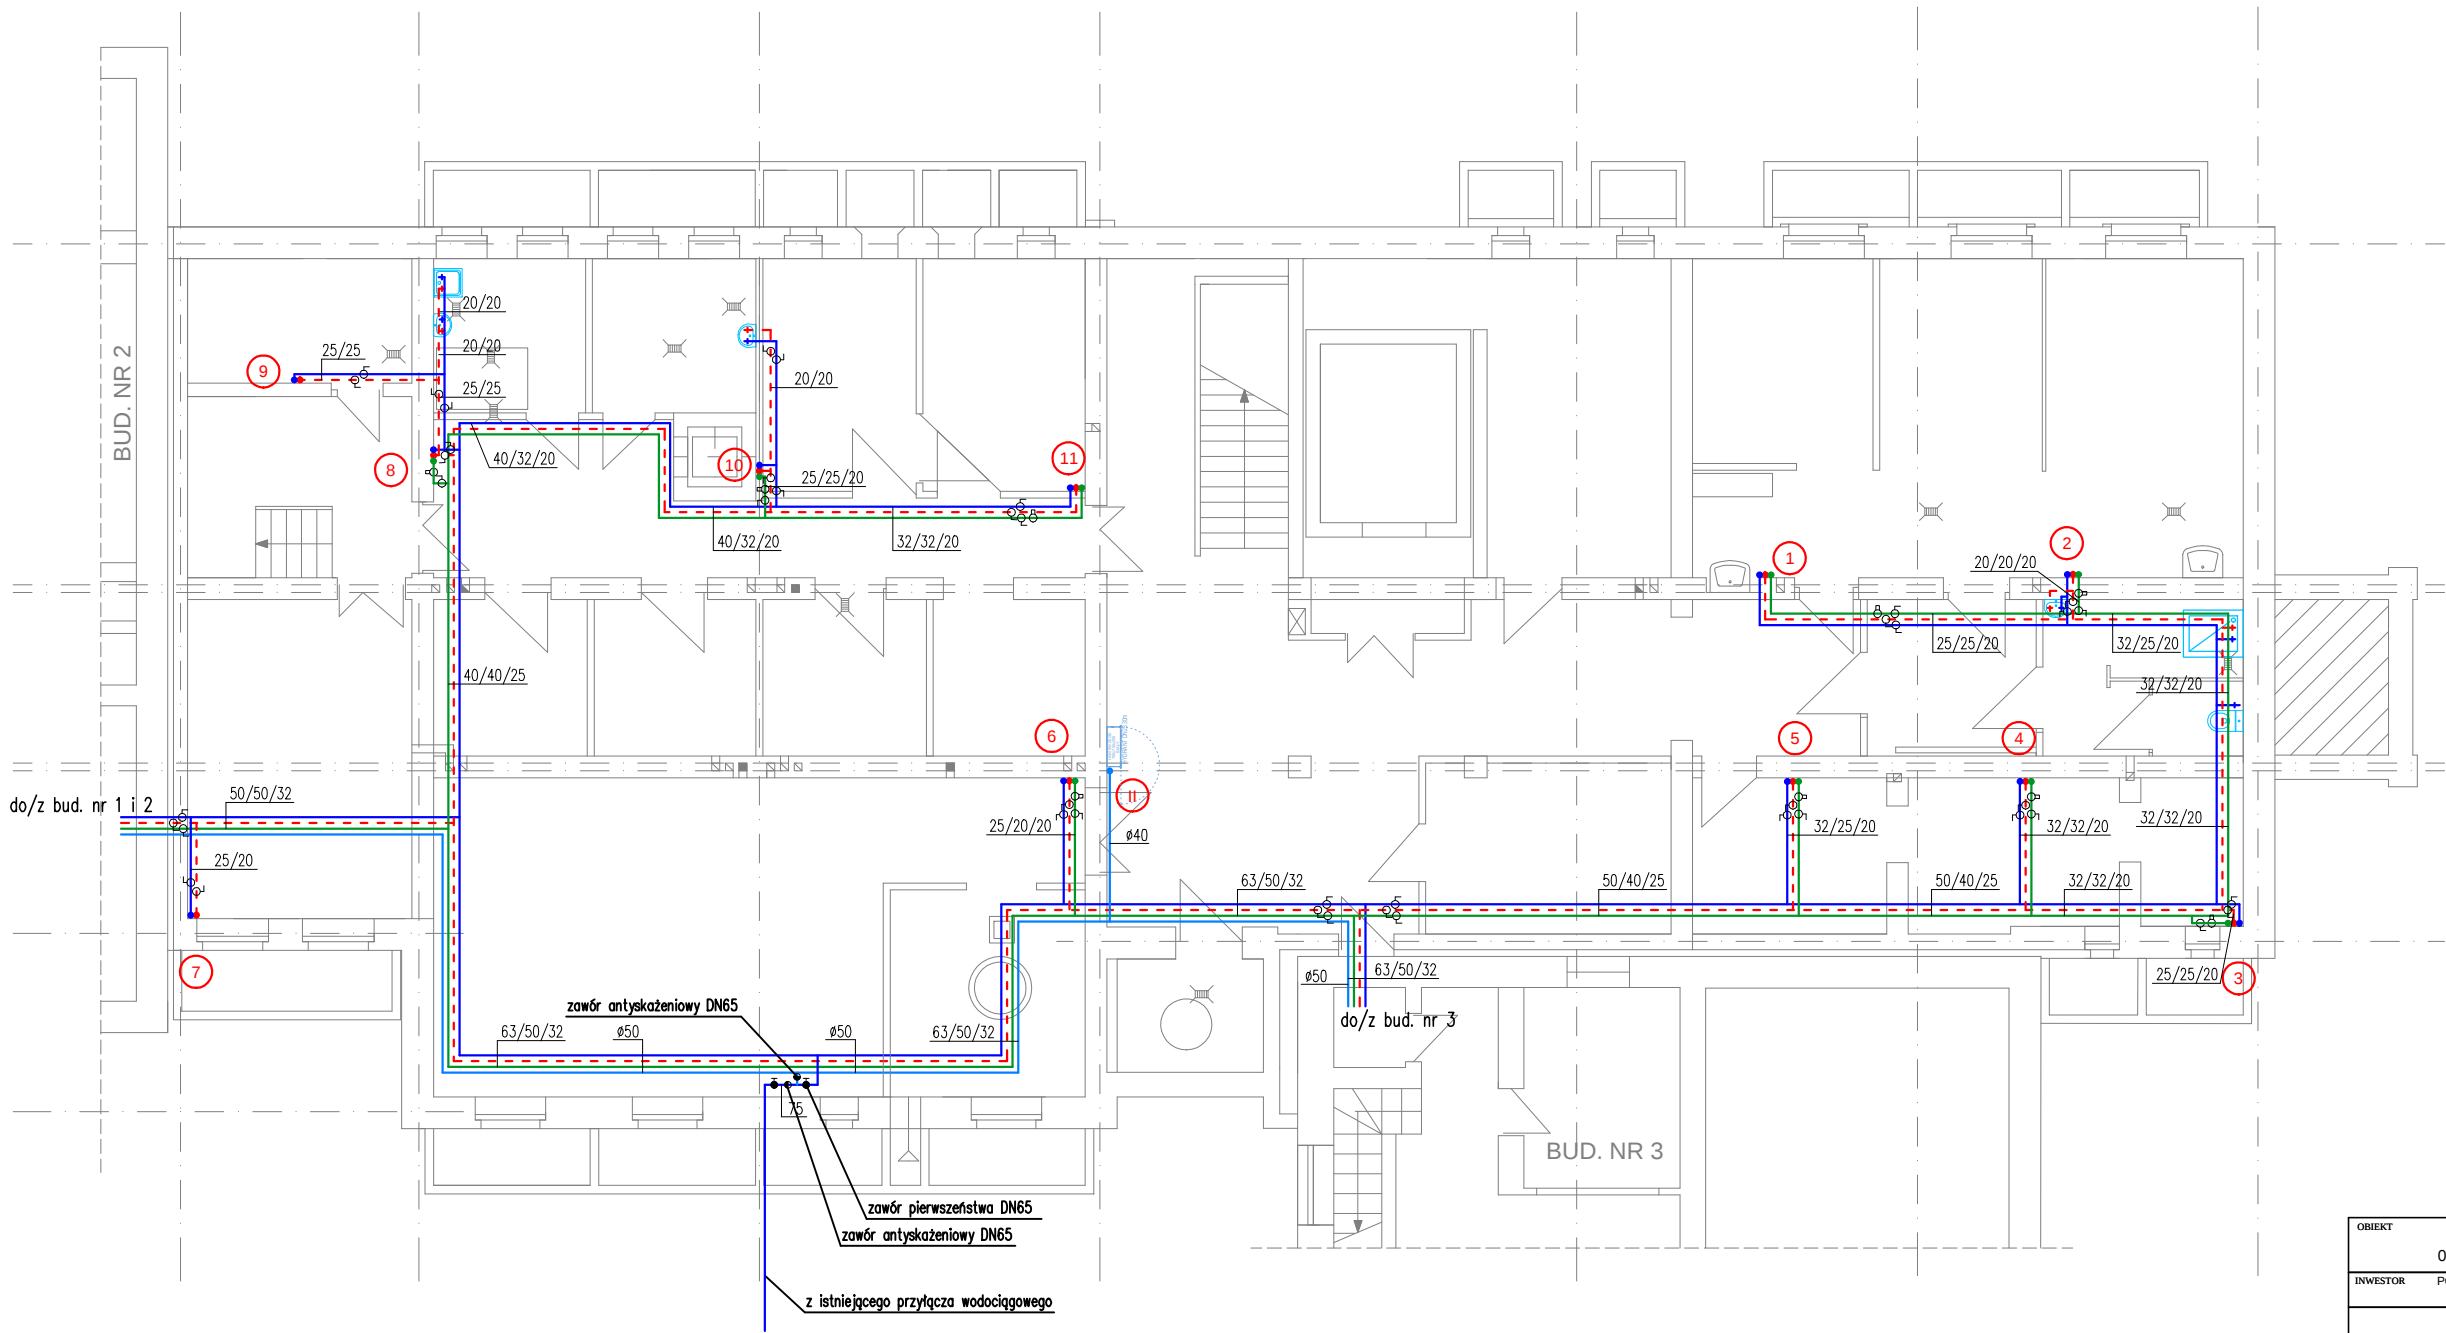

LEGENDA

- woda zimna
- woda ciepła
- cyrkulacja
- woda hydrantowa
- 1 pion wody zimnej, ciepłej i cyrkulacji

OBIEKT	DOM POMOCY SPOŁECZNEJ - BUDYNEK NR 4			
	05-510 KONSTANCIN - JEZIORNA, UL. POTULICKICH 1			
INWESTOR	POWIAT PIASECZYŃSKI - STAROSTWO POWIATOWE W PIASECZNO UL. CHYLICKOWSKA 14, 05-500 PIASECZNO			
PROJEKTOWAŁ MGR INŻ. BARTOSZ KOWALCZYK	NR UPRAWN.	PODPIS	STADIUM:	PBW
	MAZ/0515/POOS/06		BRANŻA:	SANITARNA
			NUMER RYSUNKU	
SPRAWDZIŁ MGR INŻ. PIOTR GRAJEWSKI	MAZ/0210/PWOS/09		1	
TEMAT	RZUT PIWNIC - INSTALACJA WODNA		SKALA 1:100	DATA 06.2016