


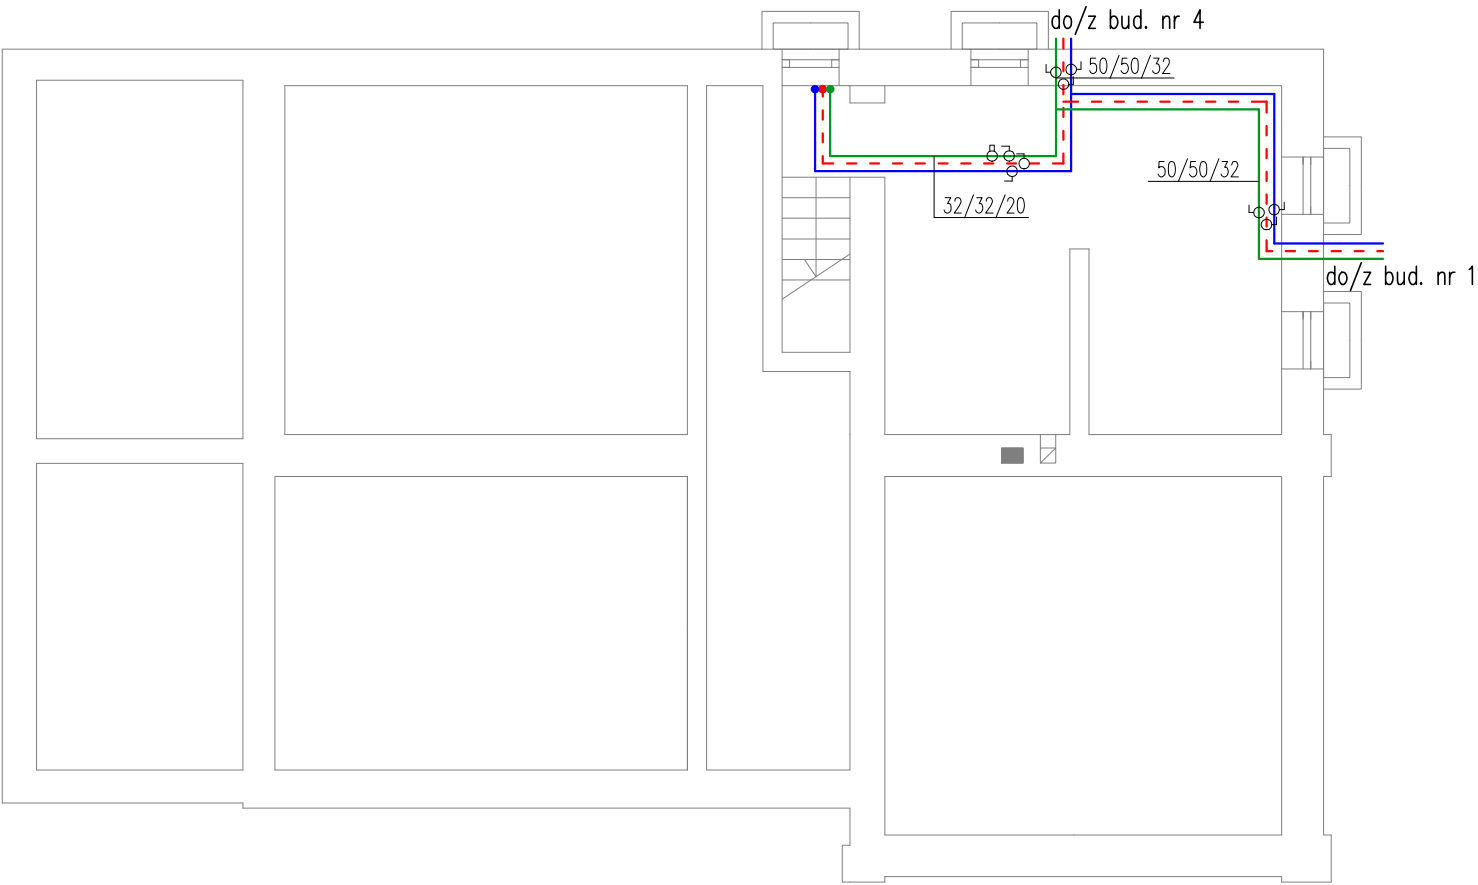

LEGENDA

- woda zimna
- - - woda ciepła
- cyrkulacja
- 1 — - - - — pion wody zimnej, ciepłej i cyrkulacji

OBIEKT		DOM POMOCY SPOŁECZNEJ - BUDYNEK NR 2 05-510 KONSTANCIN - JEZIORNA, ul. POTULICKICH 1			
INWESTOR		POWIAT PIASECZYŃSKI - STAROSTWO POWIATOWE W PIASECZNIE UL. CHYLICZKOWSKA 14, 05-500 PIASECZNO			
PROJEKTOWAŁ MGR INŻ. BARTOSZ KOWALCZYK	NR UPRAWN.	PODPIS	STADIUM:	PBW	
	MAZ/0515/POOS/06		BRANŻA:	SANITARNA	
			NUMER RYSUNKU 1		
SPRAWDZIŁ MGR INŻ. PIOTR GRAJEWSKI	MAZ/0210/PWOS/09				
TEMAT			RZUT PIWNIC - INSTALACJA WODNA		
			SKALA 1:100	DATA 06.2016	