


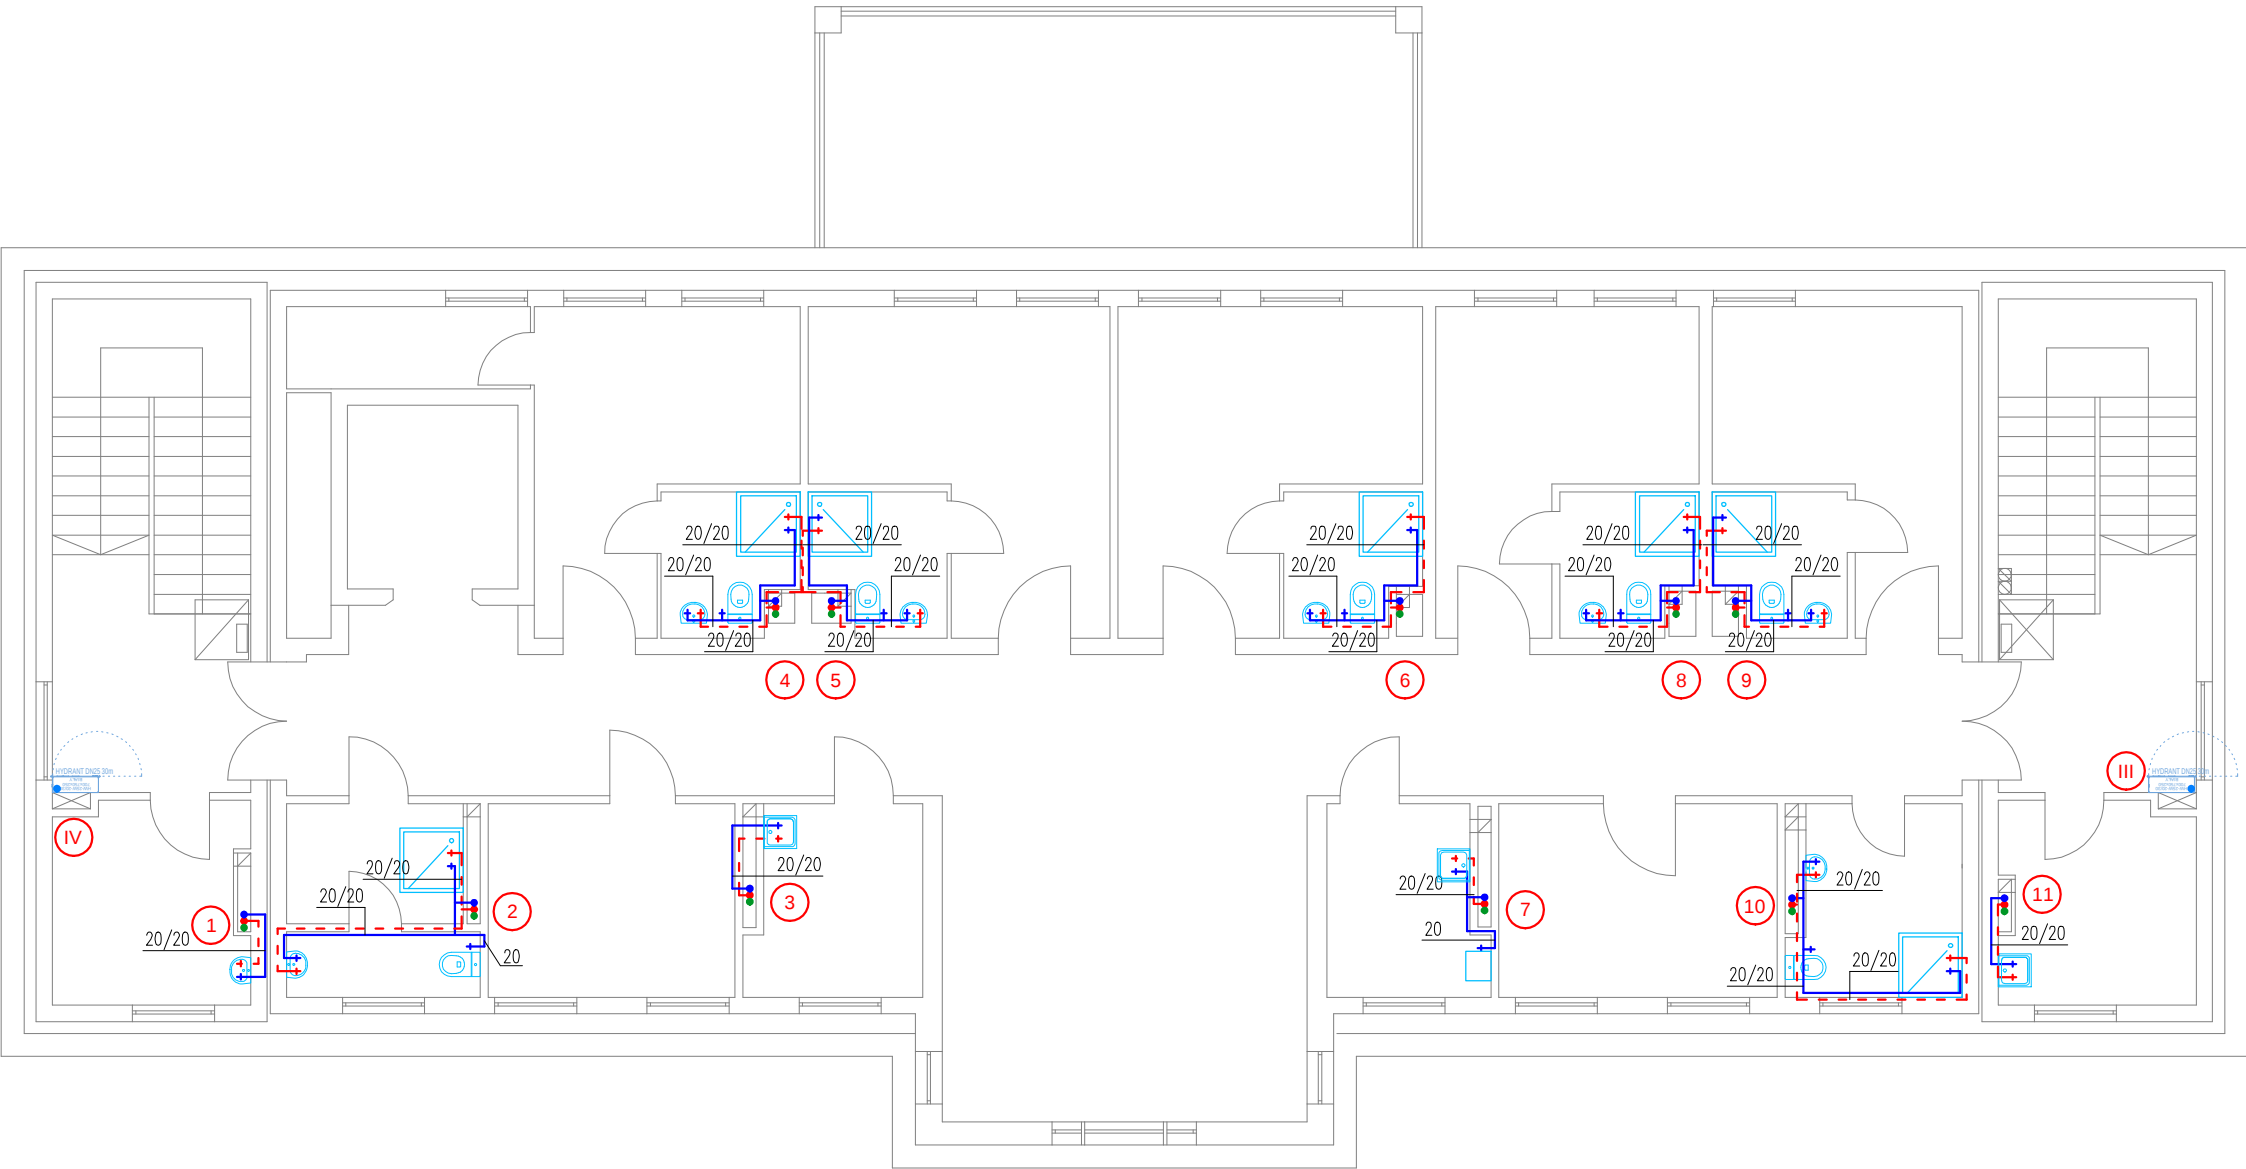

LEGENDA

- woda zimna
- woda ciepła
- cyrkulacja
- woda hydrantowa
- 1 pion wody zimnej, ciepłej i cyrkulacji

OBIEKT	DOM POMOCY SPOŁECZNEJ - BUDYNEK NR 1 05-510 KONSTANCIN - JEZIORNA, ul. POTULICKICH 1			
INWESTOR	POWIAT PIASECZYŃSKI - STAROSTWO POWIATOWE W PIASECZNIE UL. CHYLICKOWSKA 14, 05-500 PIASECZNO			
PROJEKTOWAŁ MGR INŻ. BARTOSZ KOWALCZYK	NR UPRAWN.	PODPIS	STADIUM:	PBW
	MAZ/0515/POOS/06		BRANŻA:	SANTARNIA
SPRAWDZIŁ MGR INŻ. PIOTR GRAJEWSKI	MAZ/0210/PWOS/09	NUMER RYSUNKU 4		
TEMAT	RZUT PIĘTRA 2 - INSTALACJA WODNA			SKALA 1:100
				DATA 06.2016