


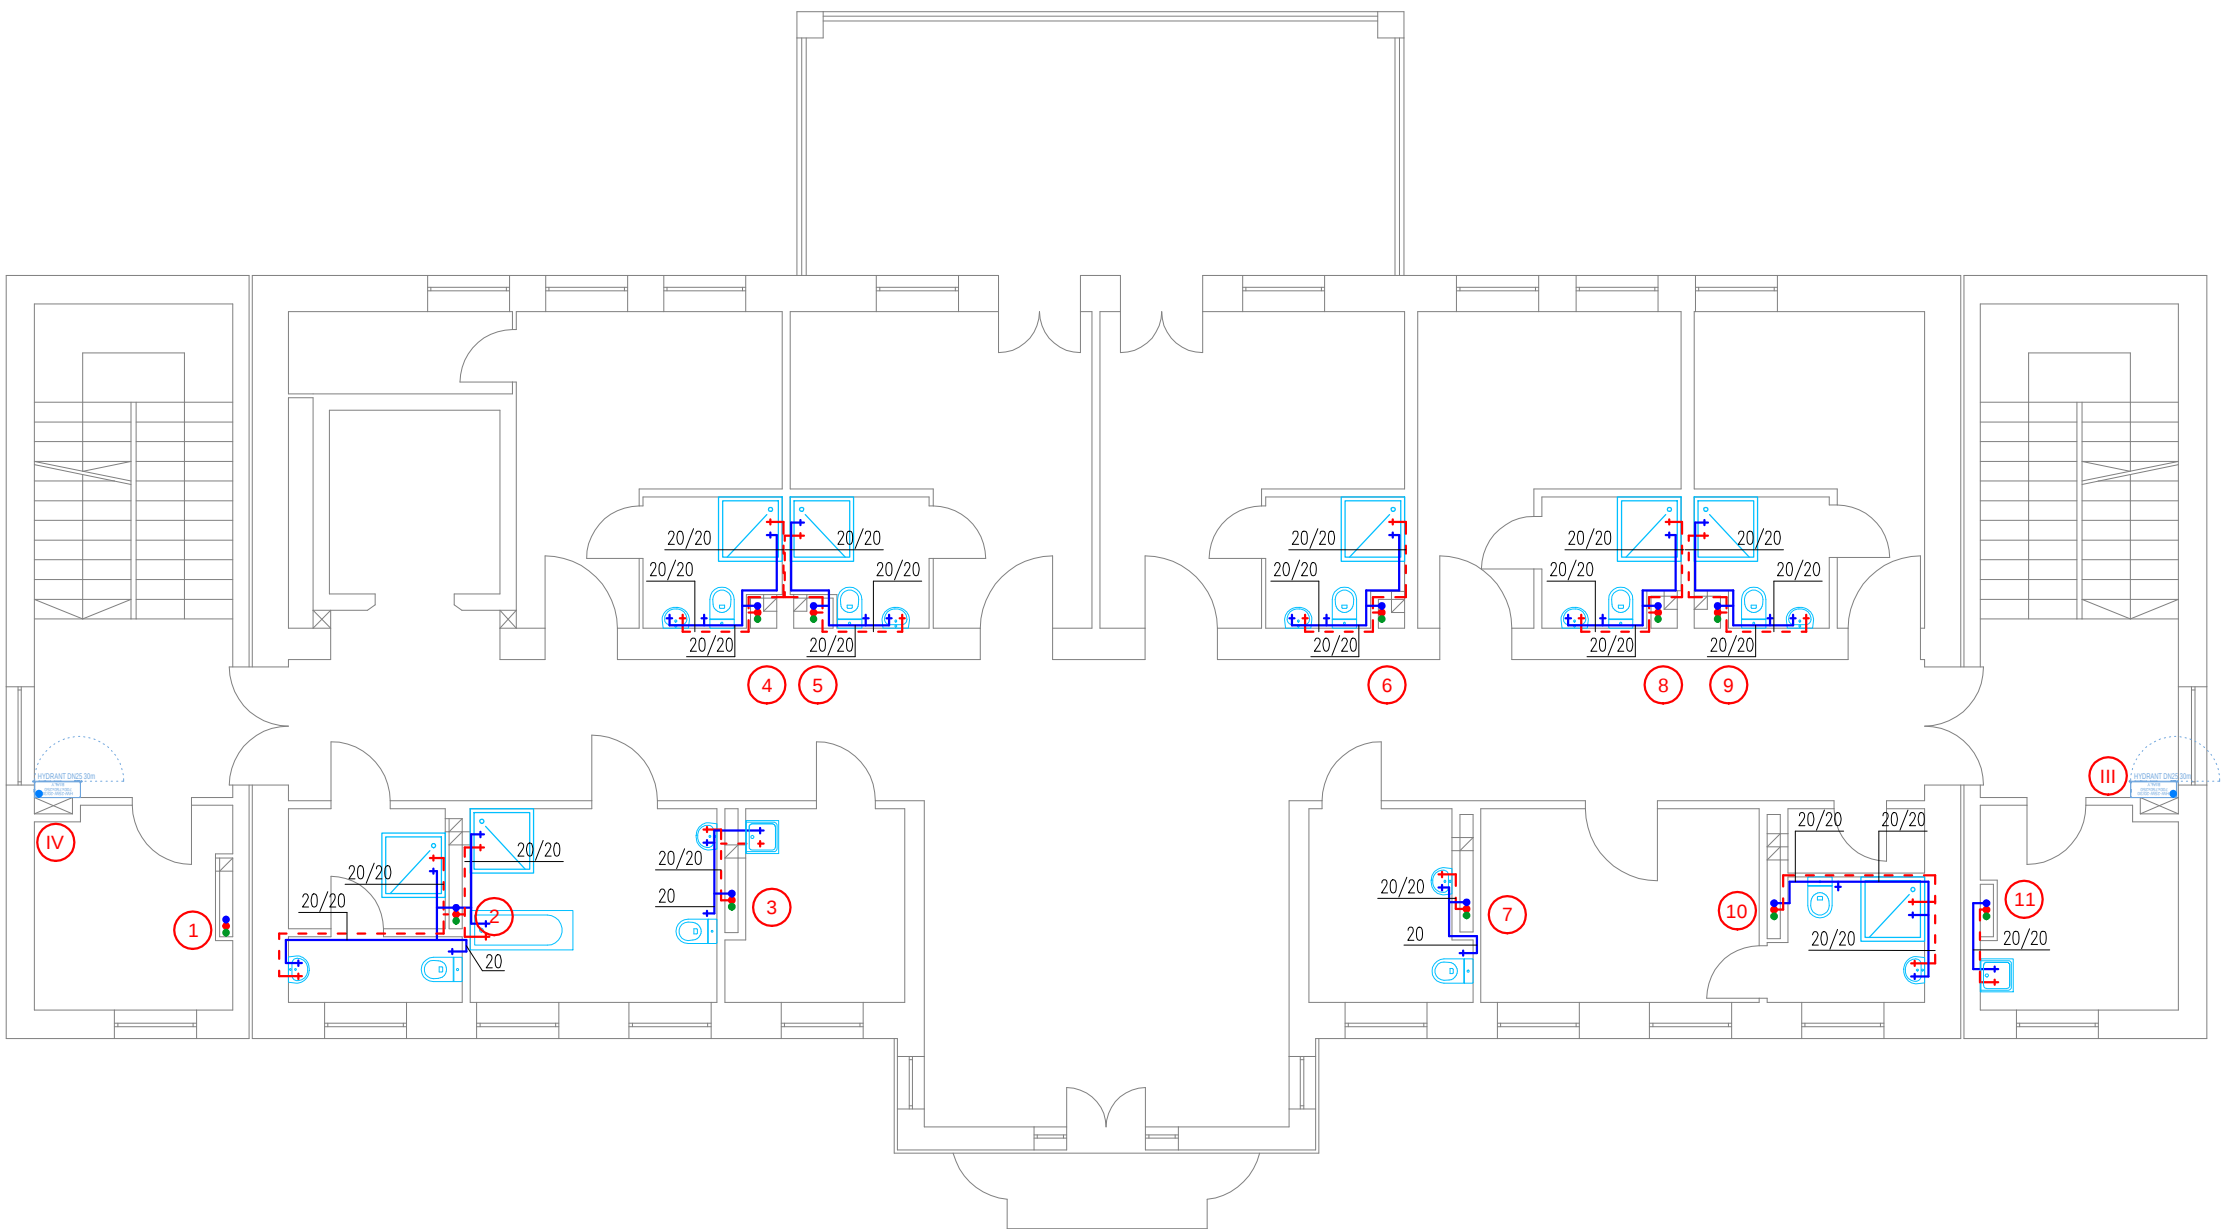

LEGENDA

- woda zimna
- woda ciepła
- cyrkulacja
- woda hydrantowa
- 1 pion wody zimnej, ciepłej i cyrkulacji

OBIEKT		DOM POMOCY SPOŁECZNEJ - BUDYNEK NR 1 05-510 KONSTANCIN - JEZIORNA, ul. POTULICKICH 1			
INWESTOR		POWIAT PIASECZYŃSKI - STAROSTWO POWIATOWE W PIASECZNIE UL. CHYLICKOWSKA 14, 05-500 PIASECZNO			
PROJEKTOWAŁ MGR INŻ. BARTOSZ KOWALCZYK	NR UPRAWN.	PODPIS	STADIUM:	PBW	
	MAZ/0515/POOS/06		BRANŻA:	SANTARNA	
			NUMER RYSUNKU		
			3		
SPRAWDZIŁ MGR INŻ. PIOTR GRAJEWSKI	MAZ/0210/PWOS/09				
TEMAT		RZUT PIĘTRA 1 - INSTALACJA WODNA		SKALA 1:100	DATA 06.2016