


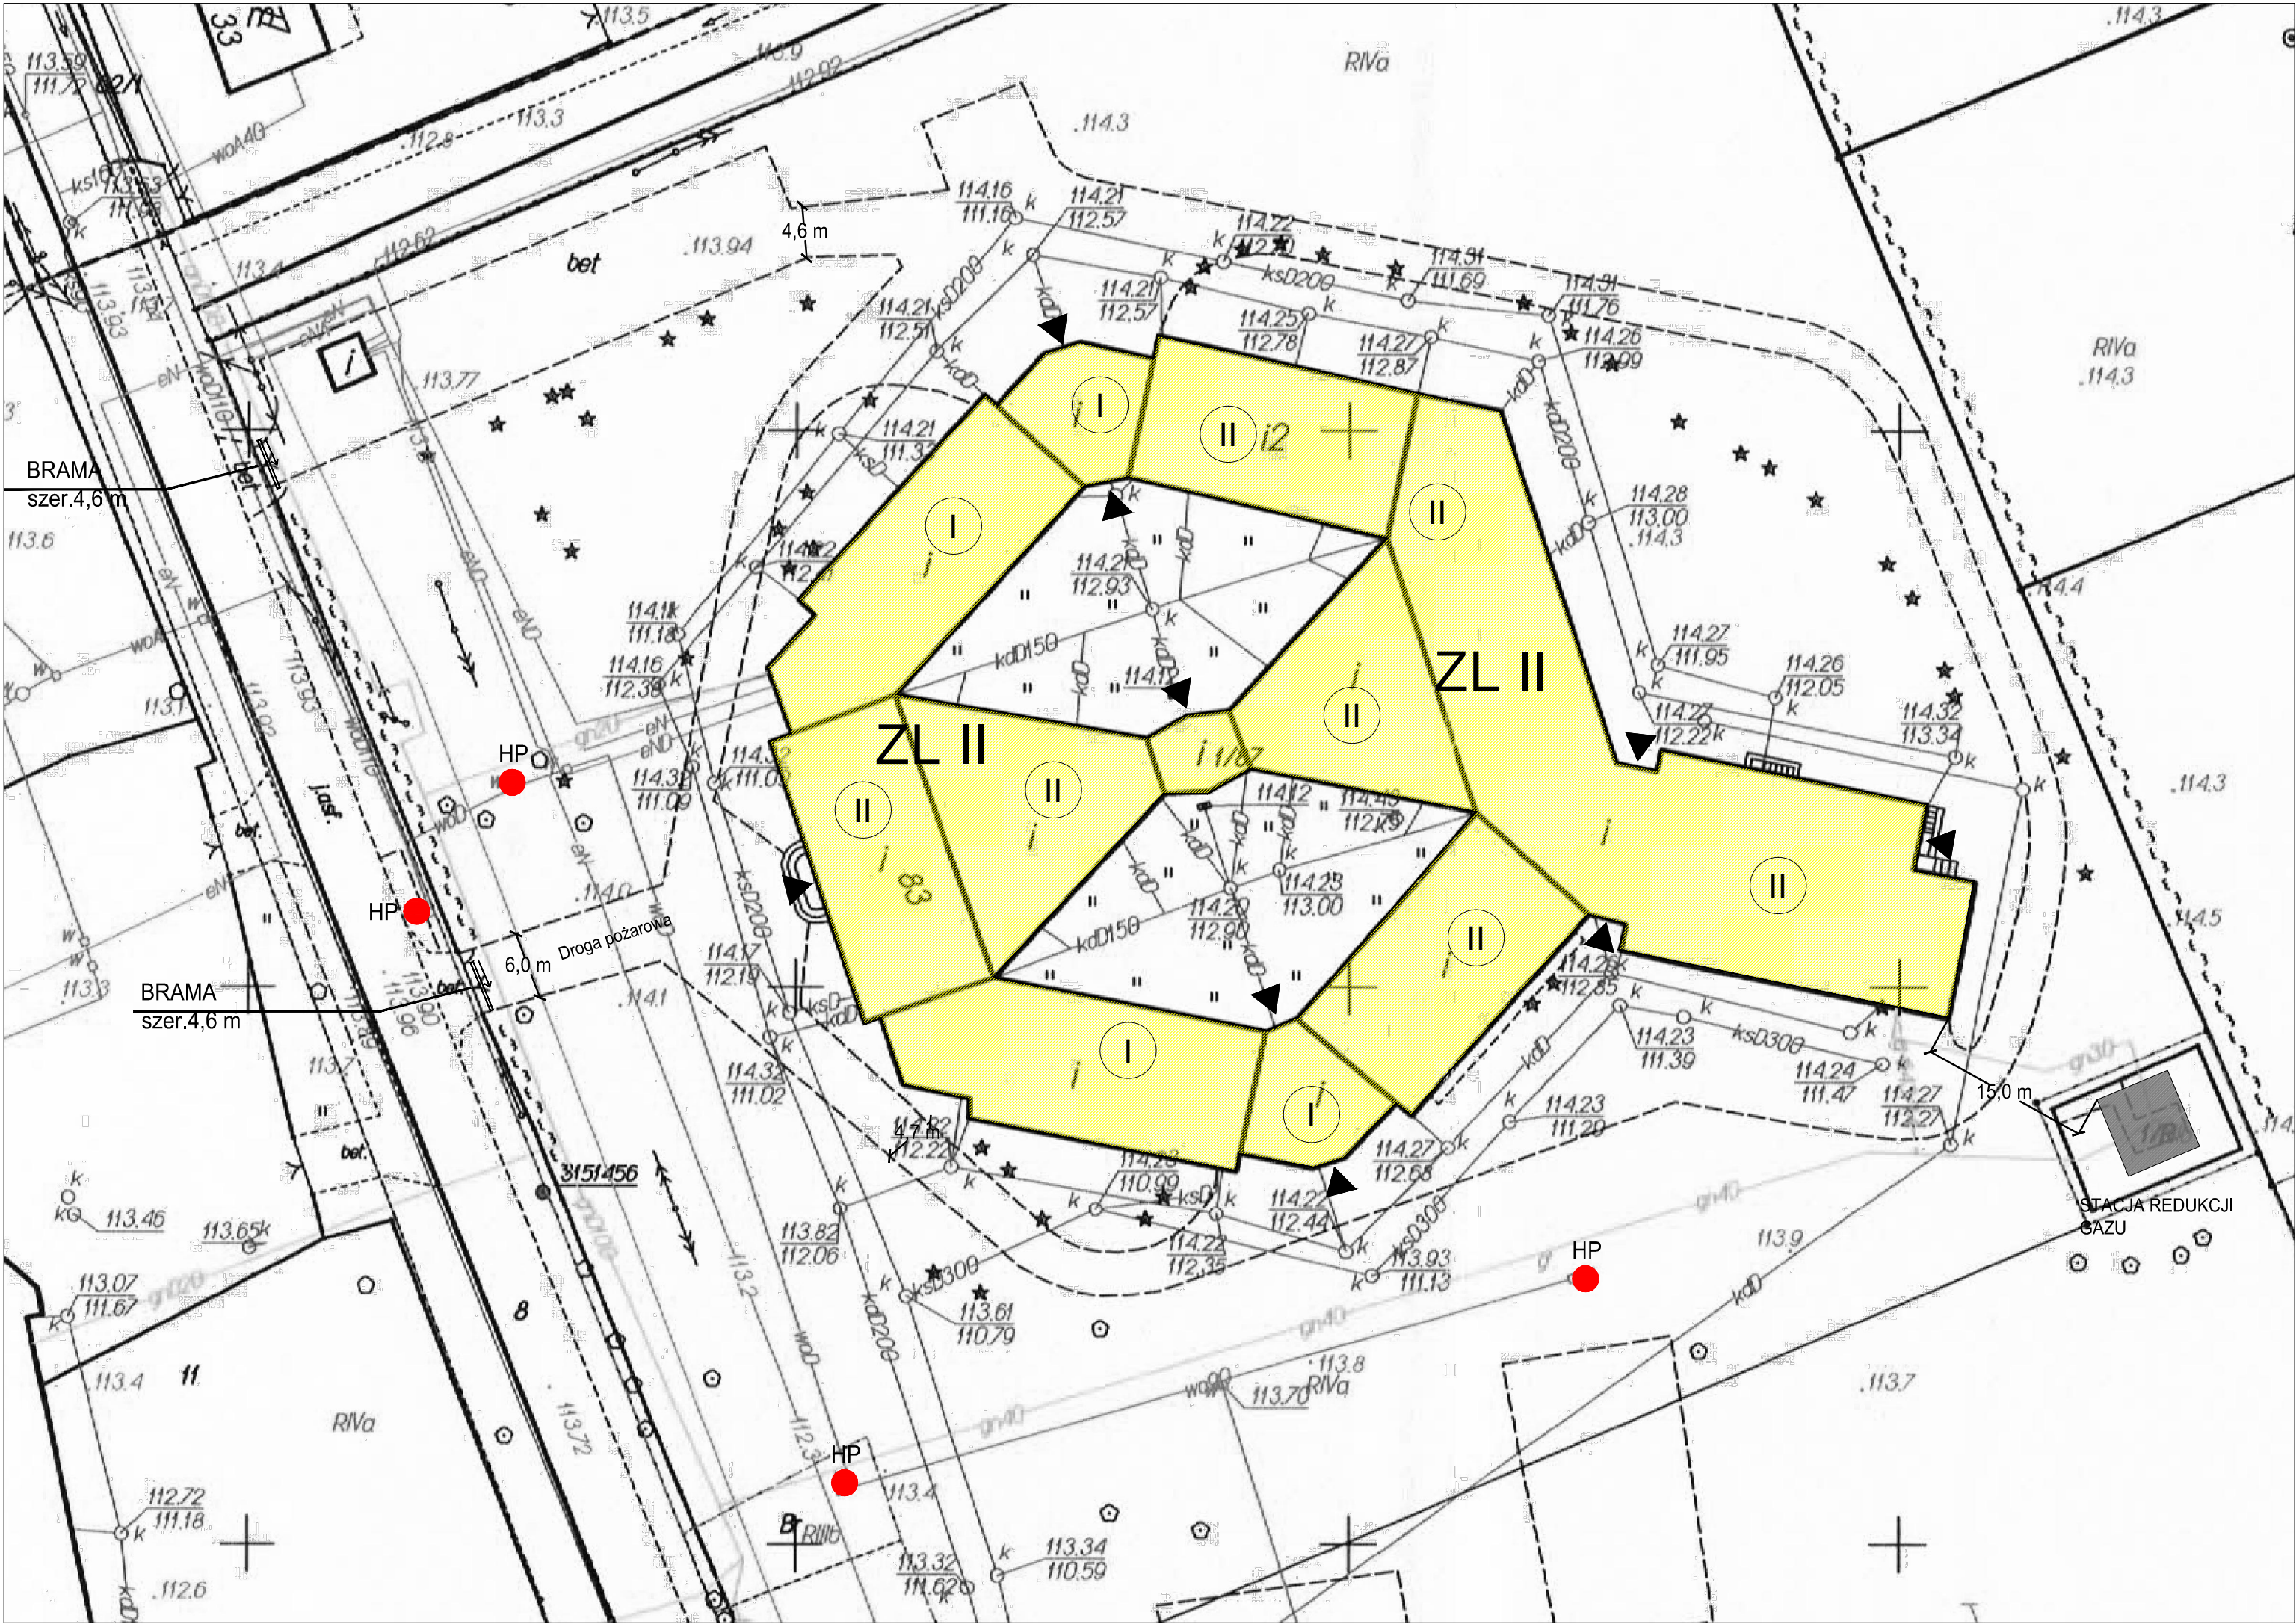

LEGENDA

BUDYNEK ZESPOŁU SZKÓŁ SPECJALNYCH

II

LICZBA KONDYGNACJI NADZIEMNYCH

ZL II

KLASYFIKACJA BUDYNKU

▲

WEJŚCIA DO BUDYNKU

HP

HYDRANT ZEWNĘTRZNY

OBIEKT

BUDYNEK ZESPOŁU SZKÓŁ SPECJALNYCH

w Pęcherach - Łbiskach

przy ul. B.Chrobrego 83

TEMAT

EKSPERTYZA TECHNICZNA

w trybie § 2 ust. 2 i 3a rozporządzenia Ministra Infrastruktury z dnia 12 kwietnia 2002 r.
(Dz. U. Nr 75 poz. 690 z późn. zm.)

RYSUNEK

SYTUACJA

SKALA

1:500

DATA

07.2015

NR RYS.

1

OPRACOWALI

Waldemar Wysowski

nr upr. 500/2009

rzeczoznawca ds. zabezpieczeń przeciwpożarowych


Marian Nocula

nr upr. CRBB 131/97/R


rzeczoznawca budowlany

PODPIS

PODPIS

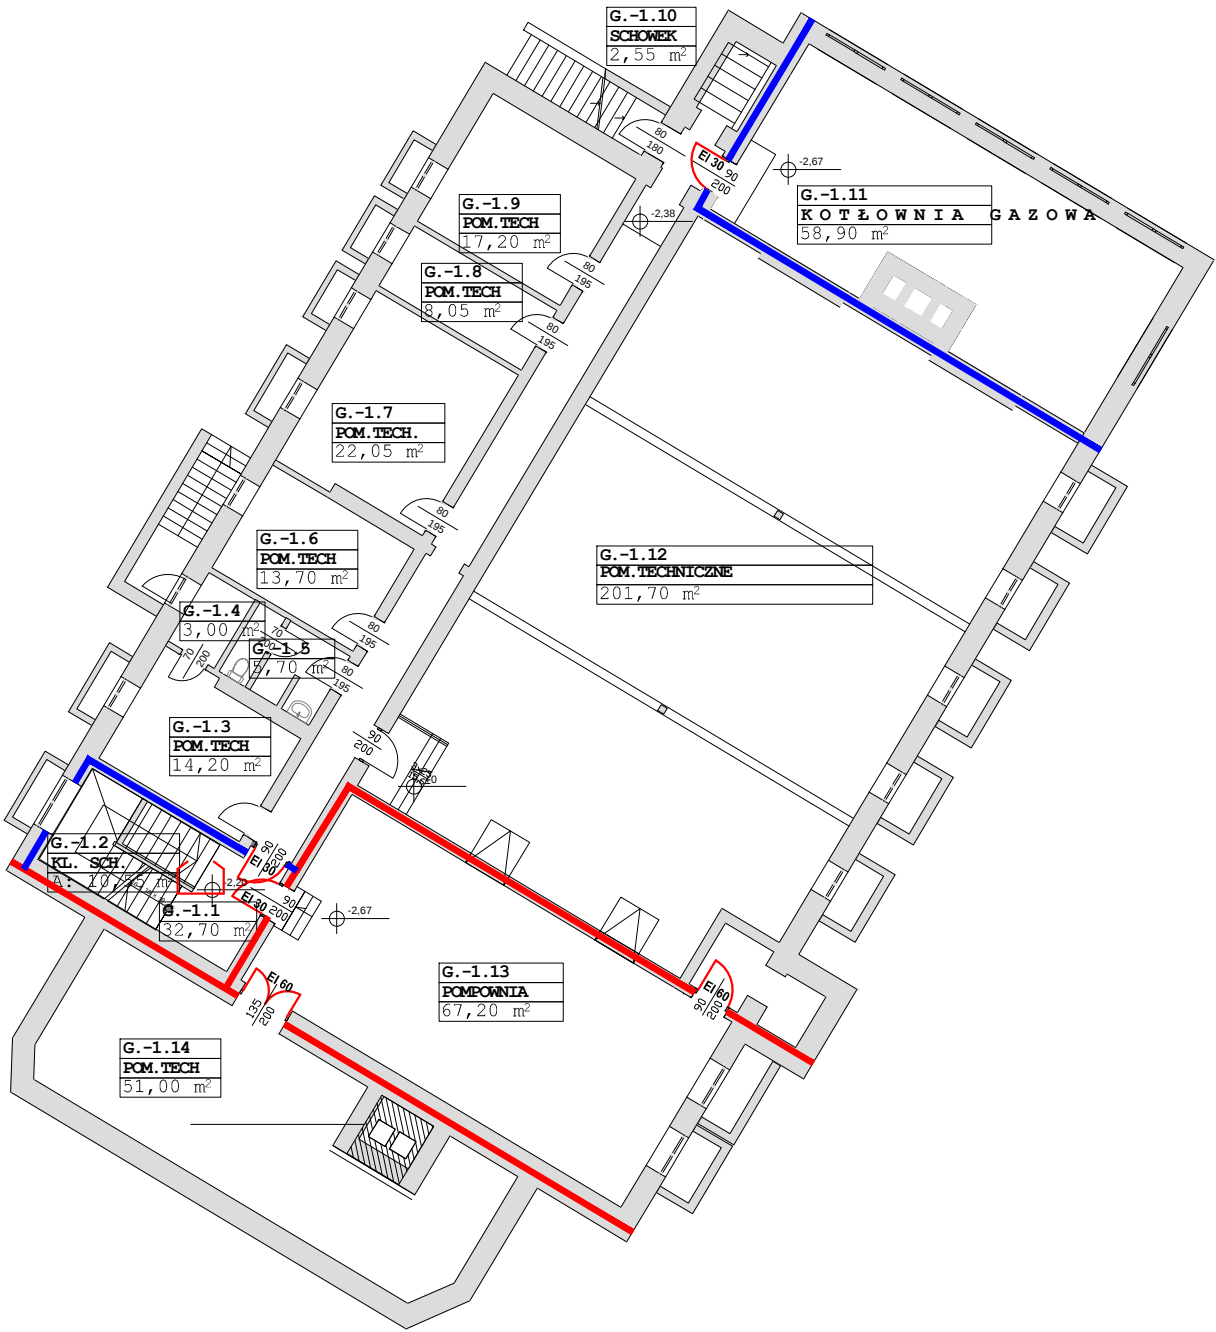

SZKIC
SYTUACYJNY

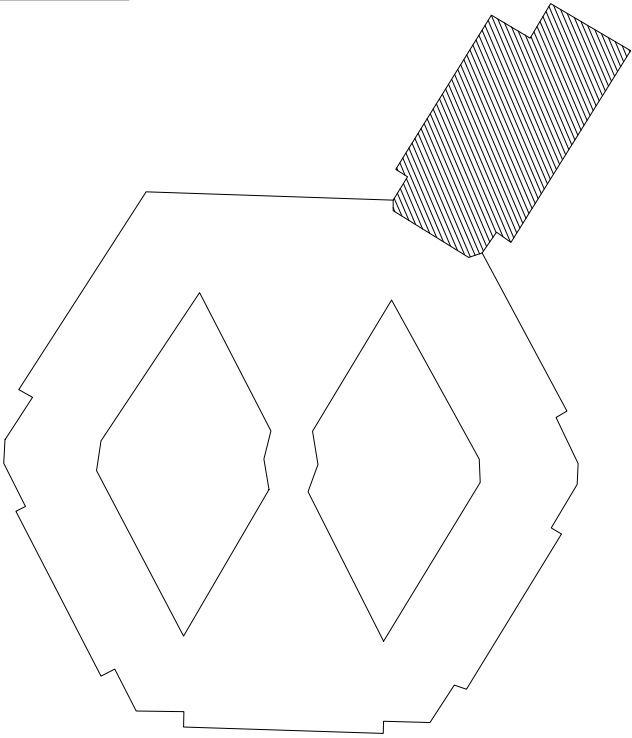

LEGENDA

-  PRZECIWPÓŻAROWY WYŁĄCZNIK PRĄDU
-  WENTYLACJA ODDYMAJĄCA
LUB ZAPOBIEGAJĄCA ZADYMIENIU
-  EI 60 DRZWI PRZECIWPÓŻAROWE EI 60
-  EI 30 DRZWI PRZECIWPÓŻAROWE EI 30
-  EIS 60 DRZWI PRZECIWPÓŻAROWE EI 60 DYMOSZCZELNE
-  EIS 30 DRZWI PRZECIWPÓŻAROWE EI 30 DYMOSZCZELNE
-  DS DRZWI DYMOSZCZELNE
-  DRZWI BEZKLASOWE
-  ŚCIANY O ODPORNOŚCI OGNIOWEJ REI 60
-  ŚCIANY O ODPORNOŚCI OGNIOWEJ REI 120

OBIEKT

BUDYNEK ZESPOŁU SZKÓŁ SPECJALNYCH
w Pęcherach - Łbiskach
przy ul. B.Chrobrego 83

TEMAT

EKSPERTYZA TECHNICZNA

w trybie § 2 ust. 3a rozporządzenia Ministra Infrastruktury z dnia 12 kwietnia 2002 r.
(Dz. U. Nr 75 poz. 690 z późn. zm.)

RYSUNEK

RZUT PIWNICY

SKALA

1:200

DATA

07.2015

NR RYS.

2


OPRACOWALI

Waldemar Wysowski nr upr. 500/2009
rzecznik ds. zabezpieczeń przeciwpożarowych


Marian Nocula nr upr. CRBB 131/97/R
rzecznik budowlany


PODPIS

PODPIS

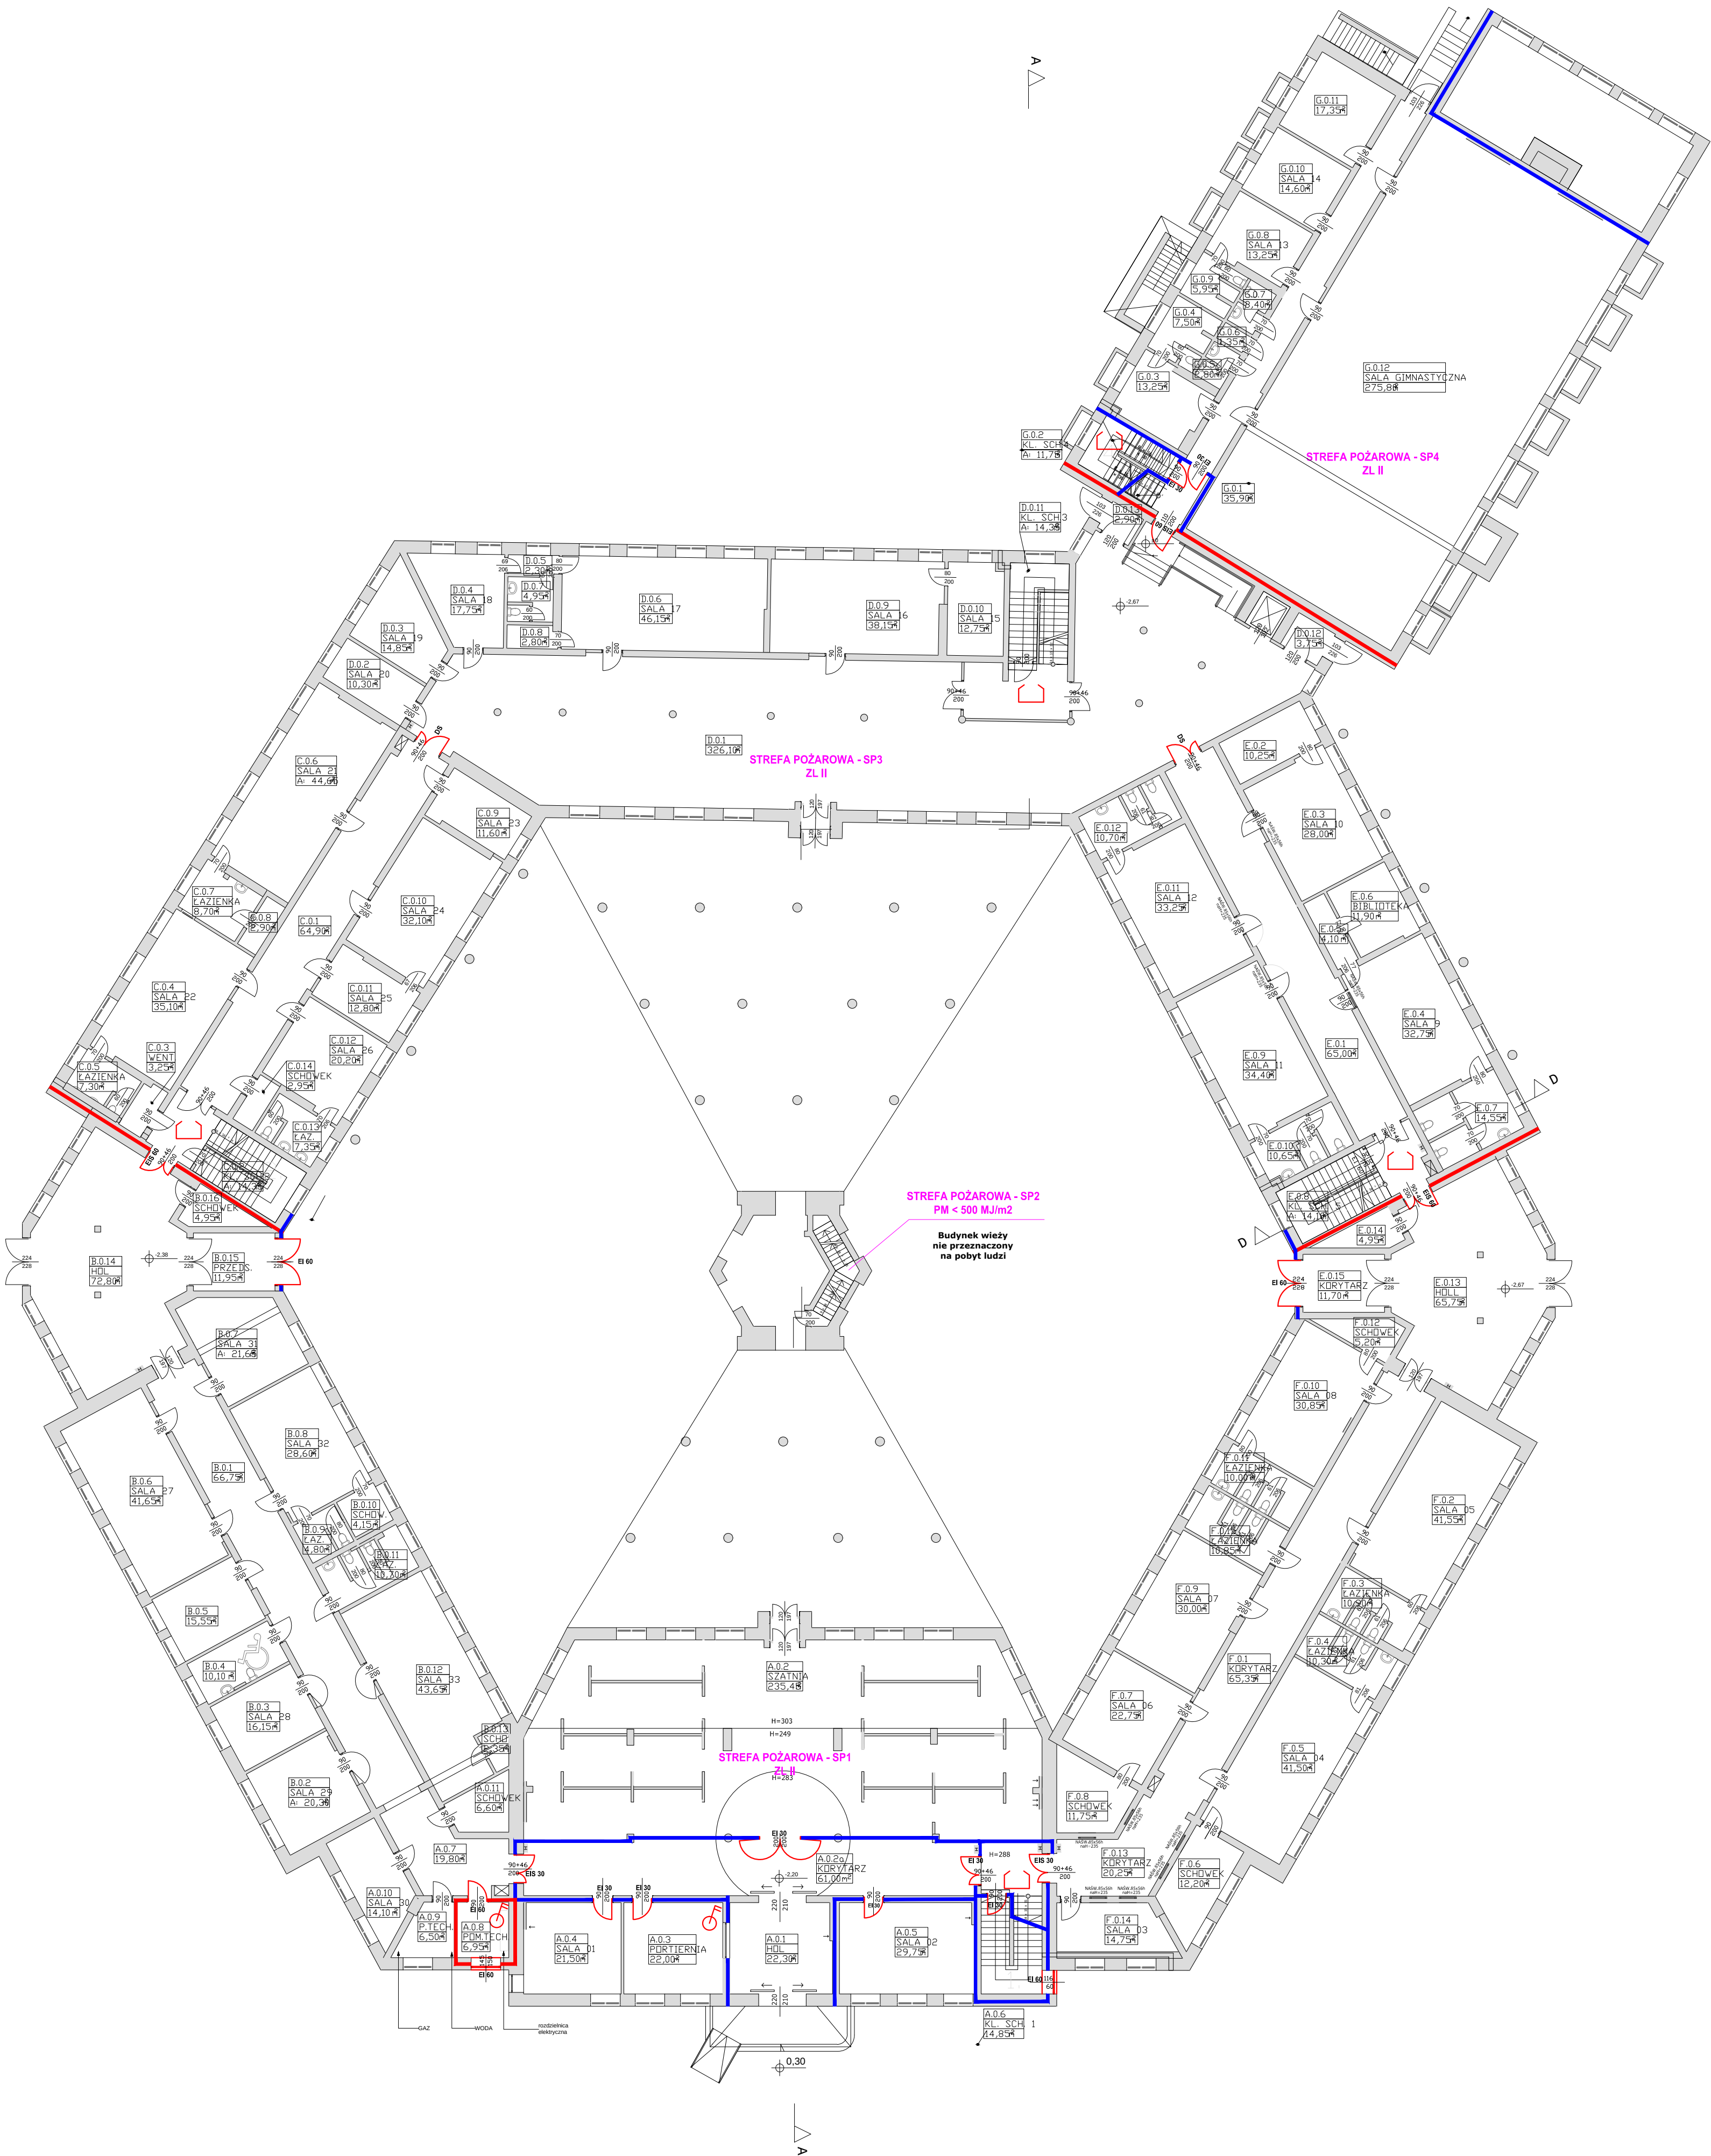

LEGENDA				
PRZECIWPÓŻAROWY WYŁĄCZNIK PRĄDU				
WENTYLACJA ODDYMIAJĄCA LUB ZAPOBIEGAJĄCA ZADYMNIENIU				
EI 60	DRZWI PRZECIWPÓŻAROWE EI 60			
EI 30	DRZWI PRZECIWPÓŻAROWE EI 30			
EIS 60	DRZWI PRZECIWPÓŻAROWE EI 60 DYMOSZCZELNE			
EIS 30	DRZWI PRZECIWPÓŻAROWE EI 30 DYMOSZCZELNE			
DS	DRZWI DYMOSZCZELNE			
DS	DRZWI BEZKLASOWE			
	ŚCIANY O ODPORNOŚCI OGNIOWEJ REI 60			
	ŚCIANY O ODPORNOŚCI OGNIOWEJ REI 120			
OBIEKT				
BUDYNEK ZESPOŁU SZKÓŁ SPECJALNYCH w Pęcherach - Łbiskach przy ul. B.Chrobrego 83				
TEMAT				
EKSPERTYZA TECHNICZNA w trybie § 2 ust. 2 i 3a rozporządzenia Ministra Infrastruktury z dnia 12 kwietnia 2002 r. (Dz. U. Nr 75 poz. 690 z późn. zm.)				
RYSUNEK		SKALA	DATA	NR RYS.
RZUT PARTERU		1:200	07.2015	3
OPRACOWALI		PODPIS		
Waldemar Wysowski		nr upr. 500/2009 rzecznik ds. zabezpieczeń przeciwpożarowych		
Marian Nocula		nr upr. CRBB 131/97/R rzecznik ds. budowlany		

 

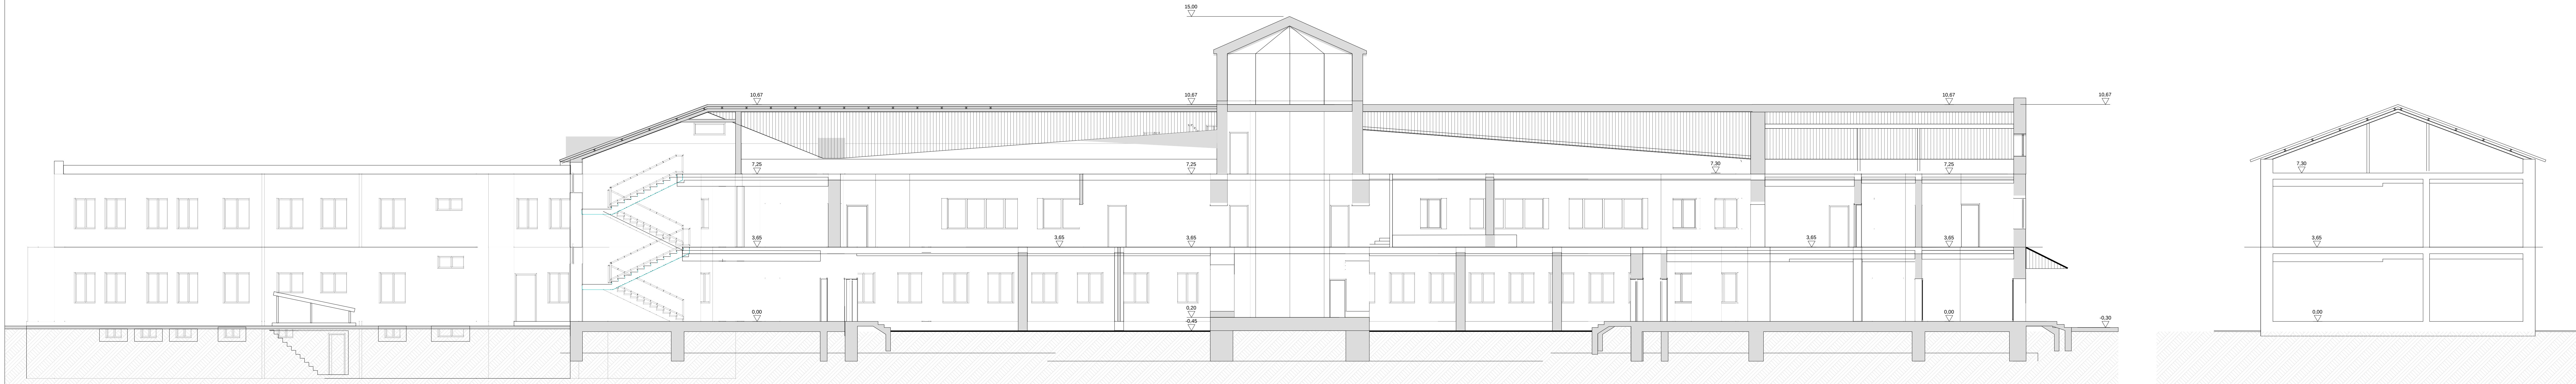

OBIEKT			
BUDYNEK ZESPOŁU SZKÓŁ SPECJALNYCH w Pęcherach - Łbiskach przy ul. B.Chrobrego 83			
TEMAT			
EKSPERTYZA TECHNICZNA w trybie § 2 ust. 3a rozporządzenia Ministra Infrastruktury z dnia 12 kwietnia 2002 r. (Dz. U. Nr 75 poz. 690 z późn. zm.)			
RYSUNEK	SKALA	DATA	NR RYS.
PRZESZKÓŁ	1:100	07.2015	6
OPRACOWALI			
Waldemar Wysowski		nr upr. 500/2009	
ręczniepisownia ds. zabezpieczeń przeciwpożarowych		PODPIS	
Marian Nocula		nr upr. CRBB 131/97/R	
ręczniepisownia budowlana		PODPIS	