


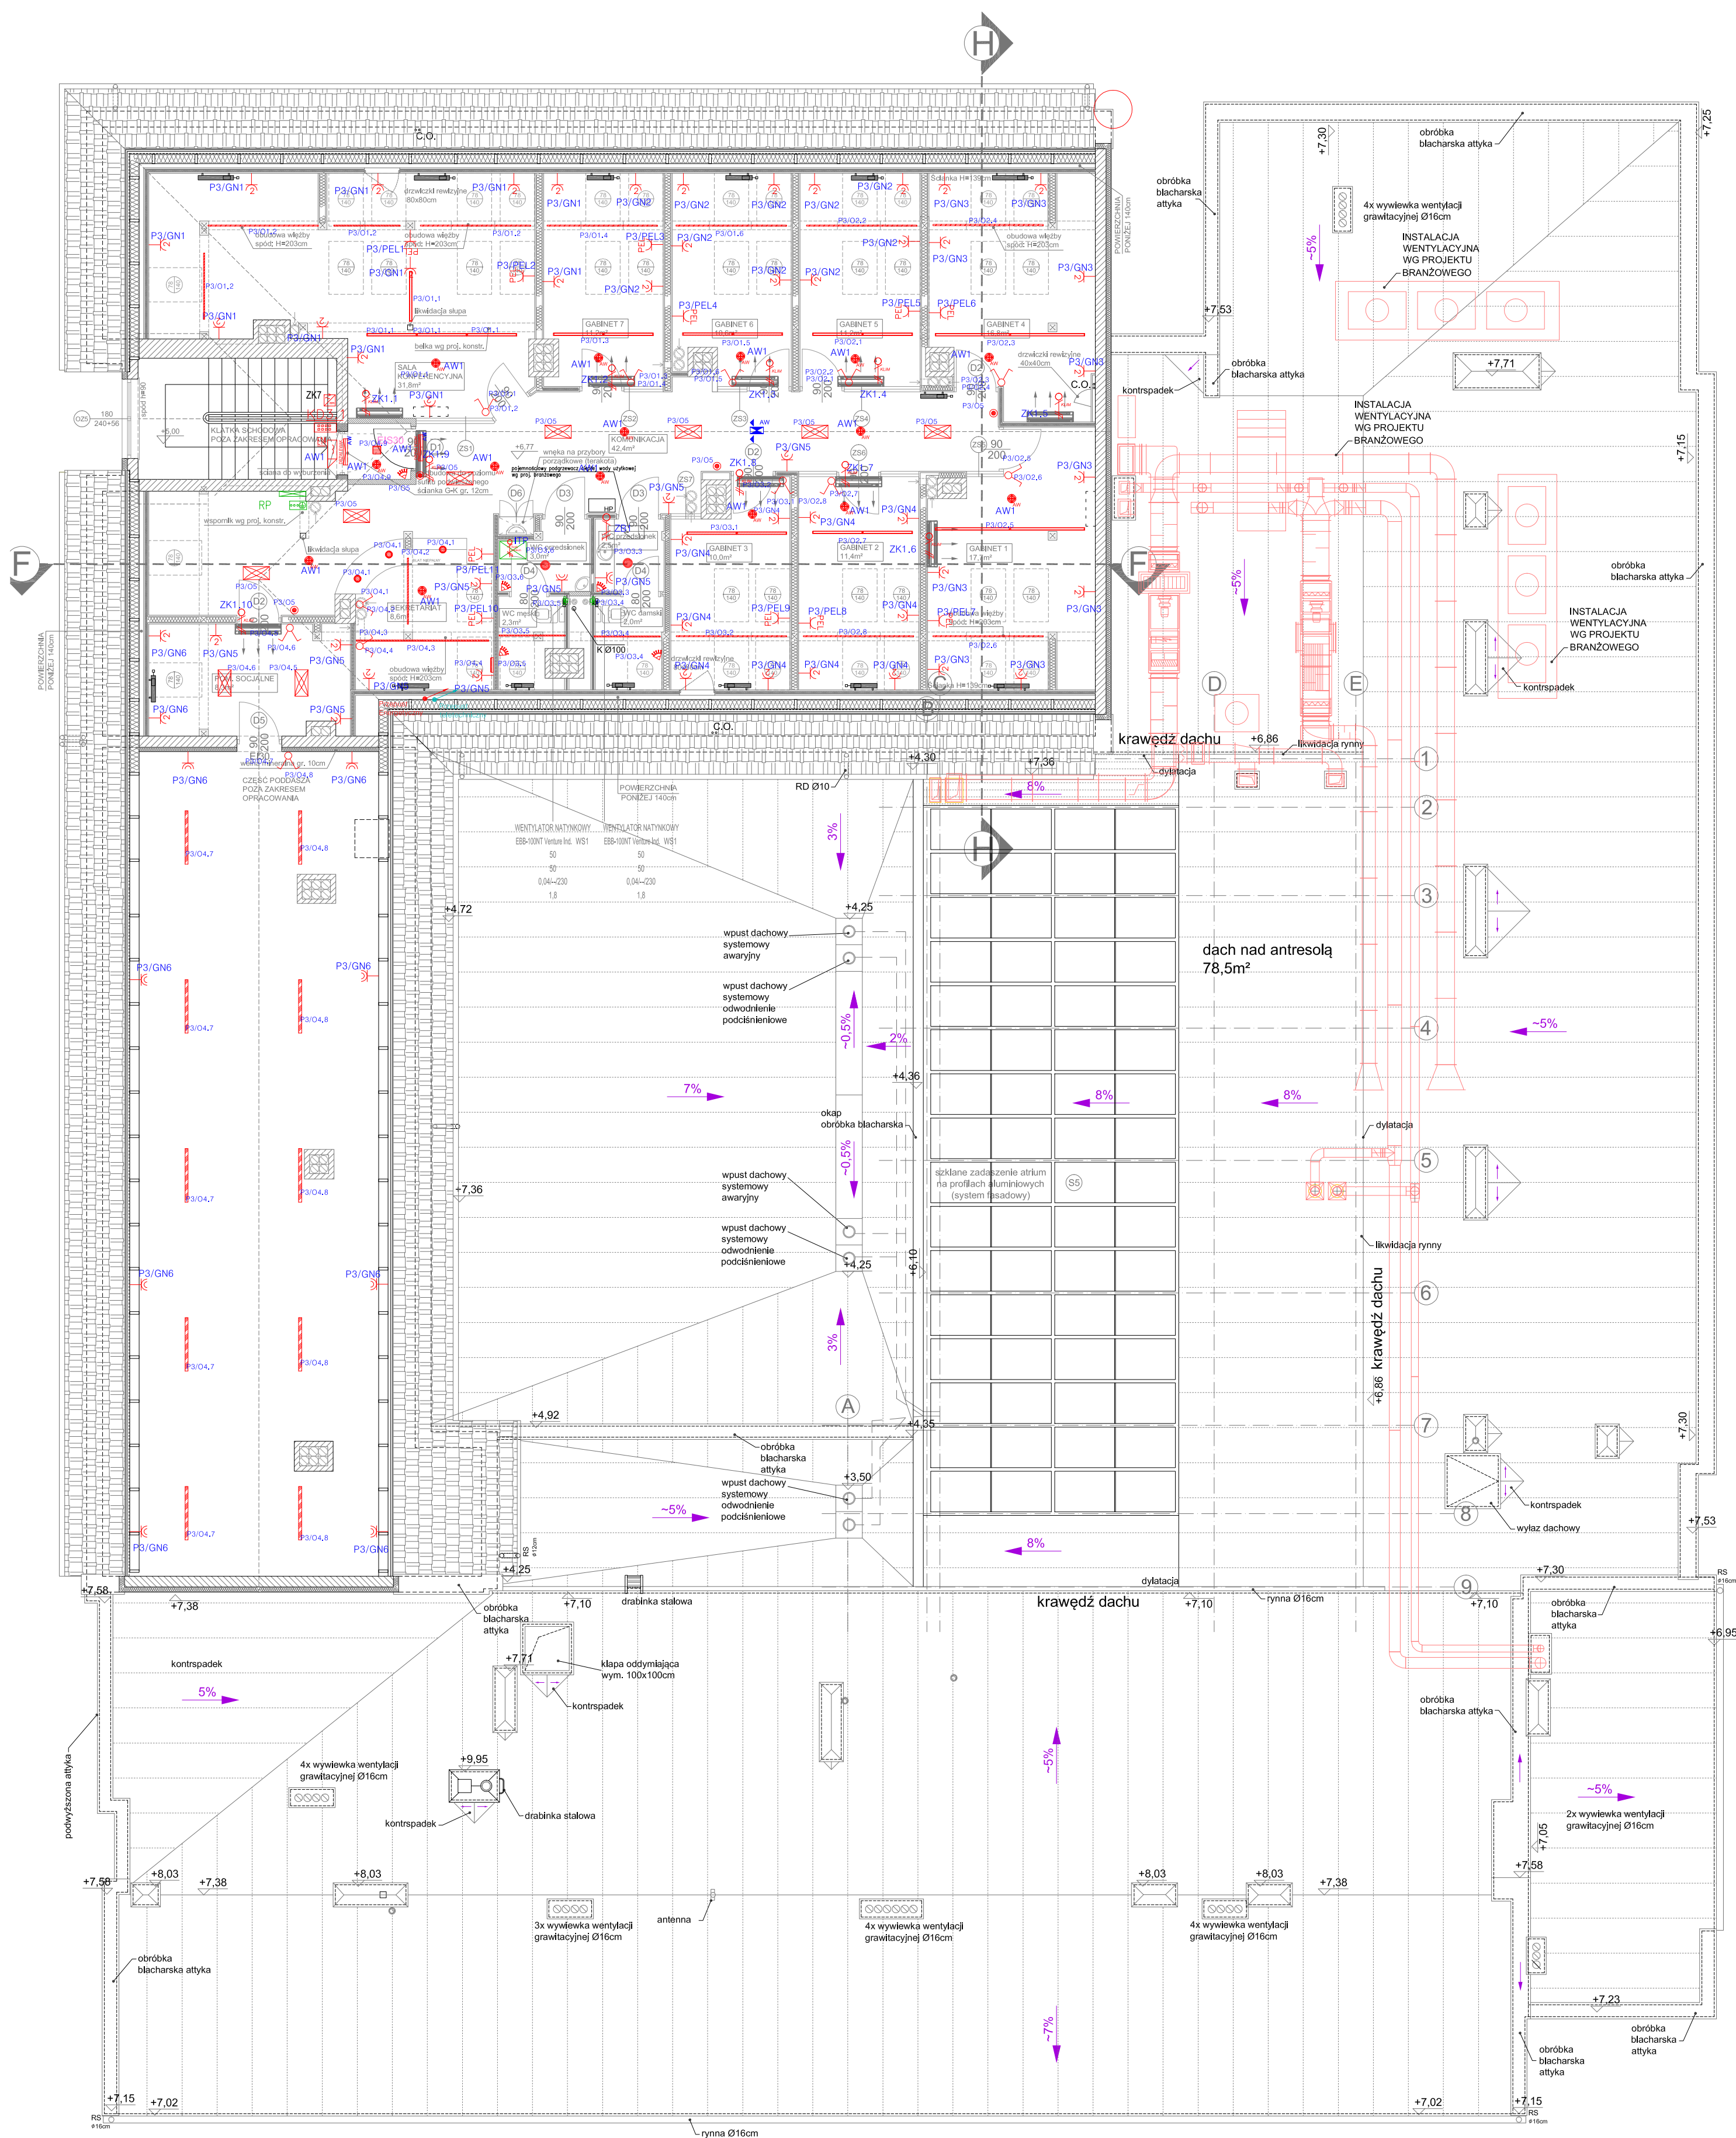

Zestawienie danych z projektu		
Blok	Nazwa	Ilość
	Lampa Led K184 3000lm/840 26W	1 szt.
	Detektor Ruchu Jednokierunkowy	5 szt.
	Drzwi Ewakuacyjne, osw LED podtrzymanie min 1h	2 szt.
	Gniazdo hermetyczne	10 szt.
	Gniazdo ze stykiem ochronnym, x 2	51 szt.
	Szafa teletechniczna 15U 600x400	1 szt.
	Kierunek drogi ewakuacyjnej, osw LED obustronne podtrzymanie min. 1h	1 szt.
	Lampas LED 1800lm/m 24VDC	9 szt.
	Lampas LED 1800lm/m 24VDC	7 szt.
	Lampa LED M 4400LM MICRO-PRM E 830 / 600X300	9 szt.
	Lampa nastropowa T5 1x54W IP65	10 szt.
	Lampa X-LINE LED FLL 3900LM MICRO-PRM E 24 840 / L-1800MM	4 szt.
	Lampa X-LEDXX_XXMPRM X-LINE LED FLL 4400LM MICRO-PRM E 24 840 / L-1200MM	14 szt.
	Oprawa Ewaku. ogólna 3W min. 1h	15 szt.
	Przełącznik pomocniczy uruchamiający wentylator łazienkowy. Uruchamianie wyzwolone oświetleniem. Montaż w puszcze 1 styk 230V. dop. obciążenie zarowe 800W	2 szt.
	Przełącznik wielopozycyjny, jednobiegunowy	12 szt.
	Przycisk dzwonkowy	4 szt.
	Rozdzielnica elektryczna RP - nowoprojektowana	1 szt.
	Plafondiera 118W EVG IP44	1 szt.
	Szyna uziemiająca	1 szt.
	Lampa LED M 3000LM z możliwością regulacji kierunku świecenia	3 szt.
	Lampa LED O 5Y 2500lm E IP44 34 830	2 szt.
	Wypust 1f Klimatyzacja	10 szt.
	Wypust 1f Kable 1F	1 szt.
	Wypust 1f szafa teletech	1 szt.
	Zestaw gniazd PEL: 3xRU45, 3x230 komp., 2x230 ogólna	11 szt.
	Elektrozamek rewersyjny	1 szt.
	Kontroler dostępu z klawiaturą + RFID	1 szt.
	Zasilacz buforowy 2A, 13,8VDC Bateria 7Ah 12V	1 szt.

JEDYNOŚĆ PROJEKTOWA			
SZTUKA PROJEKTOWANIA 02-790 Warszawa ul. Wągrowa 22 lok. 5 tel. kom. +48 602294745 www.apmprojektowanie.pl www.facebook.com/apmsztukaProjektowania e-mail: biuro@apmprojektowanie.pl			
TEMAT: ETAP III MODERNIZACJI BUDYNKU STAROSTWA W PIASECZNE			
LOKALIZACJA: UL. CHYLICKZKOWSKA 14, 05-500 PIASECZNO dz. nr ewid. 6, obręb 27			
INWESTOR: POWIAT PIASECZYŃSKI STAROSTWO POWIATOWE W PIASECZNE			
BRANŻA: ELEKTRYCZNA	FAZA: PROJEKT BUDOWLANO-WYKONAWCZY	DATA: GRUDZIEŃ 2015	
PROJEKTOWAŁ: BIEŁY NAZARSKI	NR UPRAWNIEN: NR UPRAWNIEN: P00000		
OPRACOWAŁ: mgr inż. Sławomir Radziśiewicz	MAJĄCY UPRAWNIENIA: mgr inż. Gabriel Piasecki		
OPRAWIAJĄCY: mgr inż. Mirosław Kania	CIE1388		
TREŚĆ RYSUNKU: RZUT PODDASZA INSTALACJA ELEKTRYCZNA		SKALA: 1:100	NR RYSUNKU: E3
Prawa autorskie zastrzeżone. Ustawa z dn. 4.02.1994 r.			