



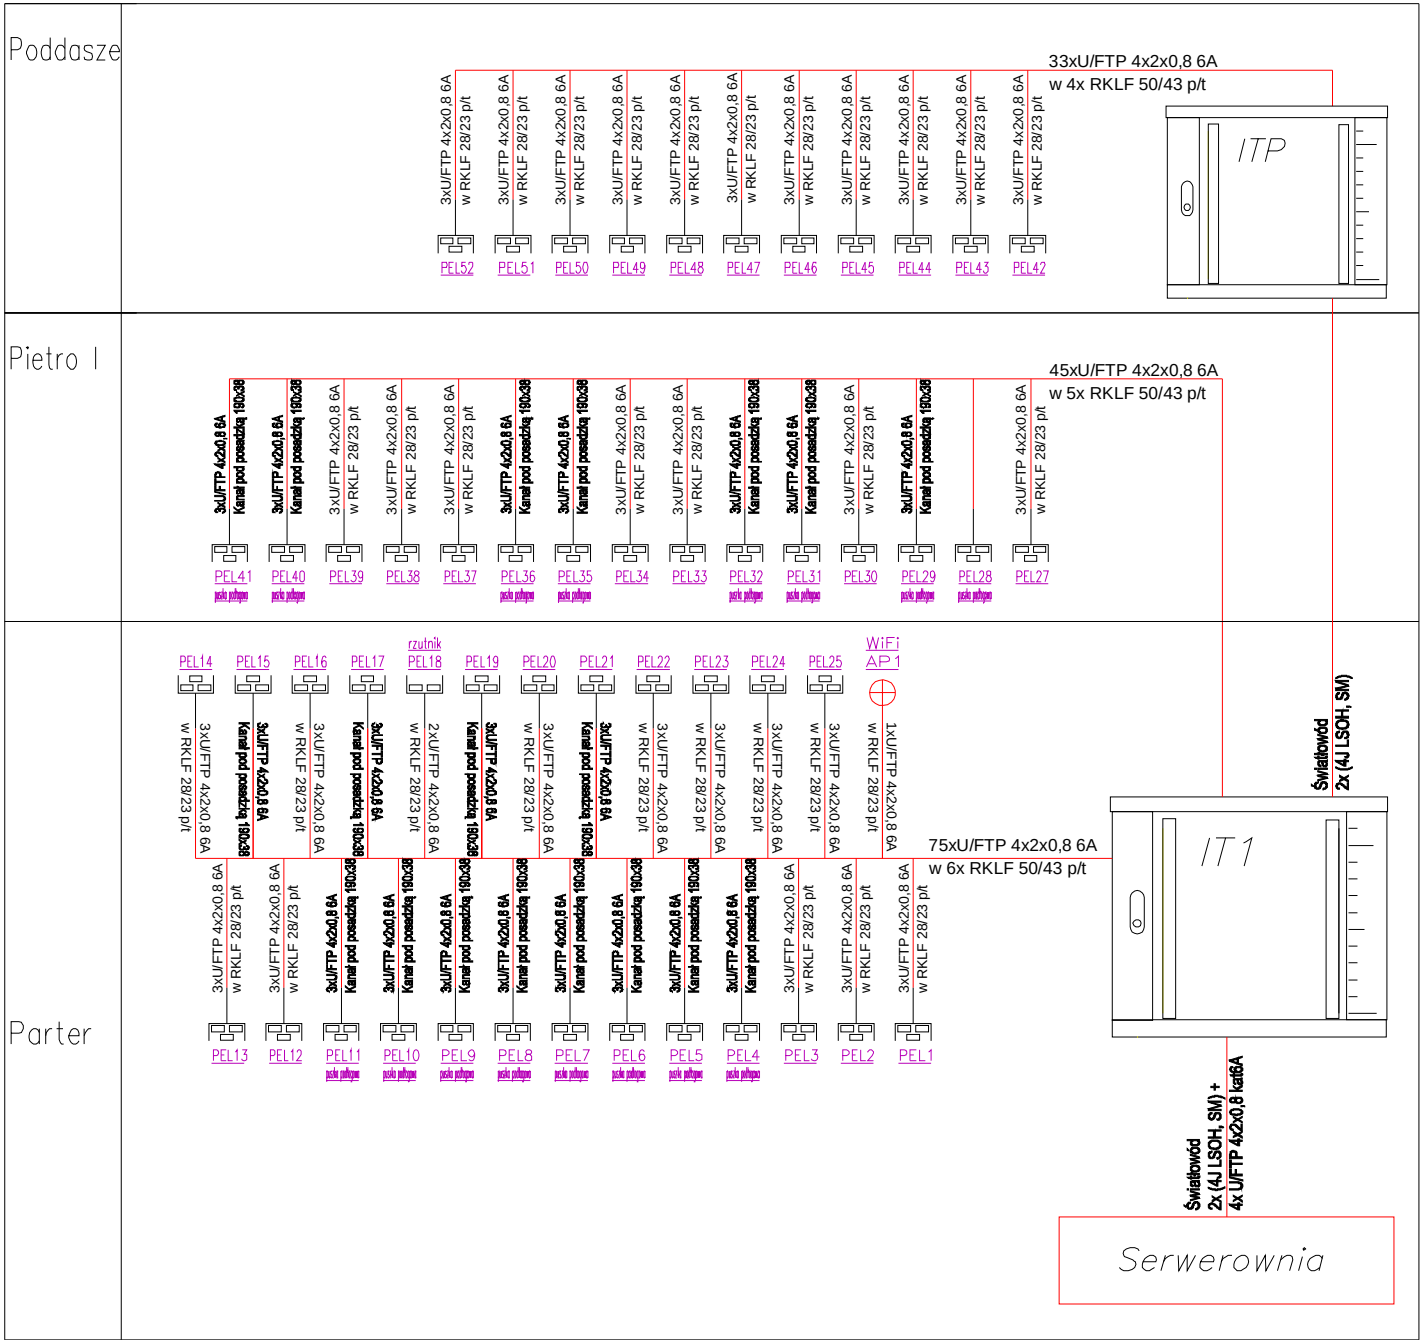


Nowa szafa
teletechniczna

Nowa szafa
teletechniczna

Szafa C&C 42U 600x800x2030 nośność 400kg RAL 9005

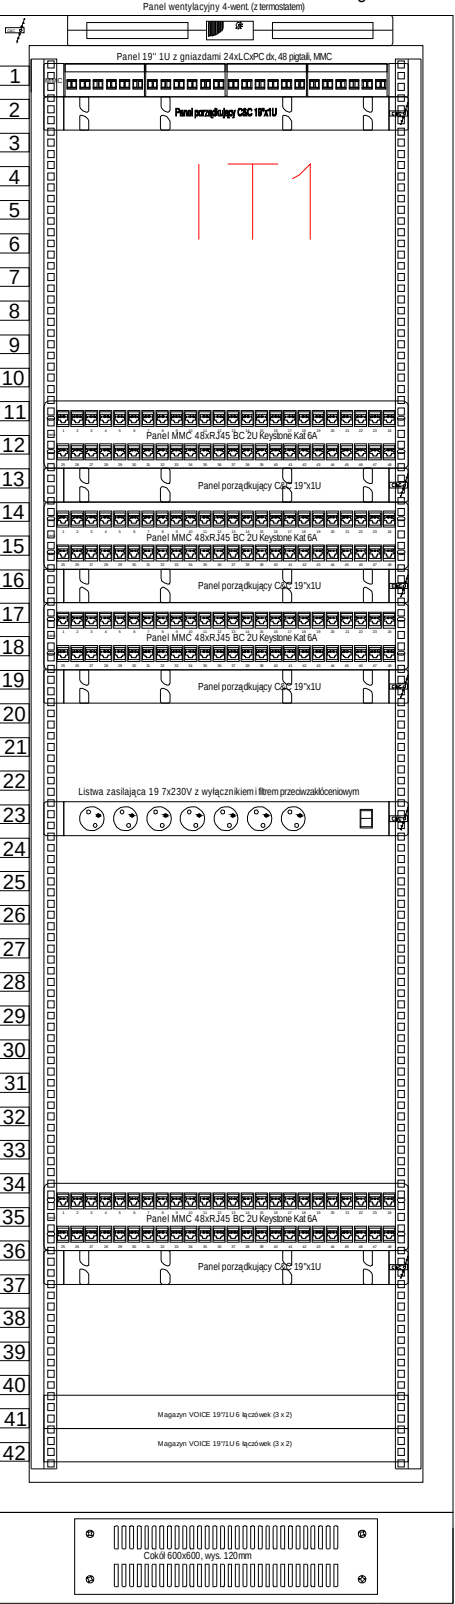

Szafa C&C wisząca niedzielona 18U 600x400mm

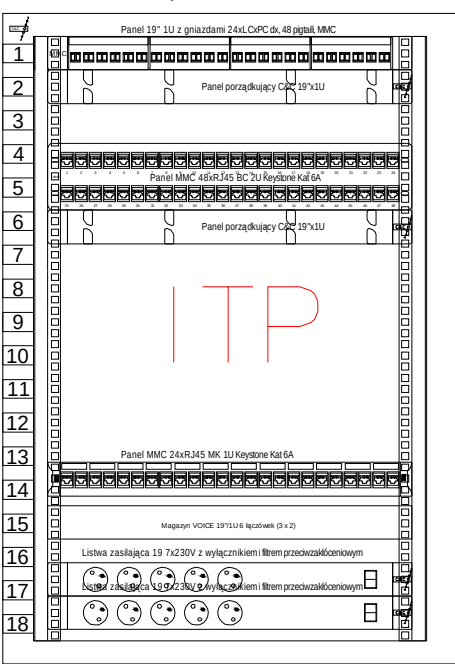

JEDNOSTKA PROJEKTOWA: APM SZTUKA PROJEKTOWANIA 02-796 Warszawa ul. Wągrowicza 22 lok. 5 tel. kom. +48 608294745 www.apm-projektowanie.pl www.facebook.com/ApmSztukaProjektowania e_mail: biuro@apm-projektowanie.pl			
TEMAT: ETAP III MODERNIZACJI BUDYNKU STAROSTWA W PIASECZNIE			
LOKALIZACJA: UL. CHYLICZKOWSKA 14, 05-500 PIASECZNO dz. nr ewid. 6, obręb 27			
INWESTOR: POWIAT PIASECZYŃSKI STAROSTWO POWIATOWE W PIASECZNIE			
BRANŻA: ELEKTRYCZNA	FAZA: PROJEKT BUDOWLANO-WYKONAWCZY	DATA: GRUDZIEŃ 2015	
IMIE I NAZWISKO mgr inż. Sławomir Radziśzowski		NR UPRAWNIEN MAZ0640/POOE/14	PODPIS
OPRACOWAŁ: mgr inż. Gabriel Piasecki			
SPRAWDZAJĄCY: mgr inż. Mirosław Konca		CIE13/08	
TREŚĆ RYSUNKU: Schemat instalacji okablowania strukturalnego			SKALA: 1:10
			NR RYSUNKU: E19