


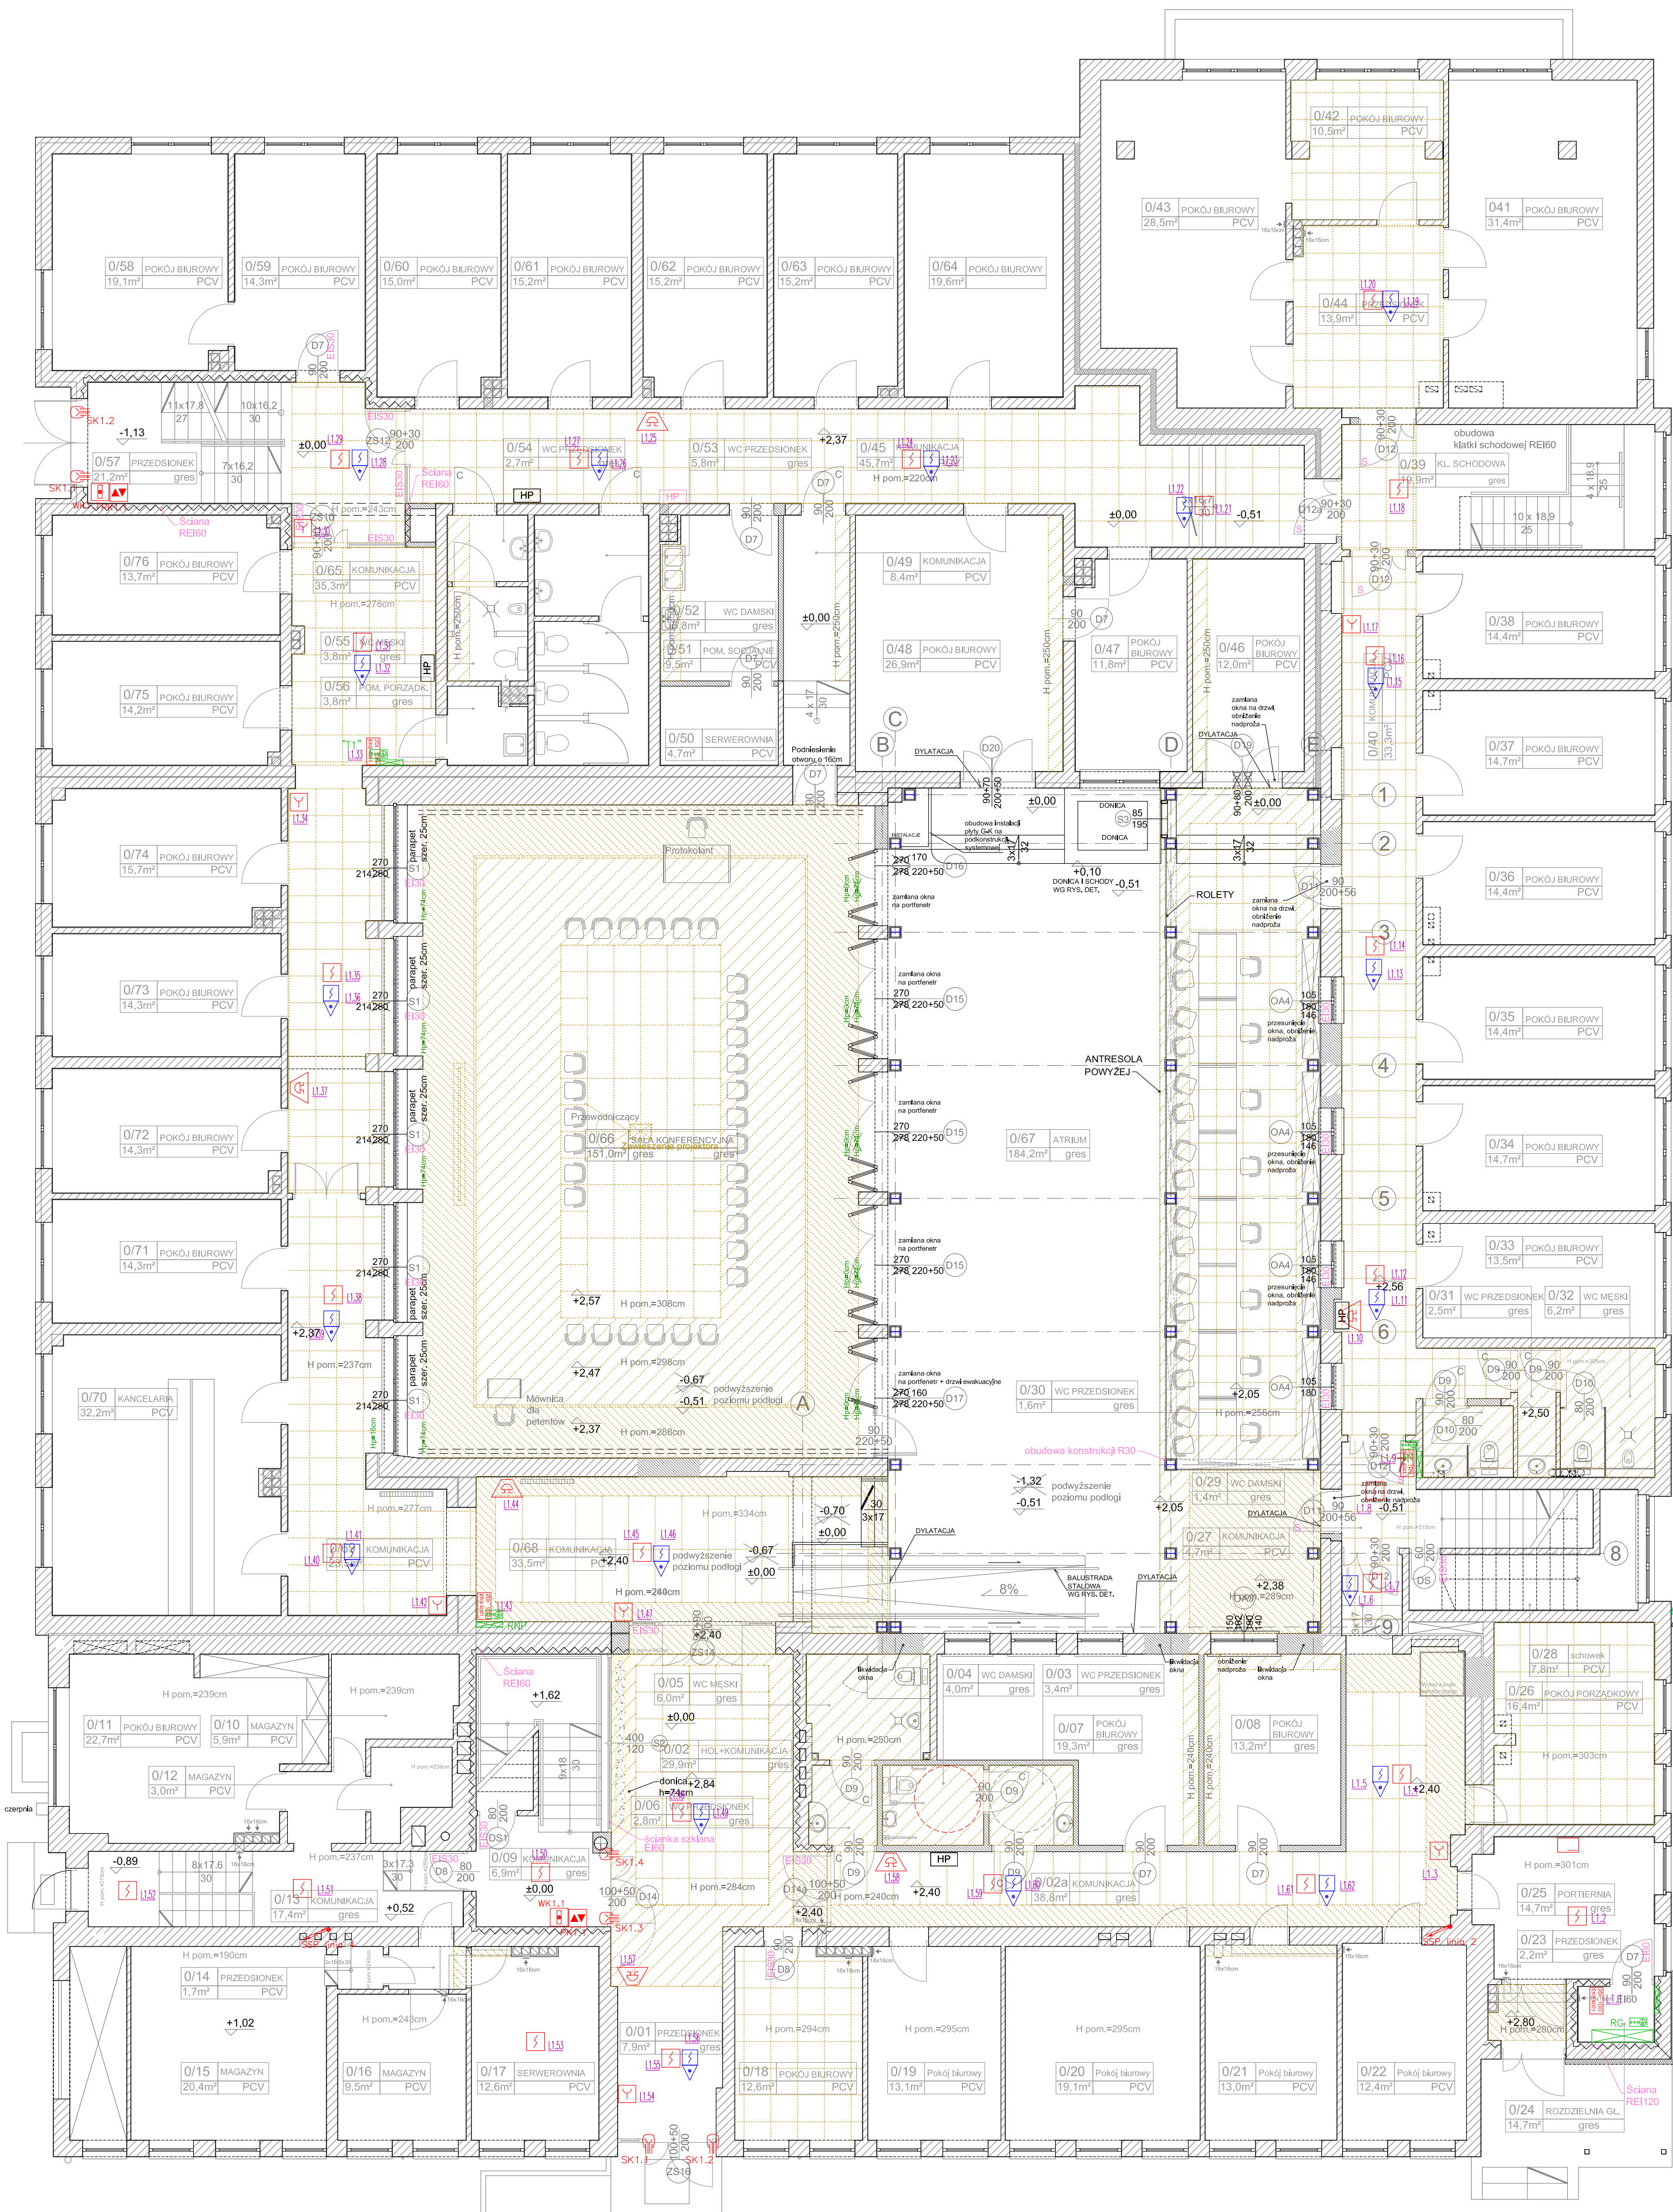

Zestawienie danych z projektu		
Blok	Nazwa	Ilość
	Czujnik optyczny	26 szt.
	optyczno-temper.	
	Czujnik Optyczny ze wskaźnikiem	19 szt.
	Moduł Kontrolno-Sterujący 4DI/4DO	4 szt.
	Przycisk oddymiania ROP	2 szt.
	Przycisk przewietrzający LT	2 szt.
	Rozdzielnica elektryczna	5 szt.
	Ręczny Przycisk Pożowy	7 szt.
	Słownik ramienkowy DDS 50/500	6 szt.
	Sygnalizator Optyczno - Akustyczny	6 szt.
	Szyna uziemiająca	4 szt.
	Istniejąca centrala SSP	1 szt.

pozostałe ozn.
elewacji wg pr.
elewacji

ociepłenie
rozdzieni do s.
pletra z wełny
mineralnej

JEDYNOŚĆ PROJEKTOWA			
			
SZTUKA PROJEKTOWANIA			
02-790 Warszawa ul. Wągrowa 22 k. 5, tel. kom. +48 600294745			
www.apmprojektowanie.pl			
www.facebook.com/ApmSzukaProjektowania			
e-mail: biuro@apmprojektowanie.pl			
TEMAT: ETAP III MODERNIZACJI BUDYNKU STAROSTWA W PIASECZNE			
LOKALIZACJA: UL. CHYLICKOWSKA 14, 05-500 PIASECZNO dz. nr ewid. 6, obręb 27			
INWESTOR: POWIAT PIASECZYŃSKI STAROSTWO POWIATOWE W PIASECZNE			
BRANŻA: ELEKTRYCZNA		TYTUŁ: PROJEKT BUDOWLANO-WYKONAWCZY	DATA: GRUDZIEŃ 2015
PROJEKTOWAŁ: mgr inż. Sławomir Radziszewski		NR UPRAWNIEN: MAJ2004/P00014	PISZĄCY: mgr inż. Sławomir Radziszewski
OPRACOWAŁ: mgr inż. Gabriel Piasecki			
OPRAWIAJĄCY: mgr inż. Mirosław Konec		CIE1386	
TREŚĆ RYSUNKU: RZUT PARTERU INSTALACJA SSP, ODDYMIANIE			SKALA: 1:100 NR RYSUNKU: E5
Praca autorska zastrzeżenie. Ustawa z dn. 4.02.1994 r.			