


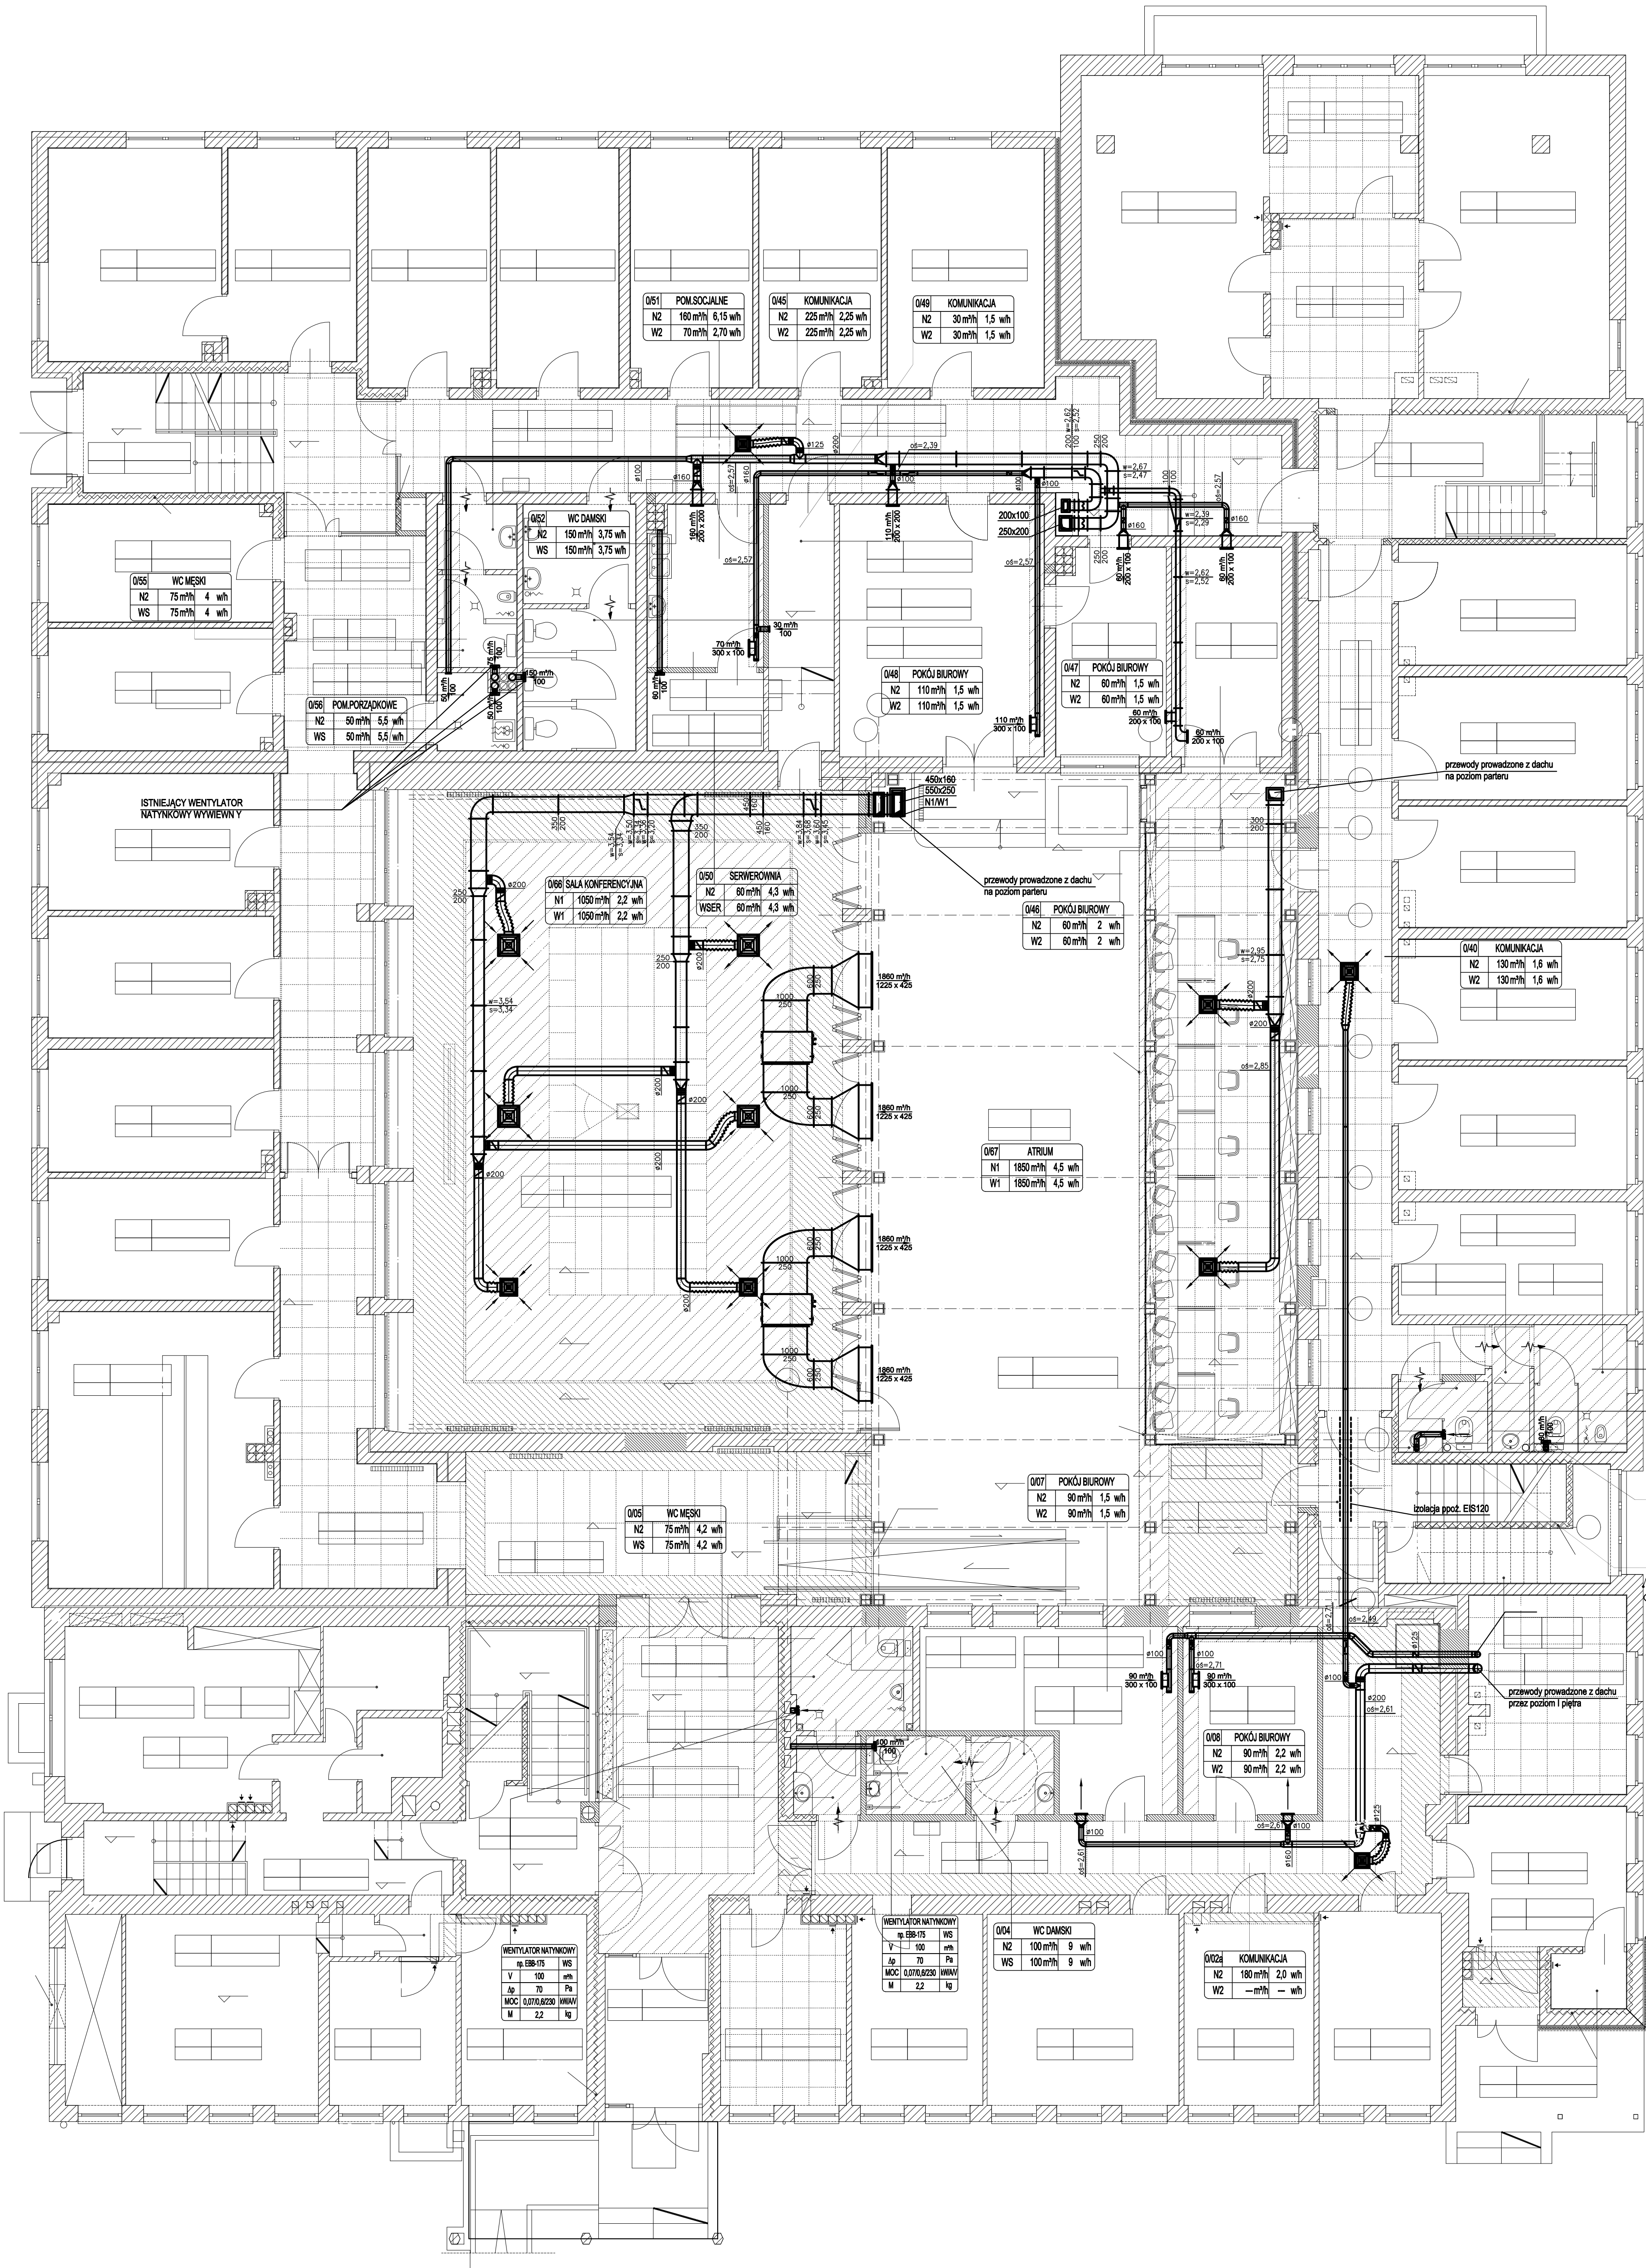

przewód wentylacyjny prostokątny

przewód wentylacyjny okrągły

odsadzka na przewodzie wentylacyjnym

200 m³/h
300 x 300
anemostat nawiewny/ wywiewny ze skrzynką rozprężną

150 m³/h
200
zawór wentylacyjny nawiewny/ wywiewny

przepustnice wielo- i jednopłaszczyznowa

kratka wentylacyjna nawiewna/wywiewna

50 m³/h
100
wentylator natynkowy wywiewny

przewód elastyczny

KP
klapa przeciwpożarowa wentylacji bytowej

łuk akustyczny o przekroju okrągłym

kratka transferowa w drzwiach

obudowa ppoż EIS120

IZOLACJA KANAŁÓW WENTYLACYJNYCH:
•40mm wełny mineralnej+folia aluminiowa- kanały wewnętrzne pomieszczeń- zgodna spodu kanału podana jest bez uwzględnienia izolacji termicznej od poziomu wykończonej podłogi
•100mm wełny mineralnej+folia aluminiowa- kanały prowadzone

0/32 WC MĘSKI			
N2	80 m ³ /h	wh	
W2	80 m ³ /h	wh	

0/19 WC DAMSKI			
N2	50 m ³ /h	wh	
W2	50 m ³ /h	wh	

WENTYLATOR NATYKOWY			
np. EBB-175	WS		
V	80 m ³ /h		
Δp	70 Pa		
MOC	0,070/0,820 kWh		
M	2,2 kg		

WENTYLATOR NATYKOWY			
np. EBB-175	WS		
V	80 m ³ /h		
Δp	70 Pa		
MOC	0,070/0,820 kWh		
M	2,2 kg		

LOGO

APM
SZTUKA PROJEKTOWANIA
02-706 Warszawa ul. Włocławska 22 lok. 5 tel. kom. +48 80204745
www.apm-projektowanie.pl
www.facebook.com/apm.szukaprojektowanie
e-mail: biuro@apm-projektowanie.pl

TEMAT:

ETAP II MODERNIZACJI
BUDYNKU STAROSTWA W PIASECZNE

LOKALIZACJA:

UL. CHYLICKOWSKA 14, 05-500 PIASECZNO
dz. nr ewid. 5, obręb 27

WYKONAWCA:

POWIAT PIASECZYŃSKI
STAROSTWO POWIATOWE W PIASECZNE

BRANŻA:

SANITARNIA

PROJEKTANT:

mgr inż. Michał Gosiński

PROJEKT:

MAZ0138/POC013

SPRACOWYCA:

mgr inż. Małgorzata Gosińska

MAZ0231/POC011

DATA:

GRUDZIEŃ 2015

TYTUŁ RYSUNKU:

Instalacja wentylacji mechanicznej-
Rzut parteru

SKALA:

1:100

WYKREŚLIŁ:

IS-02

PIĘTNO AUTORYTETU KRAJOWEGO - Ustawa z dn. 1.03.1984 r.