

AGR. SERWEROWNI 050
A0Y018LFC
QchQg 5,0 / - kW
pot.moc 1,52/12,5/20 kW/AV
szt. 1 F [kg] 45
*zestaw pracy całonocnej

TLUMIK AKUSTYCZNY
SYSTEM N1-S
V 2900 m³h
DIM 600x600 mm
L 1000 mm
ZD.T 25 dB(A)
F 50 kg

TLUMIK AKUSTYCZNY
SYSTEM W1-W
V 2900 m³h
DIM 600x600 mm
L 1000 mm
ZD.T 25 dB(A)
F 50 kg

AGREGAT SKRAPLAJĄCY
AJY432LALBH
QchQg 135 / 150 kW
pot.moc 401-460 kW/AV
szt. 3 F [kg] 3x300
Składa się z 3 jednostek
AJY144LALBH
1820x1320x850mm (WxSxG)

TLUMIK AKUSTYCZNY
SYSTEM N2
V 2800 m³h
DIM 600x600 mm
L 1250 mm
ZD.T 30 dB(A)
F 56 kg

TLUMIK AKUSTYCZNY
SYSTEM W2
V 1250 m³h
DIM 600x600 mm
L 750 mm
ZD.T 20 dB(A)
F 40 kg

AGREGAT SKRAPLAJĄCY
AJY432LALBH
QchQg 135 / 150 kW
pot.moc 401-460 kW/AV
szt. 3 F [kg] 3x300
Składa się z 3 jednostek
AJY144LALBH
1820x1320x850mm (WxSxG)

TLUMIK AKUSTYCZNY
SYSTEM N2-C
V 2800 m³h
DIM 600x300 mm
L 750 mm
ZD.T 20 dB(A)
F 40 kg

CENTRALA WENTYLACYJNA
Z WYMENNIKIEM KRZYŻOWYM
SYSTEM N2W2
Vn 2800 m³h
Vw 1250 m³h
Qgrz 24 000 W
Qchl BRAK W
Tn 24 °C
Δp 400 Pa
M 560 kg
WENT1 0,75/1,9/400 kW/AV
WENT2 0,40/1,0/400 kW/AV
FILTR G4

AGREGAT SKRAPLAJĄCY
AJY072LALBH
QchQg 18,8 / - kW
pot.moc 5,2-400 kW/AV
szt. 1 F [kg] 273
WYMIARY:
1820x1000x850mm (WxSxG)

- przewód wentylacyjny prostokątny
- przewód wentylacyjny okrągły
- odsadka na przewodzie wentylacyjnym
- 200 m³/h
300 x 300
- 150 m³/h
200
- anemostat nawiewny/ wylawny ze skrzynką rozprężną
- zawór wentylacyjny nawiewny/ wylawny
- przepustnice wielo- i jednopłaszczyznowa
- kratka wentylacyjna nawiewna/wylawna
- wentylator natynkowy wylawny
- przewód elastyczny
- klapa przeciwpożarowa wentylacji bytowej
- tlumik akustyczny o przekroju okrągłym
- kratka transferowa w drzwiach
- obudowa ppoż EIS120



IZOLACJA KANAŁÓW WENTYLACYJNYCH:
~40mm wełny mineralnej+folia aluminiowa- kanały wewnętrzne pomieszczeń- rzędna spodu kanału podana jest bez uwzględnienia izolacji termicznej od poziomu wykończonej podłogi
~100mm wełny mineralnej+folia aluminiowa- kanały prowadzone po dachu

CENTRALA WENTYLACYJNA
Z WYM. OBRÓTOWYM
SYSTEM N1W1
Vn 2800 m³h
Vw 2800 m³h
Qgrz 15 000 W
Qchl 18 800 W
Tn 24 °C
Δp 400/400 Pa
M 940 kg
WENT1 1,1/2,5/400 kW/AV
WENT2 1,1/2,5/400 kW/AV
FILTR G4

TLUMIK AKUSTYCZNY
SYSTEM N1
V 2900 m³h
DIM 600x600 mm
L 1250 mm
ZD.T 31 dB(A)
F 56 kg

TLUMIK AKUSTYCZNY
SYSTEM W1
V 2900 m³h
DIM 600x600 mm
L 1250 mm
ZD.T 31 dB(A)
F 56 kg

TLUMIK AKUSTYCZNY
SYSTEM W2-W
V 1250 m³h
DIM 300x600 mm
L 500 mm
ZD.T 15 dB(A)
F 20 kg

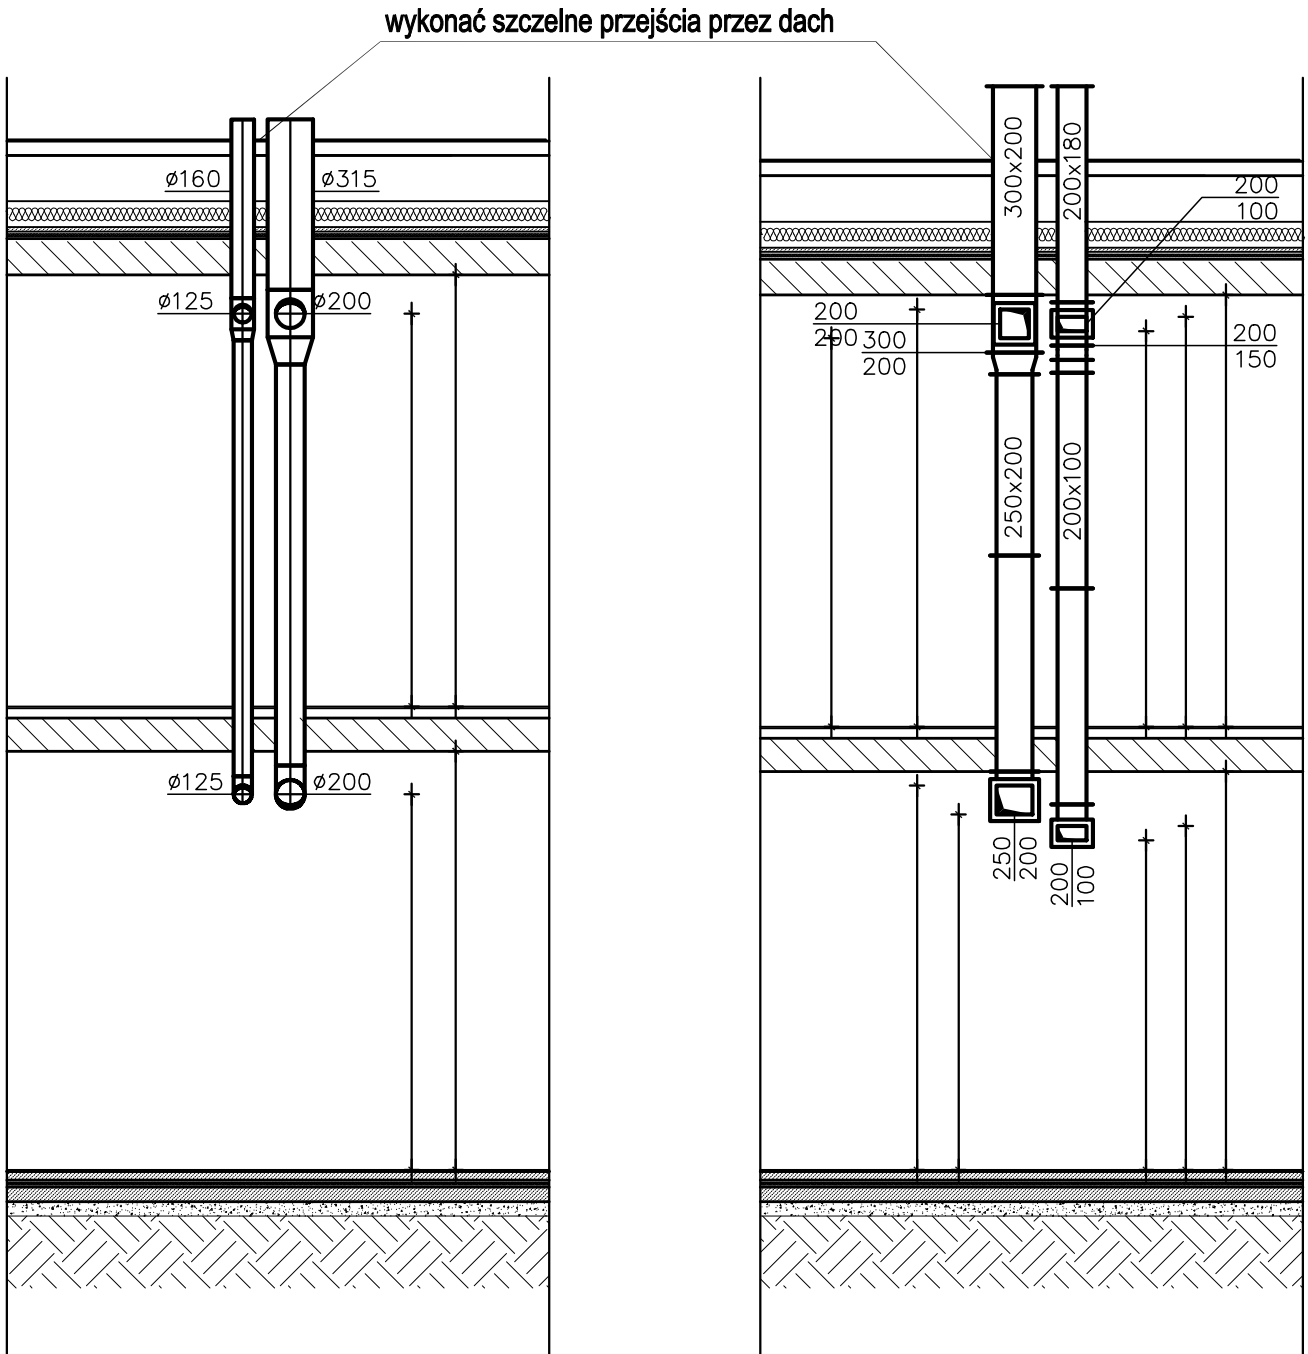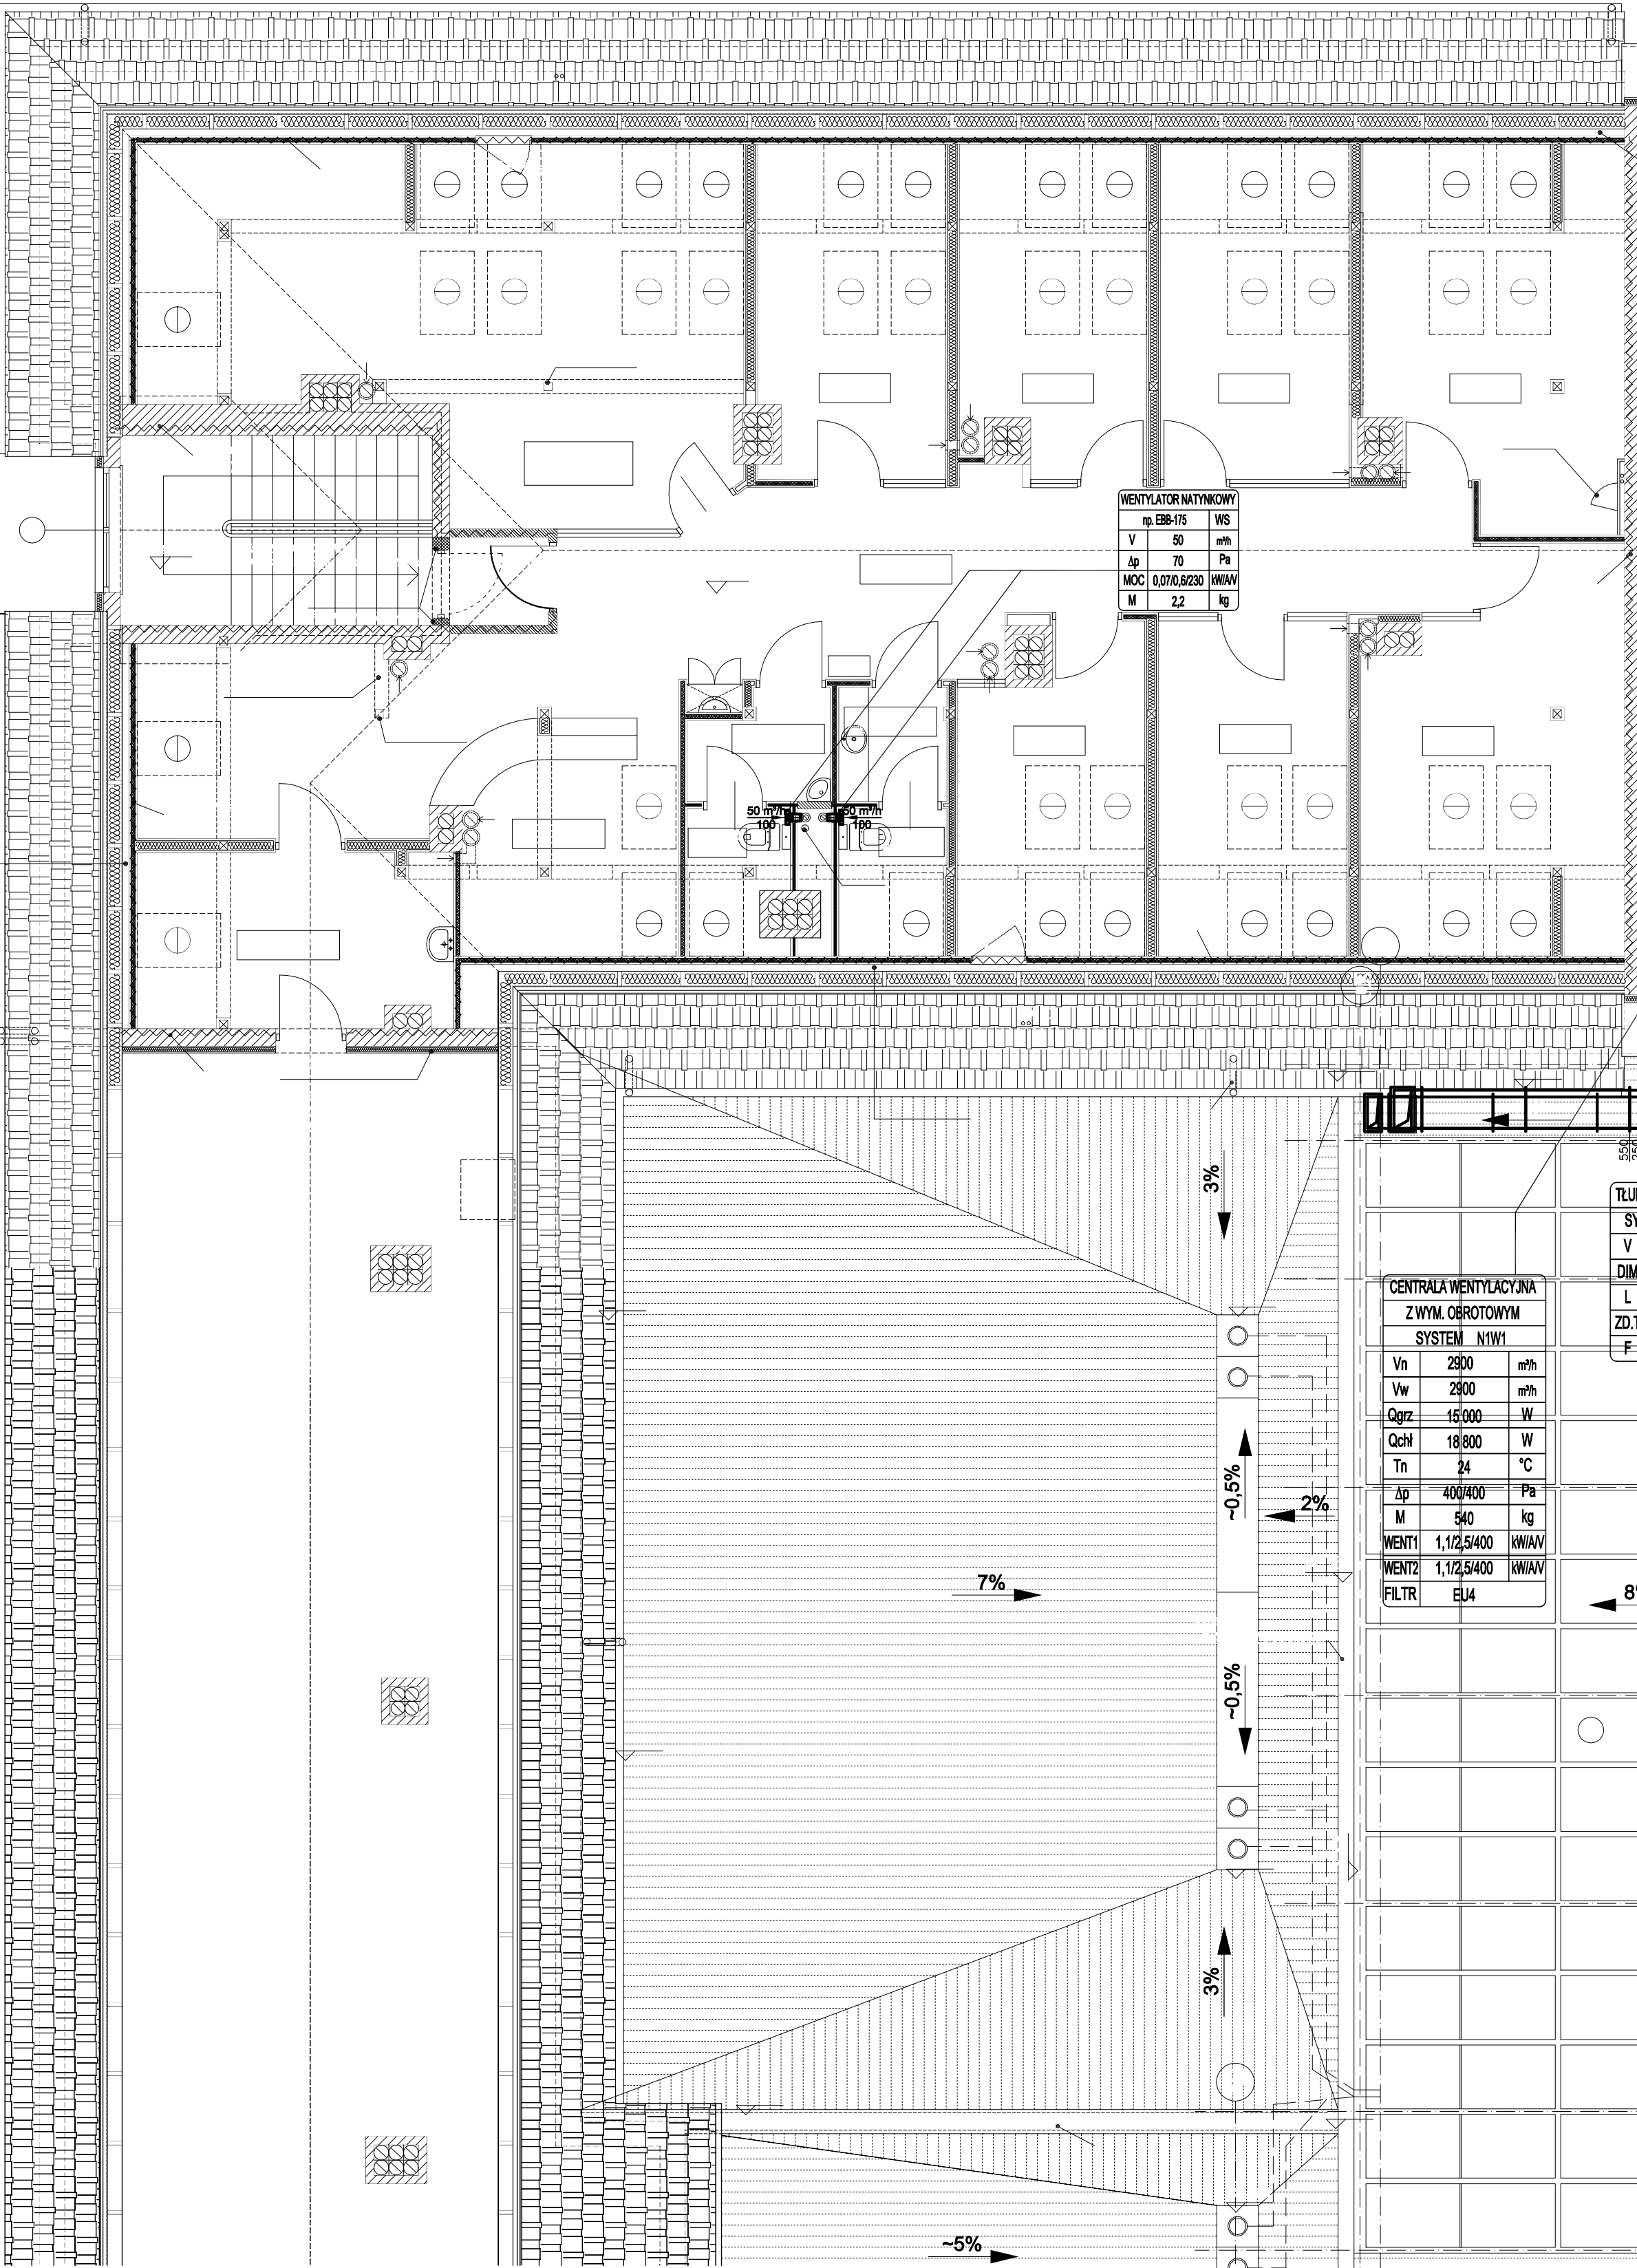

FIRMOWY PROJEKTOWY			
SZUKA PROJEKTOWANIA			
02-786 Warszawa ul. Węgrzewska 22 bld. 5 tel. kom. +48 608284745			
www.spm-projektowanie.pl			
www.facebook.com/wentylacjaipojazdow			
e_mail: biuro@spm-projektowanie.pl			
TEMAT: ETAP III MODERNIZACJI BUDYNKU STAROSTWA W PIASECZNY			
LOKALIZACJA: UL. CHYLIKOWSKA 14, 05-600 PIASECZNO dz. nr ewid. 6, obręb 27			
INWESTOR: POWIAT PIASECZYŃSKI STAROSTWO POWIATOWE W PIASECZNY			
BRANŻA: SANITARNIA	PROJEKTANT: mgr inż. Michał Gosiński	PROJEKTANT: mgr inż. Małgorzata Gosińska	DATA: GRUDZIEŃ 2015
PROJEKTOWAŁ: mgr inż. Michał Gosiński	WYKONAWCA: MAZ0136/POCS/13		
SPRAWDZIŁ: mgr inż. Małgorzata Gosińska	MAZ02231/POCS/11		
OPRACOWAŁ: mgr inż. Małgorzata Gosińska			
Instalacja wentylacji mechanicznej- Rzut poddasza		SKALA: 1:75	NR RYSUNKU: IS-04
Prawa autorskie zastrzeżone. Ustawa z dn. 4.05.1984 r.			