


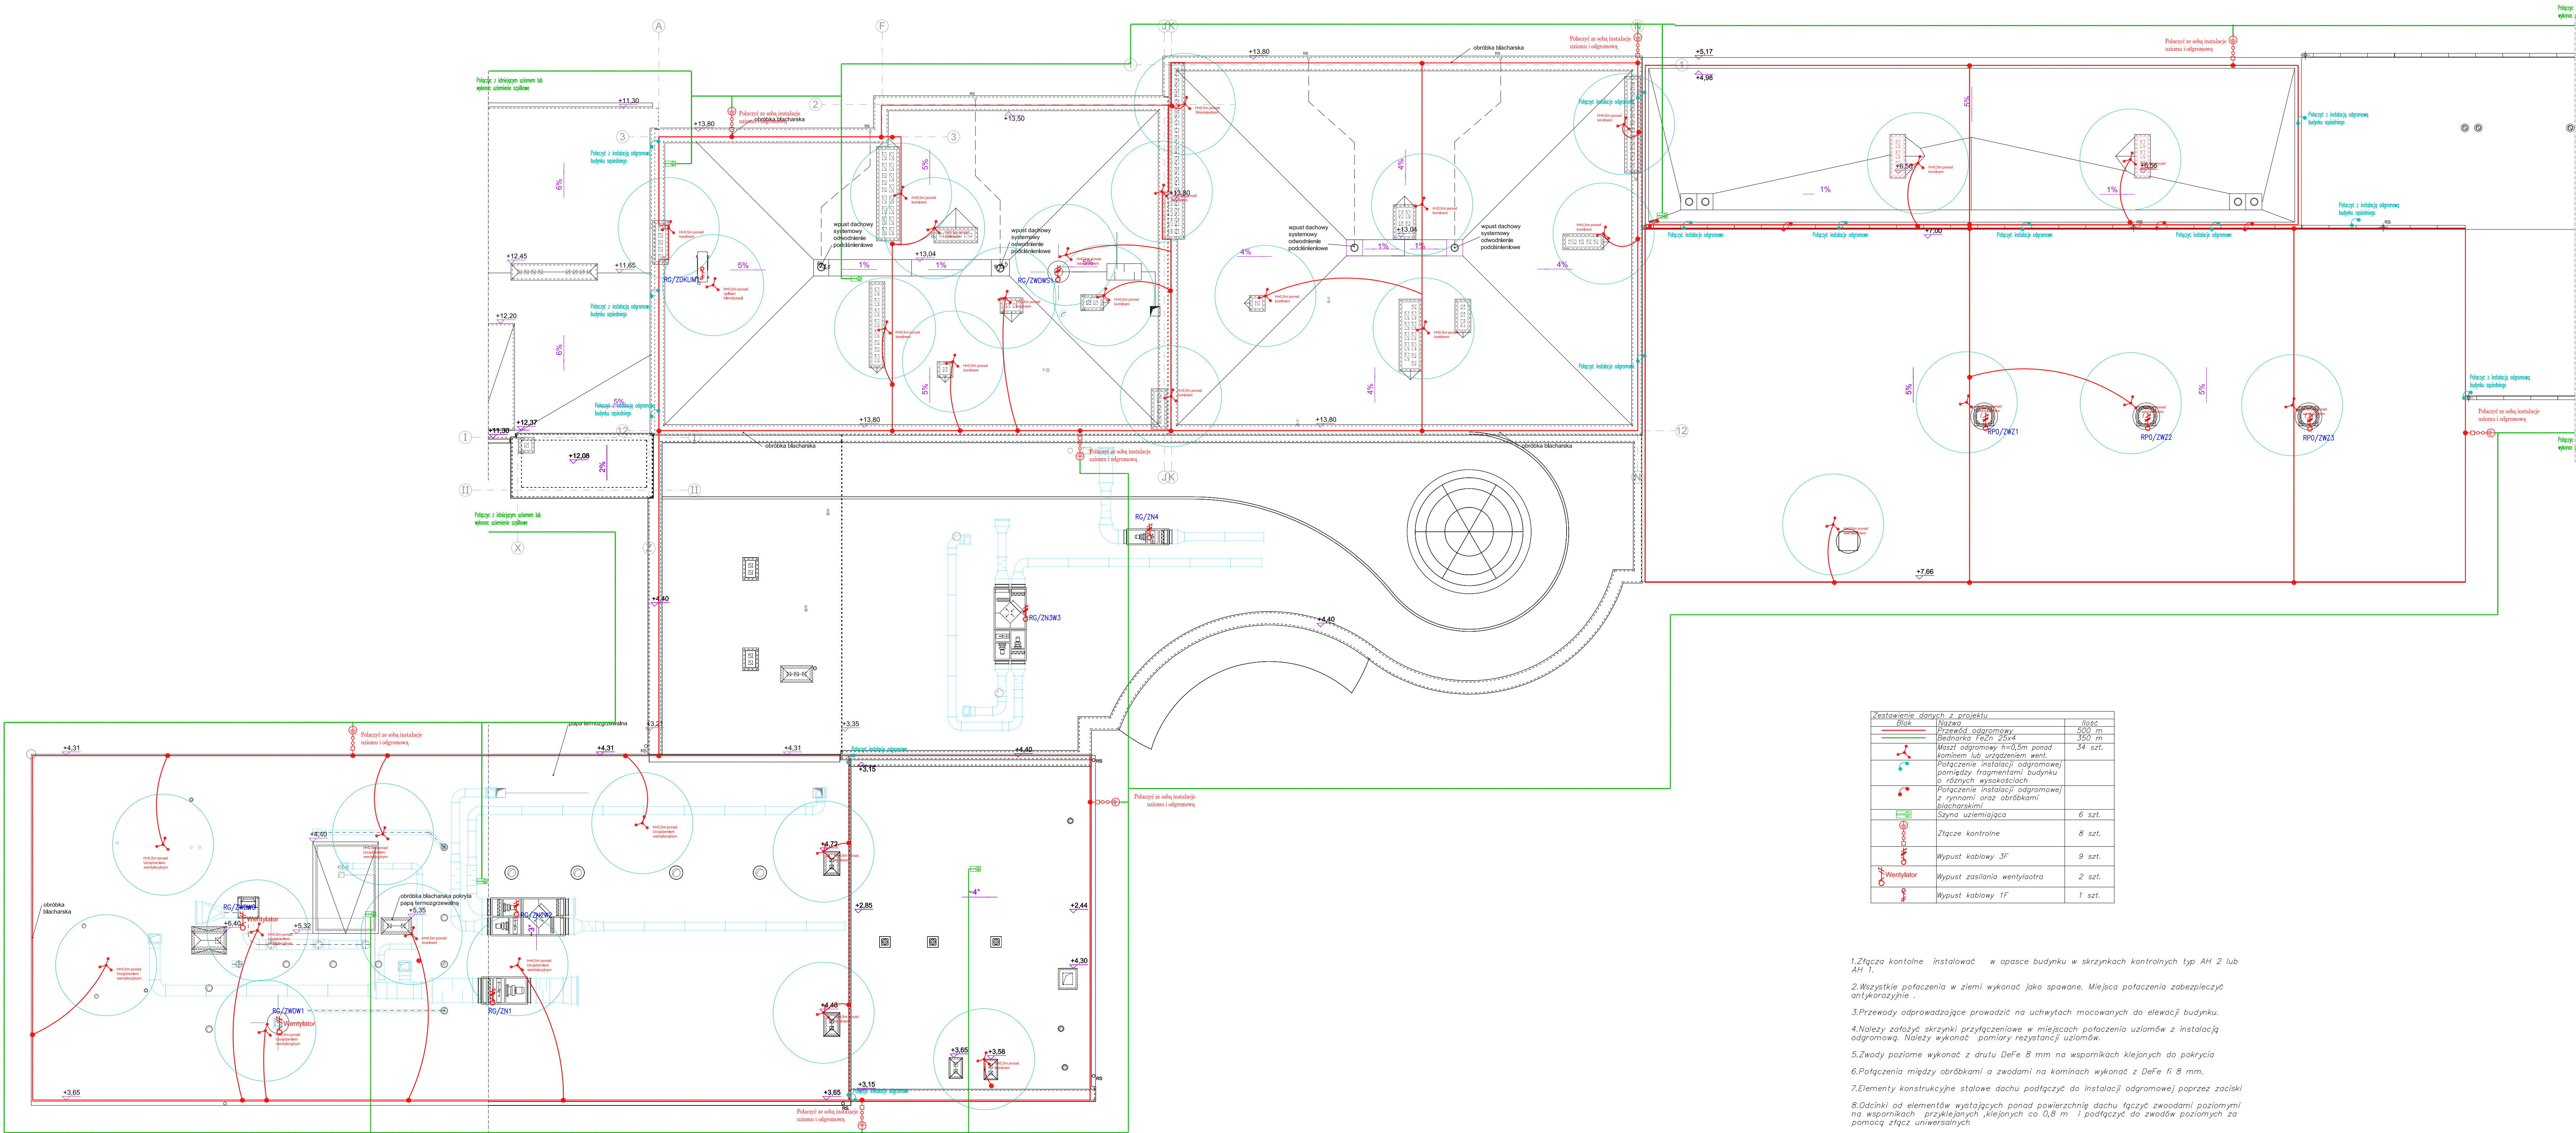

Zestawienie danych z projektu		
Symbol	Nazwa	Ilość
	Przewód odgromowy	600 m
	Bednarka FeZn 25x4	350 m
	Maszta odgromowa h=0,5m ponad kominem lub urządzeniem went.	34 szt.
	Połączenie instalacji odgromowej pomiędzy fragmentami budynku o różnych wysokościach	
	Połączenie instalacji odgromowej z rynnami oraz obróbkami blacharskimi	
	Szyba ziemiująca	6 szt.
	Złącze kontrolne	8 szt.
	Wypust kablowy 3F	9 szt.
	Wypust zasilania wentylatora	2 szt.
	Wypust kablowy 1F	1 szt.

1. Złącza kontrolne instalować w opasce budynku w skrzynkach kontrolnych typ AH 2 lub AH 1.
2. Wszystkie połączenia w ziemi wykonać jako spawane. Miejsca połączenia zabezpieczyć antykorozyjnie.
3. Przewody odprowadzające prowadzić na uchwyty mocowanych do elewacji budynku.
4. Należy założyć skrzynki przyłączeniowe w miejscach połączenia uziorów z instalacją odgromową. Należy wykonać pomiary rezystancji uziorów.
5. Żwody poziome wykonać z drutu DeFe 8 mm na wspornikach klejonych do pokrycia.
6. Połączenia między obróbkami a zwodami na kominach wykonać z DeFe fi 8 mm.
7. Elementy konstrukcyjne stalowe dachu podłączyć do instalacji odgromowej poprzez zaciski.
8. Odniki od elementów wystających ponad powierzchnię dachu łączyć zwodami poziomymi na wspornikach przyklejanych, klejonych co 0,8 m i podłączyć do zwodów poziomych za pomocą złącz uniwersalnych.
9. We wskazanych na rysunku miejscach połączyć instalację odgromową z instalacją uzioru otokowego.
10. Połączenia zwodów poziomych na dach z obróbkami blacharskimi oraz rynnami wykonać zaciskowe wg PN-IEC 61024-1-2:2002.
11. Należy wykonać uzior otokowy. Głębokość wykonania min. 0,6 m w ziemi. Odległość od budynku min. 1m.

AKTUALNA PROJEKCYJA

APM

SZUKA PROJEKTOWANIA

02-796 Warszawa ul. Wesołowa 22A, 5. 16. klat. +48 66024745

www.szuka-projektowanie.pl

ul. Młodziejowska 10A, 01-650 Warszawa

TEMAT:

PRZEBUDOWA I ROZBUDOWA
SPECJALNEGO OŚRODKA SZKOLNO-WYCHOWAWCZEGO

LOKALIZACJA:

UL. SZPIRALNA 12, 05-600 PIASECZNO
DZIAŁKA NR EWID. 18 OBRĘB 53

WYKONAWCA:

SPECJALNY OŚRODEK SZKOLNO-WYCHOWAWCZY

WYKONAWCA

PROJEKT WYKONAWCZY

DATA: MARZEC 2016

PROJEKTOWAŁ

mgr inż. Sławomir Ratajczowski

MAJAKOPOLE11

SPRAWDZIŁ

mgr inż. Gabriel Pleskiński

SPRAWDZIŁ

mgr inż. Mirosław Kosiński

02-1388

TYTUŁ RYSUNKU:

RZUT DACHU
INSTALACJA ELEKTRYCZNA
ODGROMOWA UZIOM

SKALA:

1:100

STRONA:

E11