


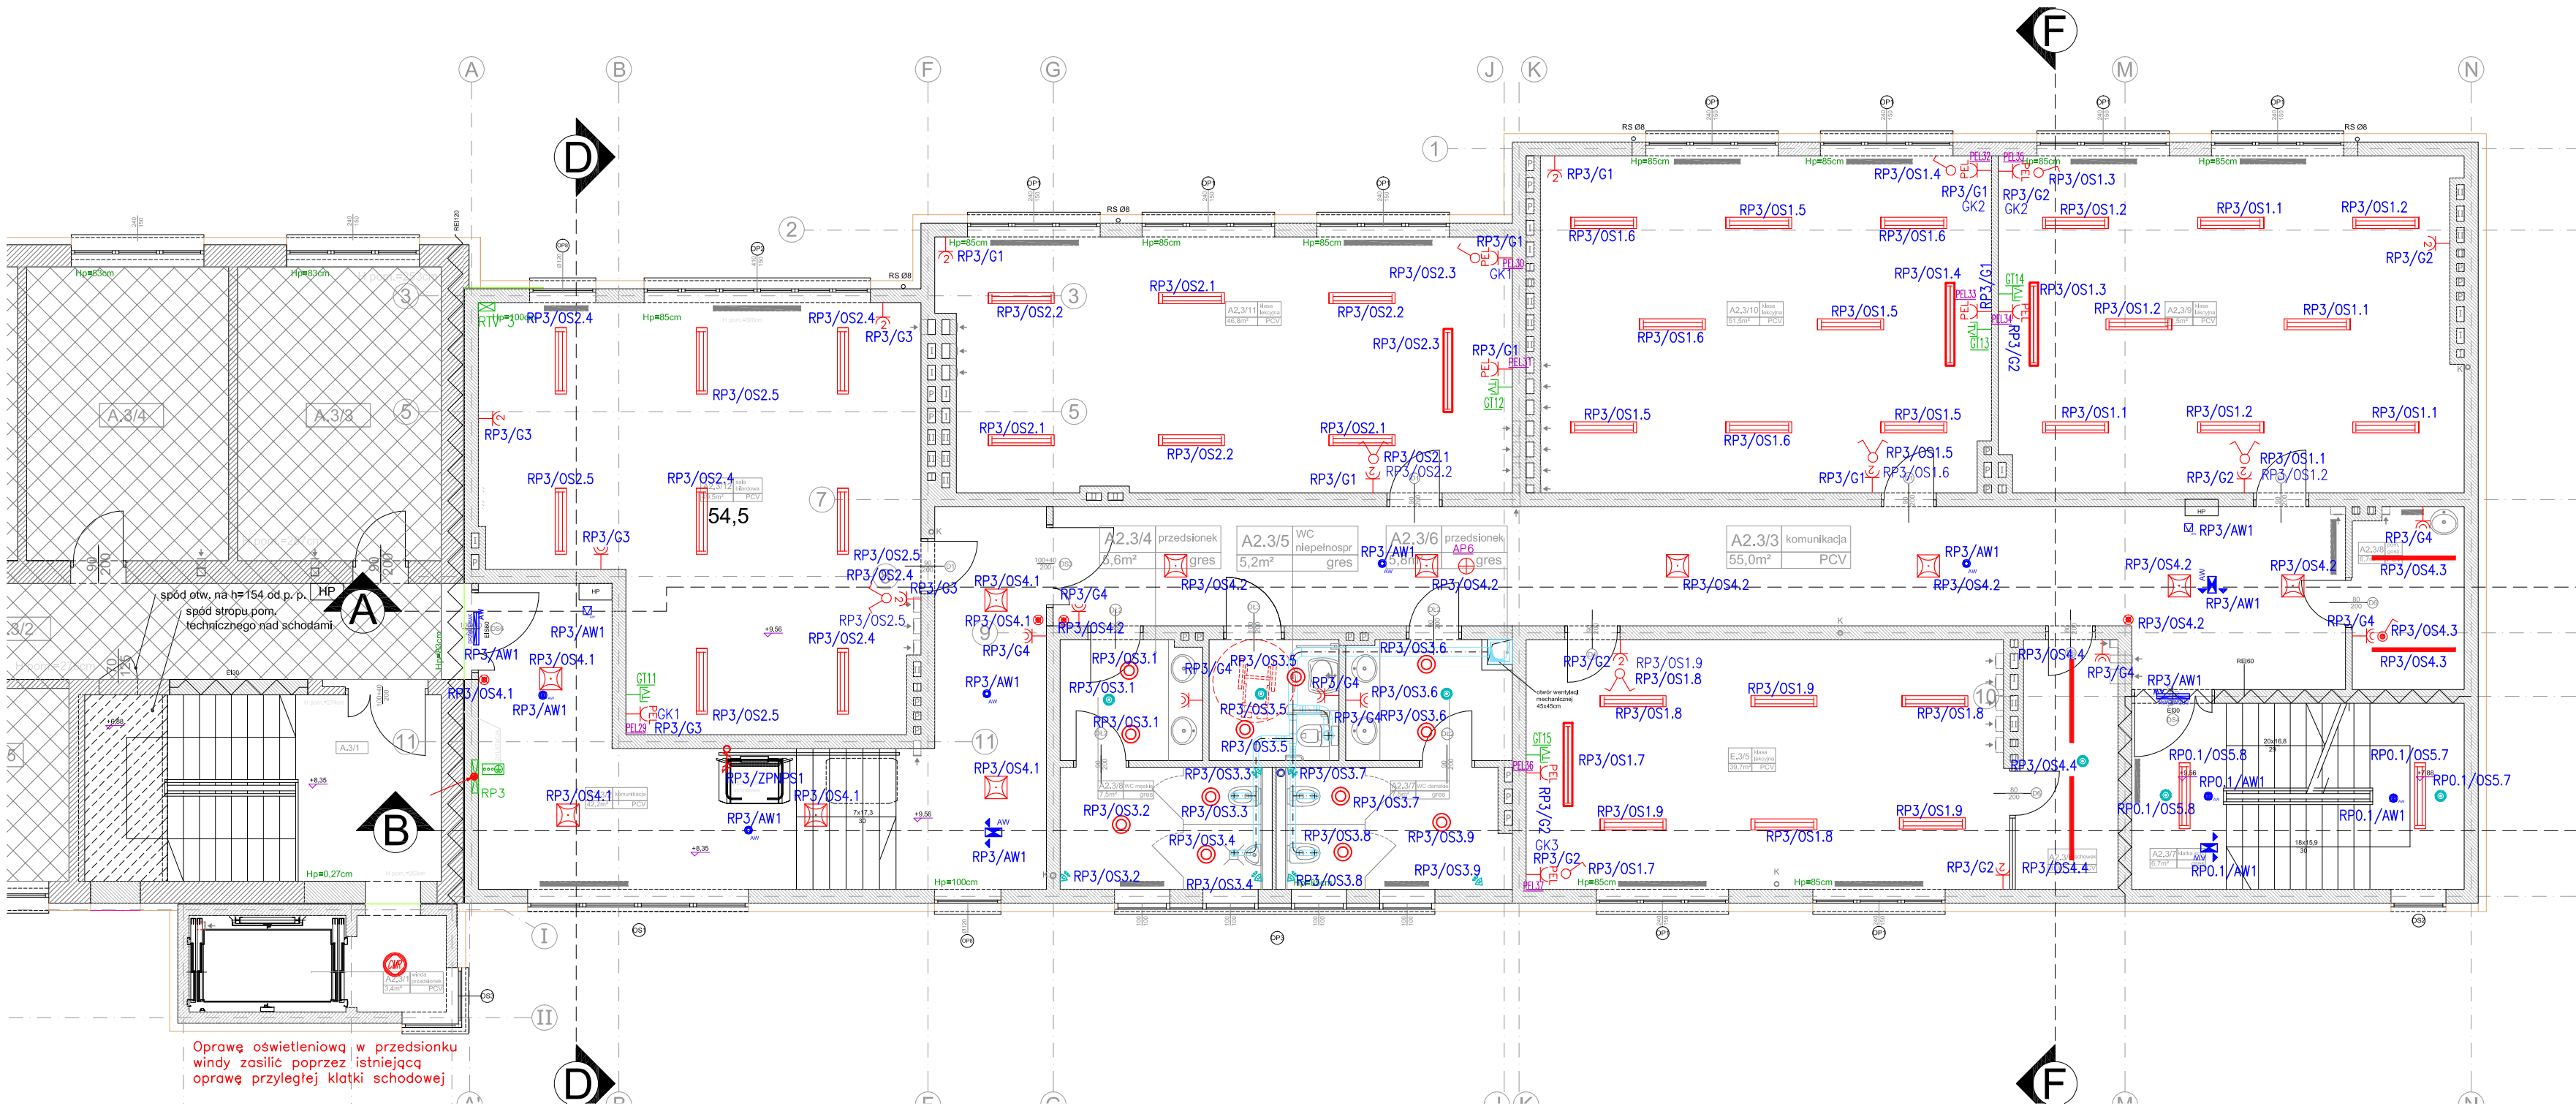

Zestawienie danych z projektu		
Blok	Nazwa	Ilość
+	Access Point Wi-Fi	1 szt.
+	Awex oświetlenie hydrantu	2 szt.
+	Podtrzymanie min. 1h LED	6 szt.
+	Detektor ruchu 180 stopni	6 szt.
+	Detektor ruchu 360	8 szt.
+	Gniazdo hermetyczne min. IP44	8 szt.
+	Gniazdo telewizyjne	5 szt.
+	Gniazdo ze stykiem ochronnym, x 2	11 szt.
+	Lampa LED 1800LM PC E IP65 840 (23.0 W) IP44	12 szt.
+	Lampa SCHOOL 1x73W T5 ASY E 34 (76.0 W)	4 szt.
+	Lampa SCHOOL 2x28W T5 MICRO-PRM E (60.0 W)	38 szt.
+	NET51XXI65 T5 1x35W IP65	4 szt.
+	2X24W TC-L PLX E 34	11 szt.
+	Oprawa awaryjny LED 3W, podtrz. min 1h, nastropowa, wersja korytarzowa min. IP54	4 szt.
+	Oprawa awaryjny LED 3W, podtrz. min 1h, nastropowa, wersja otwarta min. IP54	3 szt.
+	Oprawa nastropowa LED 1500LM IP65 IK10 ø=356mm, h=76mm; układ zapłonowy - zasilacz, przesłona opalizowana PC, wbudowany mikrofalowy czujnik ruchu CMR	1 szt.
+	Oświetlenie ewakuacyjne, oprawa kierunkowa LED 3,2W podtrz. min 1h., Piktogram kierunku drogi ewakuacyjnej min. IP54	3 szt.
+	Oświetlenie ewakuacyjne, oprawa LED podtrz. min 1h, Piktogram Drzwi ewakuacyjne AWEX HELIOS, Monitoring RUBIC	2 szt.
+	Przełącznik wielopozycyjny, jednobiegunowy	5 szt.
+	Przycisk hermetyczny min. IP44	4 szt.
+	Rozdzielnica elektryczna	1 szt.
+	Szyna uziemiająca	1 szt.
+	Wentylator	1 szt.
+	Wypust kablowy 1F	1 szt.
+	Zestaw gniazd PEL; 2xRJ45, 3x230 komp., 2x230 ogólne	9 szt.
+	Łącznik	4 szt.
+	Łącznik hermetyczny min. IP44	1 szt.

JEDNOSTKA PROJEKTOWA:
APM
SZTUKA PROJEKTOWANIA
02-796 Warszawa ul. Wągrowa 22 lok. 5 tel. kom. +48 608294745
www.apm-projektowanie.pl
www.facebook.com/ApmSzukaProjektowania
e-mail: biuro@apm-projektowanie.pl

TEMAT:
**PRZEBUDOWA I ROZBUDOWA
SPECJALNEGO OŚRODKA SZKOLNO-WYCHOWAWCZEGO**

LOKALIZACJA:
**UL. SZPITALNA 12, 05-500 PIASECZNO
DZIAŁKA NR EWID. 18 OBREB 53**

INWESTOR:
SPECJALNY OŚRODEK SZKOLNO-WYCHOWAWCZY

BRANŻA: ELEKTRYCZNA FAZA: PROJEKT WYKONAWCZY DATA: MARZEC 2016

PROJEKTOWAŁ: mgr inż. Sławomir Radziszewski NR UPRAWNIENI: MAZ/0540/POD/14 PODPIS:

OPRACOWAŁ: mgr inż. Gabriel Piasecki

SPRAWDZAJĄCY: mgr inż. Mirosław Konec CIE13/86

TREŚĆ RYSUNKU:
**RZUT PIĘTRA III
INSTALACJA ELEKTRYCZNA** SKALA: 1:100 NR RYSUNKU: E5