


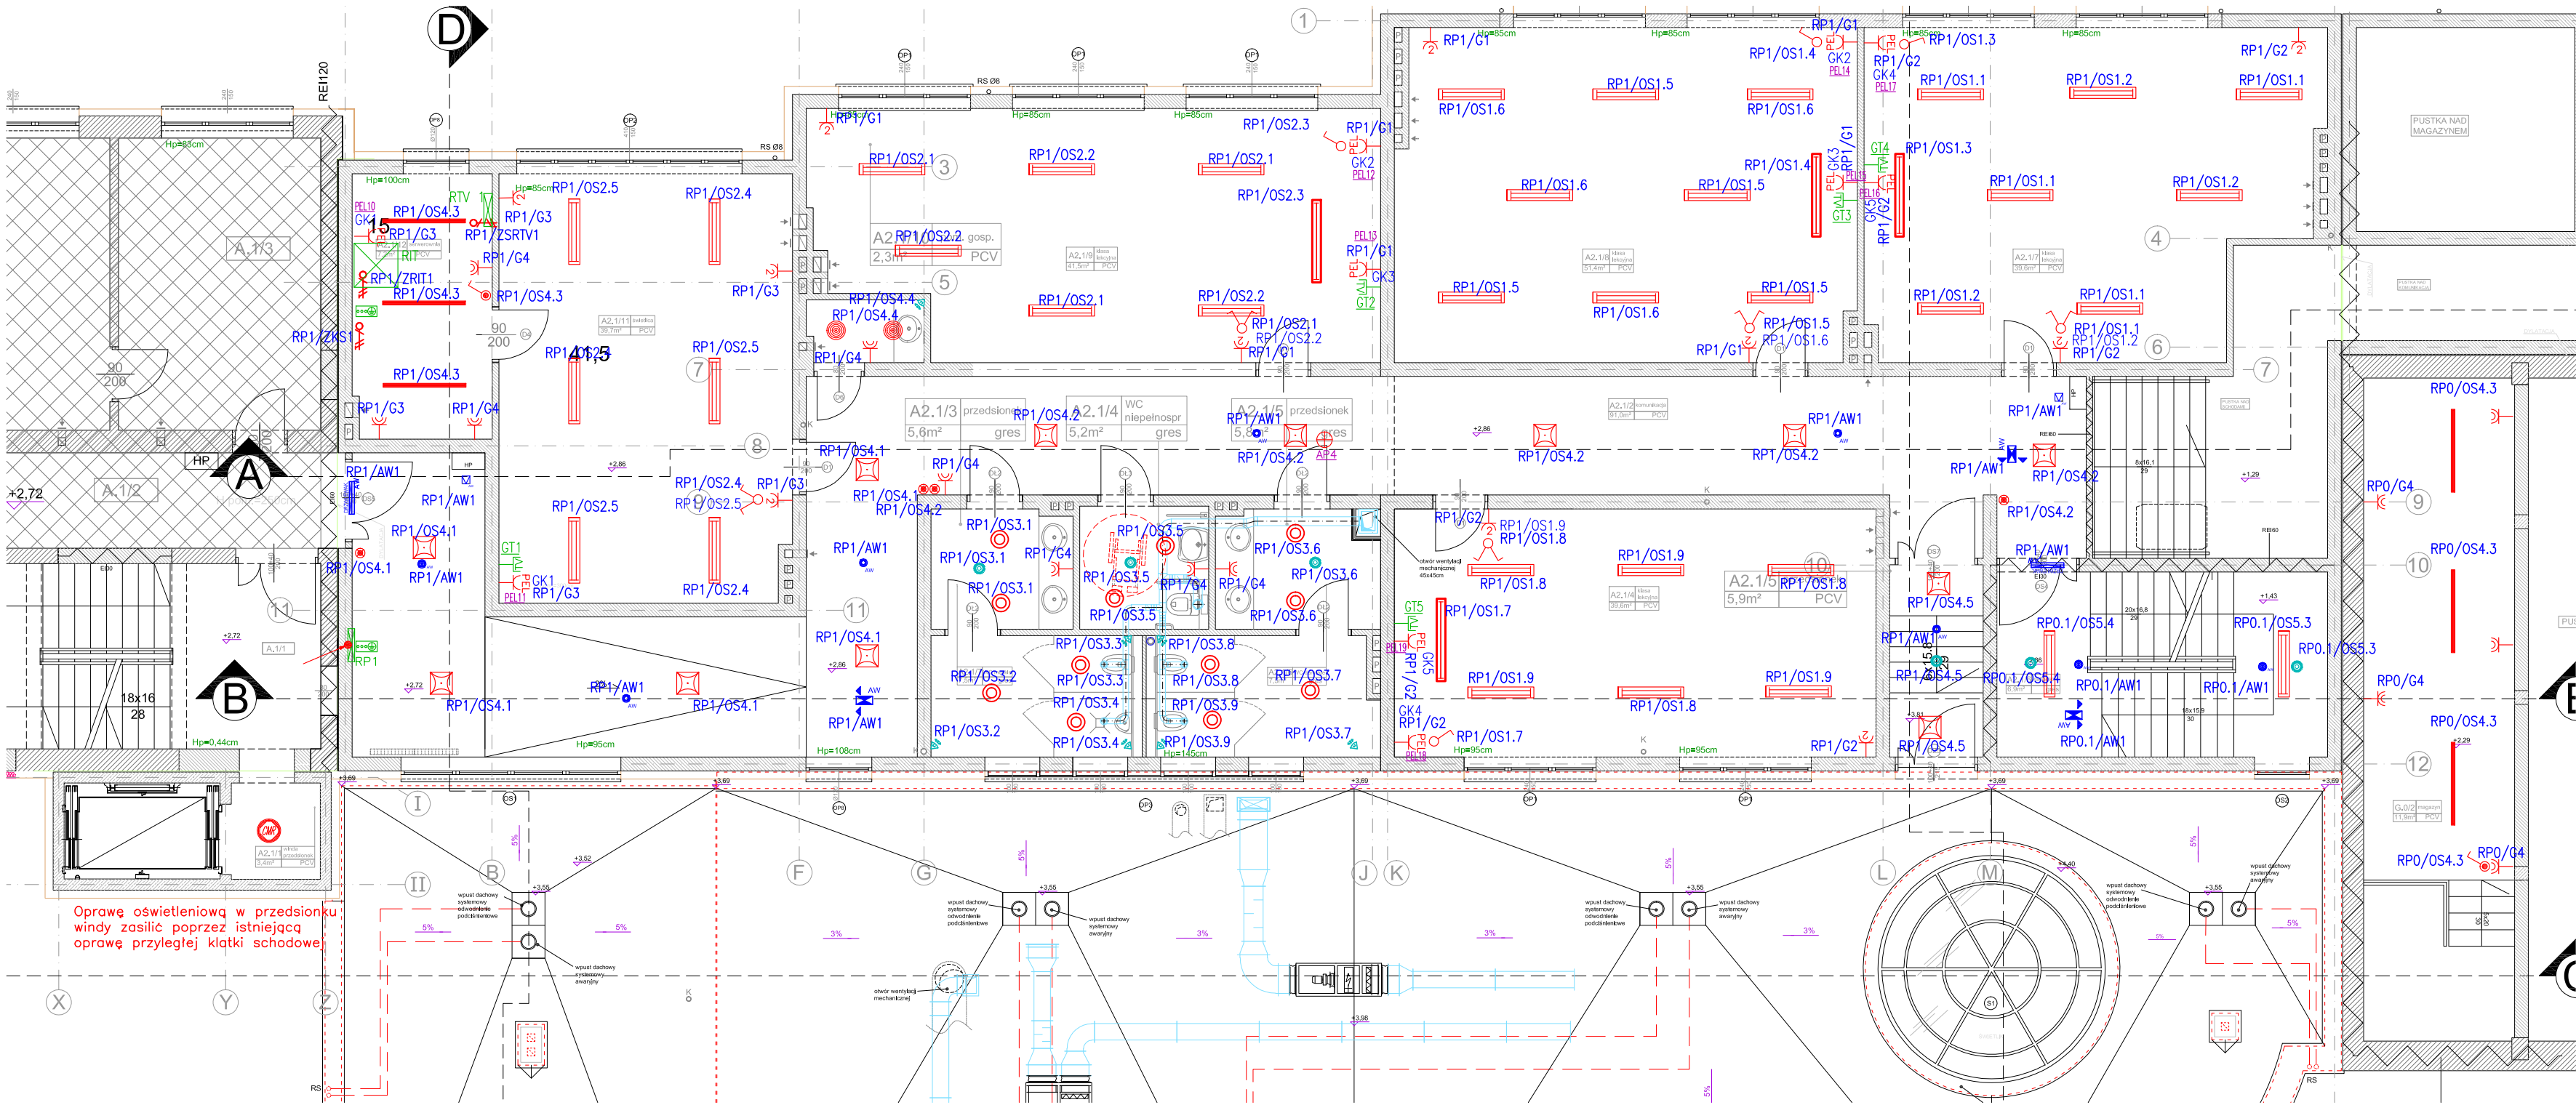

Zestawienie danych z projektu		
Blok	Nazwa	Ilość
⊕	Access Point Wi-Fi	1 szt.
⊗	2x24W TC-F 2G10 Statecznik elektroniczny	2 szt.
⊞	Awex oświetlenie hydrantu Podtrzymanie min. 1h LED	2 szt.
⊞	Detektor ruchu 180 stopni	6 szt.
⊞	Detektor ruchu 360	6 szt.
⊞	Gniazdo hermetyczne min. IP44	12 szt.
⊞	Gniazdo telewizyjne	5 szt.
⊞	Gniazdo ze stykiem ochronnym, x-2	11 szt.
⊞	Lampa LED 1800LM PC E IP65 840 (23.0 W) IP44	12 szt.
⊞	Lampa SCHOOL 1x73W T5 ASY E 34 (76.0 W)	4 szt.
⊞	Lampa SCHOOL 2x28W T5 MICRO-PRM E (60.0 W)	36 szt.
⊞	T5 1x35W IP65	6 szt.
⊞	2X24W TC-L PLX E 34	12 szt.
⊞	Oprawa awaryjny LED 3W, podtrz. min 1h. nastropowa, wersja korytarzowa min. IP54	5 szt.
⊞	Oprawa awaryjny LED 3W, podtrz. min 1h. nastropowa, wersja otwarta min. IP54	3 szt.
⊞	Oprawa nastropowa LED 1500LM IP65 IK10 Ø=356mm , h=76mm ; układ zasilający – zasilacz, przestona opalizowana PC, wbudowany mikrofalowy czujnik ruchu CMR	1 szt.
⊞	Oświetlenie ewakuacyjne, oprawa kierunkowa LED 3,2W podtrz. min 1h., Piktogram kierunek drogi ewakuacji min. IP54	3 szt.
⊞	Oświetlenie ewakuacyjne, oprawa LED podtrz. min 1h, Piktogram Drzwi ewakuacyjne AWEX HELIOS, Monitoring RUBIC	2 szt.
⊞	Przełącznik wielopozycyjny, jednobiegowy	5 szt.
⊞	Przycisk hermetyczny min. IP44	4 szt.
⊞	Rozdzielnica elektryczna	1 szt.
⊞	Szafa teletechniczna	1 szt.
⊞	Szyna uziemiająca	3 szt.
⊞	Wentylator	1 szt.
⊞	Wypust kablowy 1F	1 szt.
⊞	Zestaw gniazd PEL; 2xRJ45, 3x230 komp., 2x230 ogólne	10 szt.
⊞	Łącznik	4 szt.
⊞	Łącznik hermetyczny min. IP44	3 szt.

JEDNOSTKA PROJEKTOWA:

APM

SZTUKA PROJEKTOWANIA

02-796 Warszawa ul. Wąpczowa 22 lok. 5 tel. kom. +48 608294745
www.apm-projektowanie.pl
www.facebook.com/ApmSztukaProjektowania
e-mail: biuro@apm-projektowanie.pl

TEMAT:

**PRZEBUDOWA I ROZBUDOWA
SPECJALNEGO OŚRODKA SZKOLNO-WYCHOWAWCZEGO**

LOKALIZACJA:

UL. SZPITALNA 12, 05-500 PIASECZNO
DZIAŁKA NR EWID. 18 OBREB 53

INWESTOR:

SPECJALNY OŚRODEK SZKOLNO-WYCHOWAWCZY

BRANŻA:

ELEKTRYCZNA

FAZA:

PROJEKT WYKONAWCZY

DATA:

MARZEC 2016

PROJEKTOWAŁ:	IMIE I NAZWISKO	NR UPRAWNIENI	PODPIS
mgr inż. Sławomir Radziszewski		MAZ/0540/POD/14	
OPRACOWAŁ:	mgr inż. Gabriel Piasecki		
SPRAWDZAJĄCY:	mgr inż. Mirosław Konca	CIE13/86	

TREŚĆ RYSUNKU:

**RZUT PIĘTRA I
INSTALACJA ELEKTRYCZNA**

SKALA:

1:100

NR RYSUNKU:

E3