


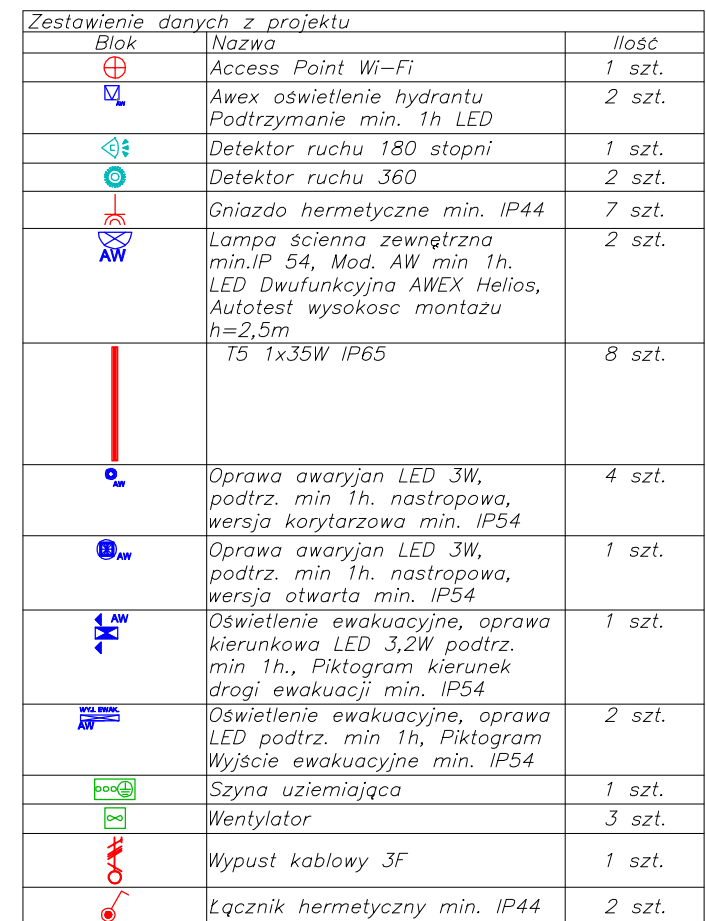

JEDNOSTKA PROJEKTOWA:

SZTUKA PROJEKTOWANIA

02-796 Warszawa ul. Wąwózowa 22 lok. 5 tel. kom. +48 608294745

www.apm-projektowanie.pl

www.facebook.com/ApmSztukaProjektowania

e_mail: biuro@apm-projektowanie.pl

TEMAT:

PRZEBUDOWA I ROZBUDOWA SPECJALNEGO OŚRODKA SZKOLNO-WYCHOWAWCZEGO

LOKALIZACJA:

UL. SZPITALNA 12, 05-500 PIASECZNO
DZIAŁKA NR EWID. 18 OBREB 53

INWESTOR:

SPECJALNY OŚRODEK SZKOLNO-WYCHOWAWCZY

BRANŻA:

ELEKTRYCZNA

FAZA:

PROJEKT WYKONAWCZY

DATA:

MARZEC 2016

IMIĘ I NAZWISKO

NR UPRAWNIENI

PODPIS

PROJEKTOWAŁ:

mgr inż. Sławomir Radziszewski

MAZ0642POOE/14

OPRACOWAŁ:

mgr inż. Gabriel Piasecki

SPRAWDZAJĄCY:

mgr inż. Mirosław Konca

CIE13/66

TREŚĆ RYSUNKU:

RZUT PIWNICY
INSTALACJA ELEKTRYCZNA

SKALA:

1:100

NR RYSUNKU:

E1