


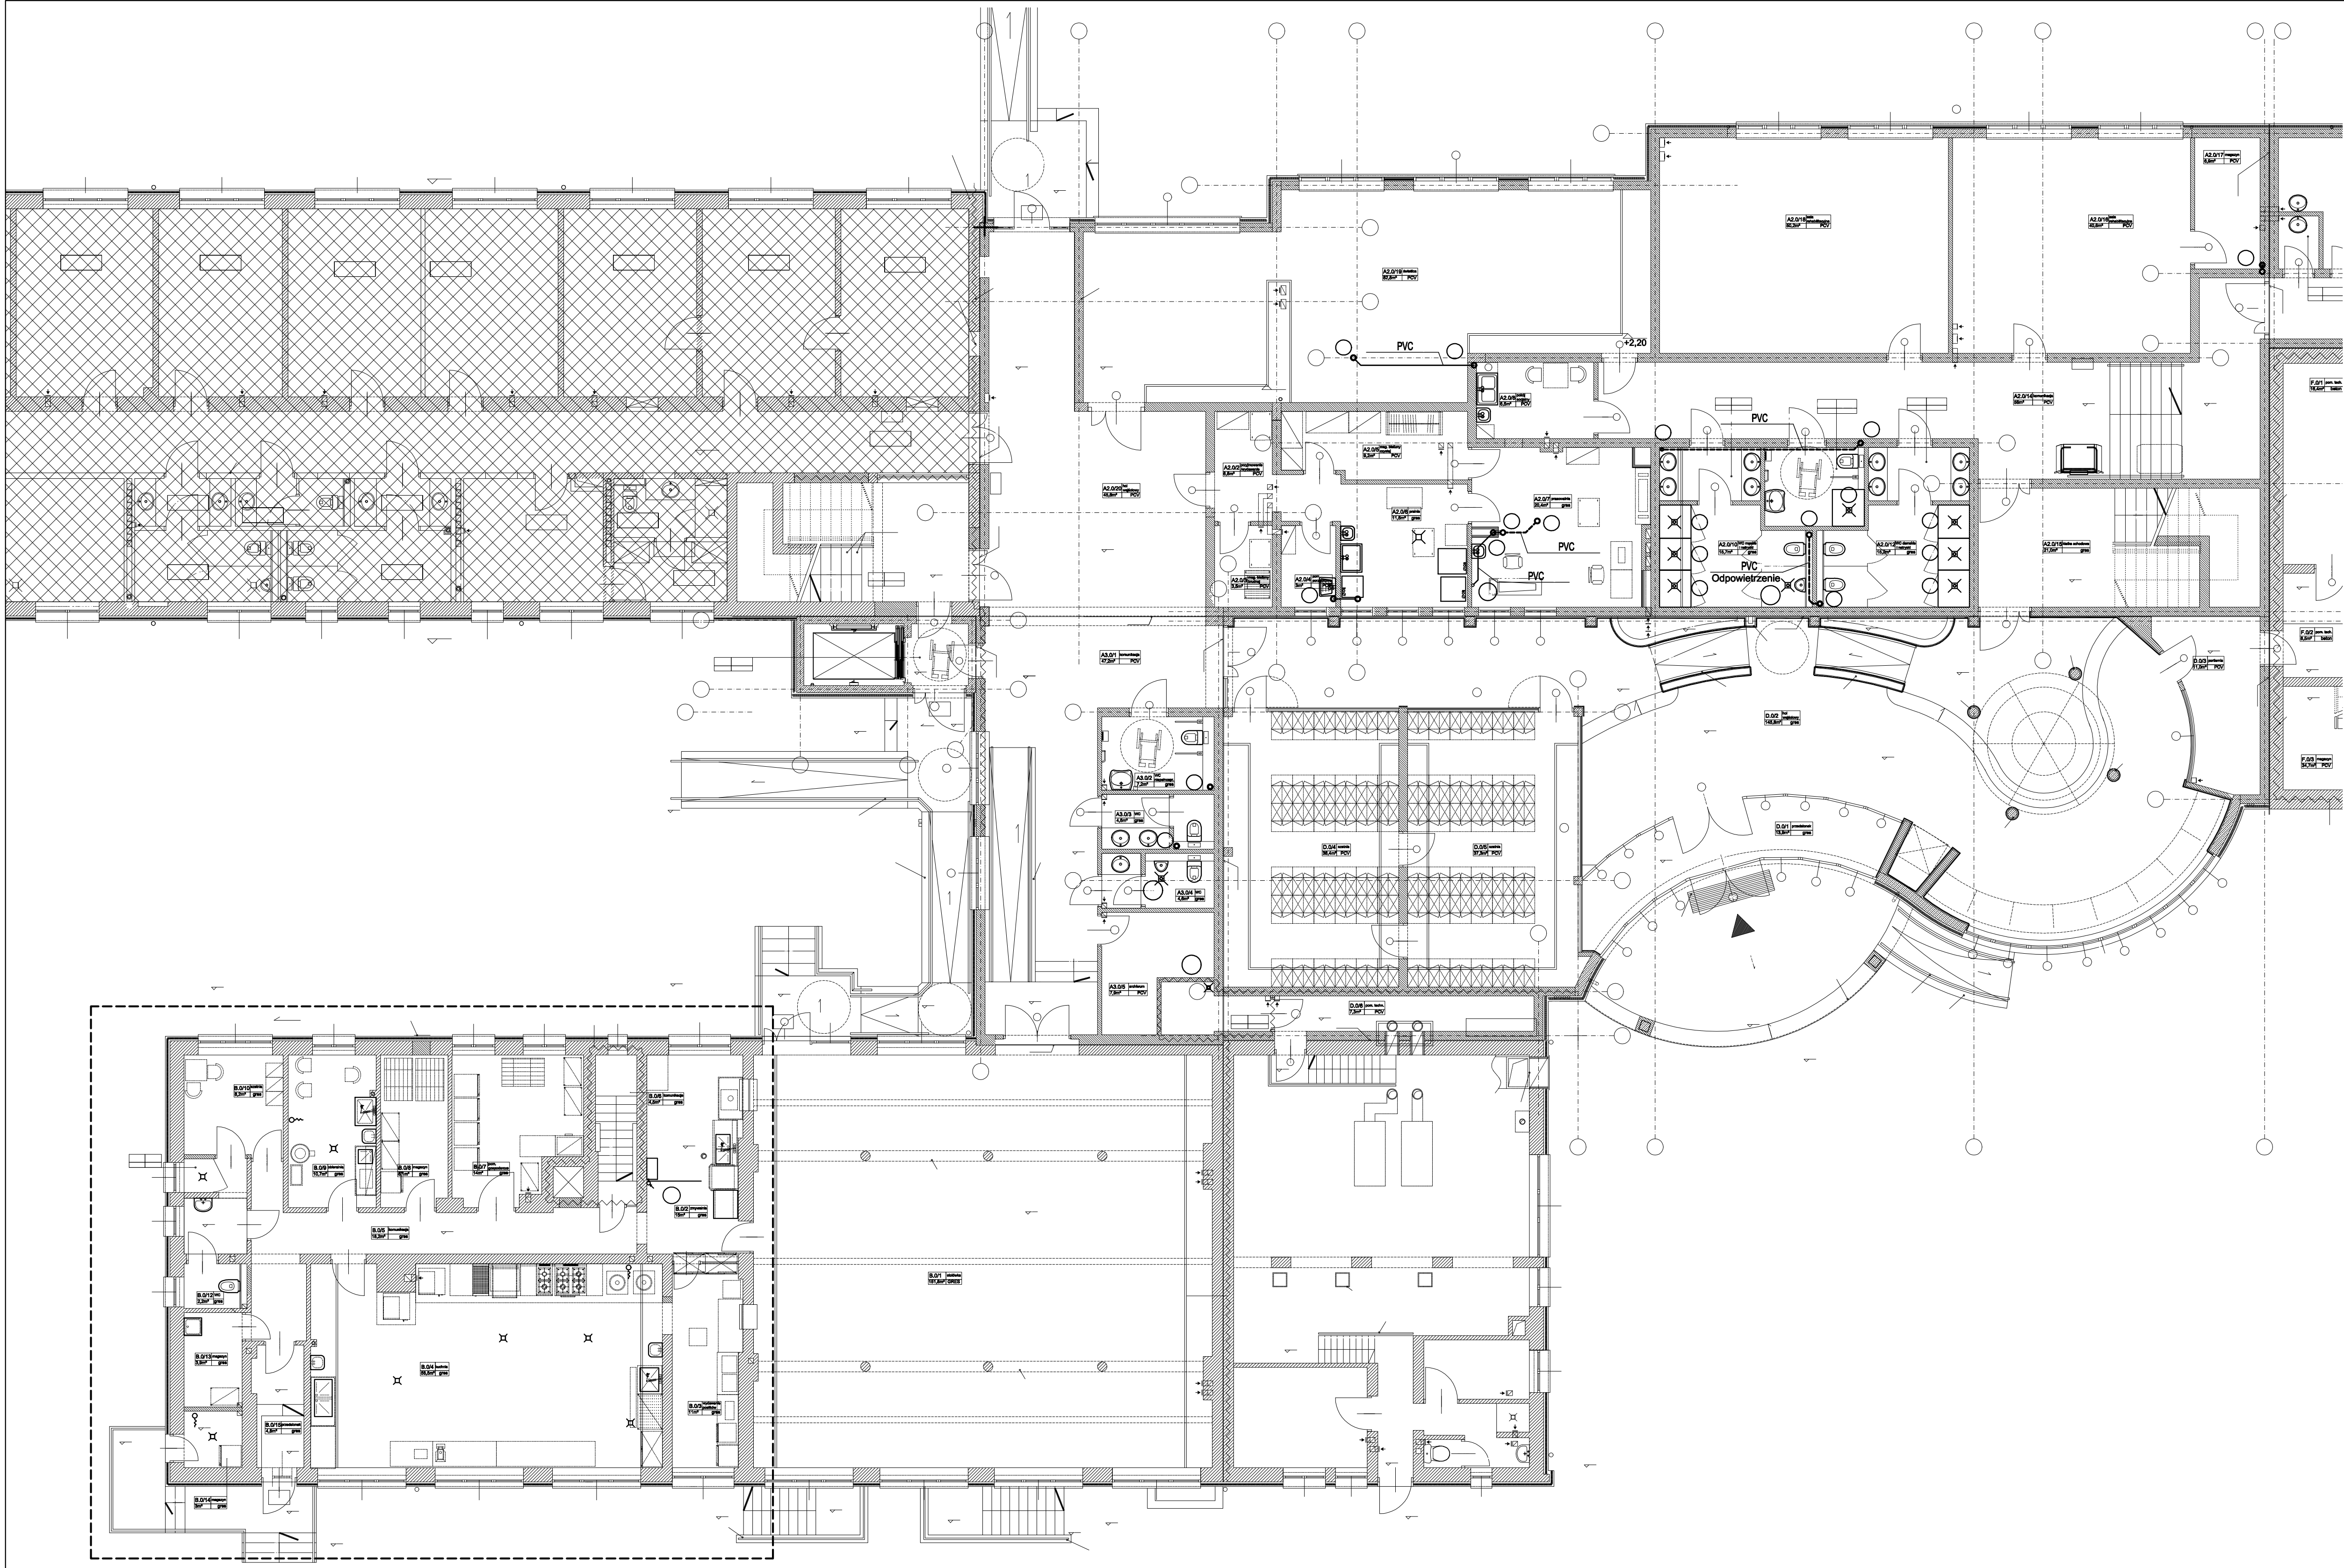

JEDNOSTKA PROJEKTOWA			
APM SZTUKA PROJEKTOWANIA 02-796 Warszawa ul. Wępczowa 22 lok. 5 tel. kom. +48 608284745 www.apm-projektowanie.pl www.facebook.com/apmprojektowanie e-mail: biuro@apm-projektowanie.pl			
TEMAT: PRZEBUDOWA I ROZBUDOWA SPECJALNEGO OŚRODKA SZKOLNO-WYCHOWAWCZEGO			
LOKALIZACJA: UL. SZPITALNA 12, 05-500 PIASECZNO			
INWESTOR: SPECJALNY OŚRODEK SZKOLNO-WYCHOWAWCZY			
BRANŻA: SANITARNA	FAZA: PROJEKT WYKONAWCZY	DATA: MARZEC 2016	
IMIĘ I NAZWISKO		NR UPRAWNIEN	PODPIS
mgr inż. Michał Gosiński		MAZ/0136/POOS/13	
BRANŻOWY		MAZ/0231/POOS/11	
TREŚĆ RYSUNKU: INSTALACJA KANALIZACJI- RZUT PARTERU		SKALA: 1:100	NR RYSUNKU: IS-15
Prawa autorskie zastrzeżone. Ustawa z dn. 4.02.1984 r.			