


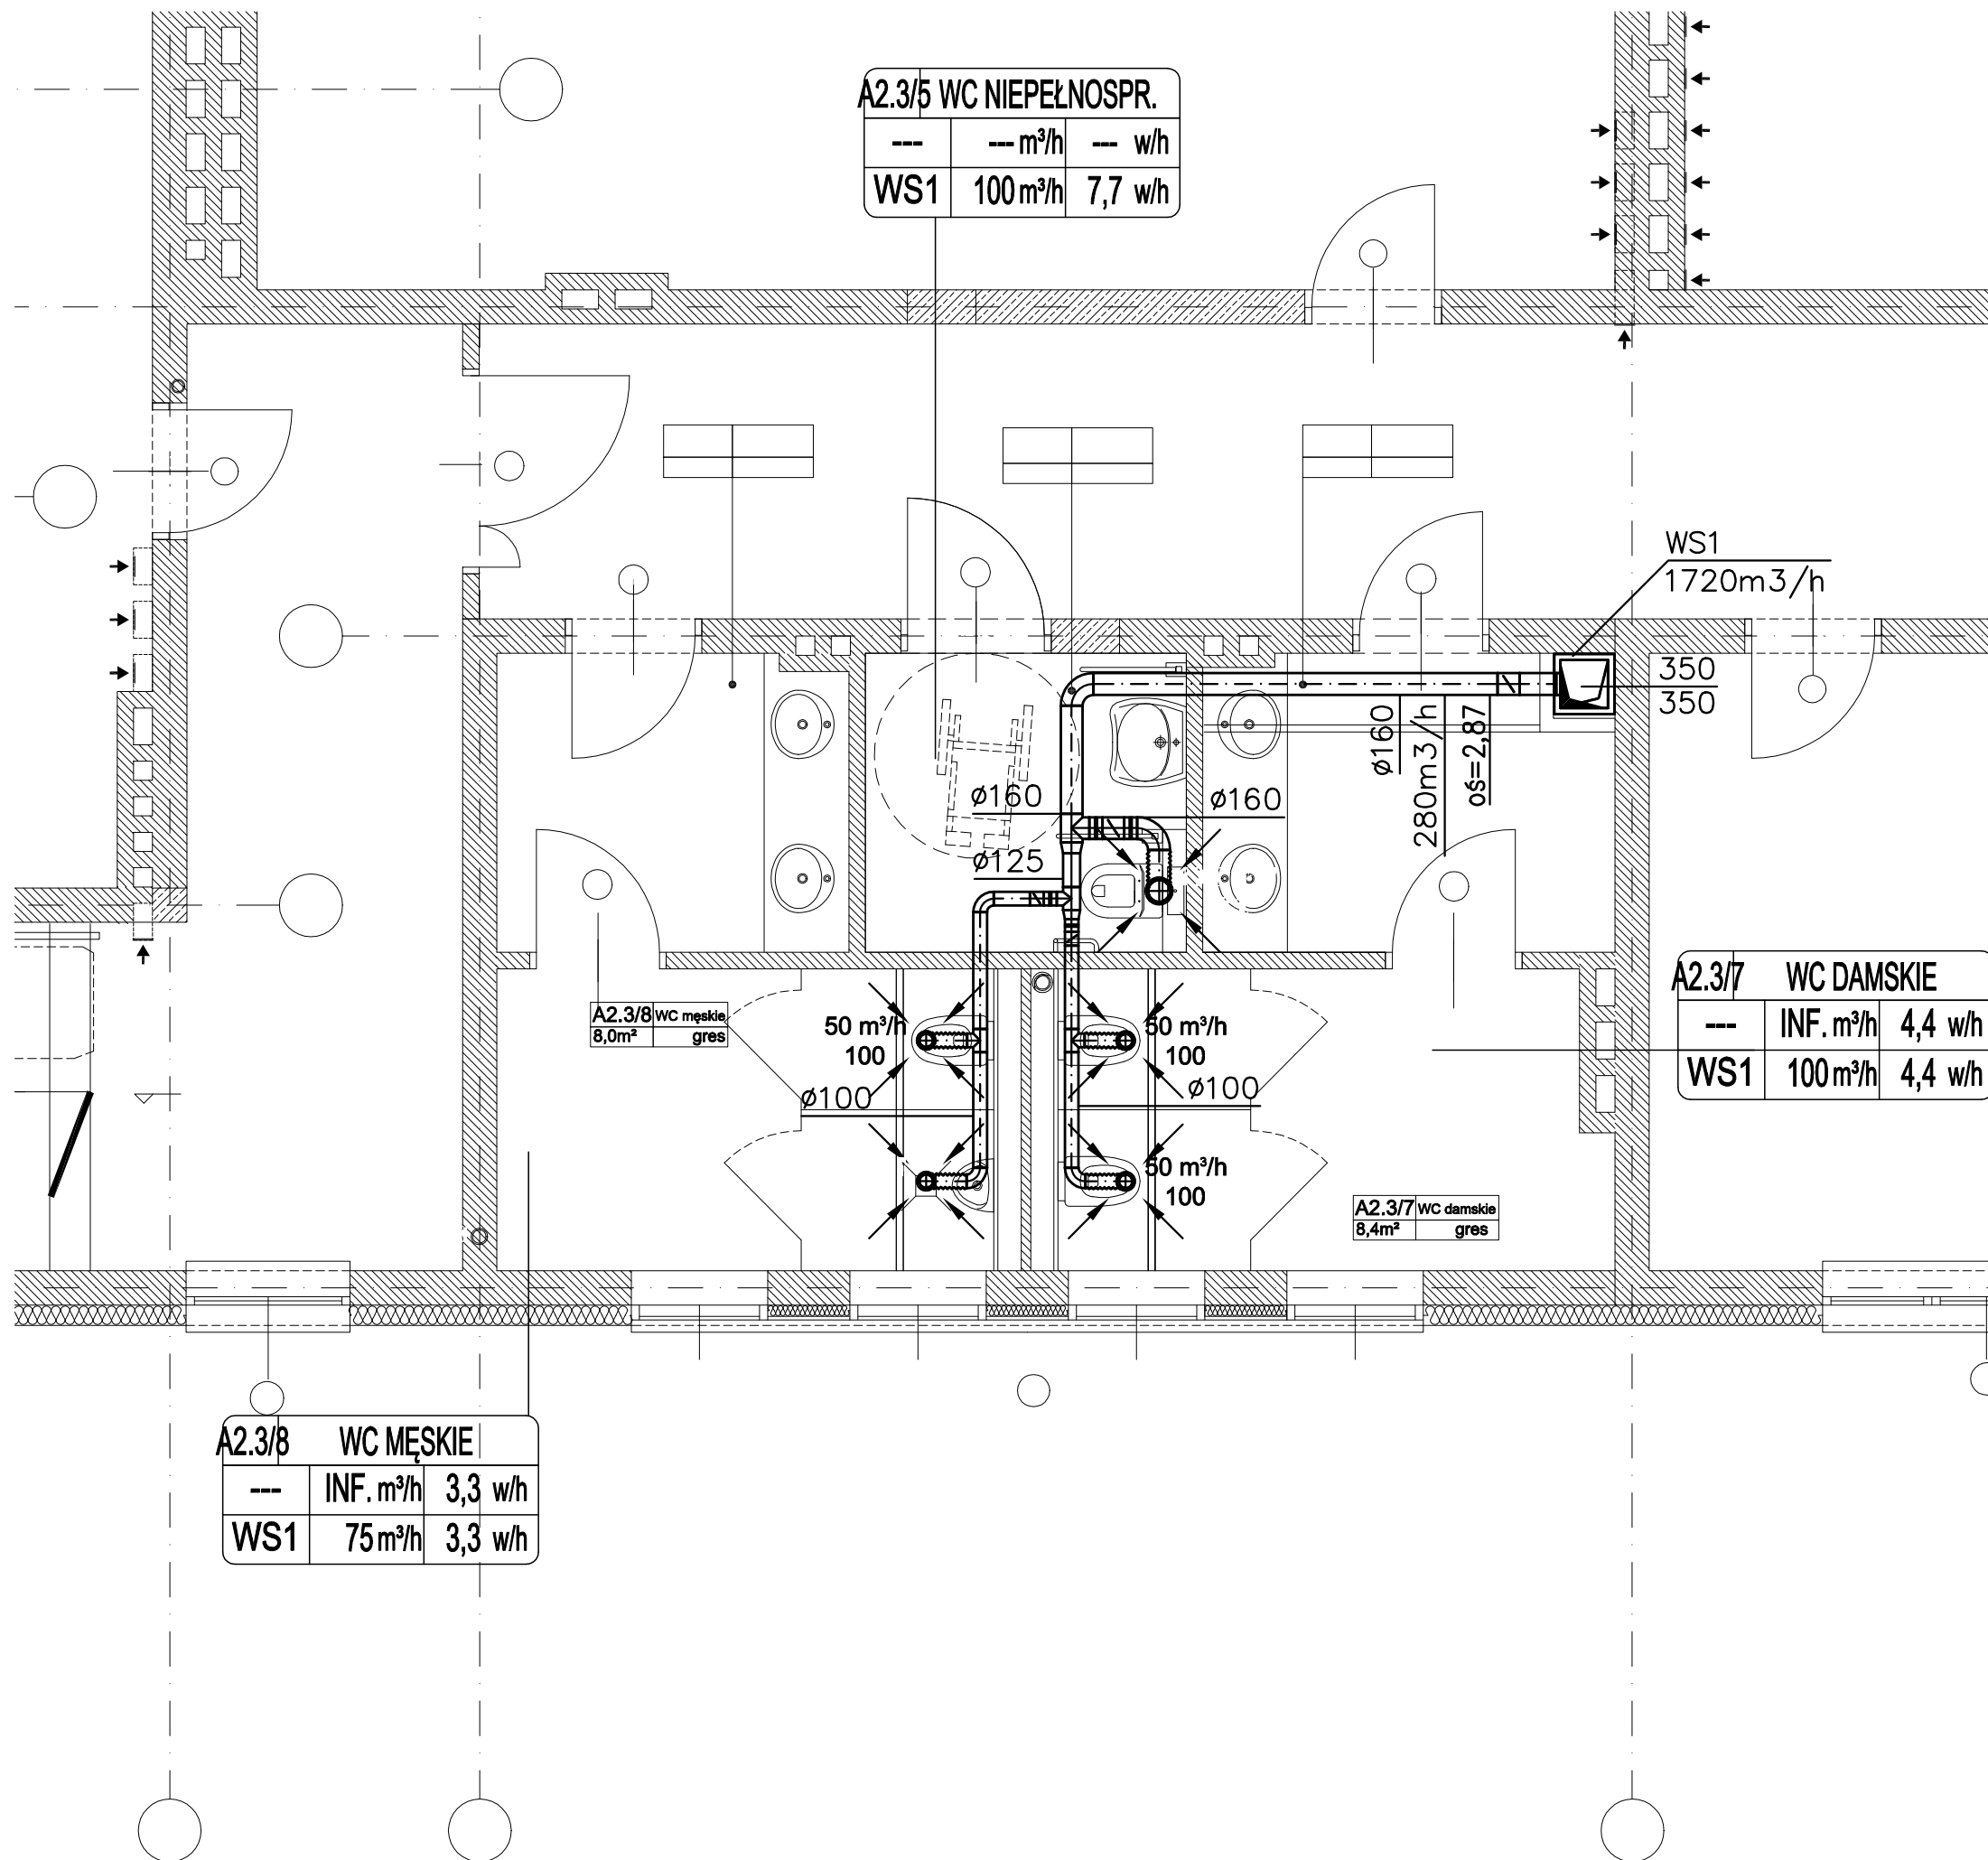

- OZNACZENIA:
- przewód wentylacyjny
 - zawór wentylacyjny nawiewny/ wywiewny
 - kanałowy wentylator nawiewny/wywiewny
 - kanałowa elektryczna nagrzewnica powietrza
 - kanałowy filtr powietrza nawiewanego
 - przepustnice wielo- i jednopłaszczyznowa
 - przewód elastyczny
 - przepustnica/kłapa zwrotna
 - kłapa przeciwpożarowa wentylacji bytowej
 - tłumik akustyczny o przekroju okrągłym
 - kratka wentylacyjna na przewodzie wentylacyjnym
 - kratka transferowa w drzwiach

JEDNOSTKA PROJEKTOWA:		
APM SZTUKA PROJEKTOWANIA 02-796 Warszawa ul. Wąwozowa 22 lok. 5 tel. kom. +48 608294745 www.apm-projektowanie.pl www.facebook.com/ApmSztukaProjektowania e_mail: biuro@apm-projektowanie.pl		
TEMAT: PRZEBUDOWA I ROZBUDOWA SPECJALNEGO OŚRODKA SZKOLNO-WYCHOWAWCZEGO		
LOKALIZACJA: UL. SZPITALNA 12, 05-500 PIASECZNO DZ. EW. NR 18 OBRĘB 53		
INWESTOR: Starostwo Powiatowe Piaseczno		
BRANŻA: SANITARNA	FAZA: PROJEKT WYKONAWCZY	DATA: MARZEC 2016
PROJEKTANT: mgr inż. MICHAŁ GOSIEWSKI	NR UPRAWNIEN: MAZ/0136/POOS/13	PODPIS:
SPRAWDZAJĄCY: mgr inż. MARCIN GOSIEWSKI	MAZ/0231POOS/11	
TREŚĆ RYSUNKU: WENTYLACJA MECHANICZNA RZUT PIĘTRA 3		SKALA: 1:50
		NR RYSUNKU: IS-05