


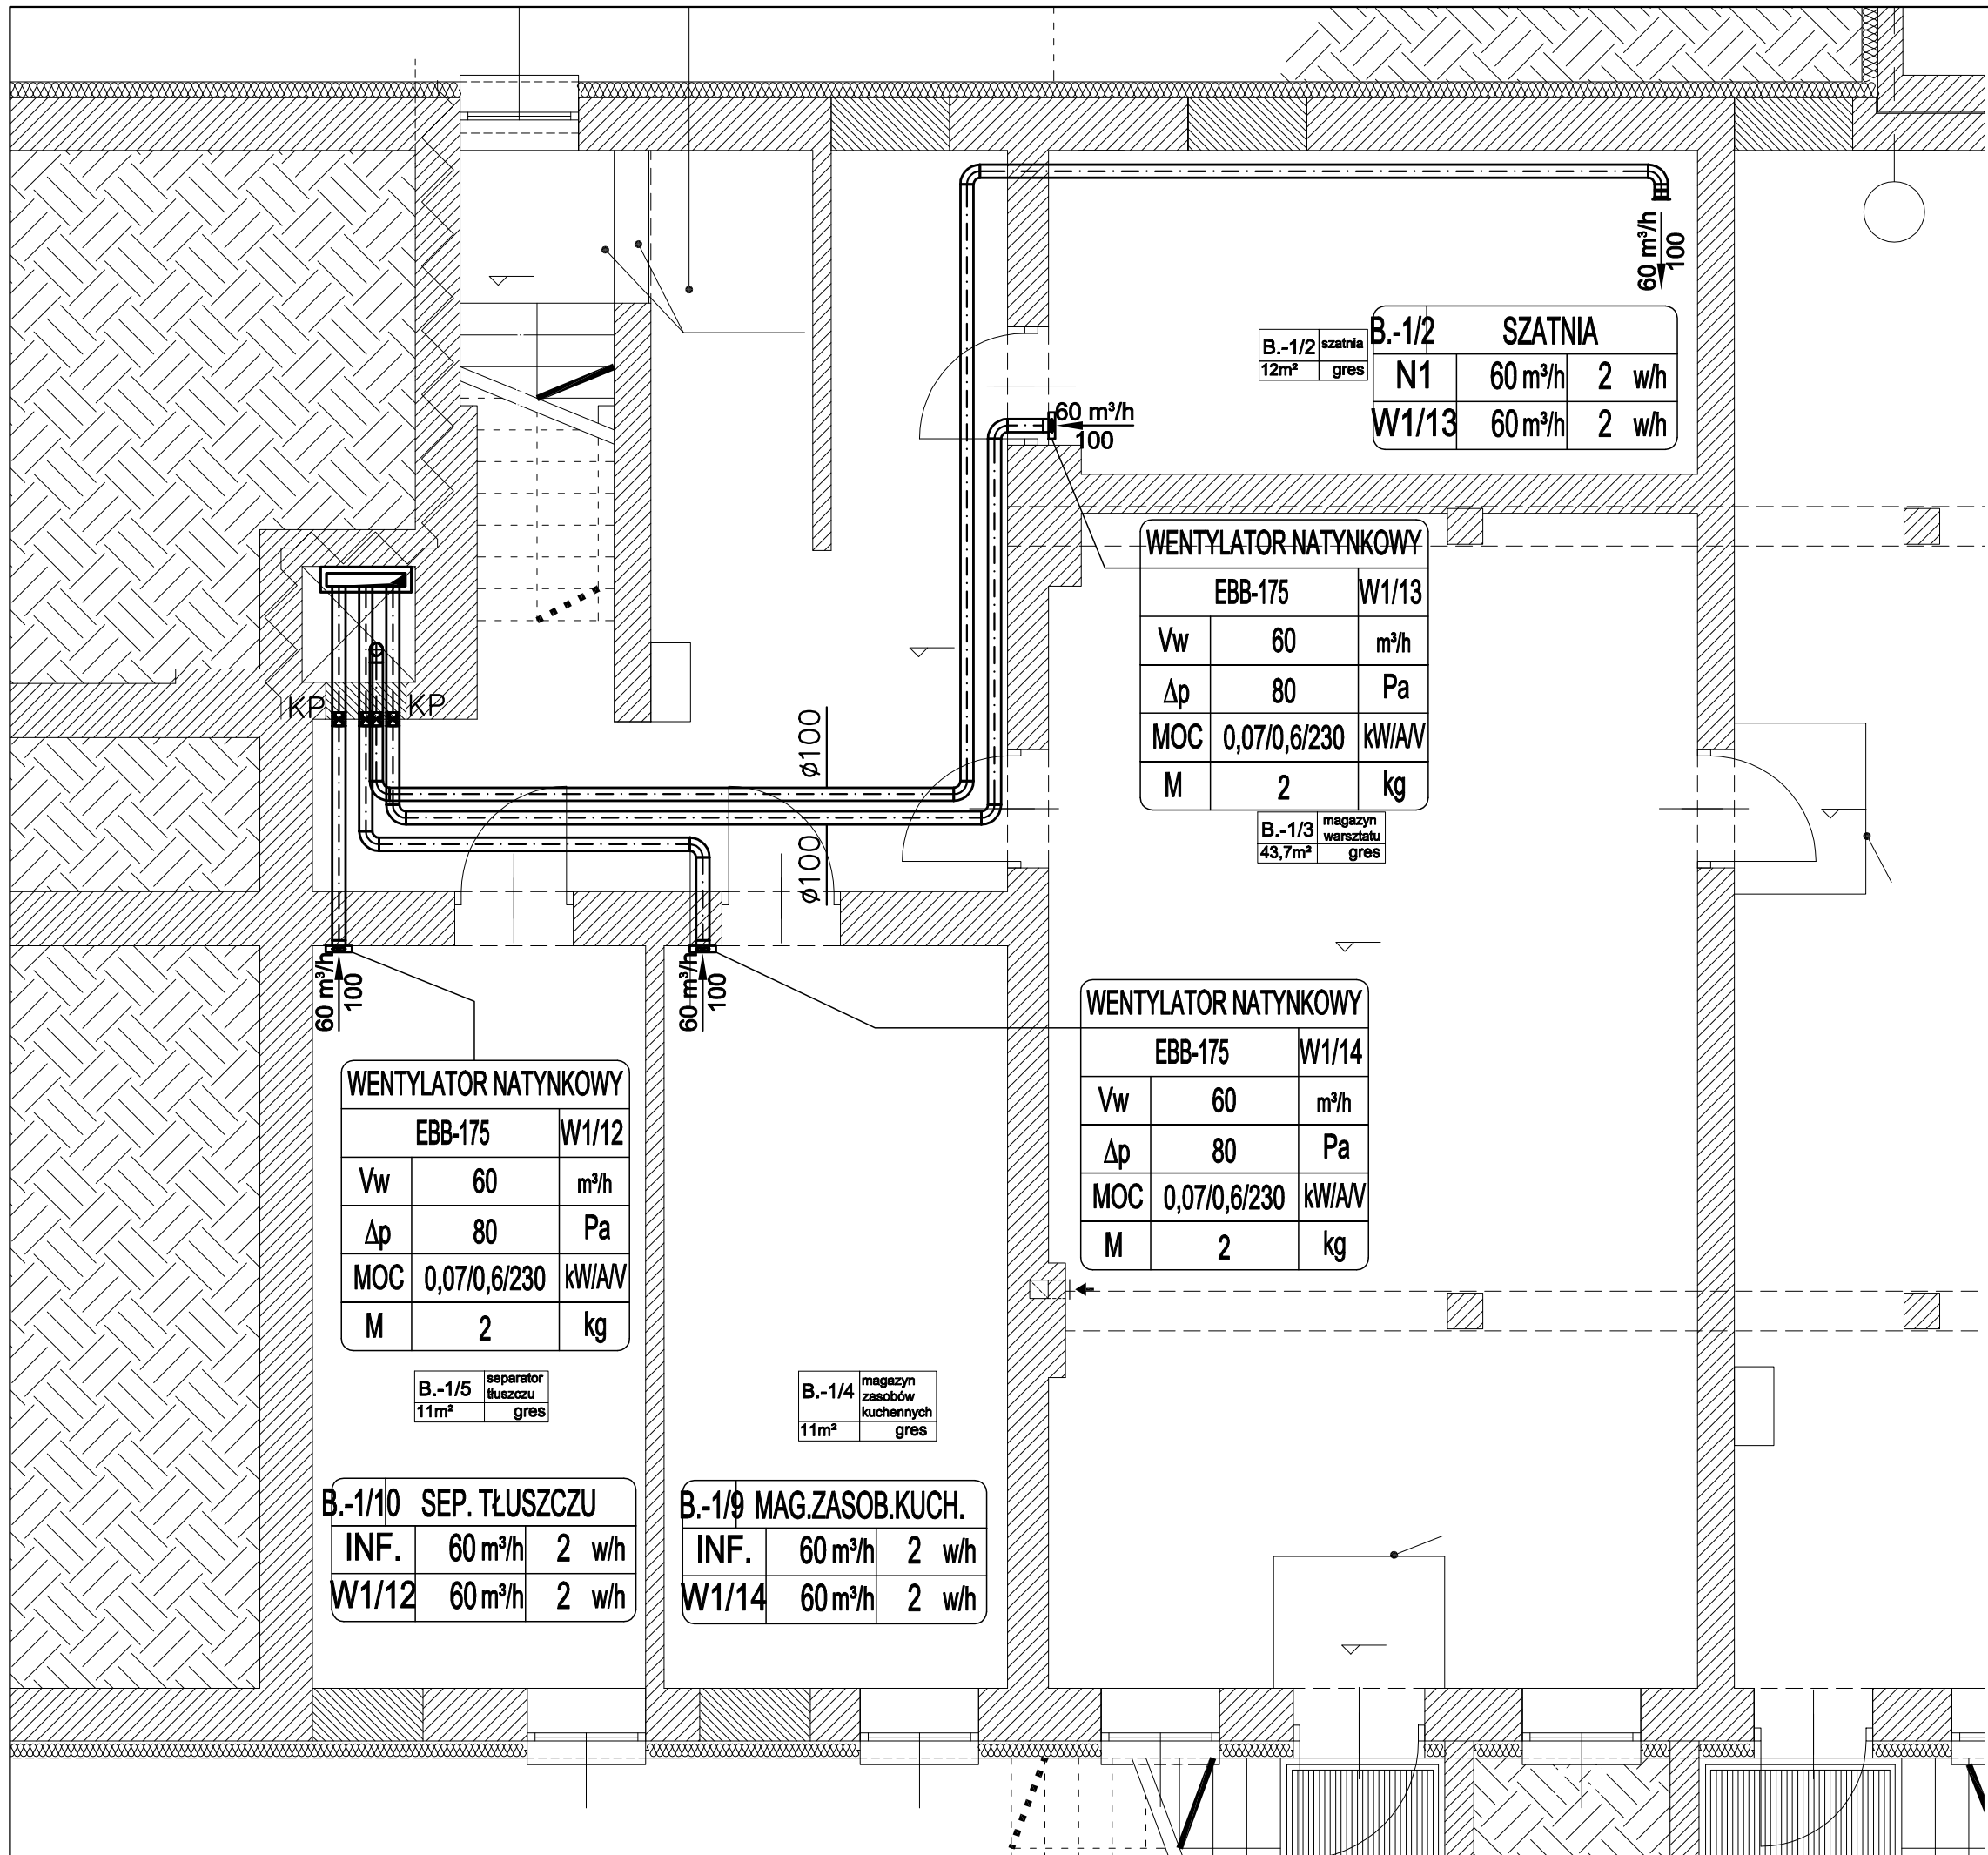

OZNACZENIA:

- przewód wentylacyjny
- 150 m³/h
200
zawór wentylacyjny nawiewny/ wywiewny
- kanalowy wentylator nawiewny/wywiewny
- kanalowa elektryczna nagrzewnica powietrza
- kanalowy filtr powietrza nawiewanego
- przepustnice wielo- i jednopłaszczyznowa
- przewód elastyczny
- przepustnica/kłapa zwrotna
- KP
klapa przeciwpożarowa wentylacji bytowej
- tłumik akustyczny o przekroju okrągłym
- 300 m³/h
500 x 200
kratka wentylacyjna na przewodzie wentylacyjnym
- kratka transferowa w drzwiach

JEDNOSTKA PROJEKTOWA:		
APM SZTUKA PROJEKTOWANIA 02-796 Warszawa ul. Wąwozowa 22 lok. 5 tel. kom. +48 608294745 www.apm-projektowanie.pl www.facebook.com/ApmSztukaProjektowania e_mail: biuro@apm-projektowanie.pl		
TEMAT: PRZEBUDOWA I ROZBUDOWA SPECJALNEGO OŚRODKA SZKOLNO-WYCHOWAWCZEGO		
LOKALIZACJA: UL. SZPITALNA 12, 05-500 PIASECZNO DZ. EW. NR 18 OBRĘB 53		
INWESTOR: Starostwo Powiatowe Piaseczno		
BRANŻA: SANITARNA	FAZA: PROJEKT WYKONAWCZY	DATA: MARZEC 2016
PROJEKTANT: mgr inż. MICHAŁ GOSIEWSKI	NR UPRAWNIEN: MAZ/0136/POOS/13	PODPIS:
SPRAWDZAJĄCY: mgr inż. MARCIN GOSIEWSKI	MAZ/0231POOS/11	
TREŚĆ RYSUNKU: WENTYLACJA MECHANICZNA RZUT PIWNICY		SKALA: 1:50 NR RYSUNKU: IS-01