


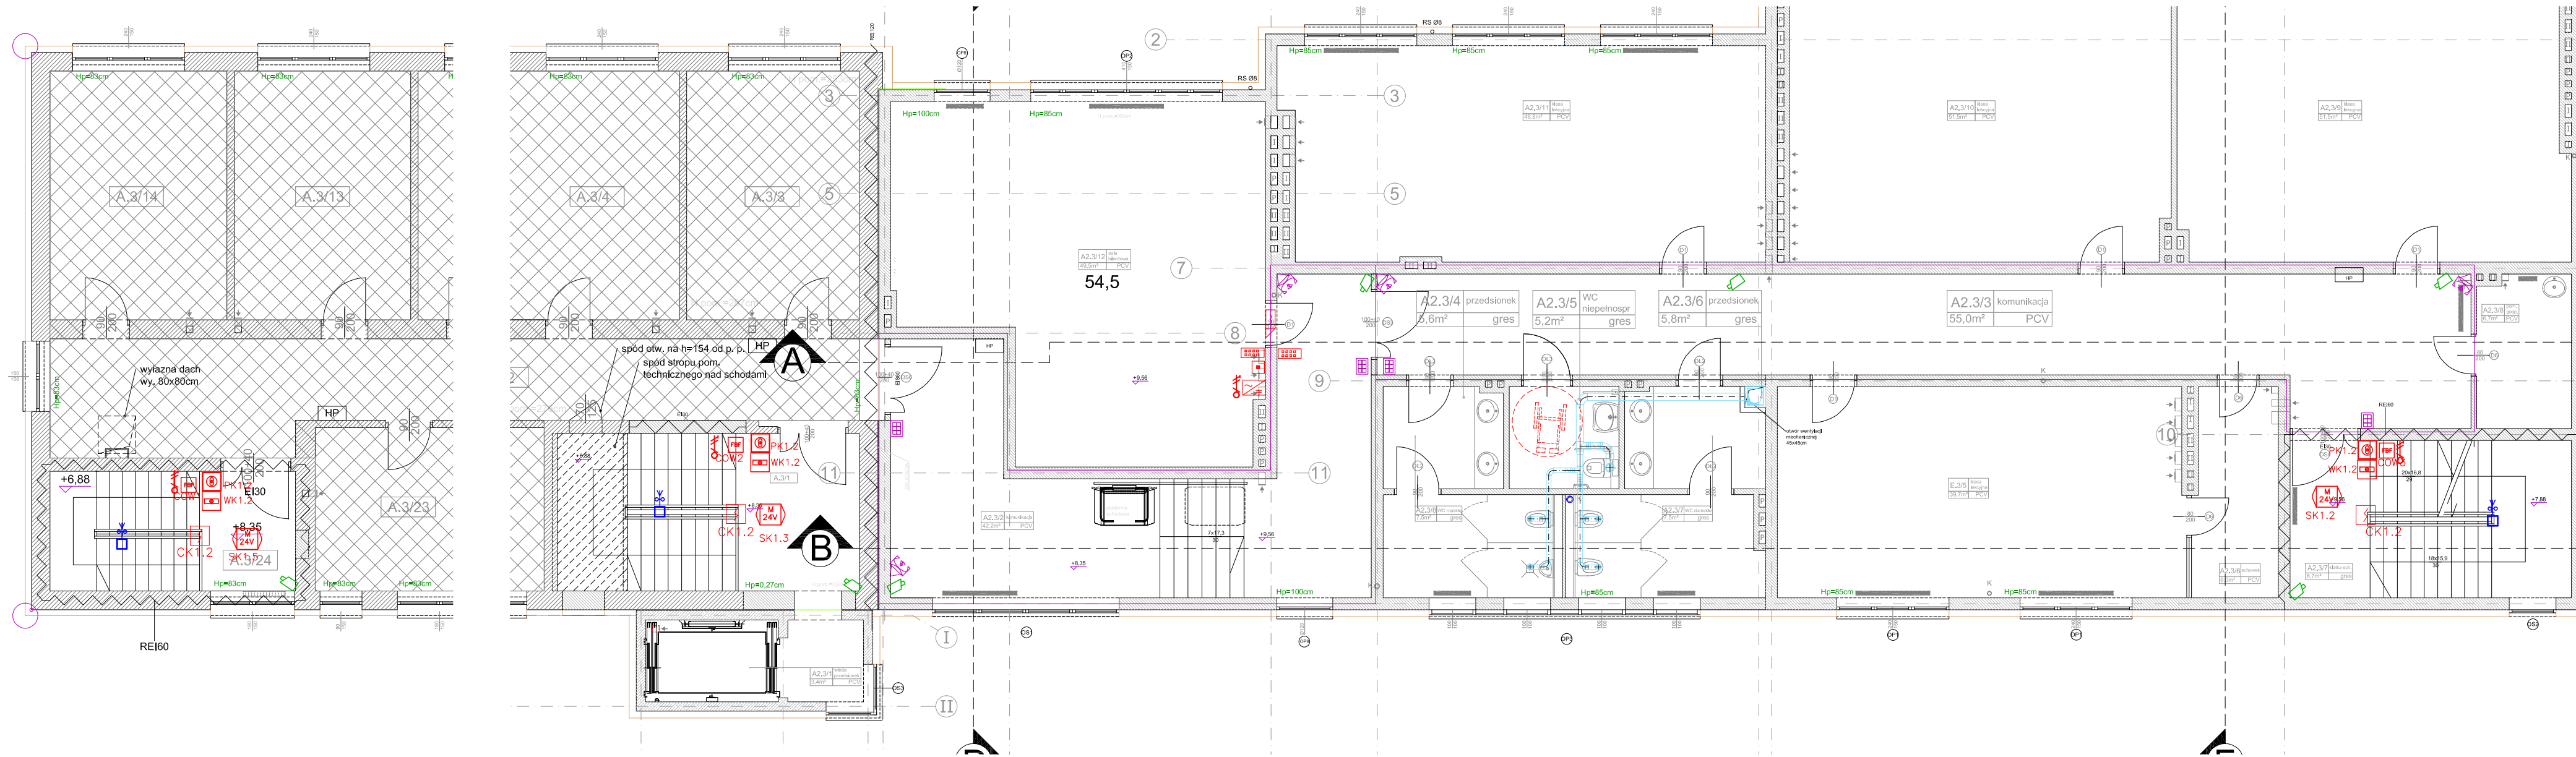

Zestawienie danych z projektu		
Blok	Nazwa	Ilość
	Centrala oddymiająca	3 szt.
	Czujnik optyczny optyczno-temper.	3 szt.
	Detektor ruchu SSWiN	4 szt.
	Elektrozamek rewersyjny	1 szt.
	IP kamera CCTV, 720pHD VF, tryb kolorowy, min 1,3 Mpx, CMOS 1/3", 3~9mm CS, iDNR, IVA, ONVIF, H264	7 szt.
	Klawiatura strefowa, bez wyświetlacza, SSWiN	4 szt.
	Kontroler dostępu z klawiaturą + RFID	2 szt.
	Przycisk Awaryjnego otwarcia drzwi	1 szt.
	Przycisk oddymiania ROP	3 szt.
	Przycisk przewietrzania z kluczem mechanicznym	3 szt.
	Siłownik okna dymowego	3 szt.
	Stacja pogodowa	3 szt.
	Wypust kablowy 1F	1 szt.
	Zasilacz sieciowy KD	1 szt.

JEDNOSTKA PROJEKTOWA:

APM

SZTUKA PROJEKTOWANIA

02-796 Warszawa ul. Wągrowa 22 lok. 5 tel. kom. +48 608294745
www.apm-projektowanie.pl
www.facebook.com/ApmSzukaProjektowanie
e-mail: biuro@apm-projektowanie.pl

TEMAT:

PRZEBUDOWA I ROZBUDOWA
SPECJALNEGO OŚRODKA SZKOLNO-WYCHOWAWCZEGO

LOKALIZACJA:

UL. SZPITALNA 12, 05-500 PIASECZNO
DZIAŁKA NR EWID. 18 OBRĘB 53

INWESTOR:

POWIAT PIASECZYŃSKI
STAROSTWO POWIATOWE W PIASECZNE

BRANŻA:

ELEKTRYCZNA

FAZA:

PROJEKT BUDOWLANY ZAMIENNY
dla pozwolenia na budowę nr 1546 z dn. 30.11.2015

DATA:

20.06.2016

PROJEKTOWAŁ:

mgr inż. Sławomir Radziszewski

OPRACOWAŁ:

mgr inż. Gabriel Piasecki

SPRAWDZAJĄCY:

mgr inż. Mirosław Konca

IMIE I NAZWISKO

NR UPRAWNIENI

PODPIS

TRZĘŚĆ RYSUNKU:

RZUT PIĘTRA III
INSTALACJA TELETECHNICZNA
ODDYMIANIE

SKALA:

1:100

NR RYSUNKU:

E10

Prawa autorskie zastrzeżone. Ustawa z dn. 4.02.1994 r.