


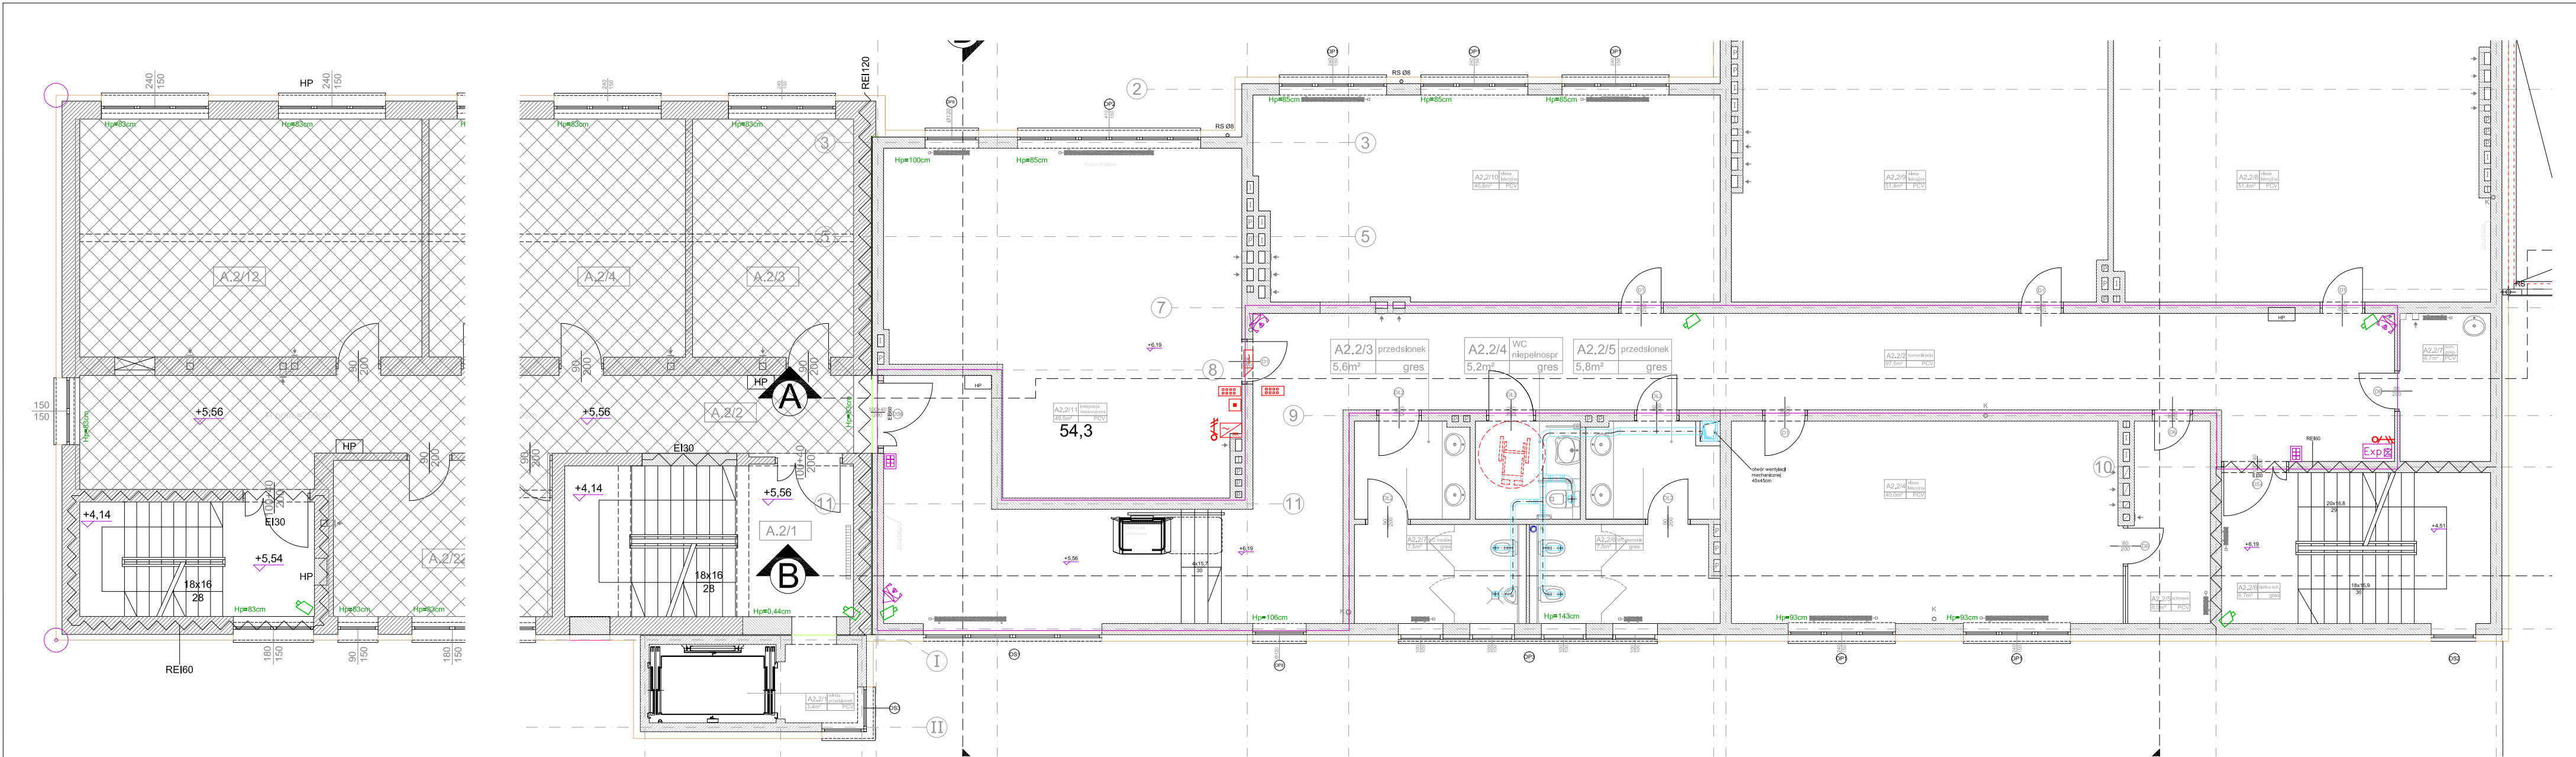

Zestawienie danych z projektu		
Blok	Nazwa	Ilość
	Detektor ruchu SSWiN	3 szt.
	Ekspander wejść do systemu alarmowego	1 szt.
	Elektrozamek rewersyjny	1 szt.
	IP kamera CCTV, 720pHD VF, tryb kolorowy, min 1,3 Mpx, CMOS 1/3", 3~9mm CS, iDNR, IVA, ONVIF, H264	6 szt.
	Klawiatura strefowa, bez wyświetlacza, SSWiN	2 szt.
	Kontroler dostępu z klawiaturą + RFID	2 szt.
	Przycisk Awaryjnego otwarcia drzwi	1 szt.
	Wypust kablowy 1F	2 szt.
	Zasilacz sieciowy KD	1 szt.

JEDNOSTKA PROJEKTOWA:			
SZTUKA PROJEKTOWANIA 02-796 Warszawa ul. Wągrowa 22 lok. 5 tel. kom. +48 608294745 www.apm-projektowanie.pl www.facebook.com/ApmSztukaProjektowania e-mail: biuro@apm-projektowanie.pl			
TEMAT: PRZEBUDOWA I ROZBUDOWA SPECJALNEGO OŚRODKA SZKOLNO-WYCHOWAWCZEGO			
LOKALIZACJA: UL. SZPITALNA 12, 05-500 PIASECZNO DZIAŁKA NR EWID. 18 OBREB 53			
INWESTOR: POWIAT PIASECZYŃSKI STAROSTWO POWIATOWE W PIASECZNE			
BRANŻA: ELEKTRYCZNA	FAZA: PROJEKT BUDOWLANY ZAMIENNY dla pozwolenia na budowę nr 1546 z dn. 30.11.2015	DATA: 20.06.2016	
IMIE I NAZWISKO		NR UPRAWNIENI	PODPIIS
mgr inż. Sławomir Radziszewski		MAZ/0540/PODE/14	
OPRACOWAŁ:			
mgr inż. Gabriel Piasecki			
SPRAWDZAJĄCY:			
mgr inż. Mirosław Konca		CIE13/86	
TREŚĆ RYSUNKU: RZUT PIĘTRA II INSTALACJA TELETECHNICZNA ODDYMIANIE			SKALA: 1:100 NR RYSUNKU: E9
Prawa autorskie zastrzeżone. Ustawa z dn. 4.02.1994 r.			