


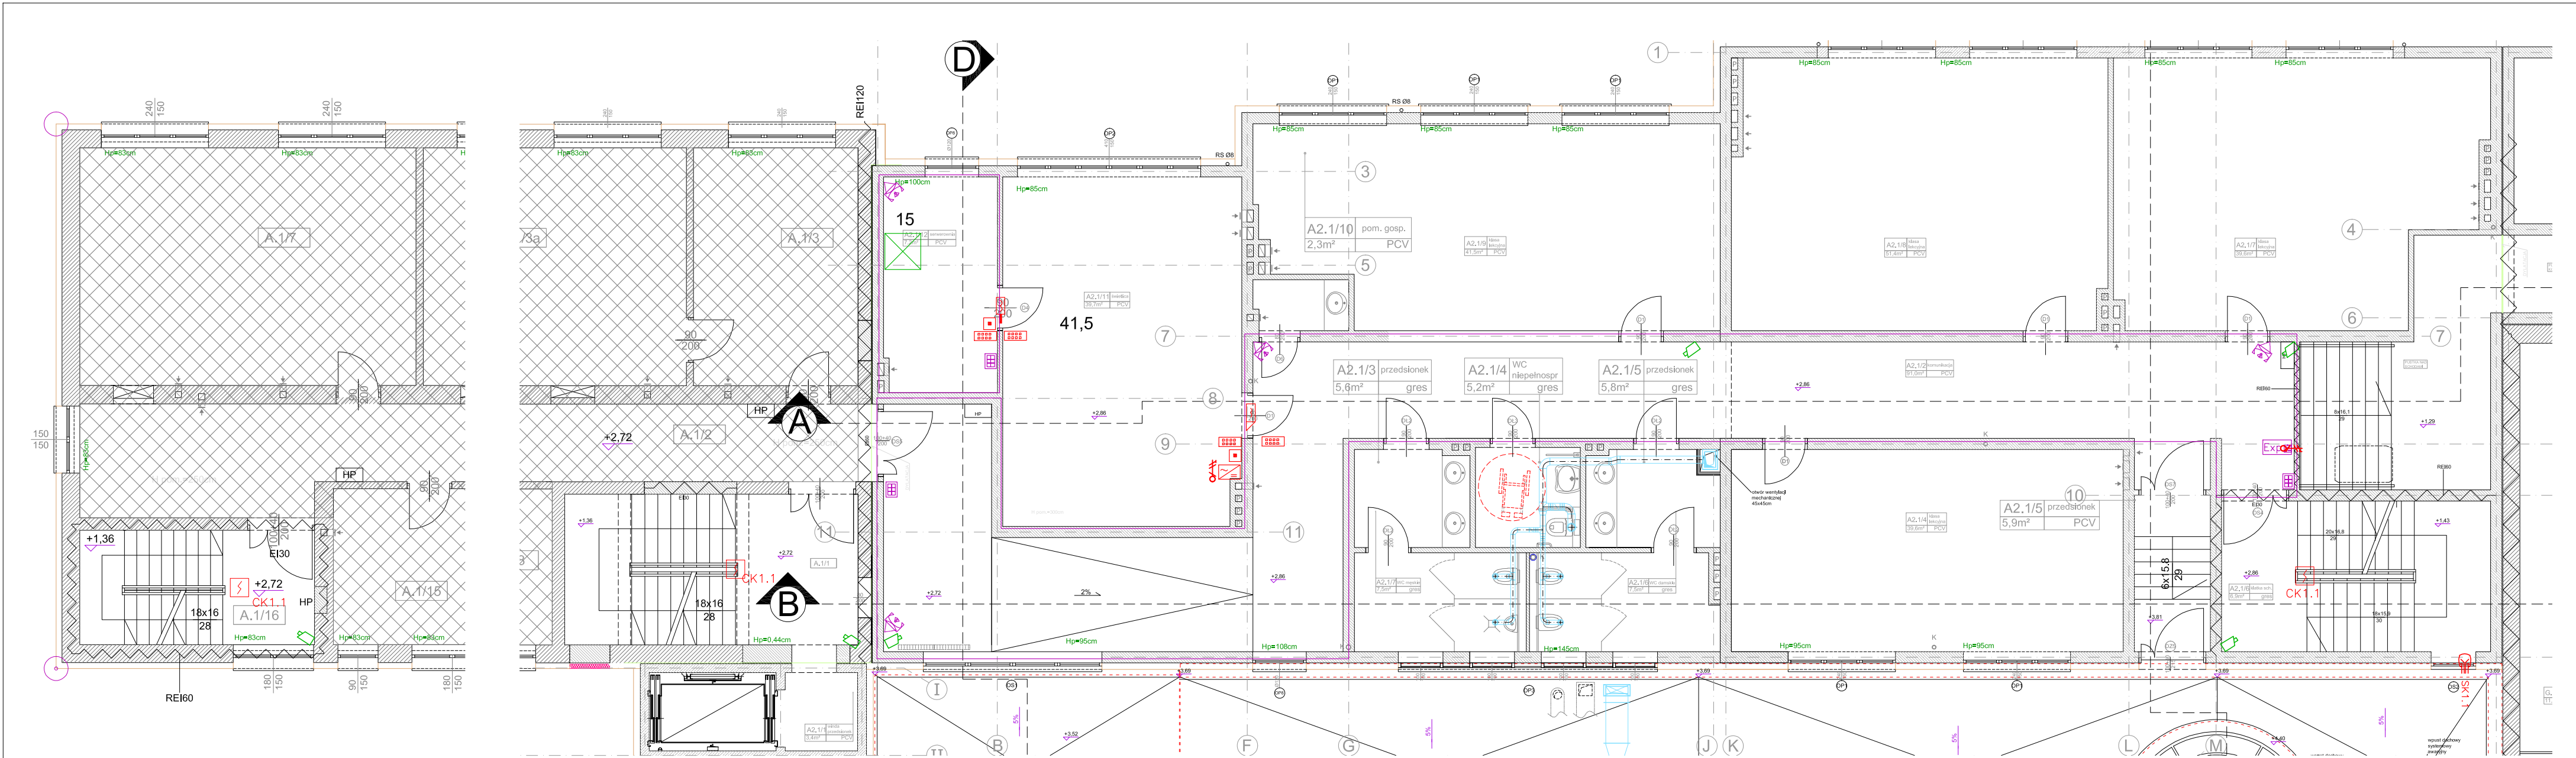

Zestawienie danych z projektu		
Blok	Nazwa	Ilość
	Czujnik optyczny optyczno-temper.	3 szt.
	Detektor ruchu SSWiN	4 szt.
	Ekspander wejść do systemu alarmowego	1 szt.
	Elektrozamek	1 szt.
	Elektrozamek rewersyjny	1 szt.
	IP kamera CCTV, 720pHD VF, tryb kolorowy, min 1,3 Mpx, CMOS 1/3", 3~9mm CS, iDNR, IVA, ONVIF, H264	6 szt.
	Klawiatura strefowa, bez wyświetlacza, SSWiN	3 szt.
	Kontroler dostępu z klawiaturą + RFID	4 szt.
	Przycisk Awaryjnego otwarcia drzwi	2 szt.
	Siłownik ramieniowy DDS 50/500	1 szt.
	Szafa teletechniczna	1 szt.
	Wypust kablowy 1F	2 szt.
	Zasilacz sieciowy KD	1 szt.

JEDNOSTKA PROJEKTOWA:



SZTUKA PROJEKTOWANIA

02-796 Warszawa ul. Wągrowa 22 lok. 5 tel. kom. +48 608294745
www.apm-projektowanie.pl
www.facebook.com/ApmSztukaProjektowania
e_mail: biuro@apm-projektowanie.pl

TEMAT:

PRZEBUDOWA I ROZBUDOWA
SPECJALNEGO OŚRODKA SZKOLNO-WYCHOWAWCZEGO

LOKALIZACJA:

UL. SZPITALNA 12, 05-500 PIASECZNO
DZIAŁKA NR EWID. 18 OBREB 53

INWESTOR:

POWIAT PIASECZYŃSKI
STAROSTWO POWIATOWE W PIASECZNE

BRANŻA:

ELEKTRYCZNA

FAZA:

PROJEKT BUDOWLANY ZAMIENNY
dla pozwolenia na budowę nr 1546 z dn. 30.11.2015

DATA:

20.06.2016

IMIE I NAZWISKO		NR UPRAWNIENI	PODPIŚC
PROJEKTOWAŁ:	mgr inż. Sławomir Radziszewski	MAZ/0540/PODE/14	
OPRACOWAŁ:	mgr inż. Gabriel Piasecki		
SPRAWDZAJĄCY:	mgr inż. Mirosław Konca	CIE13/86	

TREŚĆ RYSUNKU:

RZUT PIĘTRA I
INSTALACJA TELETECHNICZNA
ODDYMIANIE

SKALA:

1:100

NR RYSUNKU:

E8

Prawa autorskie zastrzeżone. Ustawa z dn. 4.02.1994 r.