


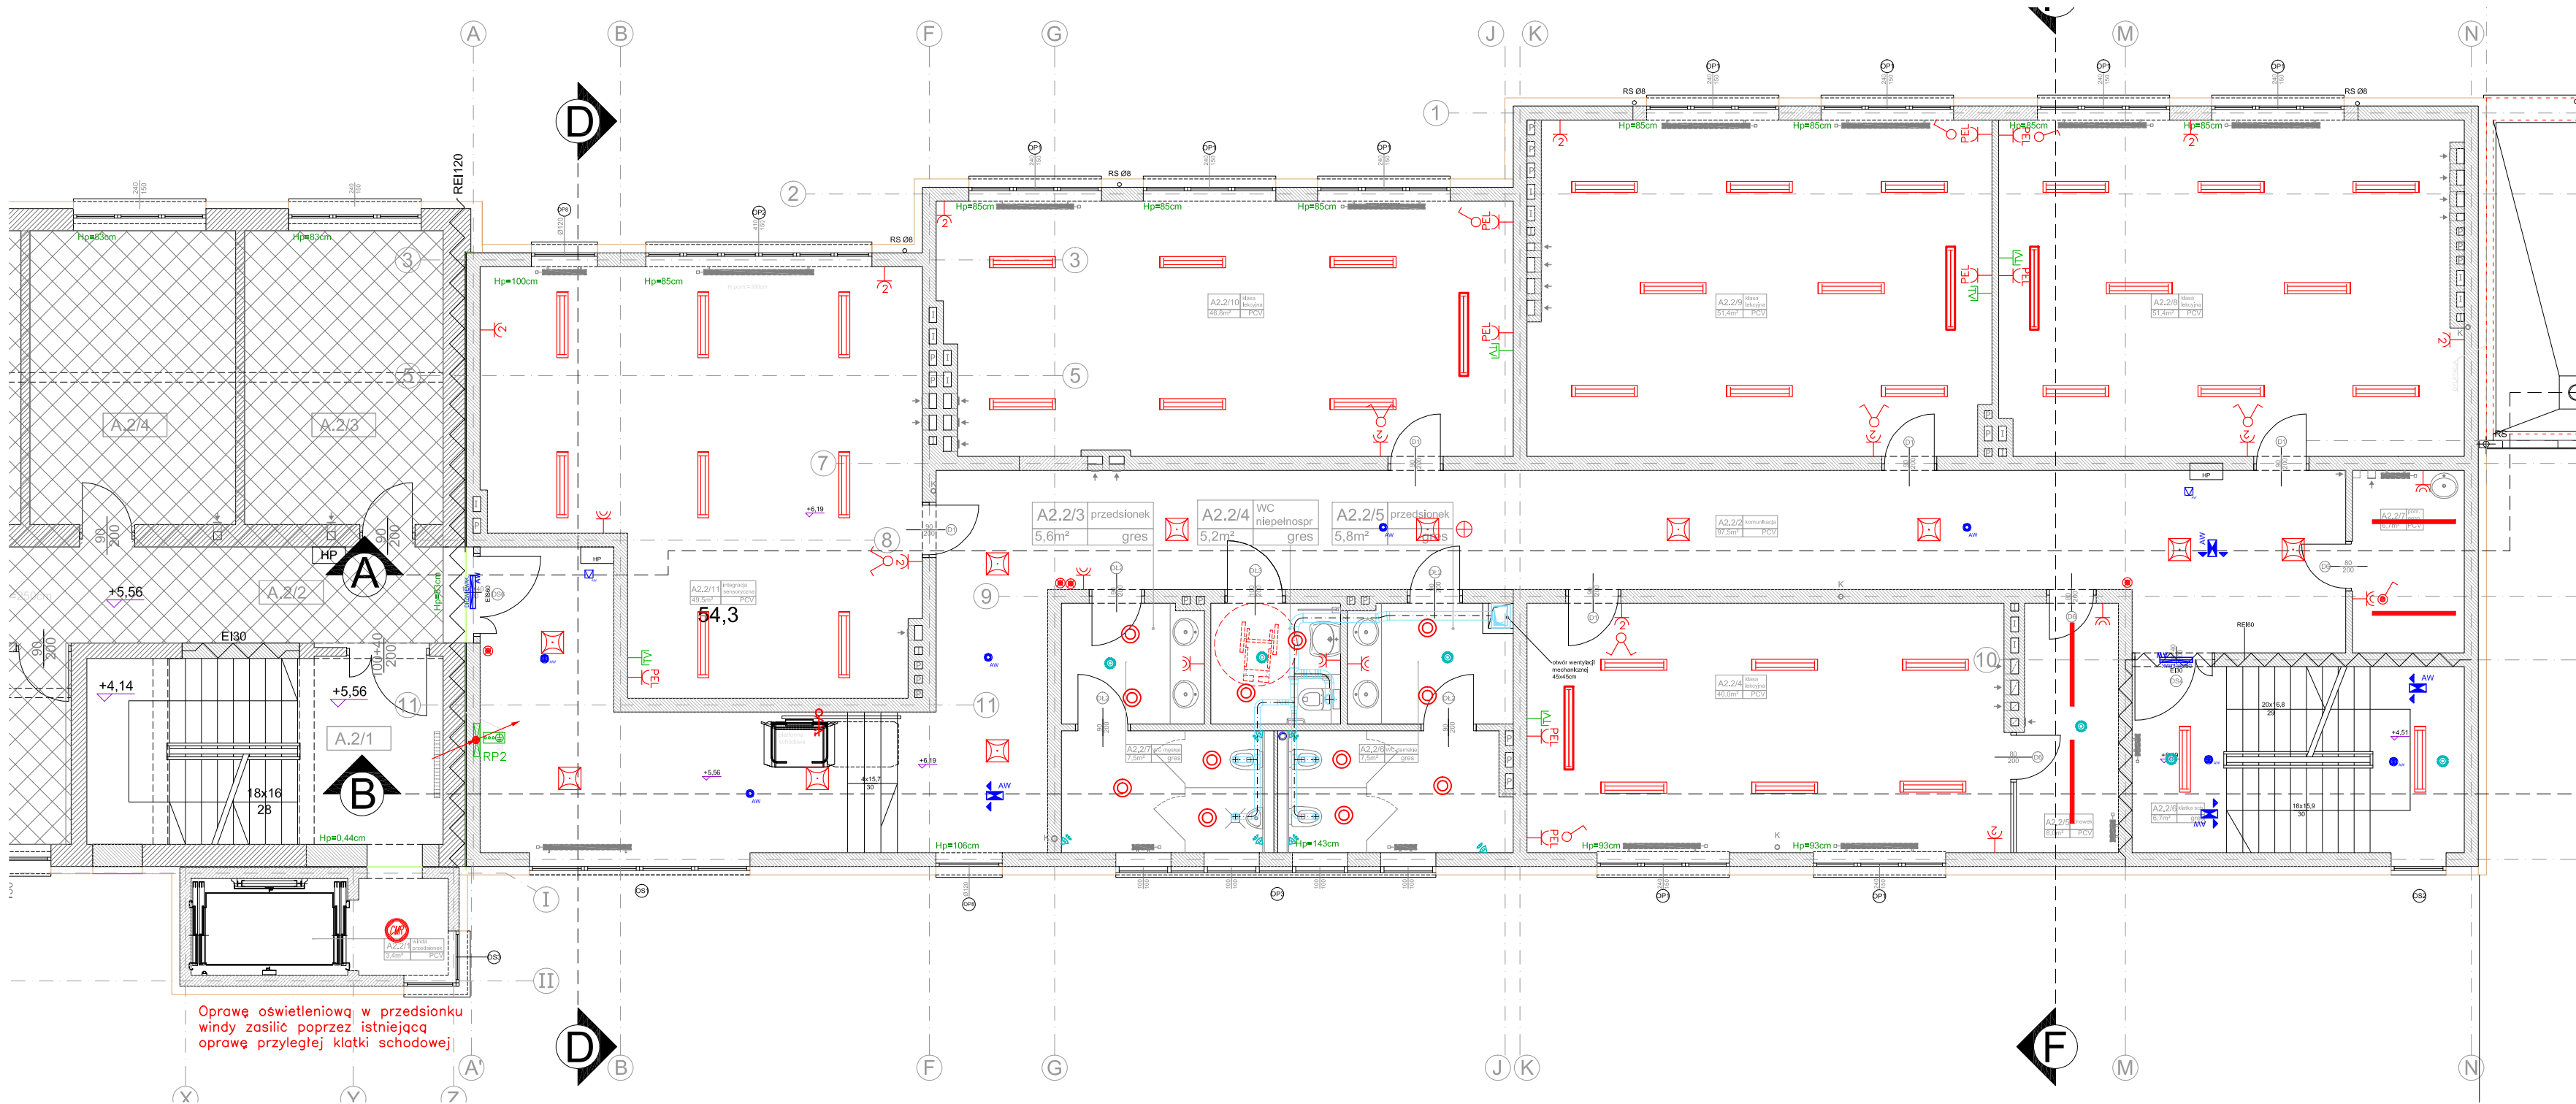

Oprawę oświetleniową w przedsiönku windy zasilić poprzez istniejącą oprawę przyległej klatki schodowej

Zestawienie danych z projektu		
Blok	Nazwa	Ilość
	Access Point Wi-Fi	1 szt.
	Awex oświetlenie hydrantu	2 szt.
	Podtrzymanie min. 1h LED	6 szt.
	Detektor ruchu 180 stopni	6 szt.
	Detektor ruchu 360	7 szt.
	Gniazdo hermetyczne min. IP44	5 szt.
	Gniazdo telewizyjne	12 szt.
	Gniazdo ze stykiem ochronnym, x 2	12 szt.
	Lampa LED 1800LM PC E IP65 840 (23.0 W) IP44	4 szt.
	Lampa SCHOOL 1x73W T5 ASY E 34 (76.0 W)	38 szt.
	Lampa SCHOOL 2x28W T5 MICRO-PRM E (60.0 W) NET51XXI65 T5 1x35W IP65	4 szt.
	LOOK2X24W TC-L PLX E 34	11 szt.
	Oprawa awaryjnan LED 3W, podtrz. min 1h. nastropowa, wersja korytarzowa min. IP54	4 szt.
	Oprawa awaryjnan LED 3W, podtrz. min 1h. nastropowa, wersja otwarta min. IP54	3 szt.
	Oprawa nastropowa LED 1500LM IP65 IK10 Ø=356mm , h=76mm ; układ zapłonowy – zasilacz, przestona opalizowana PC, wbudowany mikrofalowy czujnik ruchu CMR	1 szt.
	Oświetlenie ewakuacyjne, oprawa kierunkowa LED 3,2W podtrz. min 1h., Piktogram kierunku drogi ewakuacji min. IP54	4 szt.
	Oświetlenie ewakuacyjne, oprawa LED podtrz. min 1h, Piktogram Drzwi ewakuacyjne AWEX HELIOS, Monitoring RUBIC	2 szt.
	Przełącznik wielopozycyjny, jednobiegunowy	5 szt.
	Przycisk hermetyczny min. IP44	4 szt.
	Rozdzielnica elektryczna	1 szt.
	Szyna uziemiająca	1 szt.
	Wentylator	1 szt.
	Wypust kablowy 1F	1 szt.
	Zestaw gniazd PEL: 2xRJ45, 3x230 komp., 2x230 ogólne	9 szt.
	Lącznik	4 szt.
	Lącznik hermetyczny min. IP44	1 szt.

JEDYNOSTKA PROJEKTOWA:

SZTUKA PROJEKTOWANIA
02-796 Warszawa ul. Wągrowa 22 lok. 5 tel. kom. +48 608294745
www.apm-projektowanie.pl
www.facebook.com/ApmSzukaProjektowania
e-mail: biuro@apm-projektowanie.pl

TEMAT: PRZEBUDOWA I ROZBUDOWA SPECJALNEGO OŚRODKA SZKOLNO-WYCHOWAWCZEGO

LOKALIZACJA: UL. SZPITALNA 12, 05-500 PIASECZNO
DZIAŁKA NR EWID. 18 OBREB 53

INWESTOR: POWIAT PIASECZYŃSKI
STAROSTWO POWIATOWE W PIASECZNE

BRANŻA: ELEKTRYCZNA FAZA: PROJEKT BUDOWLANY ZAMIENNY dla pozwolenia na budowę nr 1548 z dn. 30.11.2015 DATA: 20.06.2016

PROJEKTOWAŁ: mgr inż. Sławomir Radziszewski NR UPRAWNIENI: MAZ/0540/POD/14 PODPIS:

OPRACOWAŁ: mgr inż. Gabriel Piasecki

SPRAWDZAJĄCY: mgr inż. Mirosław Konca CIE13/86

TREŚĆ RYSUNKU: RZUT PIĘTRA II INSTALACJA ELEKTRYCZNA SKALA: 1:100 NR RYSUNKU: E4