


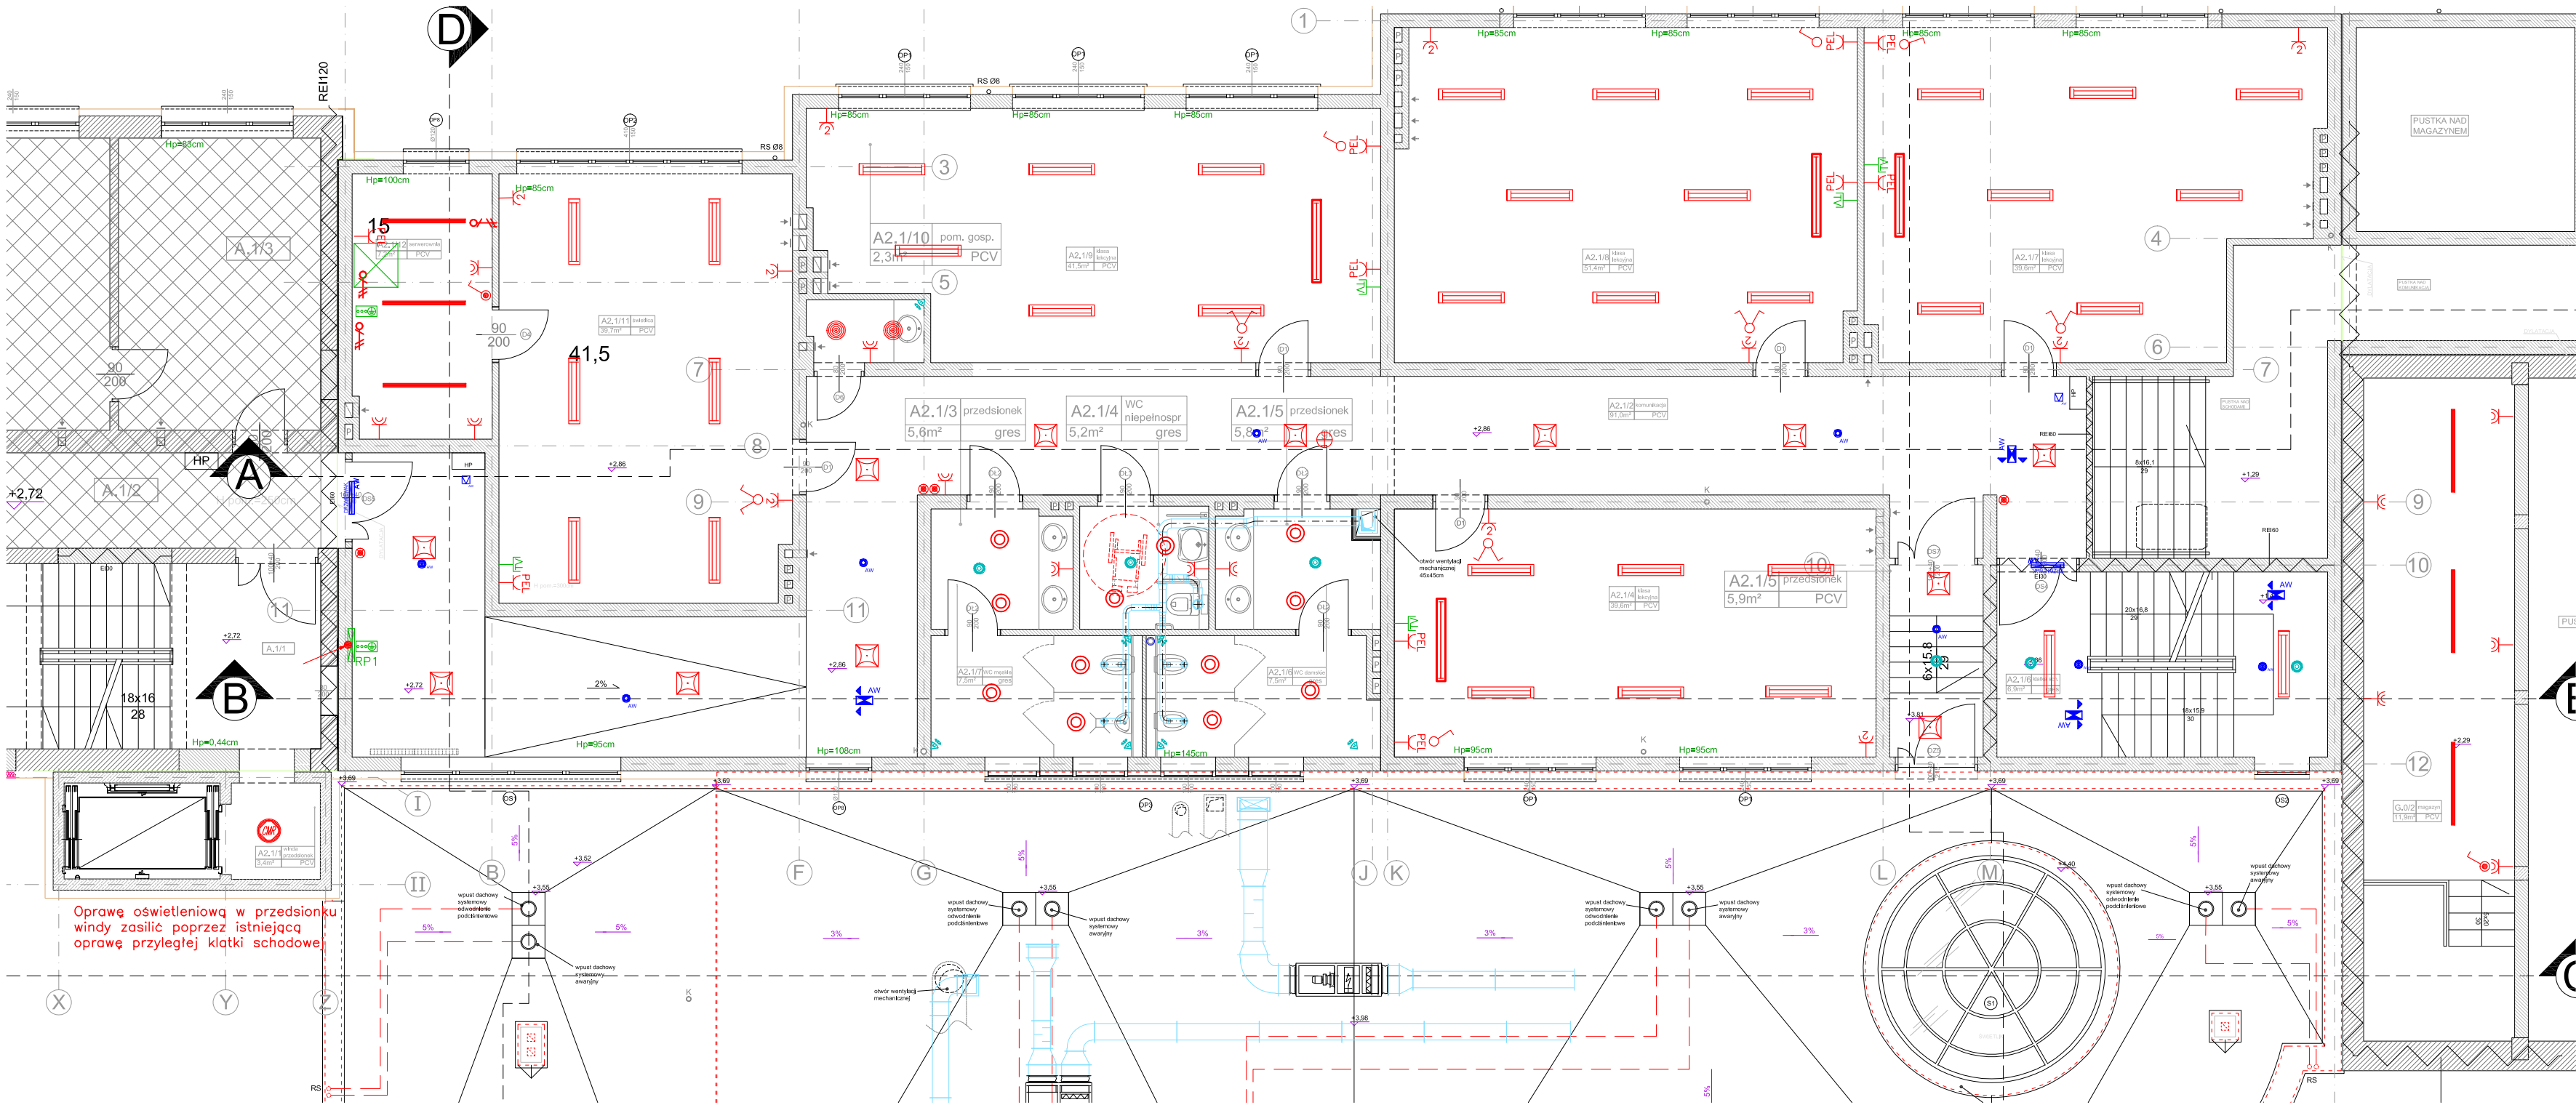

Zestawienie danych z projektu		
Blok	Nazwa	Ilość
⊕	Access Point Wi-Fi	1 szt.
⊗	2x24W TC-F 2G10 Statecznik elektroniczny	2 szt.
⊞	Awex oświetlenie hydrantu Podtrzymanie min. 1h LED	2 szt.
⊗	Detektor ruchu 180 stopni	6 szt.
⊗	Detektor ruchu 360	6 szt.
⊗	Gniazdo hermetyczne min. IP44	12 szt.
⊗	Gniazdo telewizyjne	5 szt.
⊗	Gniazdo ze stykiem ochronnym, x 2	11 szt.
⊗	Lampa LED 1800LM PC E IP65 840 (23.0 W) IP44	12 szt.
⊗	Lampa SCHOOL 1x73W T5 ASY E 34 (76.0 W)	4 szt.
⊗	Lampa SCHOOL 2x28W T5 MICRO-PRM E (60.0 W)	36 szt.
⊗	T5 1x35W IP65	6 szt.
⊗	2X24W TC-L PLX E 34	12 szt.
⊗	Oprowa awaryjan LED 3W, podtrz. min 1h. nastropowa, wersja korytarzowa min. IP54	5 szt.
⊗	Oprowa awaryjan LED 3W, podtrz. min 1h. nastropowa, wersja otwarta min. IP54	3 szt.
⊗	Oprowa nastropowa LED 1500LM IP65 IK10 ø=356mm , h=76mm ; układ zasilonowy – zasilacz, przestona opalizowana PC, wbudowany mikrofalowy czujnik ruchu CMR	1 szt.
⊗	Oświetlenie ewakuacyjne, oprowa kierunkowa LED 3,2W podtrz. min 1h., Piktogram kierunek drogi ewakuacji min. IP54	4 szt.
⊗	Oświetlenie ewakuacyjne, oprowa LED podtrz. min 1h, Piktogram Drzwi ewakuacyjne AWEX HELIOS, Monitoring RUBIC	2 szt.
⊗	Przelącznik wielopozycyjny, jednobiegunowy	5 szt.
⊗	Przycisk hermetyczny min. IP44	4 szt.
⊗	Rozdzielnica elektryczna	1 szt.
⊗	Szafa teletechniczna	1 szt.
⊗	Szyna uziemiająca	3 szt.
⊗	Wentylator	1 szt.
⊗	Wypust kablowy 1F	1 szt.
⊗	Zestaw gniazd PEL; 2xRJ45, 3x230 komp., 2x230 ogólne	10 szt.
⊗	Lącznik	4 szt.
⊗	Lącznik hermetyczny min. IP44	3 szt.

JEDNOSTKA PROJEKTOWA:

APM

SZTUKA PROJEKTOWANIA

02-796 Warszawa ul. Wąpczowa 22 lok. 5 tel. kom. +48 608294745
www.apm-projektowanie.pl
www.facebook.com/ApmSztukaProjektowania
e-mail: biuro@apm-projektowanie.pl

TEMAT:

**PRZEBUDOWA I ROZBUDOWA
SPECJALNEGO OŚRODKA SZKOLNO-WYCHOWAWCZEGO**

LOKALIZACJA:

UL. SZPITALNA 12, 05-500 PIASECZNO
DZIAŁKA NR EWID. 18 OBREB 53

INWESTOR:

POWIAT PIASECZYŃSKI
STAROSTWO POWIATOWE W PIASECZNE

BRANŻA: ELEKTRYCZNA FAZA: PROJEKT BUDOWLANY ZAMIENNY
dla pozwolenia na budowę nr 1548 z dn. 30.11.2015 DATA: 20.06.2016

IMIE I NAZWISKO		NR UPRAWNIENI	PODPIS
PROJEKTOWAŁ:	mgr inż. Sławomir Radziszewski	MAZ/0540/POD/14	
OPRACOWAŁ:	mgr inż. Gabriel Piasecki		
SPRAWDZAJĄCY:	mgr inż. Mirosław Konca	CIE13/86	

TREŚĆ RYSUNKU:

**RZUT PIĘTRA I
INSTALACJA ELEKTRYCZNA**

SKALA: 1:100 NR RYSUNKU: E3