


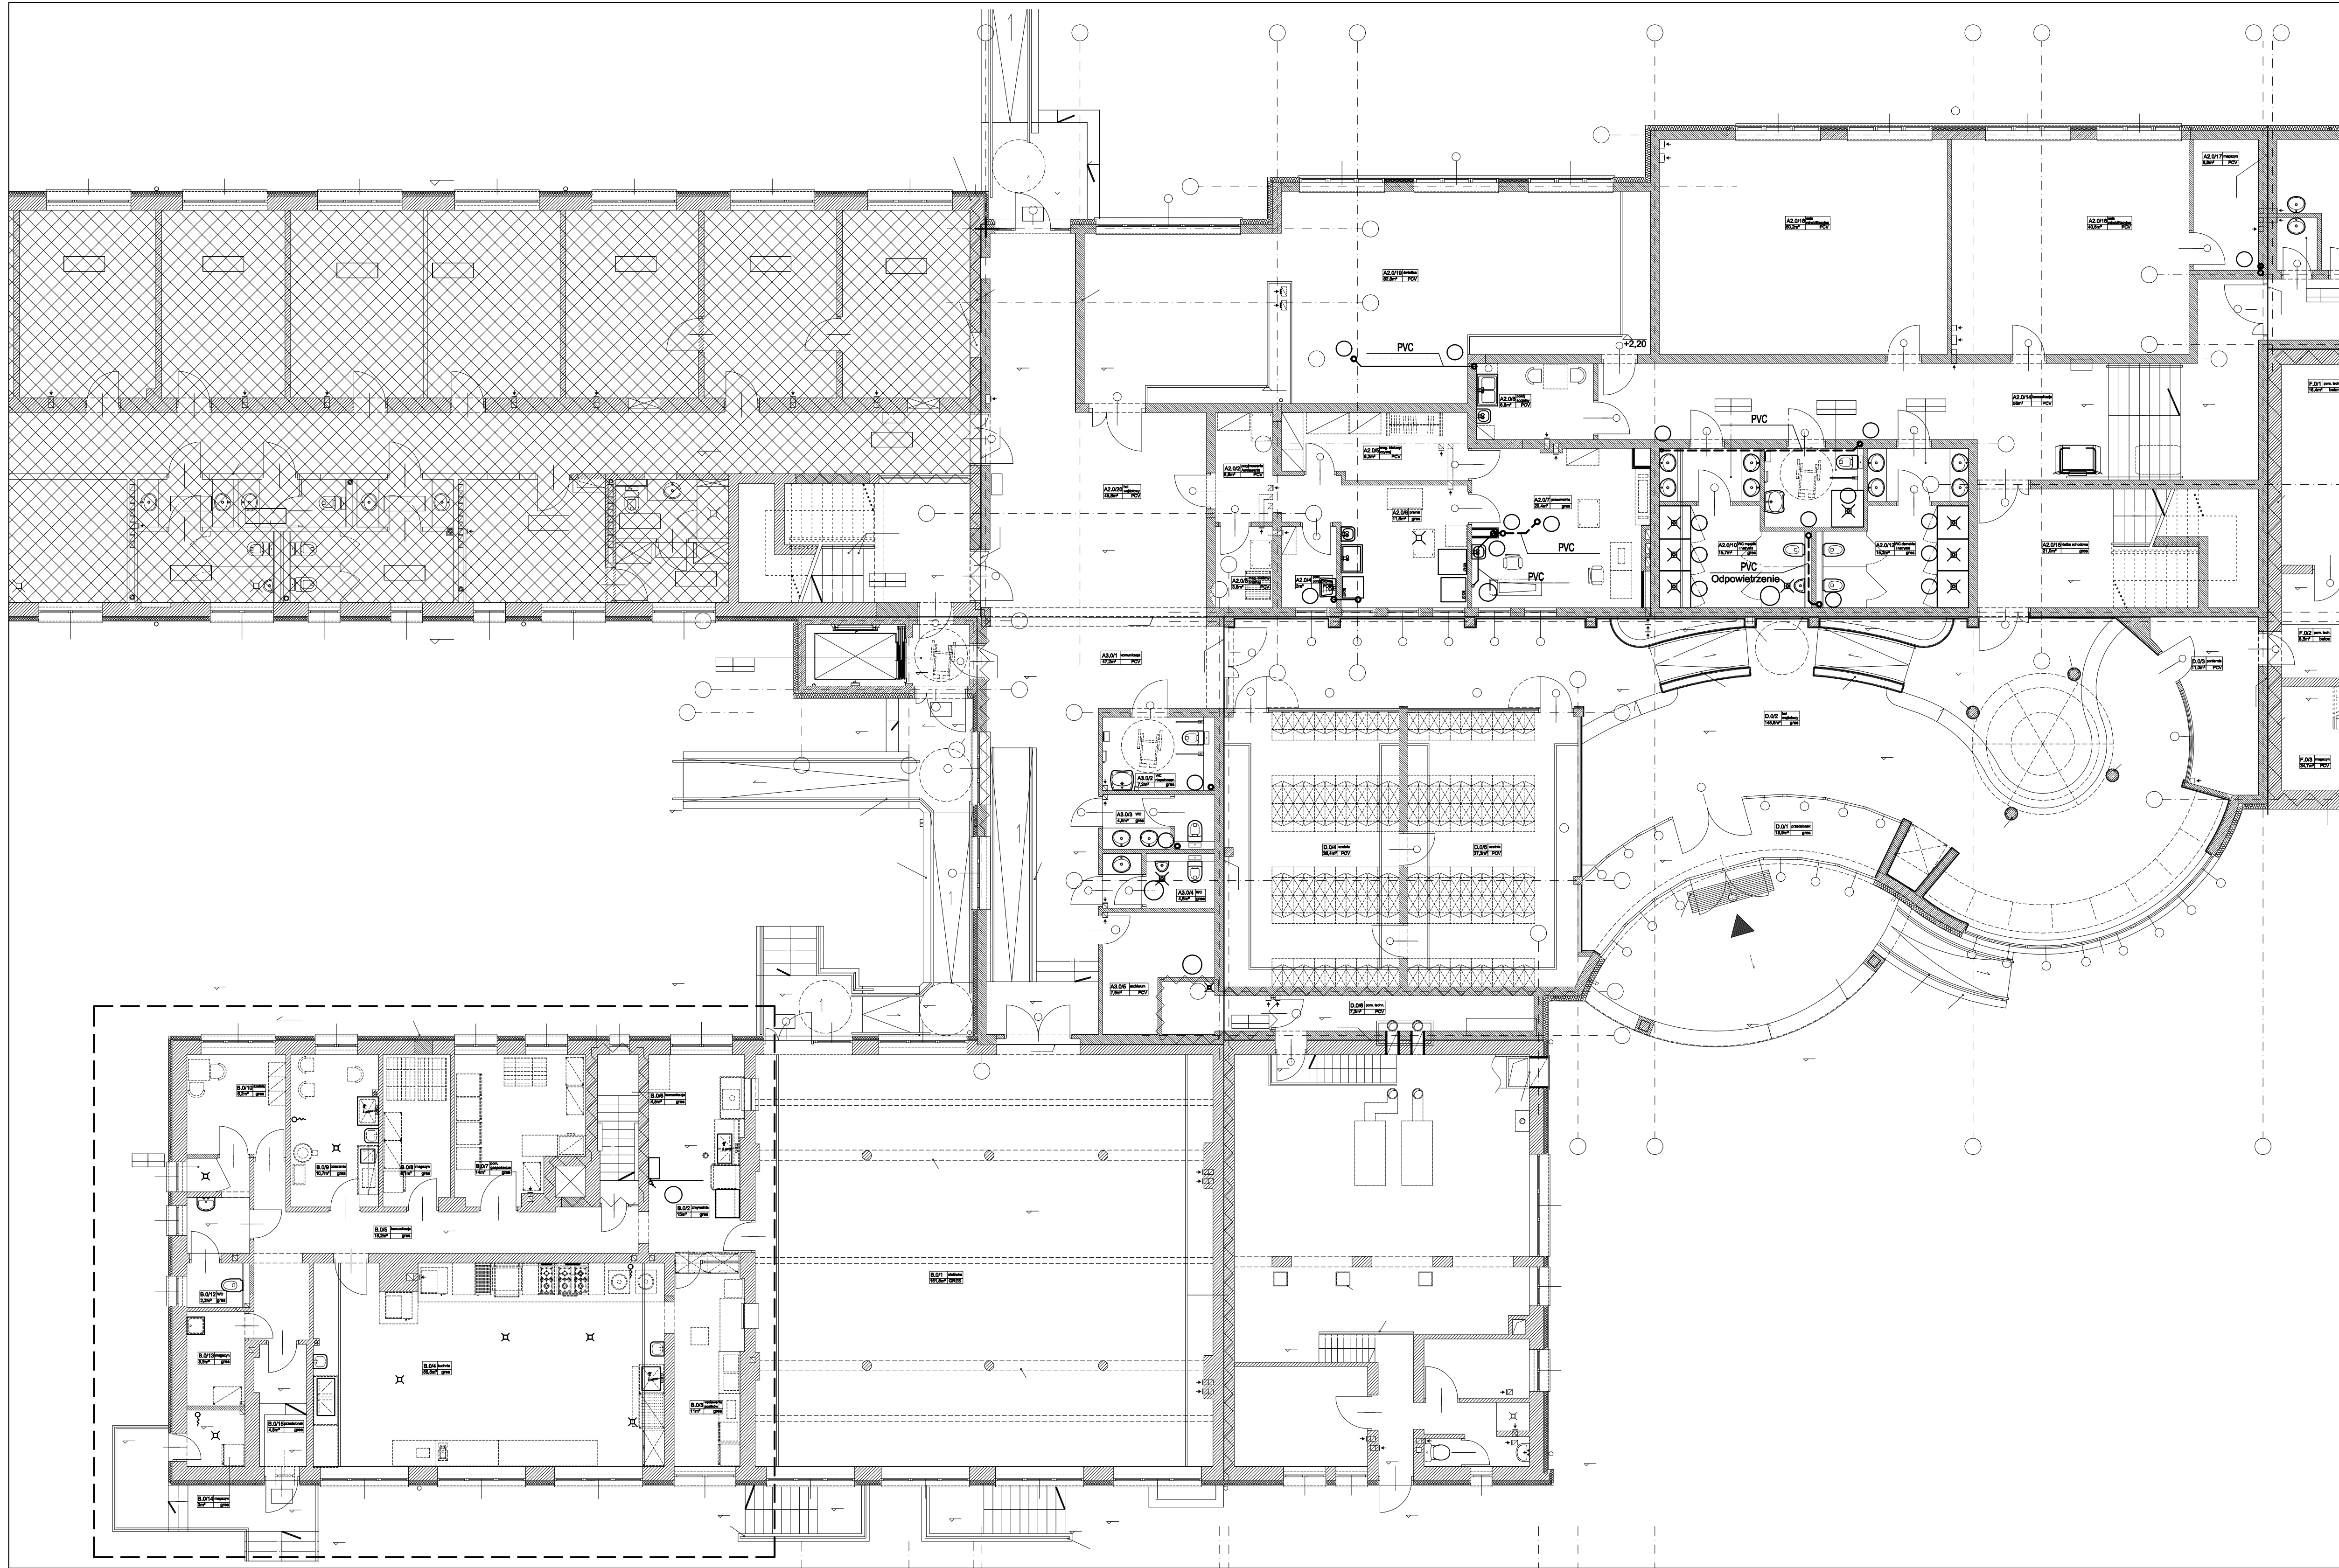

JEDYNOŚĆ PROJEKTOWA: APM SZTUKA PROJEKTOWANIA 02-790 Warszawa ul. Wępczowa 22 lok. 5 tel. kom. +48 808284745 www.apm-projektowania.pl www.facebook.com/apmprojektowania e-mail: biuro@apm-projektowania.pl		
TEMAT: PRZEBUDOWA I ROZBUDOWA SPECJALNEGO OŚRODKA SZKOLNO-WYCHOWAWCZEGO		
LOKALIZACJA: UL. SZPITALNA 12, 05-500 PIASECZNO DZ. EW. NR 18 OBRĘB 53		
INWESTOR: Starostwo Powiatowe Piaseczno		
BRANŻA: SANITARNA	FAZA: PROJEKT BUDOWLANY ZAMIENNY dla pozwolenia na budowę nr 1548 z dnia 30.11.2015	DATA: 20.08.2016
PROJEKTANT: mgr inż. MICHAŁ GOSIEWSKI	NR UPRAWNIENI MAZ/0136/POOS/13	PODPIS
SPRAWDZAJĄCY: mgr inż. MARCIN GOSIEWSKI	MAZ/0231/POOS/11	
OPRACOWAŁA: mgr inż. MAŁGORZATA GOSIEWSKA		
Tytuł rysunku: INSTALACJA KANALIZACJI- RZUT PARTERU		Skala: 1:100 Nr rysunku: IS-13
Prawa autorskie zastrzeżone. Ustawa z dn. 4.02.1984 r.		