


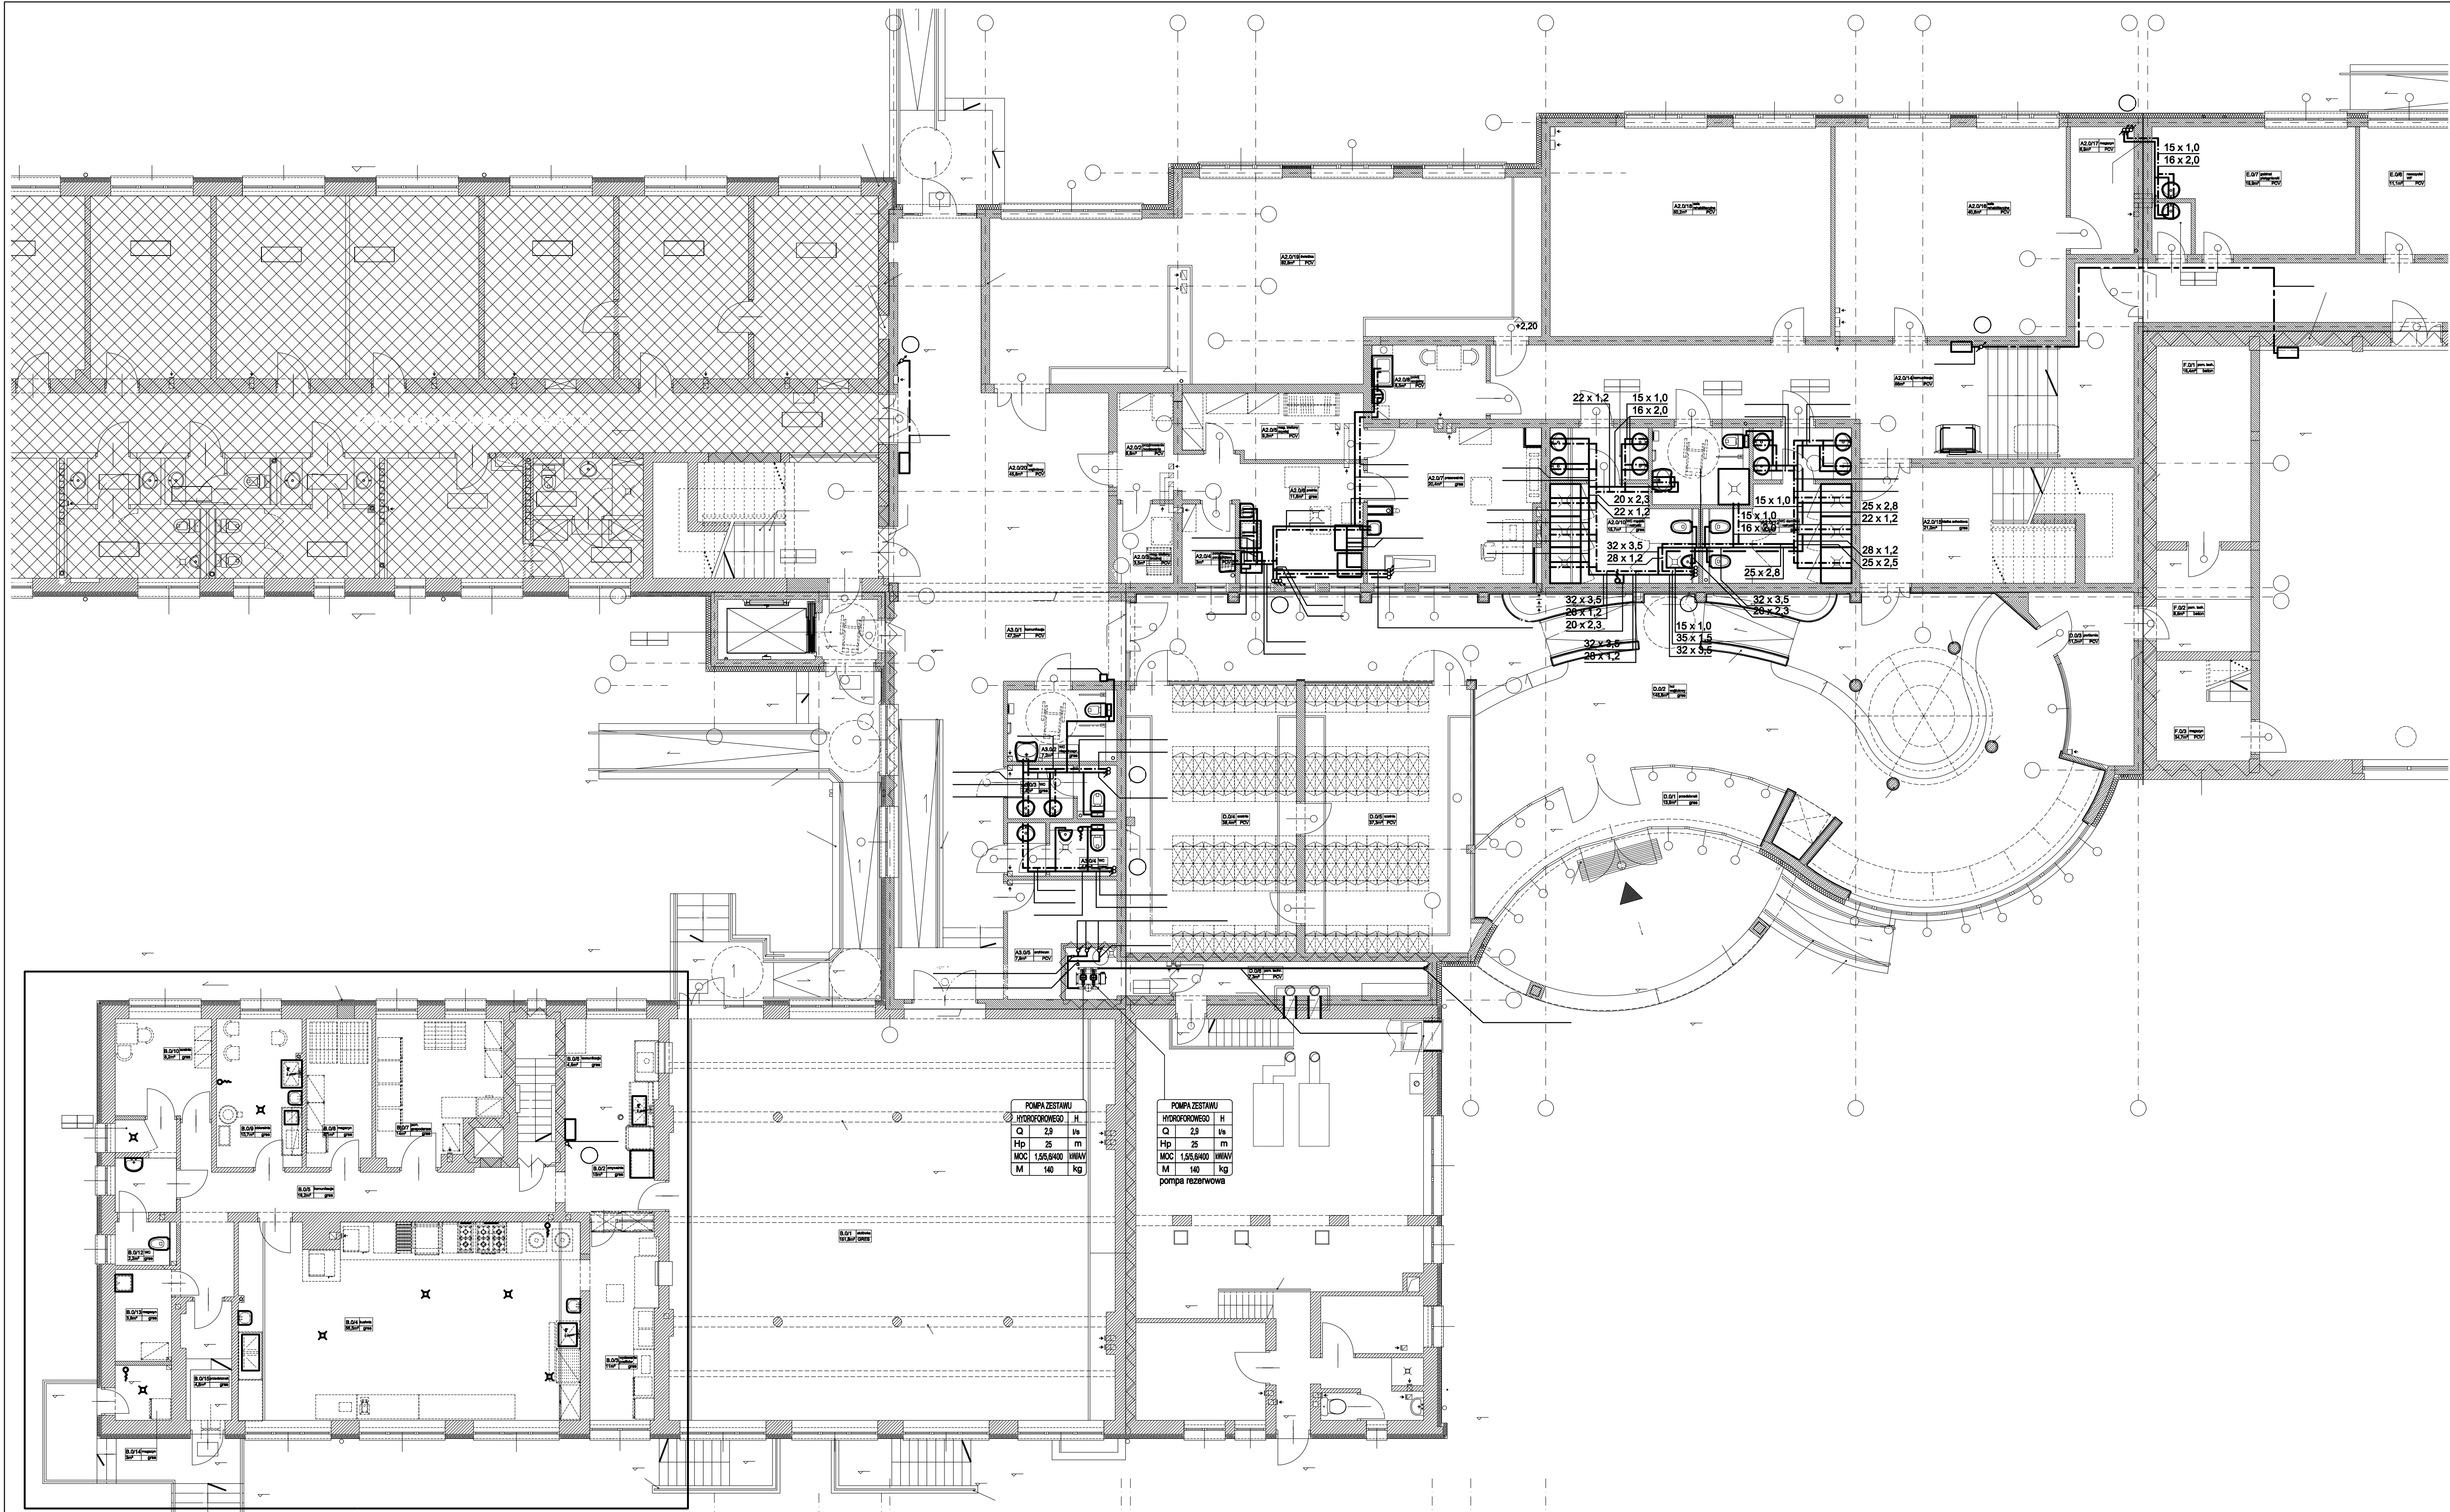

OZNACZENIA NA RYSUNKU:

- projektowana instalacja wody zimnej
- - - projektowana instalacja wody ciepłej
- - - projektowana instalacja wody cyrkulacyjnej
- - - projektowana instalacja wody hydrantowej
- oznaczenie pionu wodociągowego
- oznaczenie pionu wody hydrantowej
- zawór odcinający
- σ termostatyczny zawór cyrkulacji c.w.u.

UWAGI:

- Główne przewody poziome oraz piony instalacji wody zimnej i hydrantowej, a także ciepłej i cyrkulacji wykonać z rur ze szwem spawanych laserowo ze stali odpornej na korozję, zgodnych z PN-EN 10088/ PN-EN 10312 seria 2, łączonych kształtkami zaprasowanymi przed i za uszczelką, jak np. systemu Sanpress Inox f. Viega.
- Instalację "lokalówki" wody zimnej wykonać z rur wielowarstwowych PE-X/AL/PE-X z polietylenu sieciowanego z warstwą aluminium, klasa 2/10 bar, klasa 5/10 bar, zgodnych z PN-EN ISO 21003-3, jak np. systemu Pexfit Pro Fosta f. Viega.
- Instalację "lokalówki" wody ciepłej wykonać z rur ze szwem spawanych laserowo ze stali odpornej na korozję, zgodnych z PN-EN 10088/ PN-EN 10312 seria 2, łączonych kształtkami zaprasowanymi przed i za uszczelką, jak np. systemu Sanpress Inox f. Viega.
- Instalację kanalizacji sanitarnej wykonać z rur i kształtek klejowych PVC.
- zestaw wodomierza głównego zlokalizowany w studni wodomierzowej na zewnątrz budynku, wg. projektu instalacji zewnętrznych.
- Instalacje wykonać zgodnie z obowiązującymi przepisami oraz "Warunkami Technicznymi Wykonania i Odbioru Robót Budowlano-Montażowych"
- Wszystkie roboty należy prowadzić przestrzegając prawa bhp i ppoż.
- Wszystkie stosowane materiały muszą posiadać niezbędne, zgodnie z przepisami dopuszczenia do stosowania (aprobaty, certyfikaty bezpieczeństwa).
- Przed przystąpieniem do prac i w trakcie ich wykonywania wszystkie wymiary należy sprawdzić w naturze.
- Rysunki i część opisowa niniejszego opracowania są dokumentami wzajemnie się uzupełniającymi.
- Niniejsze opracowanie należy rozpatrywać łącznie z projektami pozostałych branż i ewentualne rozbieżności skonsultować z projektantami.
- Wykonawca ma obowiązek uzyskać aprobatę projektanta w przypadku zmian rozwiązań projektowych.

POMPA ZESTAWU	
HYDROFOROWEGO	H
Q	2,9 l/s
H _p	25 m
MOC	1,55,6400 W/MW
M	140 kg

POMPA ZESTAWU	
HYDROFOROWEGO	H
Q	2,9 l/s
H _p	25 m
MOC	1,55,6400 W/MW
M	140 kg
pompa rezerwowa	

AGENCJA PROJEKTOWA APM SZUKA PROJEKTOWANIA 02-786 Warszawa ul. Wileńska 22 lok. 5 tel. kom. +48 60824745 www.apm-projektowanie.pl www.facebook.com/APMSzukaProjektowanie e-mail: biuro@apm-projektowanie.pl		
TEMAT: PRZEBUDOWA I ROZBUDOWA SPECJALNEGO OŚRODKA SZKOLNO-WYCHOWAWCZEGO		
LOKALIZACJA: UL. SZPITALNA 12, 05-500 PIASECZNO DZ. EW. NR 18 OBRĘB 53		
INWESTOR: Starostwo Powiatowe Piaseczno		
BRANŻA: SANITARNA	PAZ: PROJEKT BUDOWLANY ZMIENNY dla pozwolenia na budowę nr 1548 z dnia 30.11.2015	DATA: 20.06.2016
PROJEKTANT: mgr inż. MICHAŁ GOSIEWSKI	NR UPRAWNIENI MAZ/0136/POOS/13	PODPIS
PRZEWIDZIANO: mgr inż. MARCIN GOSIEWSKI	MAZ/0231/POOS/11	
OPRACOWAŁ: mgr inż. MALGORZATA GOSIEWSKA		
TREŚĆ RYSUNKU: INSTALACJA WODY- RZUT PARTERU		SKALA: 1:100 NR RYSUNKU: IS-08
Prawa autorskie zarejestrowane, Ustawa z dn. 1.02.1984 r.		