


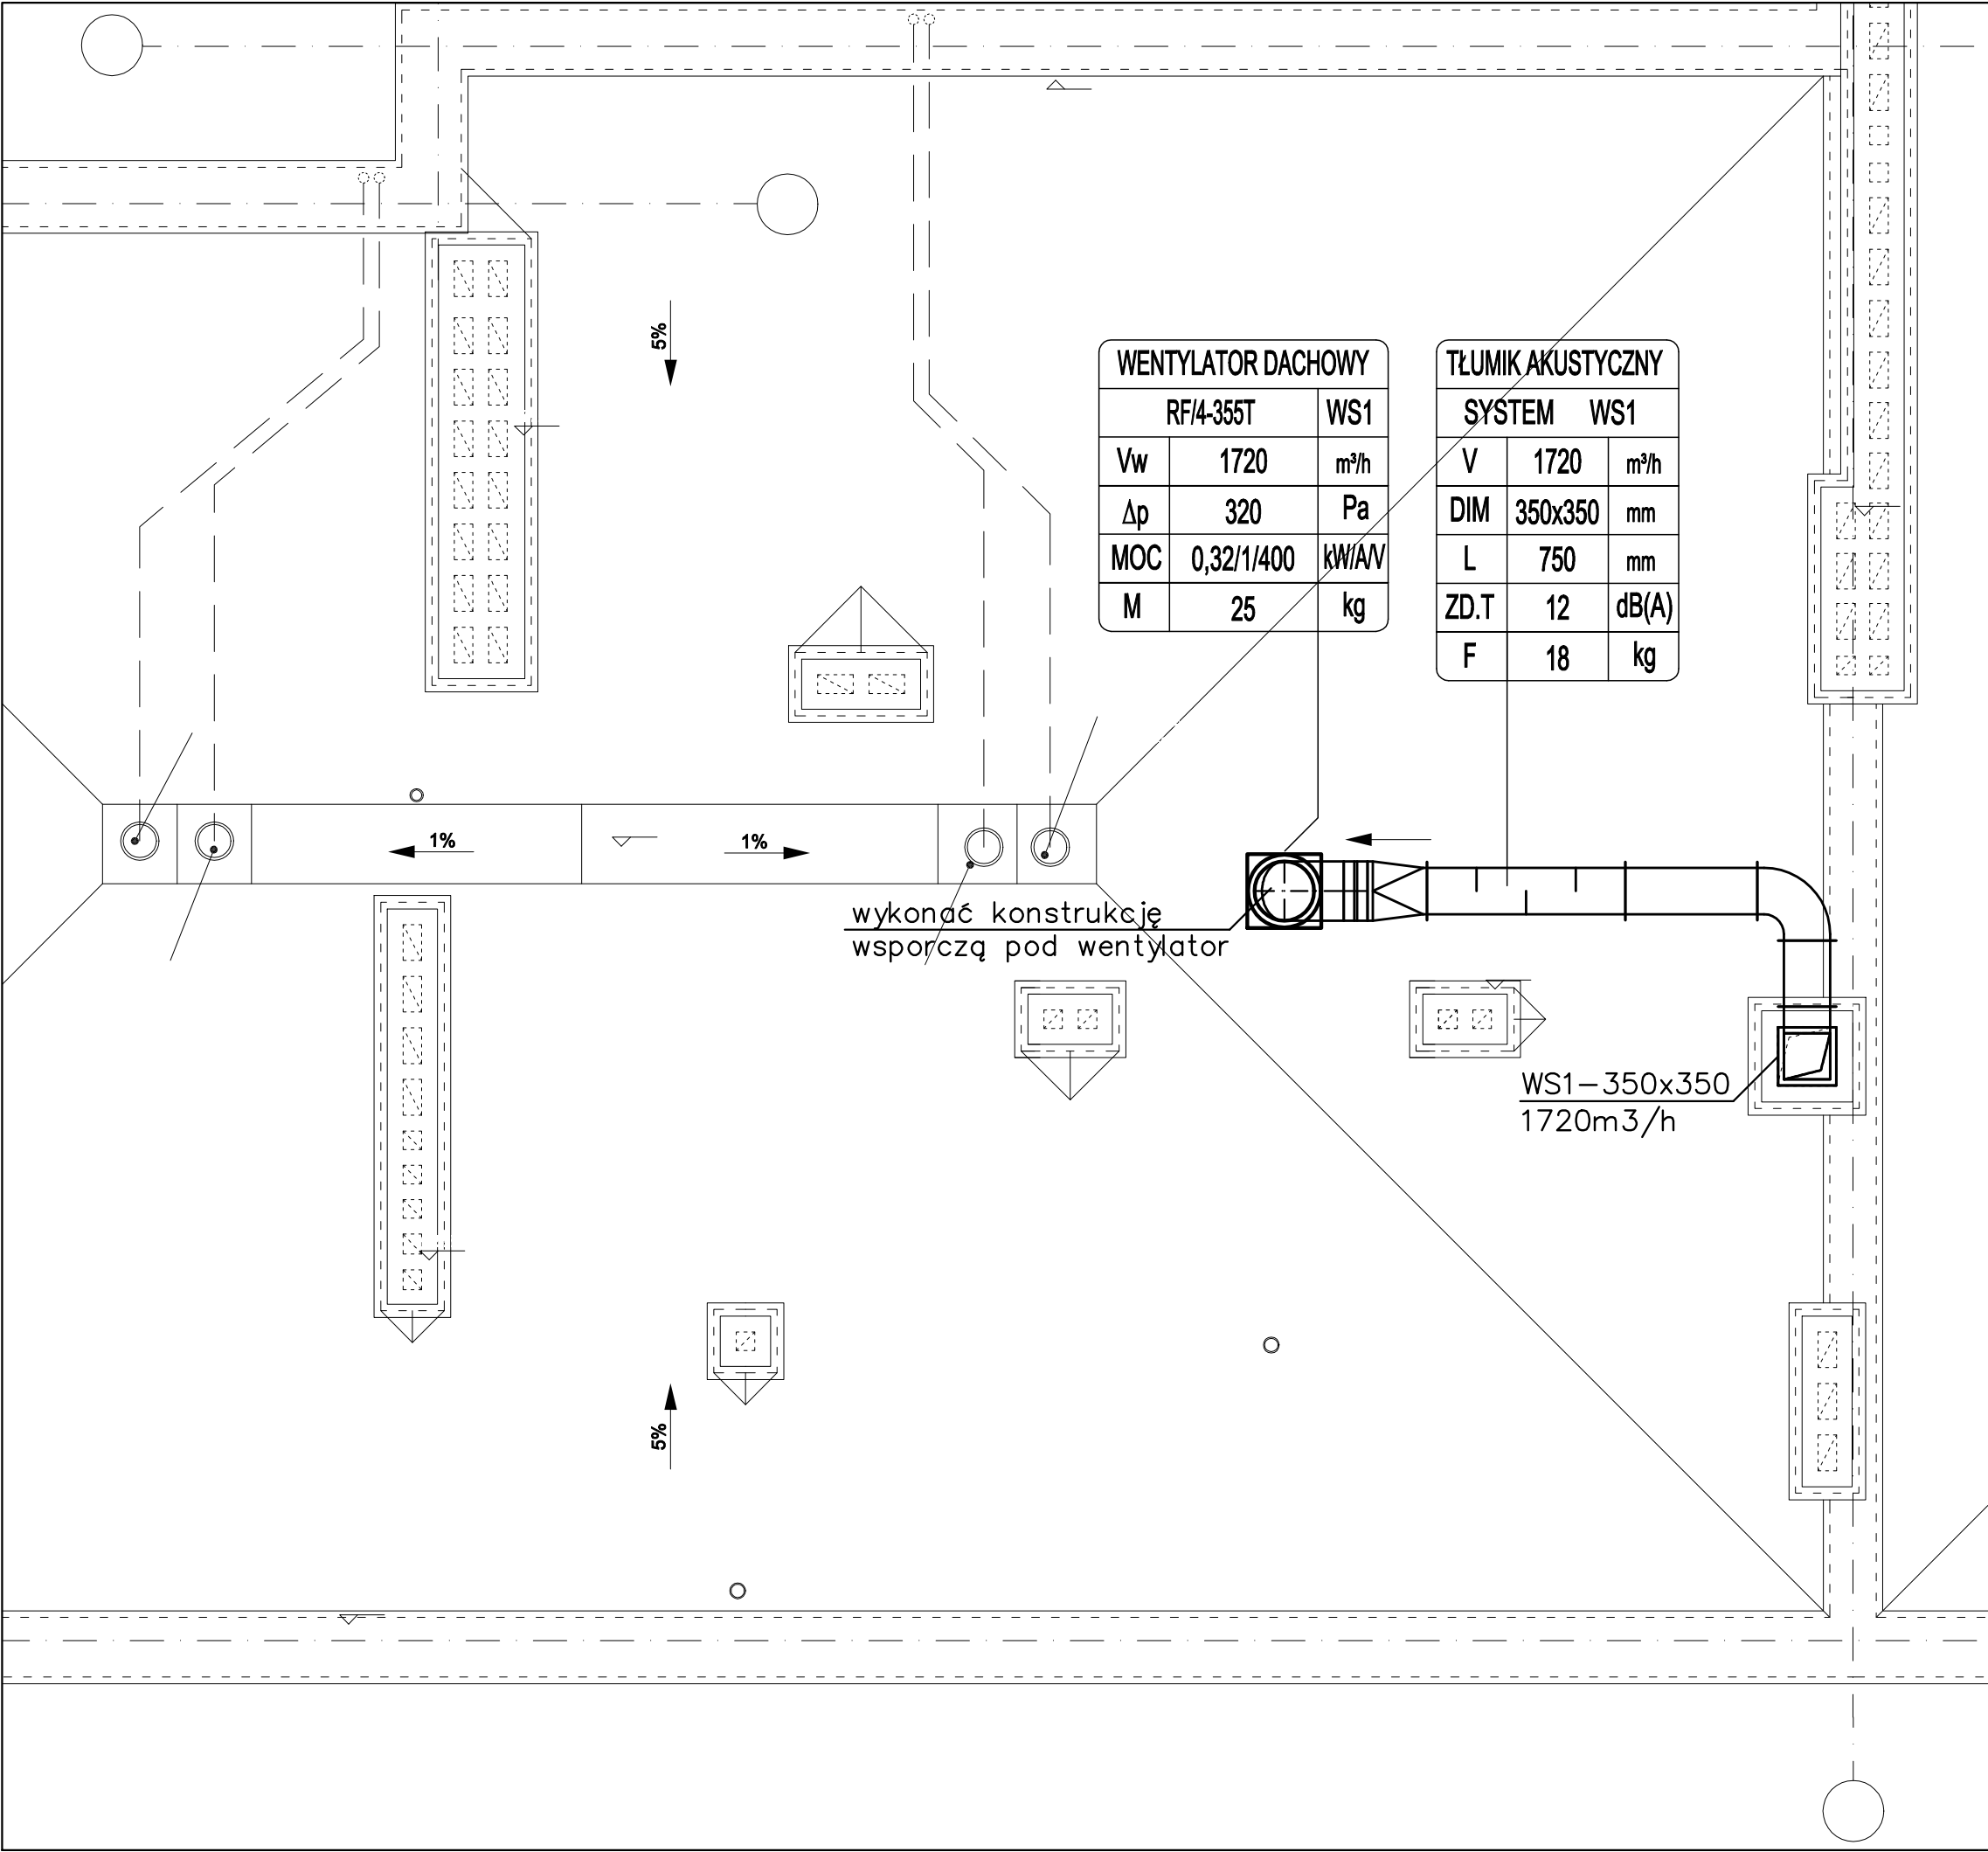

- OZNACZENIA:**
- przewód wentylacyjny
 - 150 m³/h 200 zawór wentylacyjny nawiewny/ wywiewny
 - kanałowy wentylator nawiewny/wywiewny
 - kanałowa elektryczna nagrzewnica powietrza
 - kanałowy filtr powietrza nawiewanego
 - przepustnice wielo- i jednopłaszczyznowa
 - przewód elastyczny
 - przepustnica/kłapa zwrotna
 - KP kłapa przeciwpożarowa wentylacji bytowej
 - tłumik akustyczny o przekroju okrągłym
 - 300 m³/h 500 x 200 kratka wentylacyjna na przewodzie wentylacyjnym
 - kratka transferowa w drzwiach

JEDNOSTKA PROJEKTOWA:		
APM SZTUKA PROJEKTOWANIA 02-796 Warszawa ul. Wąwozowa 22 lok. 5 tel. kom. +48 608294745 www.apm-projektowanie.pl www.facebook.com/ApmSztukaProjektowania e_mail: biuro@apm-projektowanie.pl		
TEMAT: PRZEBUDOWA i ROZBUDOWA SPECJALNEGO OŚRODKA SZKOLNO-WYCHOWAWCZEGO		
LOKALIZACJA: UL. SZPITALNA 12, 05-500 PIASECZNO DZ. EW. NR 18 OBRĘB 53		
INWESTOR: Starostwo Powiatowe Piaseczno		
BRANŻA: SANITARNA	FAZA: PROJEKT BUDOWLANY ZAMIENNY dla pozwolenia na budowę nr 1546 z dnia 30.11.2015	DATA: 20.06.2016
PROJEKTANT:	IMIE I NAZWISKO mgr inż. MICHAŁ GOSIEWSKI	NR UPRAWNIEŃ MAZ/0136/POOS/13
SPRAWDZAJĄCY:	mgr inż. MARCIN GOSIEWSKI	MAZ/0231POOS/11
OPRACOWAŁA:	mgr inż. MAŁGORZATA GOSIEWSKA	
TREŚĆ RYSUNKU: WENTYLACJA MECHANICZNA RZUT DACHU		SKALA: 1:50 NR RYSUNKU: IS-06