
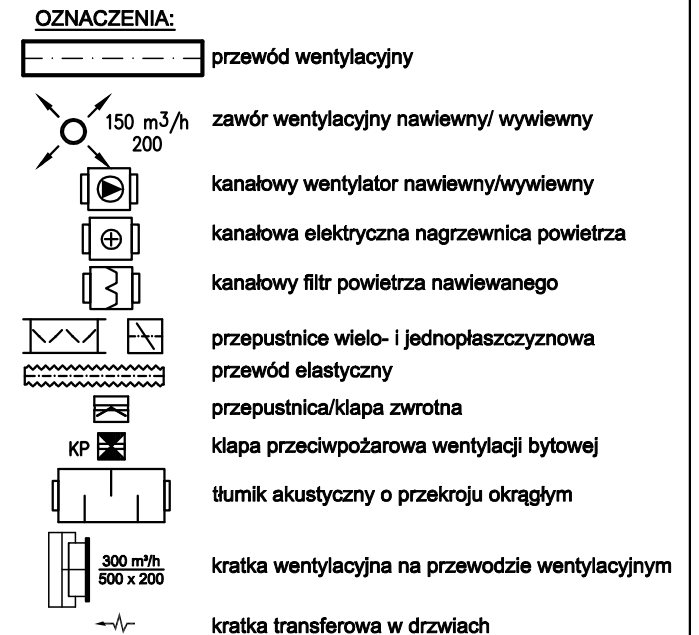


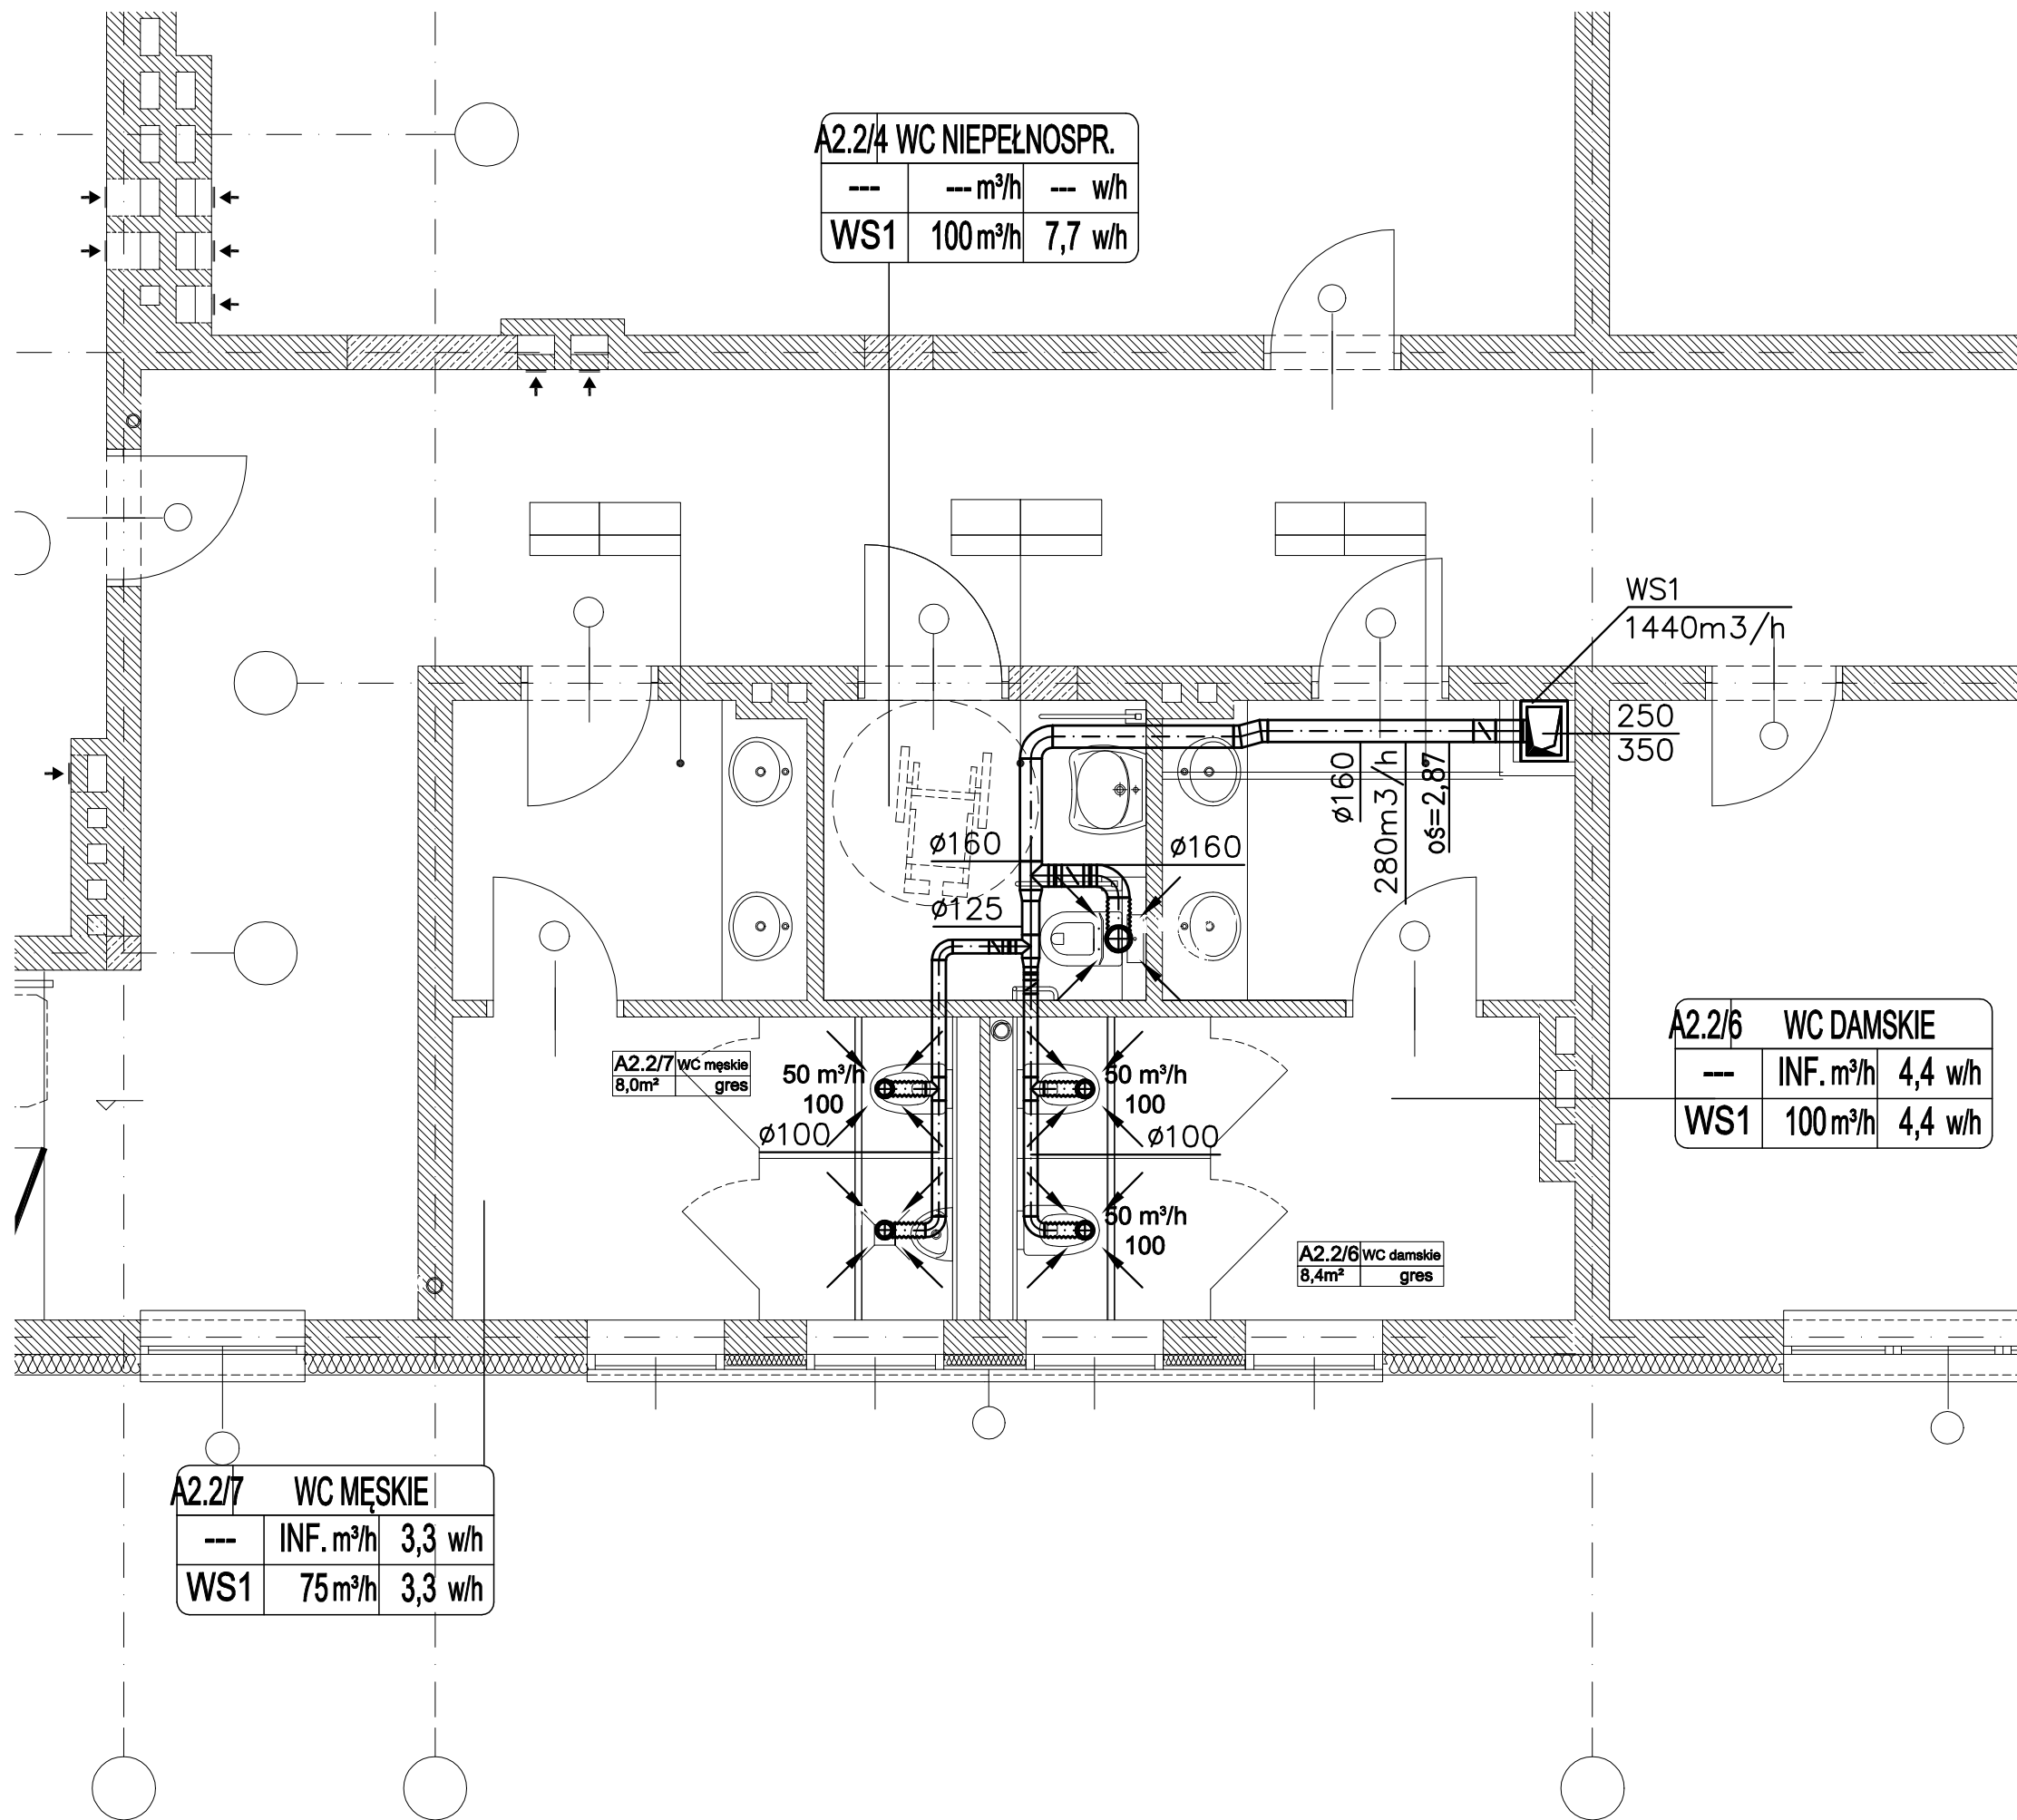

JEDNOSTKA PROJEKTOWA:

APM
SZTUKA PROJEKTOWANIA
02-796 Warszawa ul. Wąwozowa 22 lok. 5 tel. kom. +48 608294745
www.apm-projektowanie.pl
www.facebook.com/ApmSztukaProjektowania
e_mail: biuro@apm-projektowanie.pl

TEMAT: PRZEBUDOWA i ROZBUDOWA SPECJALNEGO OŚRODKA SZKOLNO-WYCHOWAWCZEGO

LOKALIZACJA: UL. SZPITALNA 12, 05-500 PIASECZNO
DZ. EW. NR 18 OBRĘB 53

INWESTOR: Starostwo Powiatowe Piaseczno

BRANŻA: SANITARNA FAZA: PROJEKT BUDOWLANY ZAMIENNY dla pozwolenia na budowę nr 1546 z dnia 30.11.2015 DATA: 20.06.2016

PROJEKTANT:	IMIE I NAZWISKO	NR UPRAWNIEŃ	PODPIS
mgr inż. MICHAŁ GOSIEWSKI	MAZ/0136/POOS/13		
mgr inż. MARCIN GOSIEWSKI	MAZ/0231POOS/11		
OPRACOWAŁA:	mgr inż. MAŁGORZATA GOSIEWSKA		

TREŚĆ RYSUNKU: WENTYLACJA MECHANICZNA RZUT PIĘTRA 2 SKALA: 1:50 NR RYSUNKU: IS-04