


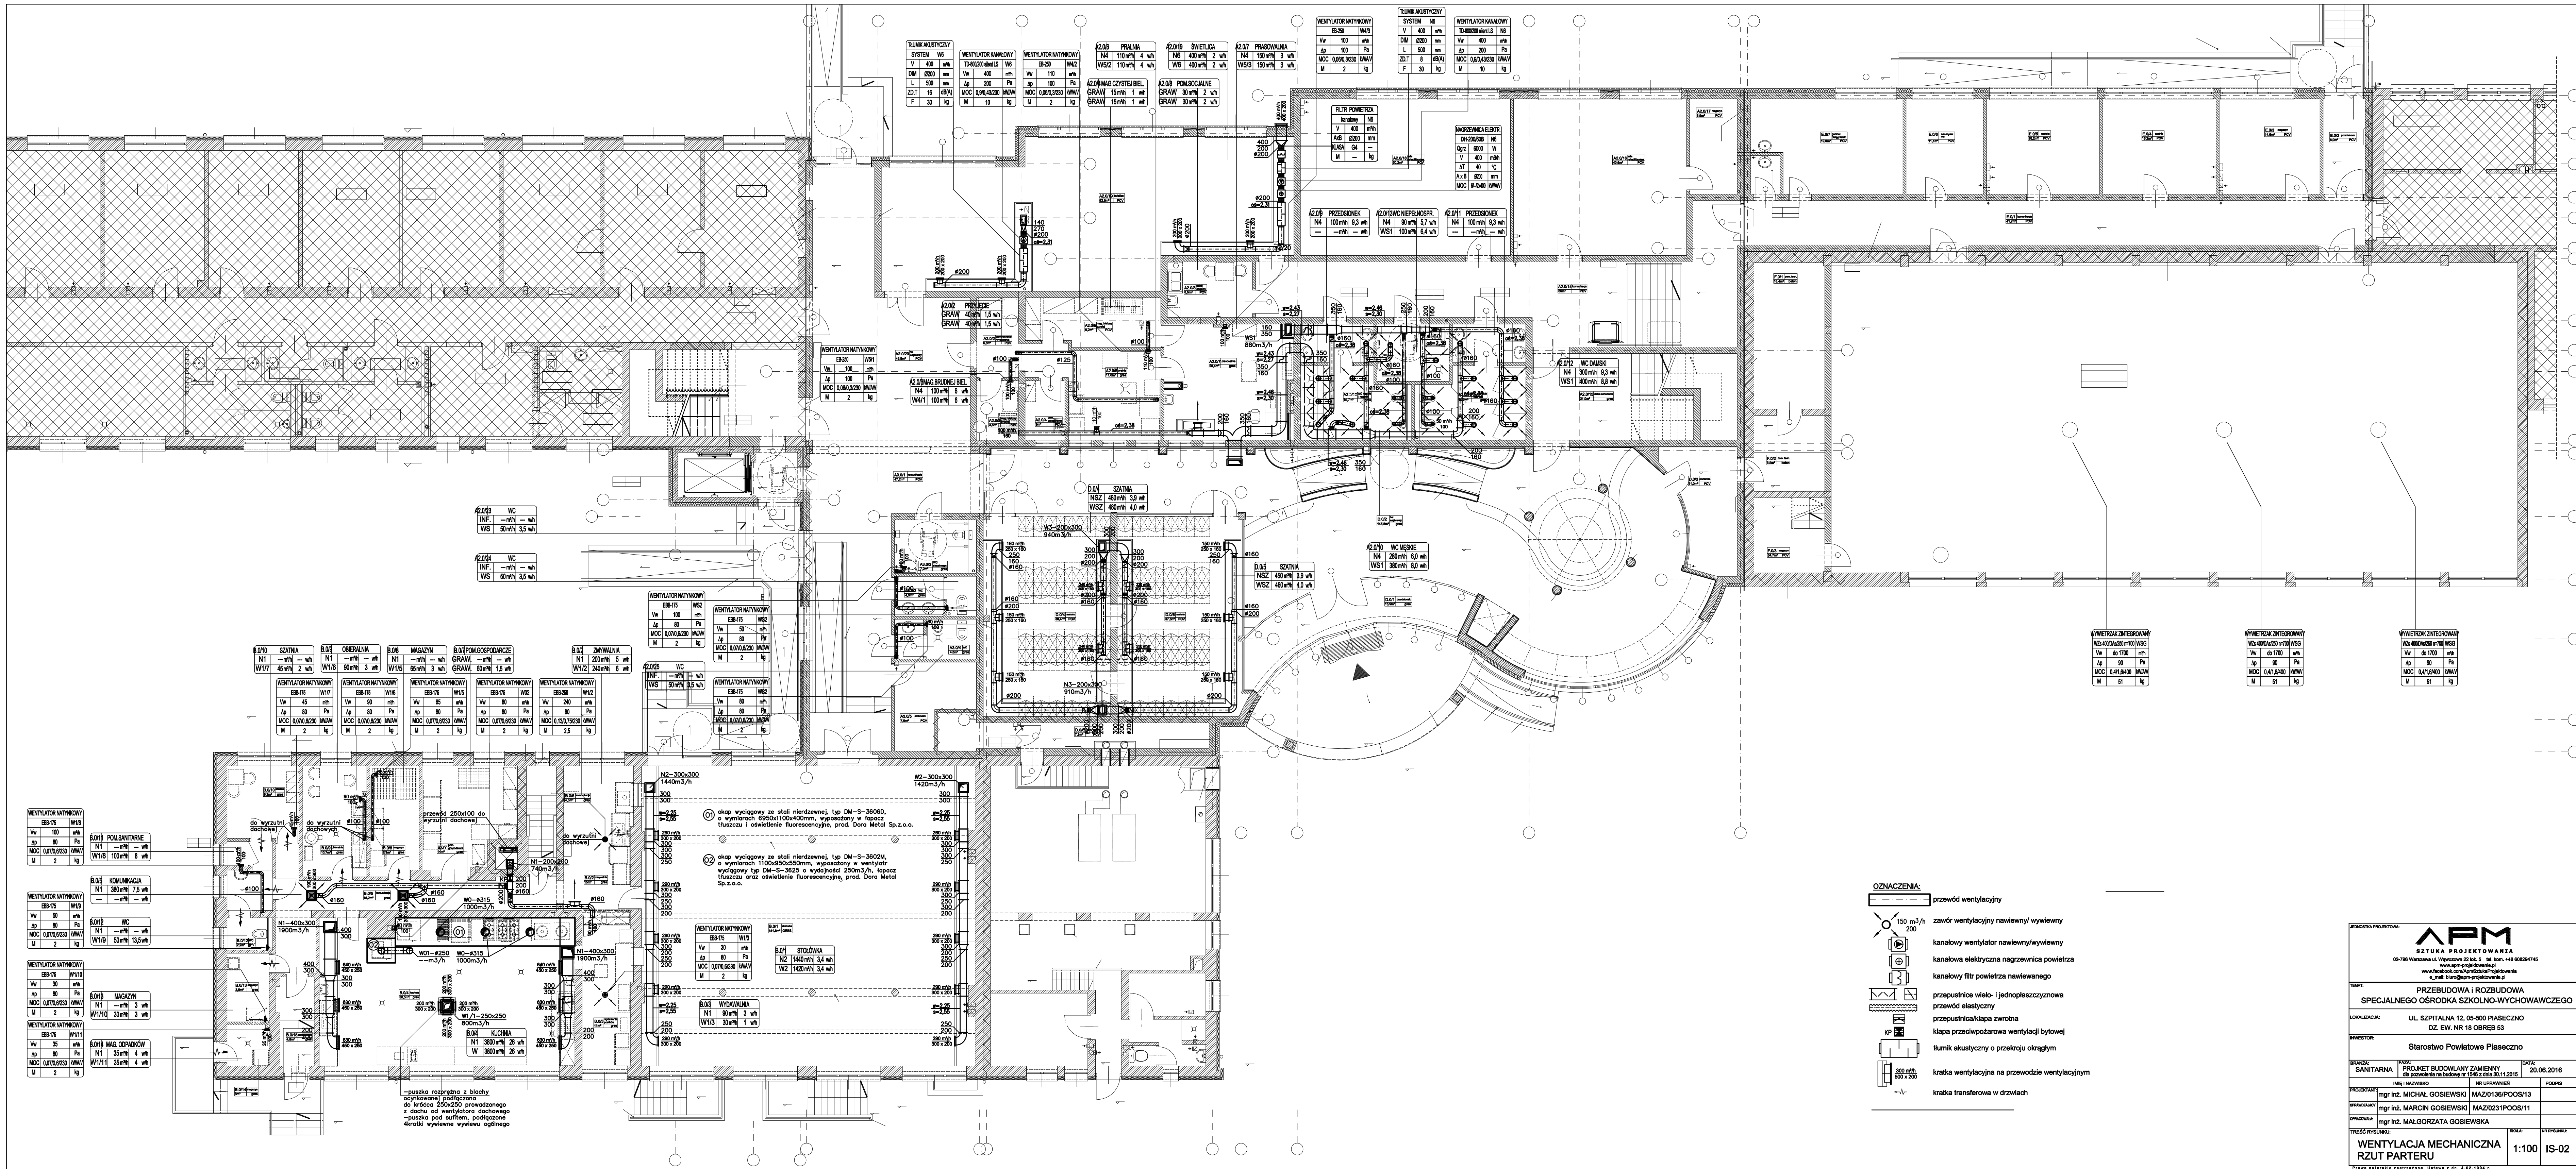

JEDYNOŚĆ PROJEKTOWA:		APM BUDOWA PROJEKTOWANIA 00-796 Warszawa ul. Wileńska 22/24, 6 tel. 144 660294145 www.apm-projektowanie.pl e-mail: biuro@apm-projektowanie.pl	
TEMAT:	PRZEBUDOWA I ROZBUDOWA SPECJALNEGO OŚRODKA SZKOLNO-WYCHOWAWCZEGO		
LOKALIZACJA:	UL. SZPITALNA 12, 05-500 PIASECZNO DZ. EW. NR 18 OBRĘB 53		
INWESTOR:	Starostwo Powiatowe Piaseczno		
BRANŻA:	SANITARNA	PROJEKT BUDOWLANY ZMIENNY dot. pogotowia na budowie z 1562 z dnia 20.11.2016	DATA: 20.08.2016
PROJEKTANT:	mgr inż. MICHAŁ GOSIEWSKI	MAZ/0136/POOS/13	PODSZ:
OPRACOWANIE:	mgr inż. MARCIN GOSIEWSKI	MAZ/0231/POOS/11	
PRZEBUDOWA:	mgr inż. MAŁGORZATA GOSIEWSKA		
PRZEBUDOWA:	WENTYLACJA MECHANICZNA RZUT PARTERU		SKALA: 1:100
			IS-02
PRZEBUDOWA I ROZBUDOWA SPECJALNEGO OŚRODKA SZKOLNO-WYCHOWAWCZEGO			