


297x420

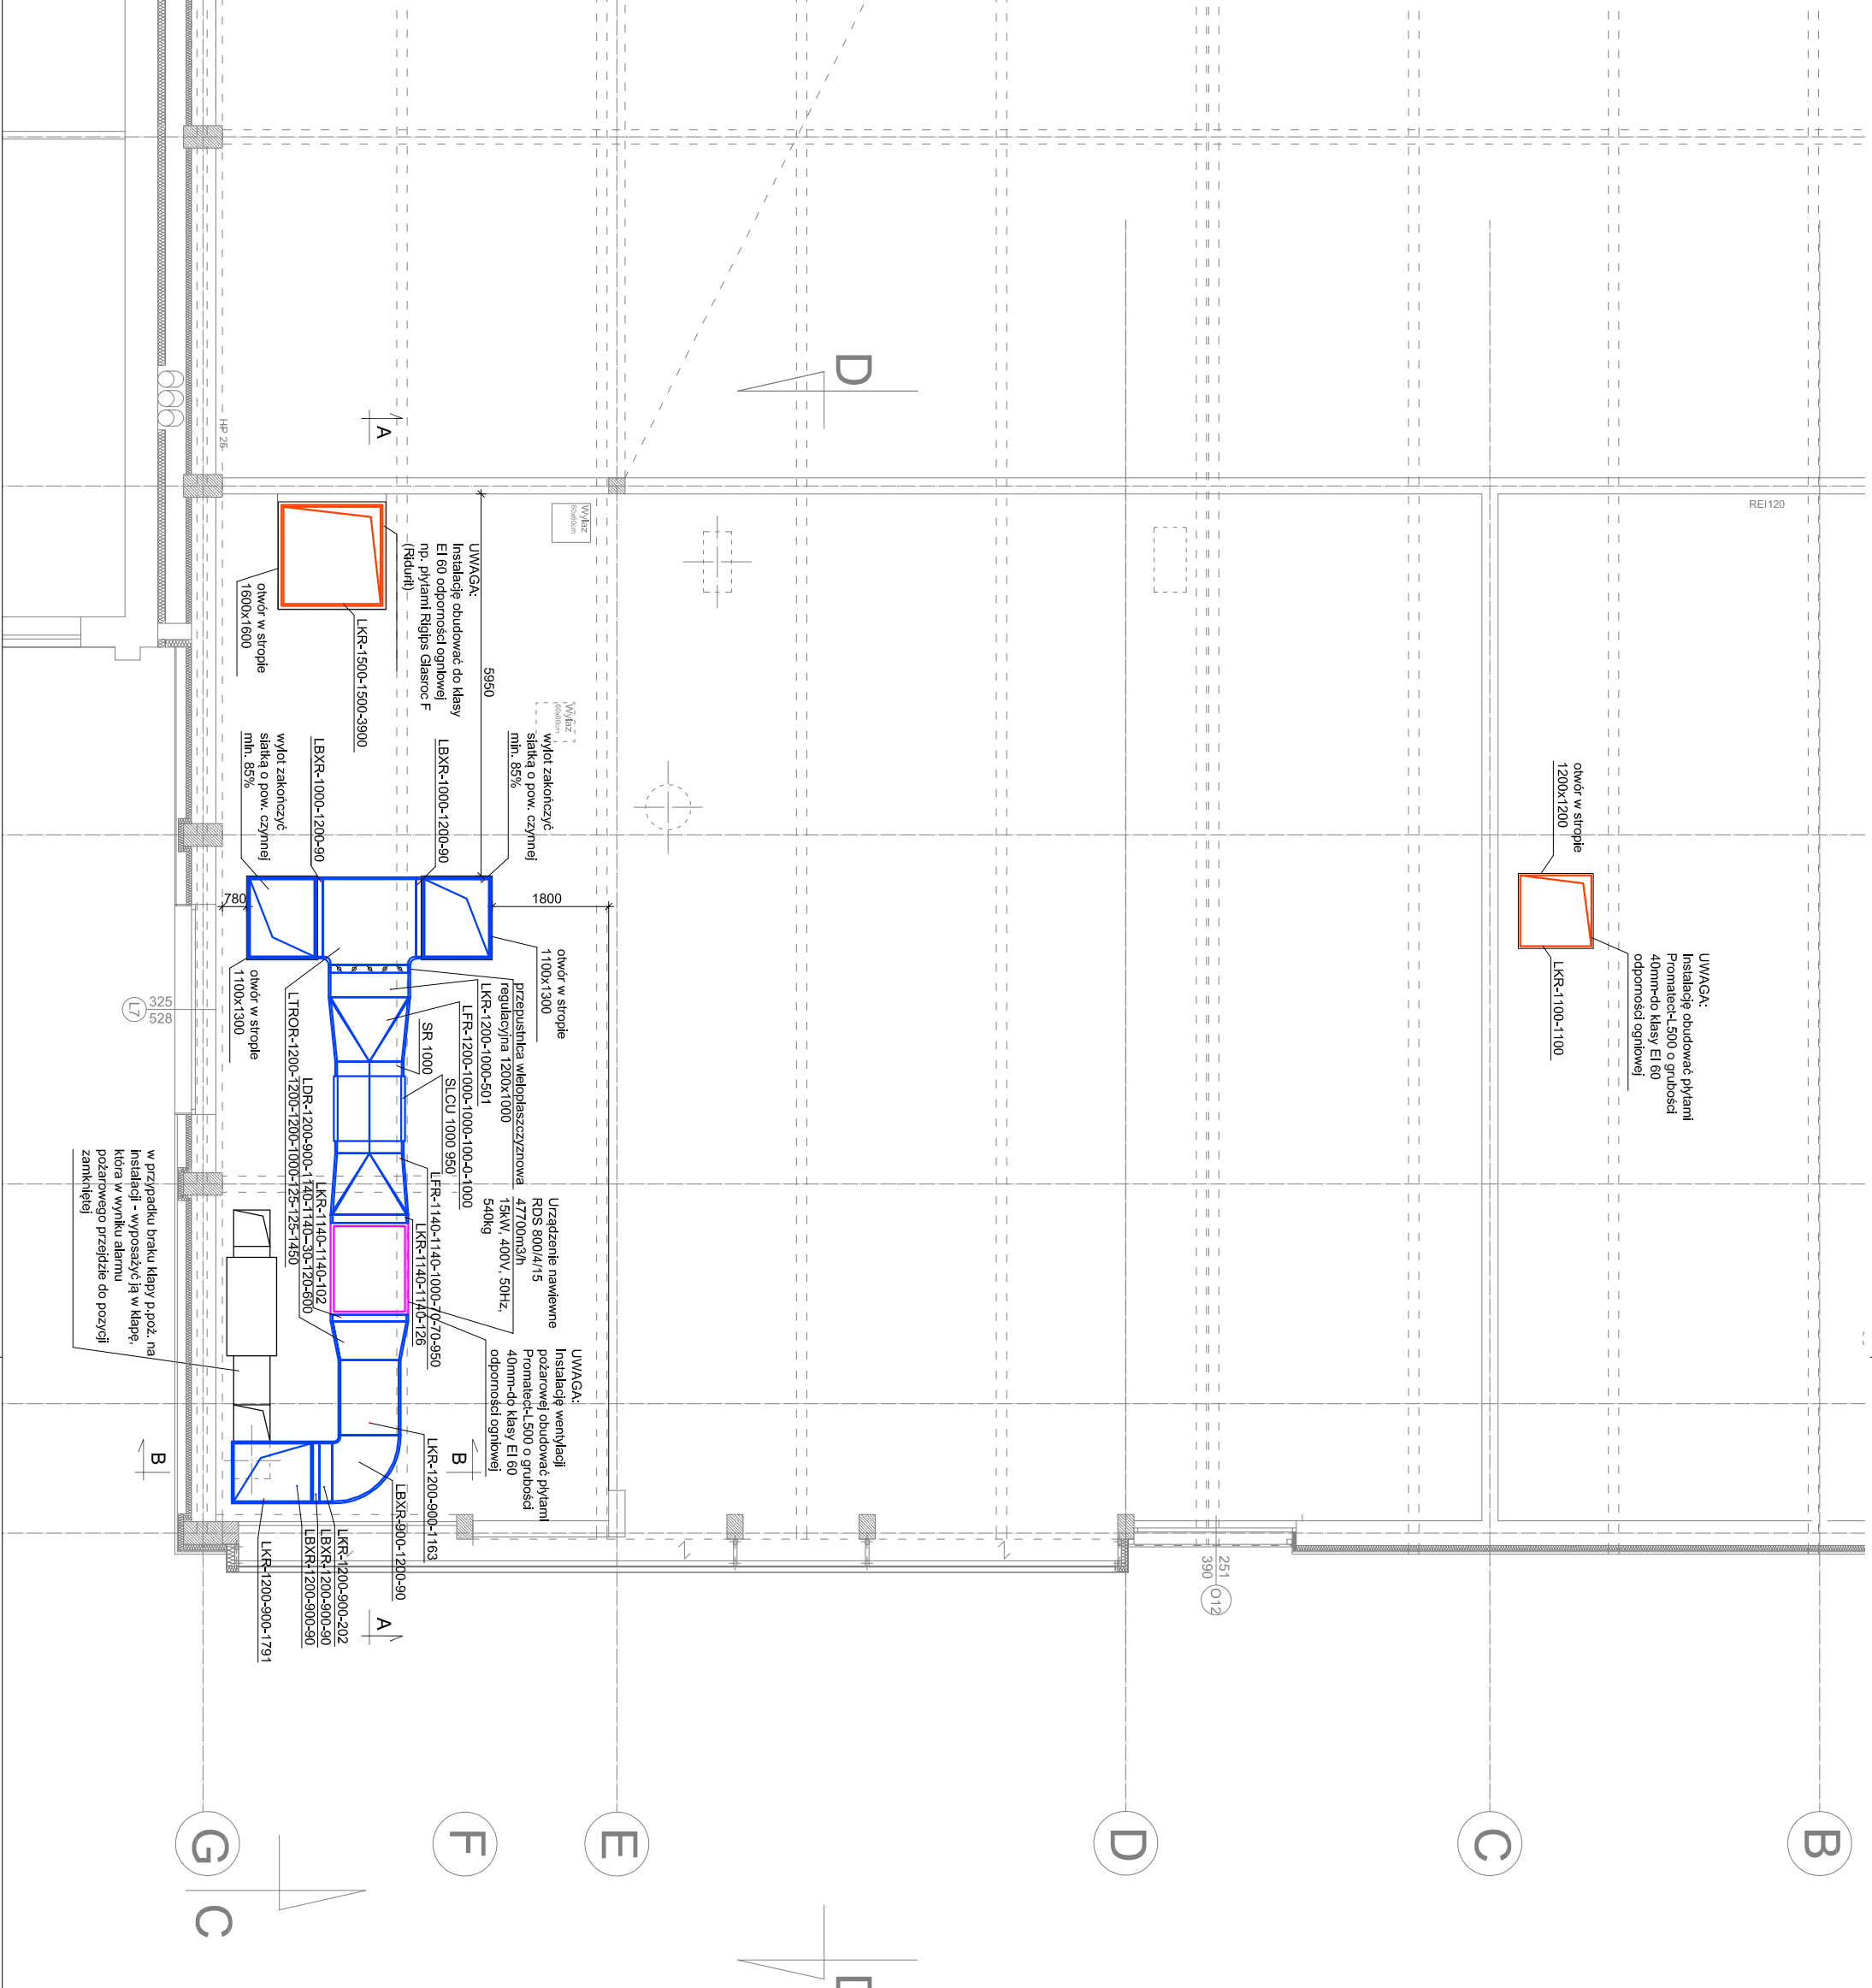

LEGENDA:

— nawiew powietrza
— upust powietrza
— urządzenia

INWESTOR	STAROSTWO POWIATOWE PIASECZNO 05-500 PIASECZNO, UL. CHYLIKOWSKA 14
INWESTYCJA	BUDYNEK SALI GIMNASTYCZNEJ PRZY ZESPOLE SZKÓŁ ZAWODOWYCH W GÓRZE KALWARII
ADRES INWESTYCJI	Góra Kalwaria, ul. Dominikańska 9E część dz. nr 37/8 i 37/14 obręb 1-02
BRANŻA	WENTYLACJA POŻAROWA
FAZA PROJEKTU	PROJEKT WYKONAWCZY
PROJEKTANT	mgr inż. Elżbieta Borowska nr upr.: POM/0231/POOS/11
OPRACOWAŁ	mgr inż. Paweł Szajda mgr inż. Krystian Kwieciński
NAZWA RYSUNKU WENTYLACJA POŻAROWA. RZUT PODDASZA.	
DATA 03 października 2014	SKALA 1:50
RYSUNEK NR 3	