
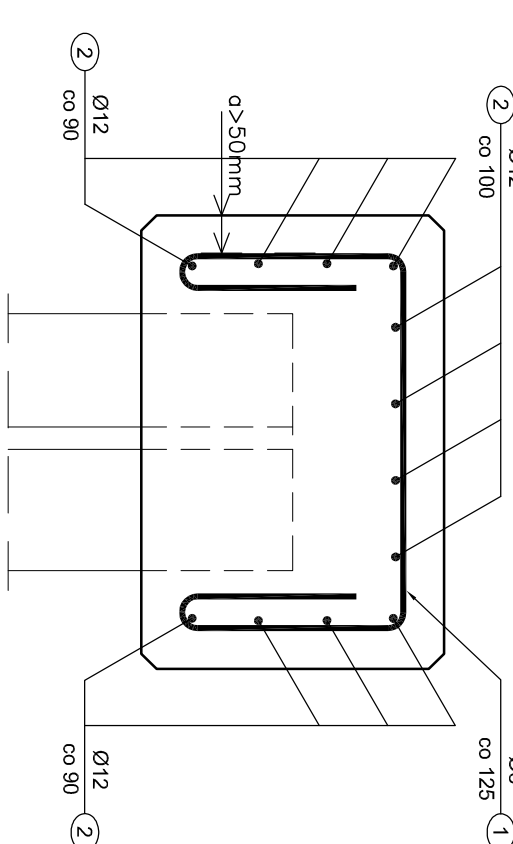
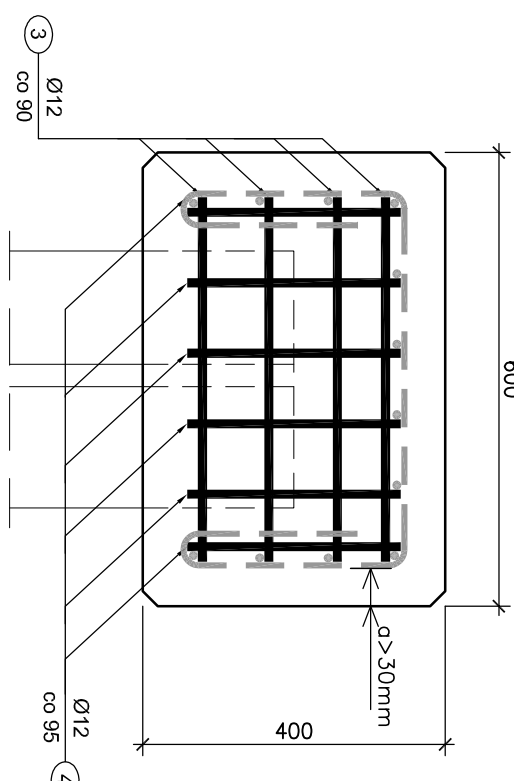



WIDOK NA CZŁO ZWIĘŹCZENIA SC1/SC2  
OD STRONY DOLNEJ I GÓRNEJ WODY

Skala 1:10

## Widok z góry

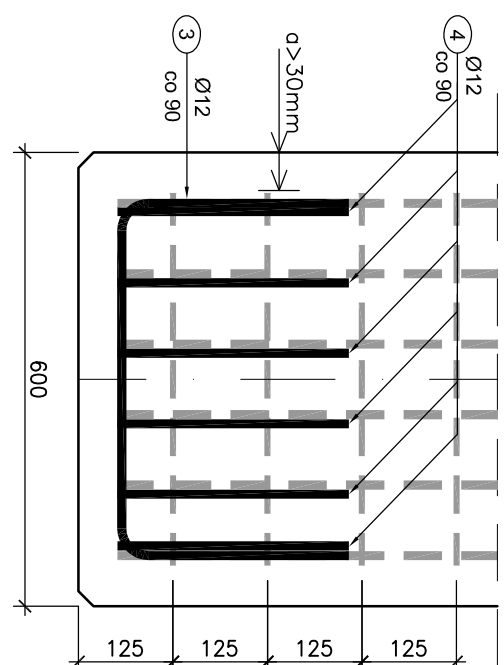

## ZBROJENIE ZWIĘŃCZENIA SC1/SC2


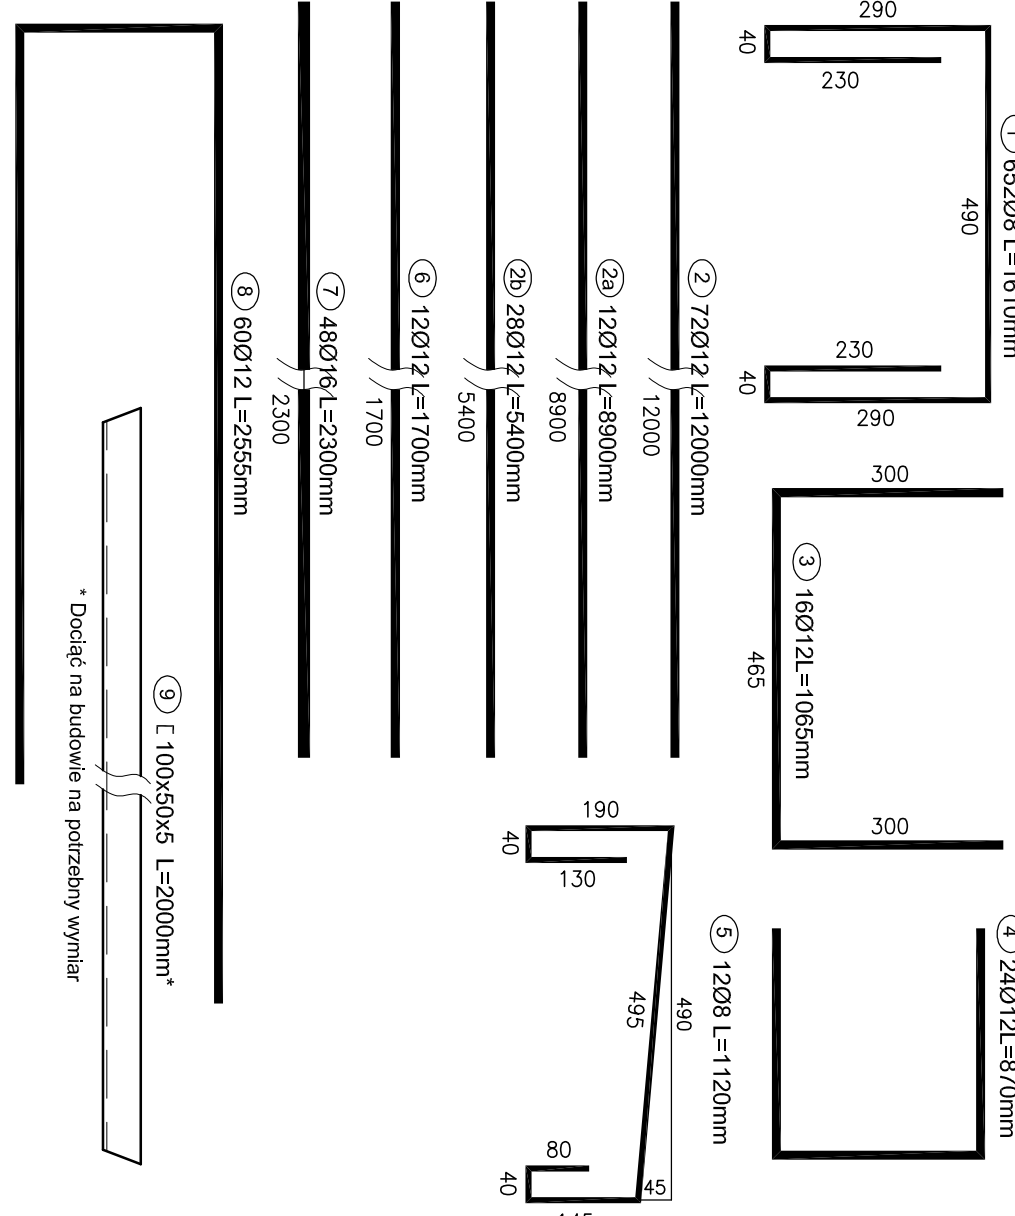


# ZBROJENIE ZWIENCZENIA SC1/SC2

W MIEJSCU WYLOTU ROWU - SZCZEGÓŁ "A"

Skala 1:10



2

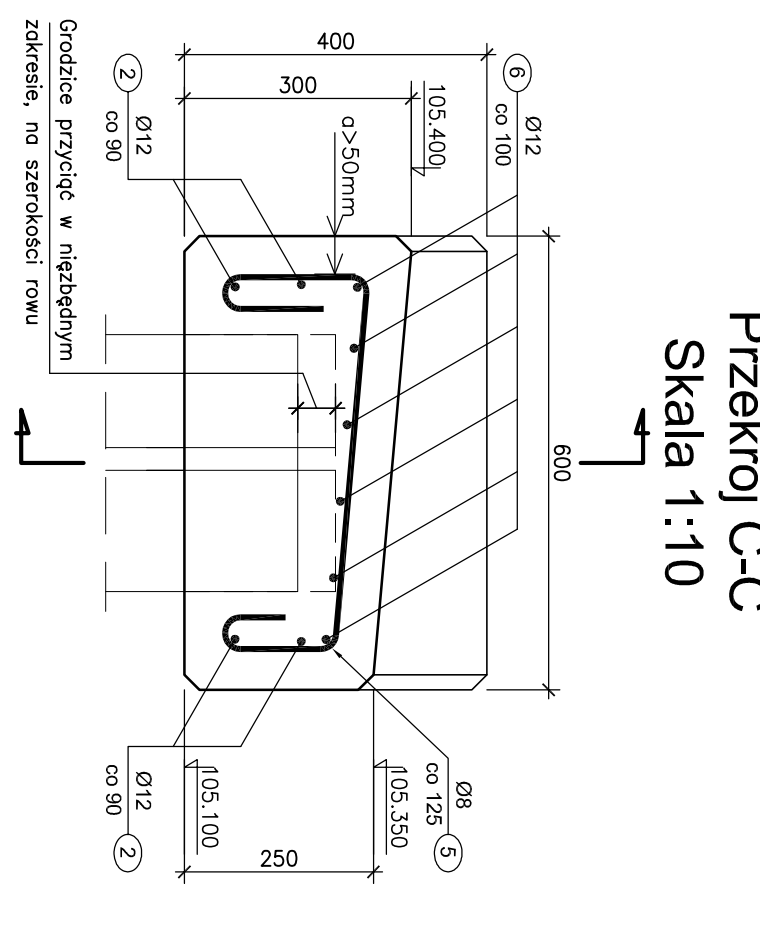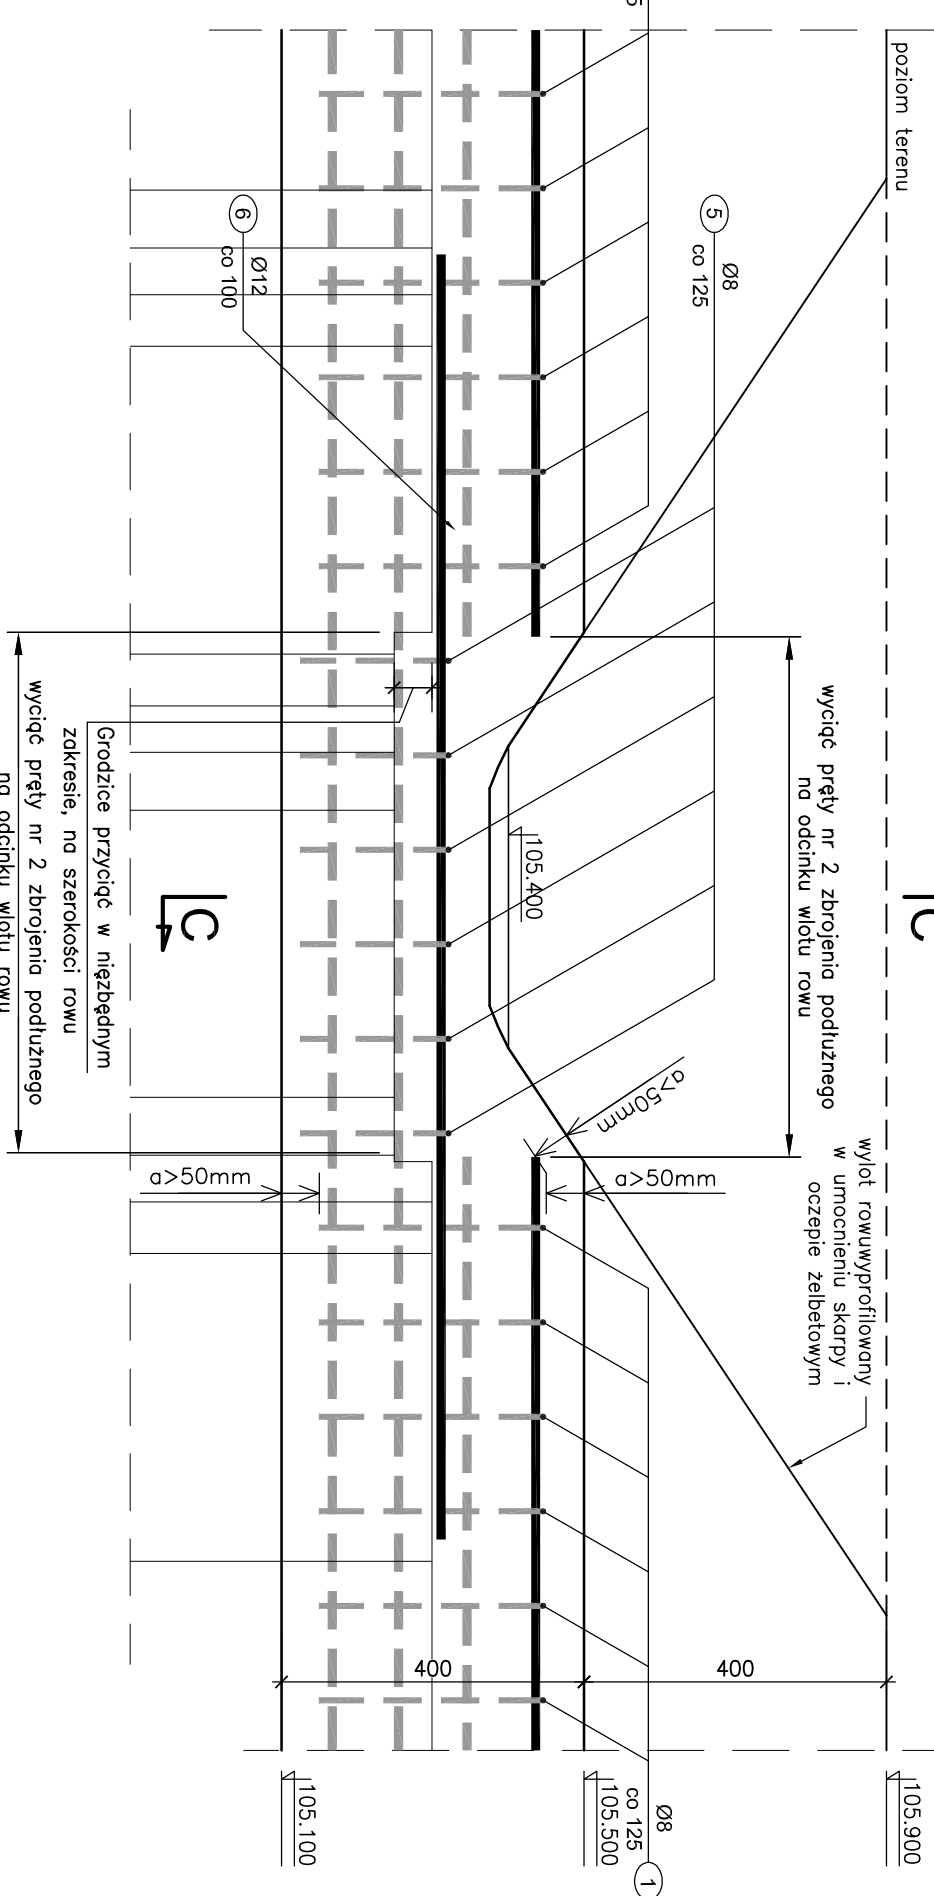

# ŻELBETOWA PRZESŁONA

WYPEŁNIAJĄCA PRZERWĘ W ŚCIANCIE SZCZELNEJ  
PRZEKRÓJ POZIOMY PONIŻEJ ZWIĘŃCZENIA

Skala 1:10


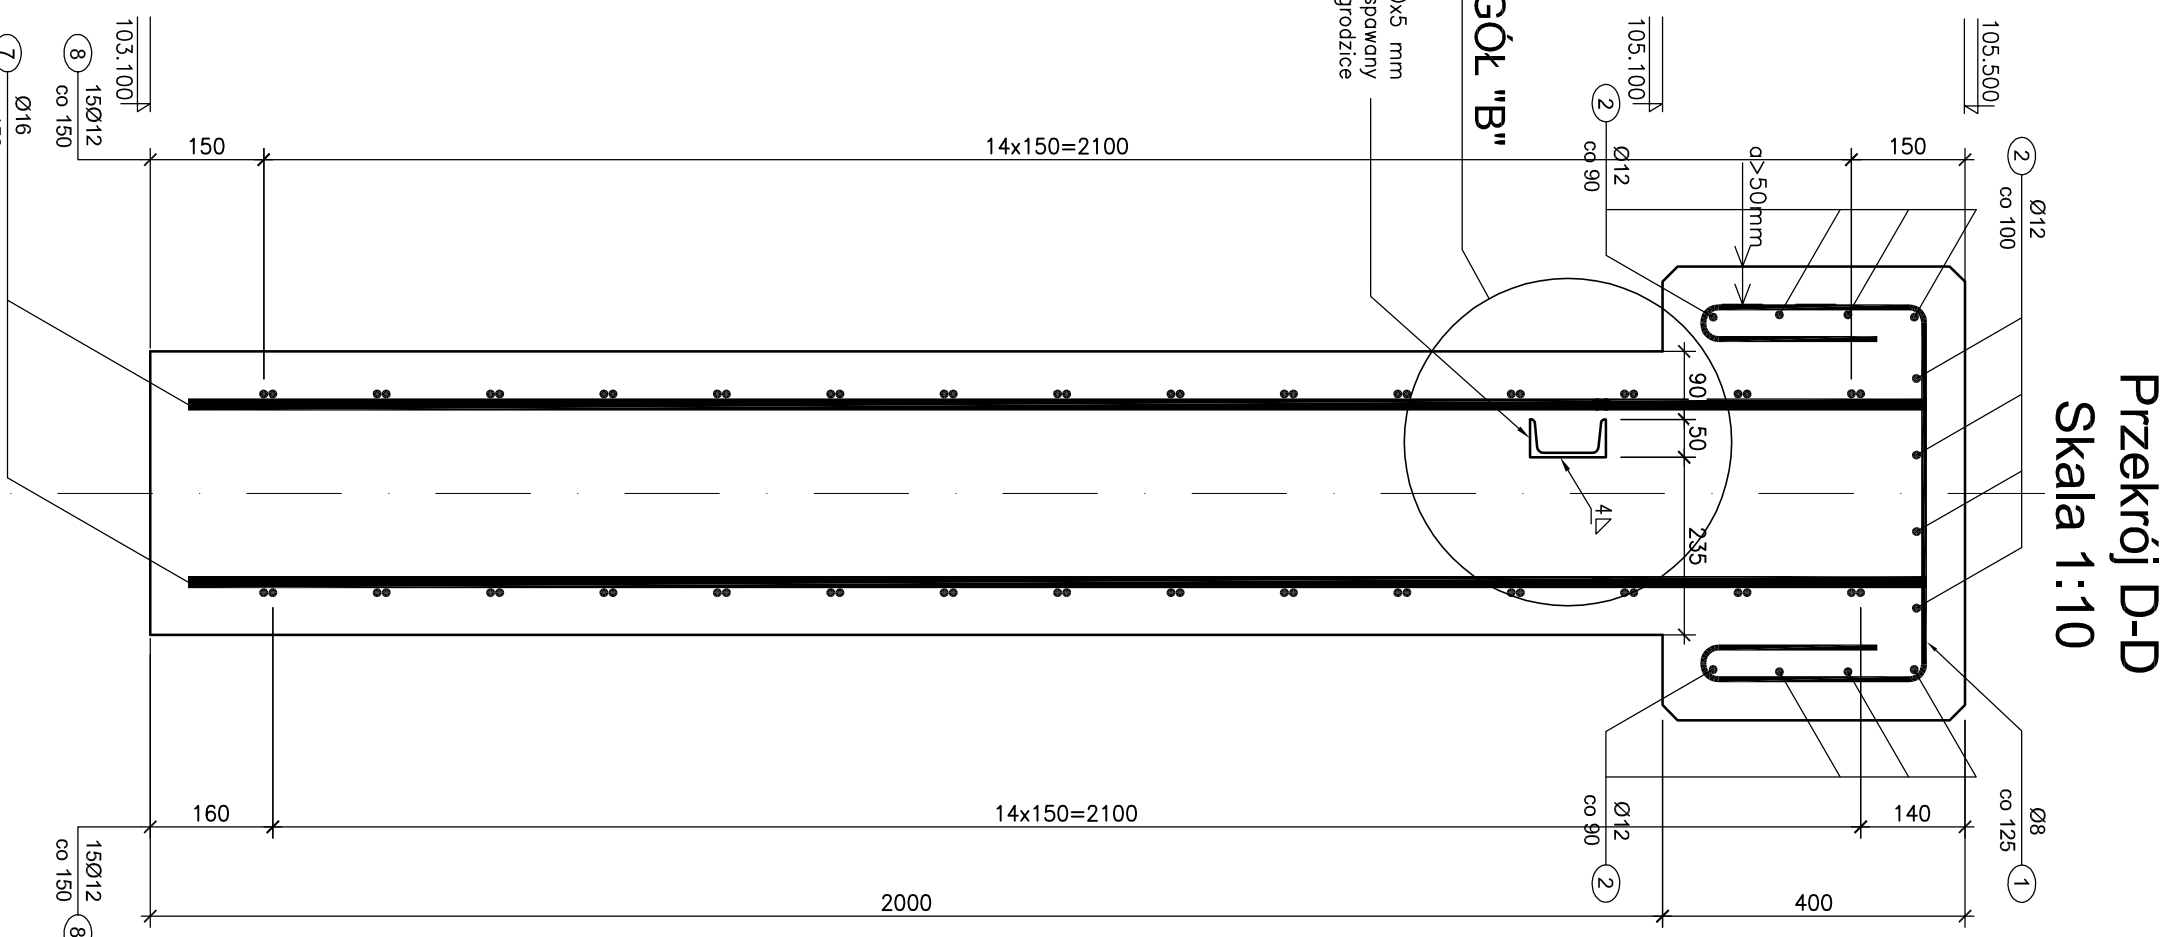
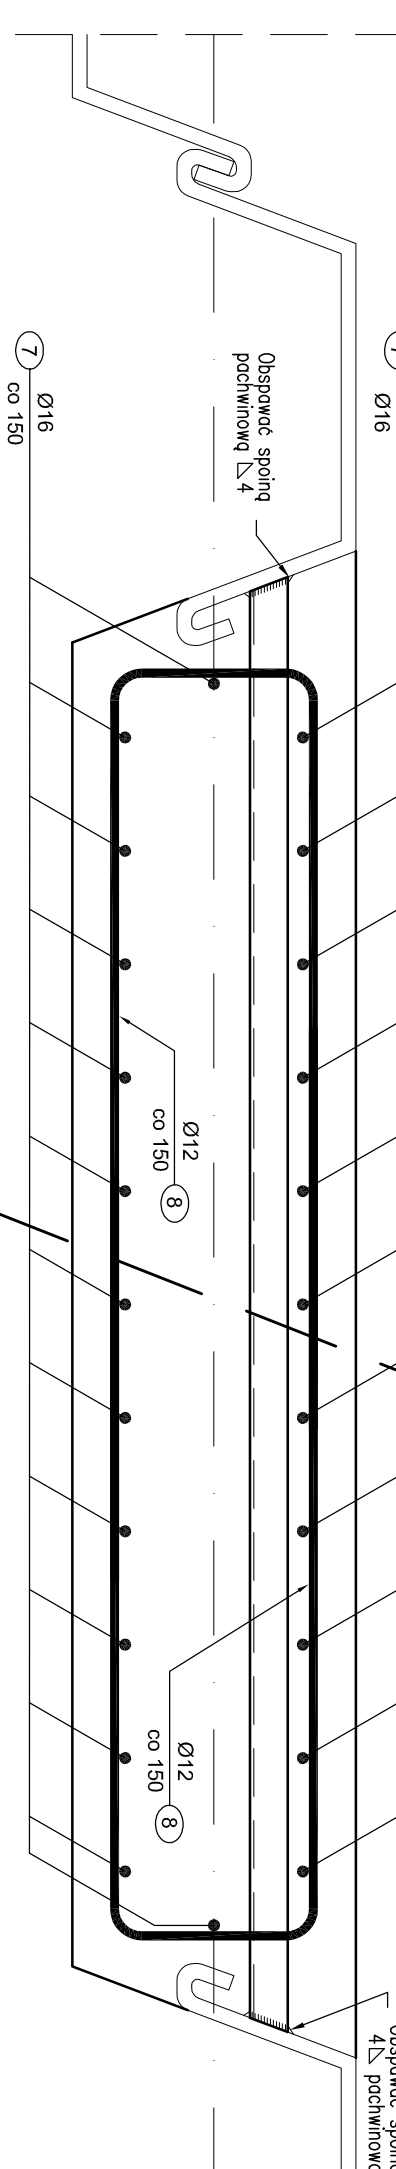


## SZCZEGÓŁ "B"

### PRZEKRÓJ D-D

Skala 1:2

Skala 1:2

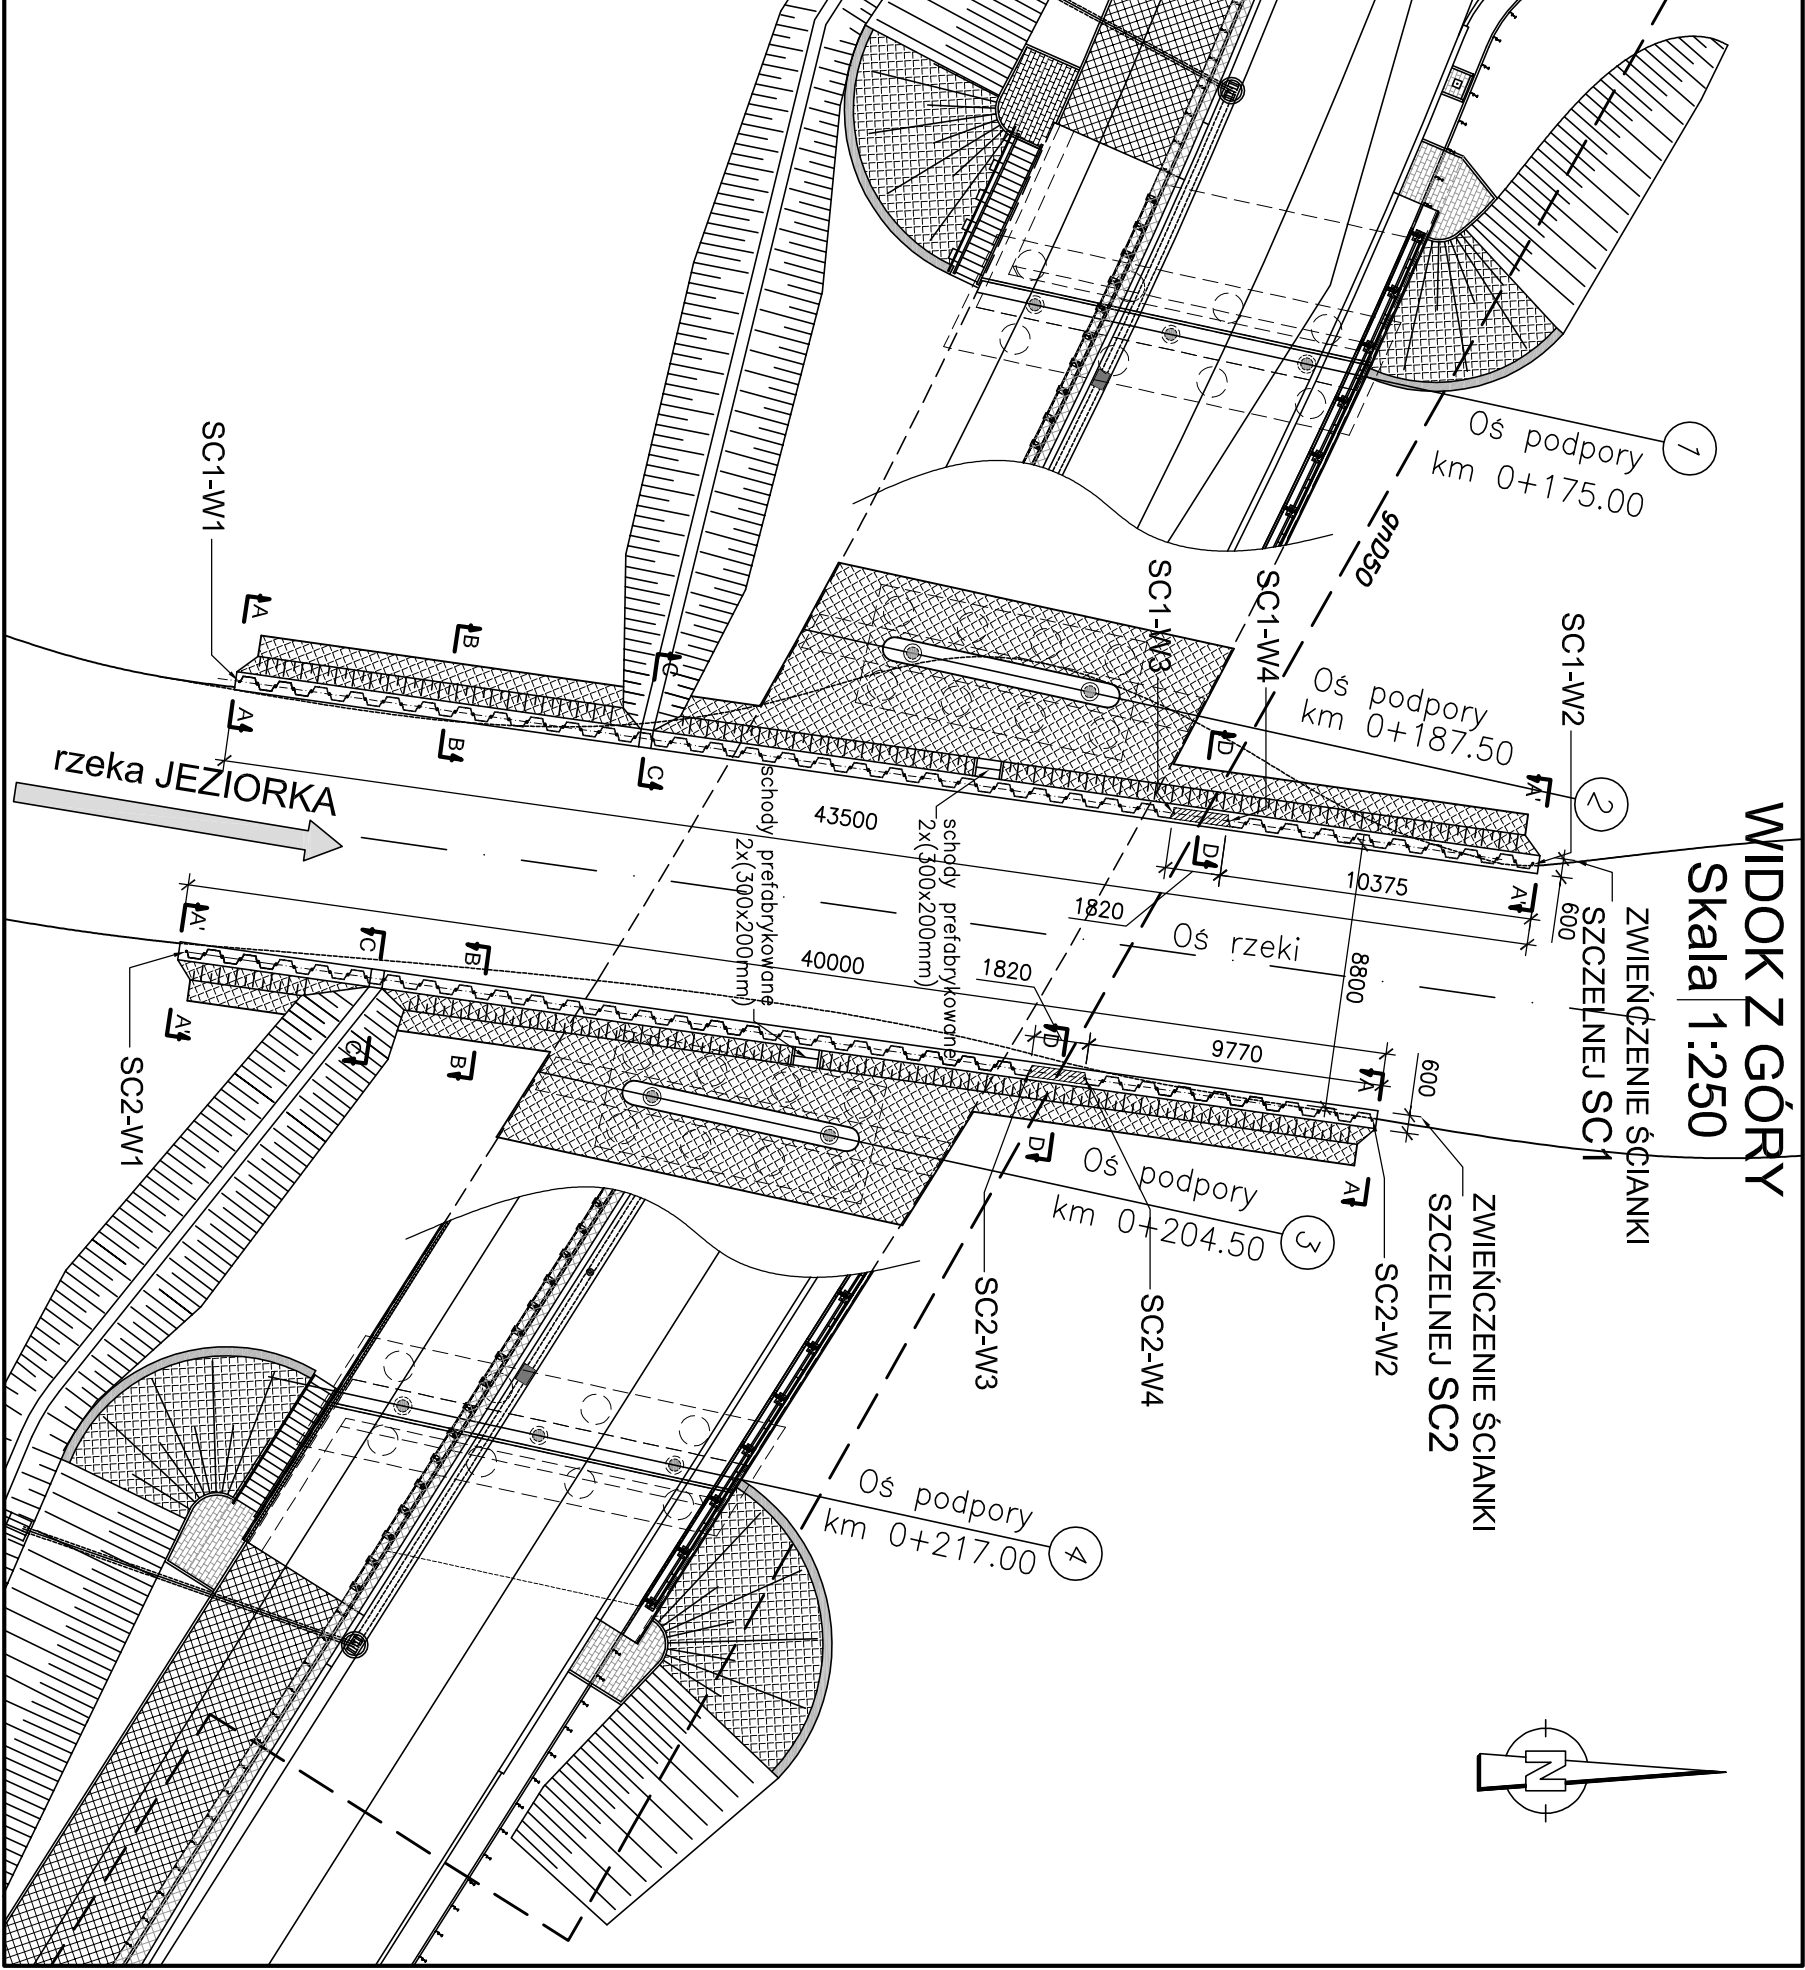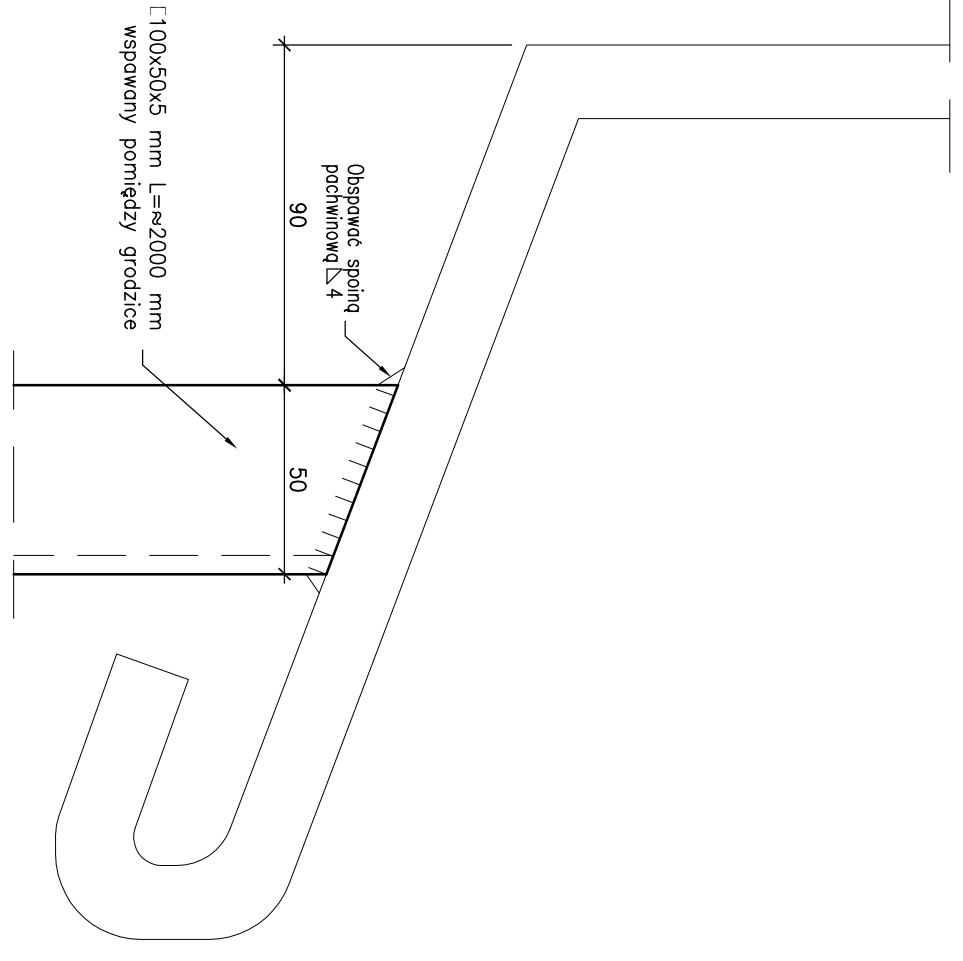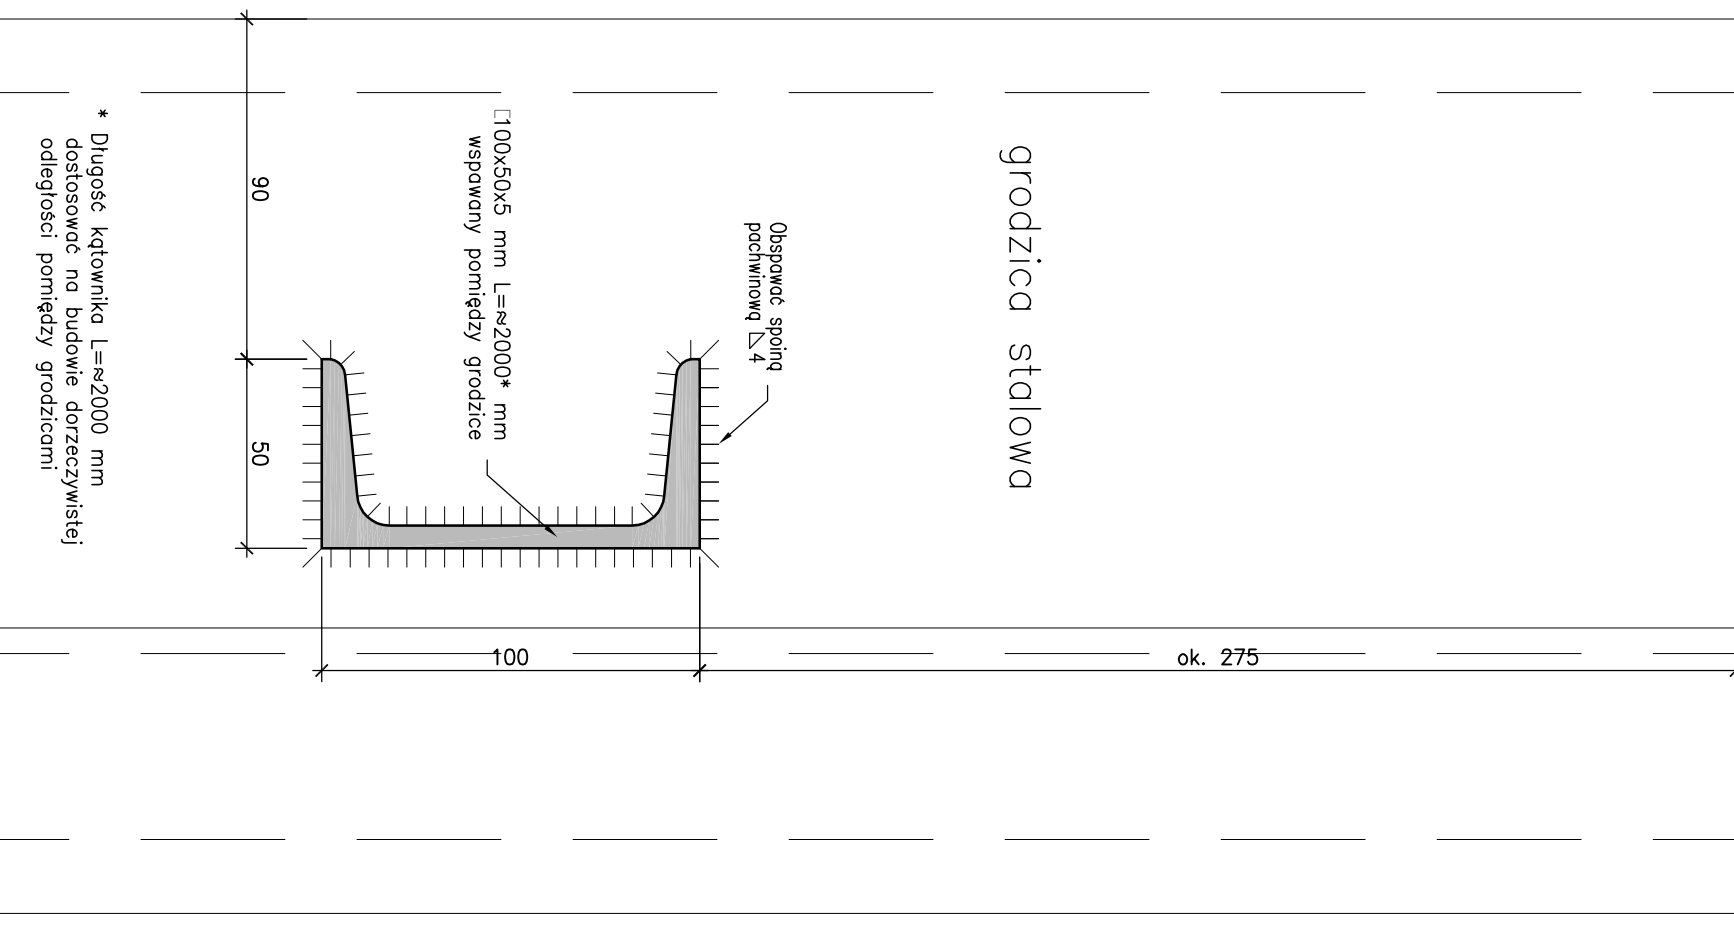[illegible]

| №                  | Študentska prejeta | Študentska Lektura | Dugoset študentska |        | Dugoset optina |       |
|--------------------|--------------------|--------------------|--------------------|--------|----------------|-------|
|                    |                    |                    | 08                 | 08     | 07             | 06    |
| 1                  | 08                 | 312                | 1610               | 592.32 | 432.00         | 64.80 |
| 2                  | 012                | 36                 | 2400               | 432.00 | 64.80          | 8.32  |
| 3                  | 012                | 12                 | 8400               | 432.00 | 64.80          | 8.32  |
| 4                  | 012                | 8                  | 1605               | 432.00 | 64.80          | 10.44 |
| 5                  | 08                 | 6                  | 1120               | 6.72   | 10.20          | 55.80 |
| 6                  | 012                | 6                  | 1700               | 10.20  | 55.80          | 76.85 |
| 7                  | 012                | 34                 | 2800               |        |                |       |
| 8                  | 012                | 20                 | 2655               |        |                |       |
| 9                  | 012                | 1                  | 2000               |        |                |       |
| Dugoset razum      |                    |                    | 08                 | 662.61 | 55.20          | 2.00  |
| Masa dugoset razum |                    |                    | 08                 | 0.956  | 0.888          | 1.578 |
| Masa razum         |                    |                    | 08                 | 207.07 | 87.11          | 19.82 |
| Masa optina        |                    |                    | 08                 | 623.3  | 623.3          | 19.82 |

WSTĘPNE WŁAŚCIWOŚCI MATERIAŁÓW DLA ZWIĘZCZENIA SCI:

ZESTAWIENIE MATERIAŁÓW DLA ZWIĘCZENIA SCZ

UWAGI:

- Ciężkie przewężenie wykonano o grubości: 30 mm
- Wymiarowanie przewężenia odbyło się w osiach przewężenia nr 1 i nr 5, oddzielne końcowe strzemię należą do rąn na budowie

**OPRACOWANIE:**  
- Długość prętów szkieletu wykonaną o grubości 30 mm  
- Wymiarowanie prętów zgodnie z osiami prętów  
- Szkielet ma 11 m 5, odchłaki korony szkieletu należy dołączyć na budowie  
- W sposób umożliwiający ich osadzenie zranocowane do gródzki stalowej.  
Do gródzki należy spawać co 5 szkieletu  
- Porównanie zdjęć: korony mg PN 91/S-104/2  
- W zasiewaniu Złożenia zwierciast S1 i S2 uwzględniono dłu prętów m 2, 2  
- Zgodności na zakład

|        |              |     |
|--------|--------------|-----|
| SC1-W1 | 749769.686   | 620 |
| SC1-W2 | 576791.642   |     |
| SC1-W3 | 749769.686   | 666 |
| SC1-W4 | 576653.478   |     |
| SC2-W1 | 749769.109   |     |
| SC2-W2 | 576629.181   |     |
| SC2-W3 | 749769.1515  |     |
| SC2-W4 | 576681.7.890 |     |
| SC3-W1 | 749769.687   | 662 |
| SC3-W2 | 576638.164   |     |
| SC3-W3 | 749769.686   | 620 |
| SC3-W4 | 576653.472   |     |

|                       |                                                                                                                                                                                                                                                                                                                                                                                            |
|-----------------------|--------------------------------------------------------------------------------------------------------------------------------------------------------------------------------------------------------------------------------------------------------------------------------------------------------------------------------------------------------------------------------------------|
| Investor:             | Zarząd Powiatu Piaseczynskiego<br>ul. Chylickowska 14<br>06-900 Piaseczno                                                                                                                                                                                                                                                                                                                  |
| Zamawiający:          | Spółka Infrastrukturalna<br>Powiatu Piaseczynskiego Sp. z o.o.<br>ul. Żmłowna 50/52 WILCZA GÓRA<br>06-900 Łaszewo                                                                                                                                                                                                                                                                          |
| Jednostka projektowa: | Transmost Sp. z o.o.<br>ul. Wolbia 21<br>02-736 Warszawa<br>tel.: +022 853 51 60                                                                                                                                                                                                                                                                                                           |
| Opiekt budowlany:     | Budowa mostu wraz z dojazdami przez rzekę Jeziorke w ciągu drogi powiatowej nr 2838W wraz z przebudową oświetlenia ulicznego gazociągiu i urządzeń telekomunikacyjnych na odcinkach Dz. 58/1 z dz. 58/721 z dz. 72/731 z dz. 73/751 z dz. 75 Odr. 0028 PĘCHERY Dz. 4/37 z dz. 4/21, 4/33 z dz. 4/31, 1/95 z dz. 1/97 z dz. 1/9, 24 Odr. 0034 RUDOW PGR Dz. 7 Odr. 0039 WÓLKA PĘCHERSKA PGR |
| Stadium:              | PROJEKT WYKONAWCZY                                                                                                                                                                                                                                                                                                                                                                         |
| Przeznaczenie:        | OBIEKTY MZNIERSKIE                                                                                                                                                                                                                                                                                                                                                                         |
| Nazwa opracowania:    | PROJEKT WYKONAWCZY<br>BUDOWA MOSTU                                                                                                                                                                                                                                                                                                                                                         |
| Typu projektu:        | ŚCIANKI SZCZELNE UMOCNIENIA KORYTA RZEKI                                                                                                                                                                                                                                                                                                                                                   |

| Zespół projektowy: |  | Imię i nazwisko          |  | Uprawnienia    |  | Podpis          |  |
|--------------------|--|--------------------------|--|----------------|--|-----------------|--|
| Stawisko           |  |                          |  | MAP008/PKOM05  |  | Krzysztof       |  |
| PROJEKTANT:        |  | mgr inż. Robert KURZEA   |  | MAZ0152/PKOM12 |  | Oskar           |  |
| PROJEKTANT:        |  | mgr inż. Marcin ŚNIEDECI |  | KBU-12126-170  |  | Marek           |  |
| SPRAWOZDAWCZ:      |  | mgr inż. Wojciech ŁYŻYŃA |  |                |  | Marek           |  |
| Nr arch.:          |  | Umowa:                   |  | Data:          |  | Miejsce i data: |  |
| 2014/05            |  |                          |  | 12.2014        |  | 1-2 1-10 1.250  |  |
|                    |  |                          |  |                |  | 05-05           |  |