




Widok z góry
płyty nr 1
1:50

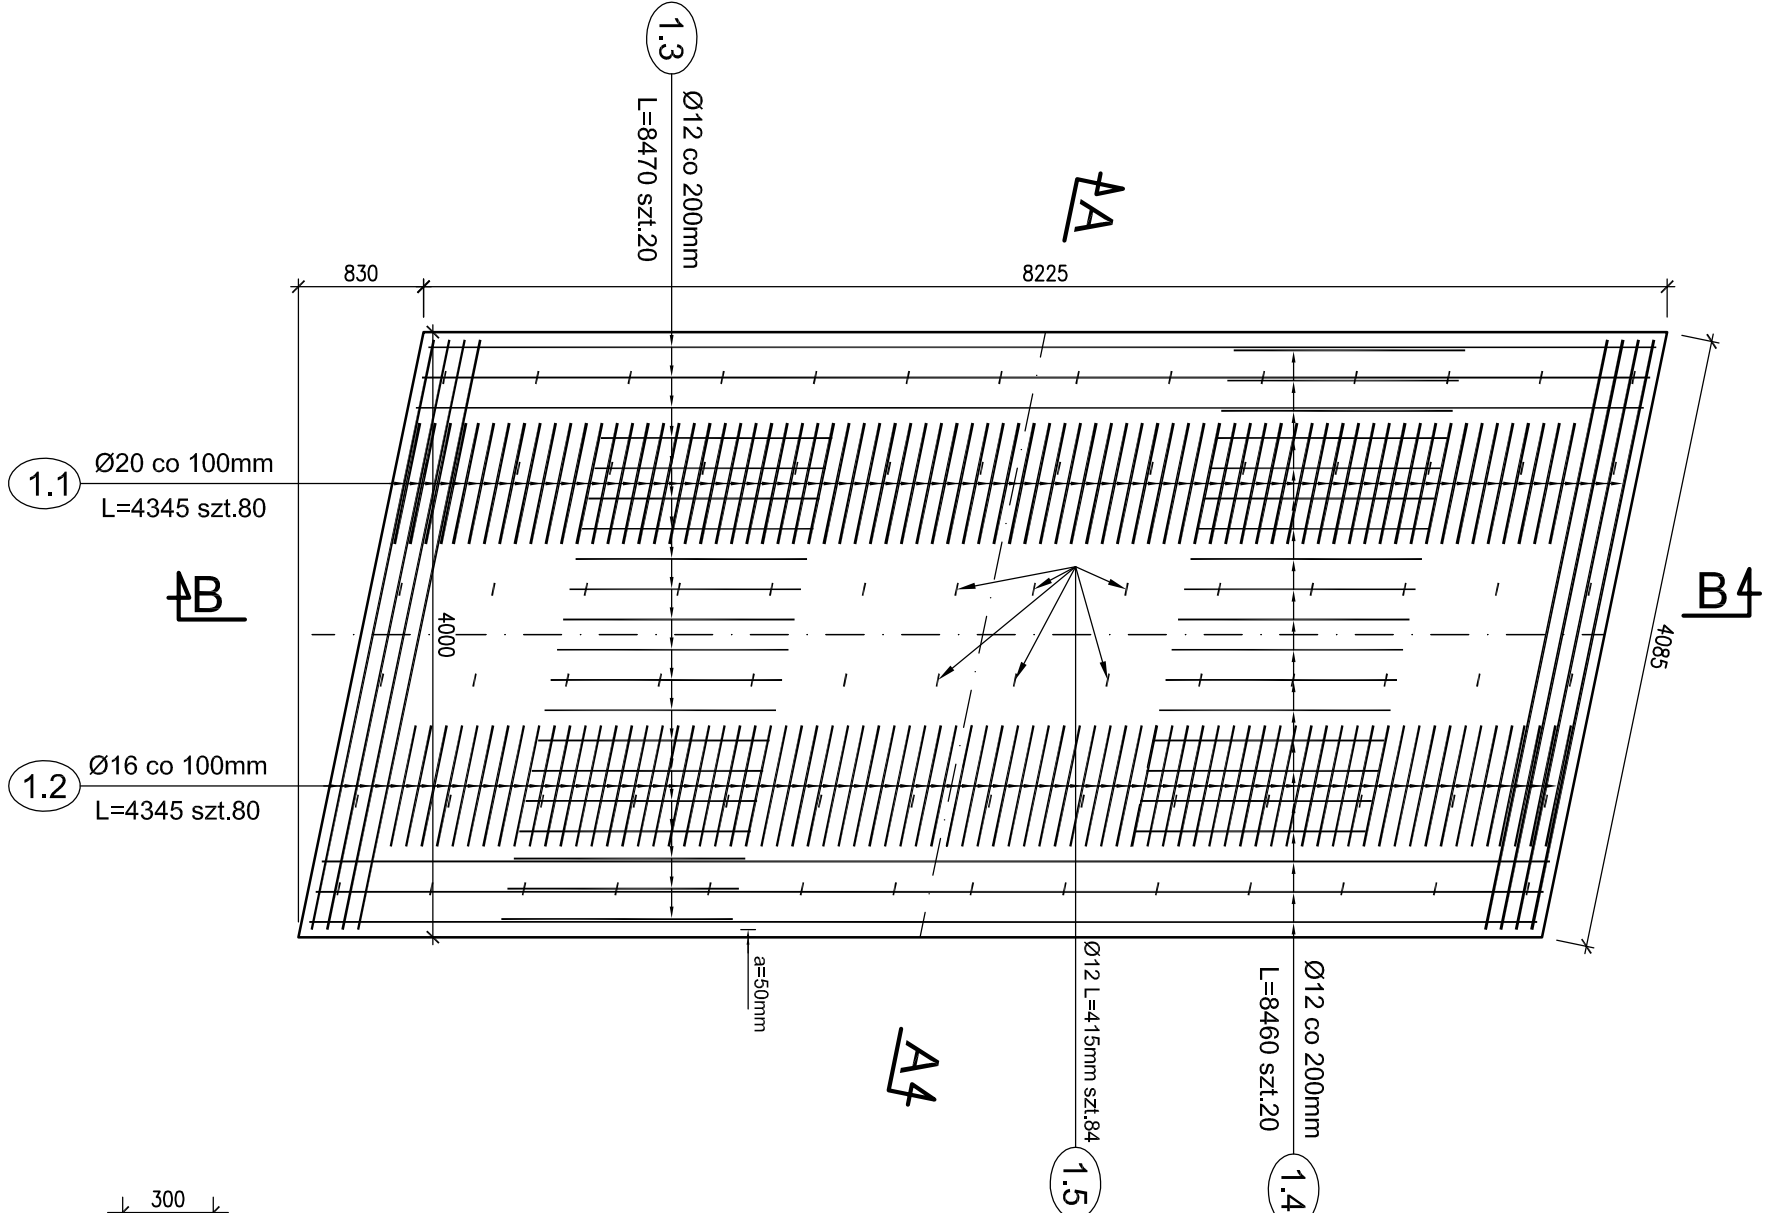


Schemat rozmieszczenia
płyt przejściowych
Skala 1:200

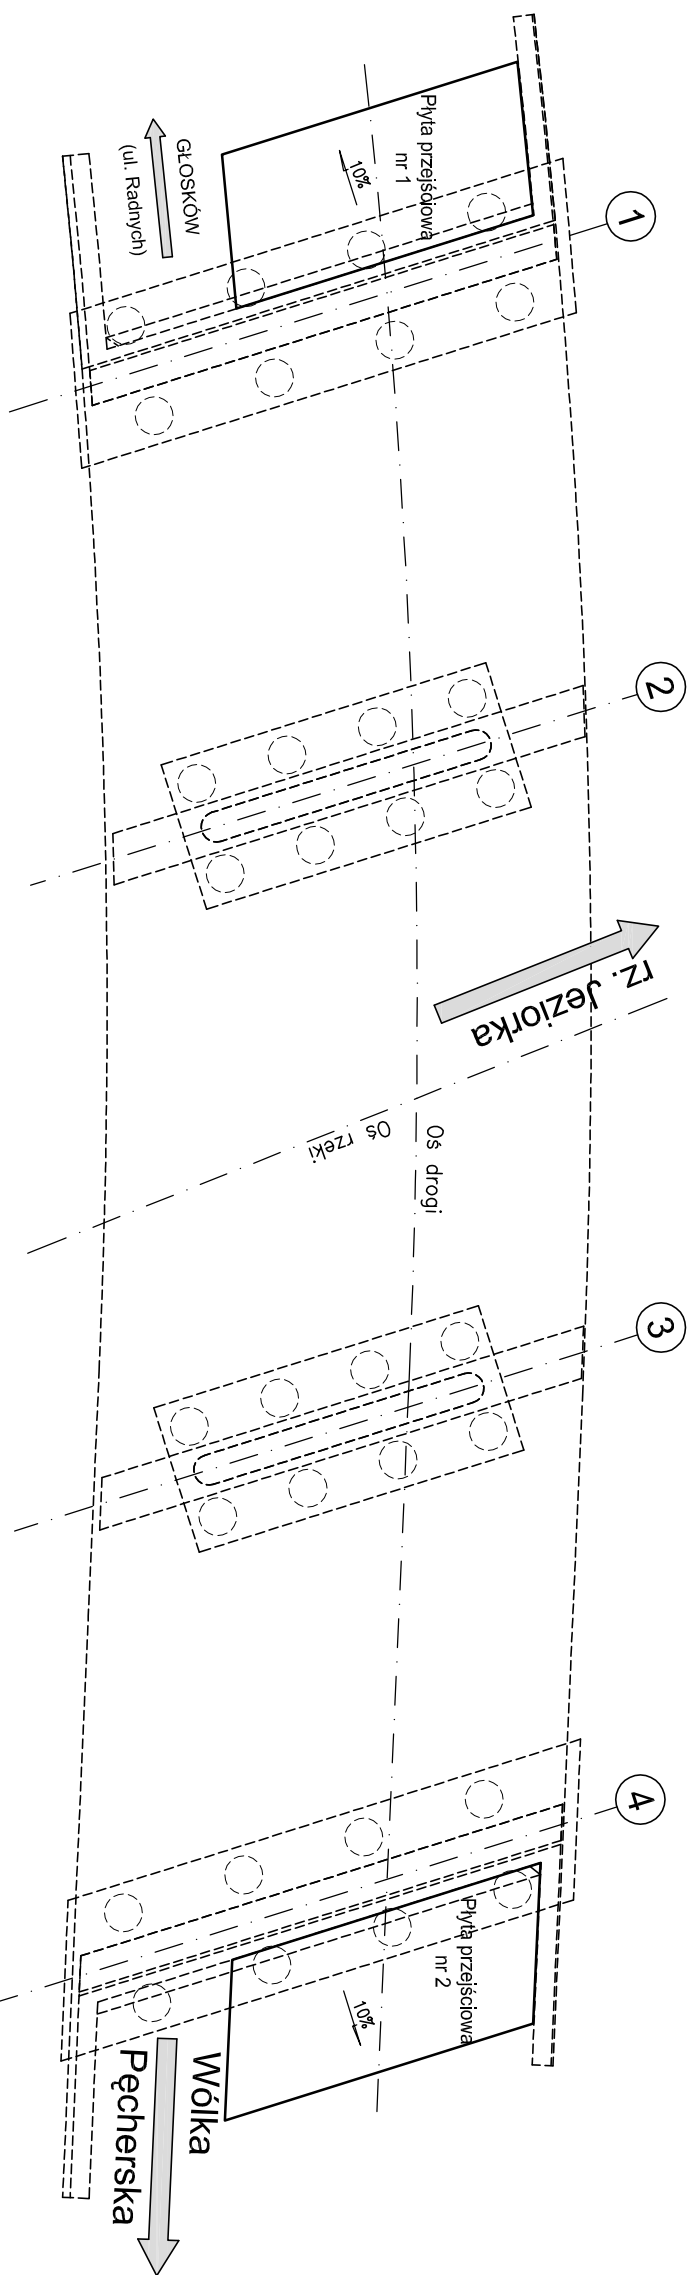

Przekrój podłużny A-A
Skala 1:25

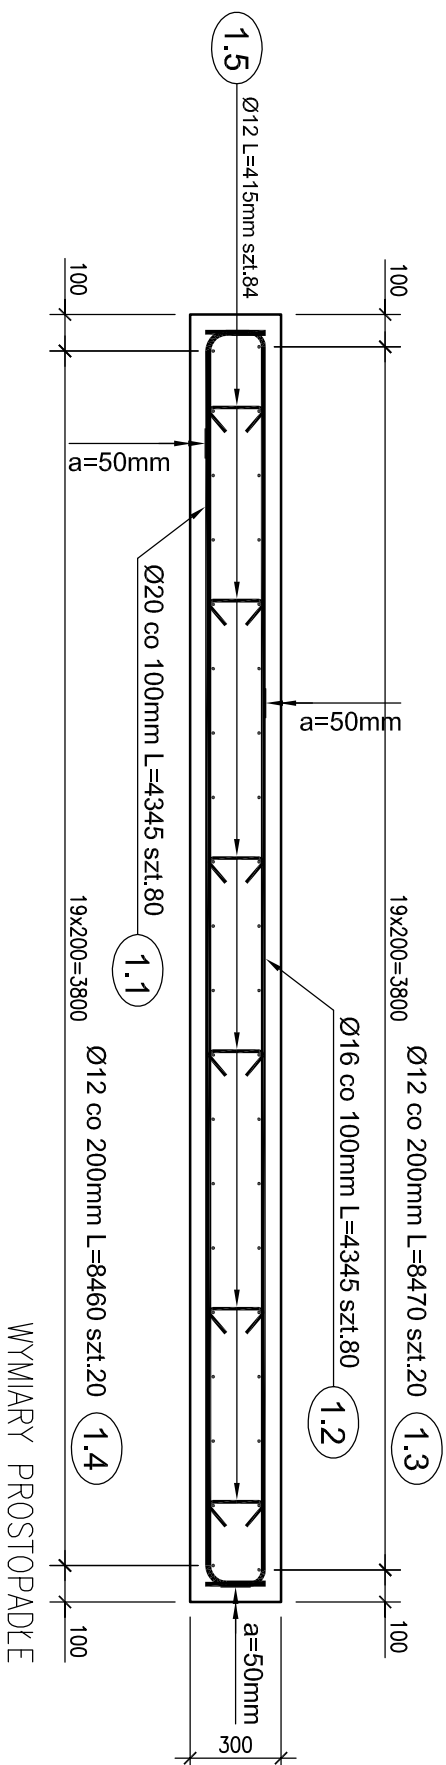

Przekrój poprzeczny B-B
Skala 1:25

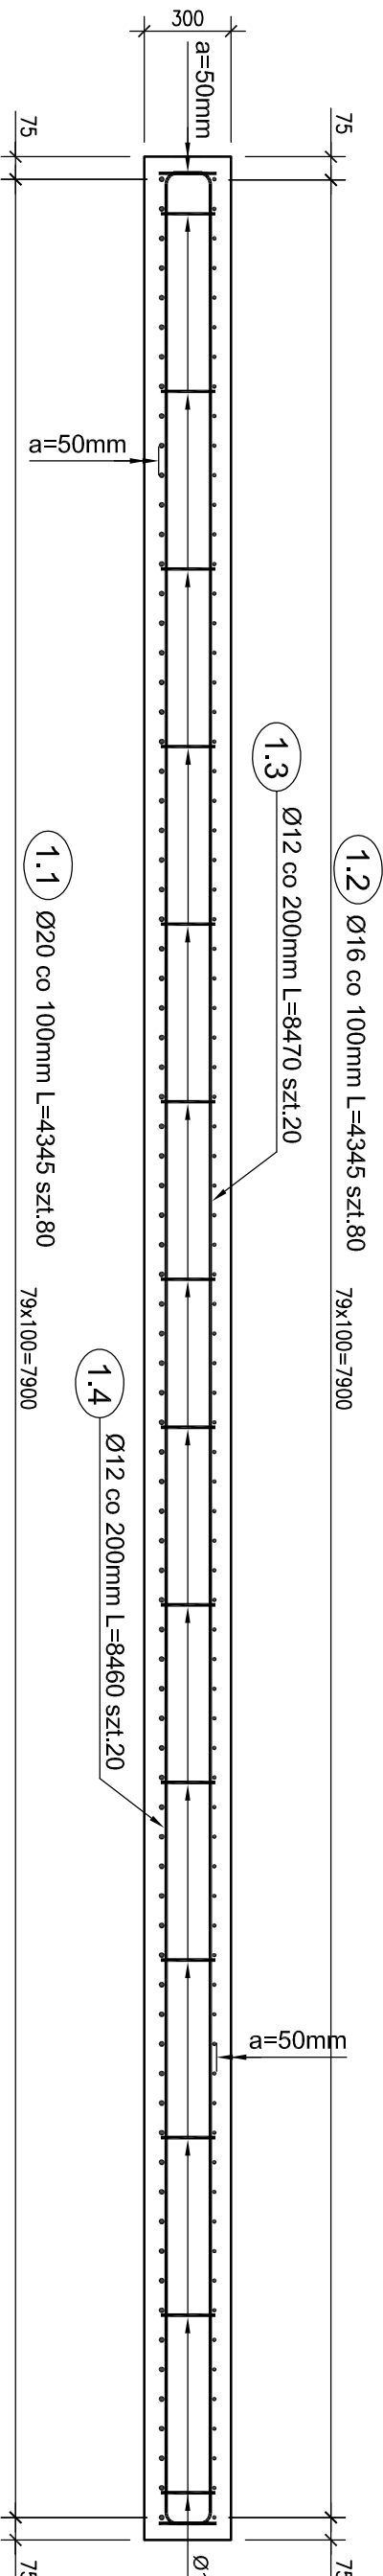

Wykaz zbrojenia dla płyty przejściowej nr 1						
Nr pręta	Średnica	Liczba	Długość	Długość ogólna [m]		
				BS1500S Ø12	BS1500S Ø16	BS1500S Ø20
1.1	Ø20	80	4345			347,60
1.2	Ø16	80	4345		347,60	
1.3	Ø12	20	8470			
1.4	Ø12	20	8460	169,20		
1.5	Ø12	84	415	34,86		
Długość razem				373,46	361,20	347,60
Masa jednostkowa				0,888	1,578	2,466
Masa razem				331,6	570,0	857,2
Masa ogólna				1759		


Beton: B30 V = 9.85 m³


 
 
 
Beton: B15 V = 5.1 m³

Stal zbroji: BS1500S G =1759 kg

UWAGI:

- Wytyczenie prętów – osiowe.
- Promienie odgięć wg PN-91/S-10042.
- Pręty o długościach większych niż handlowe łączyć na zokład wg PN-91/S-10042.
- Otulina min. 50 mm

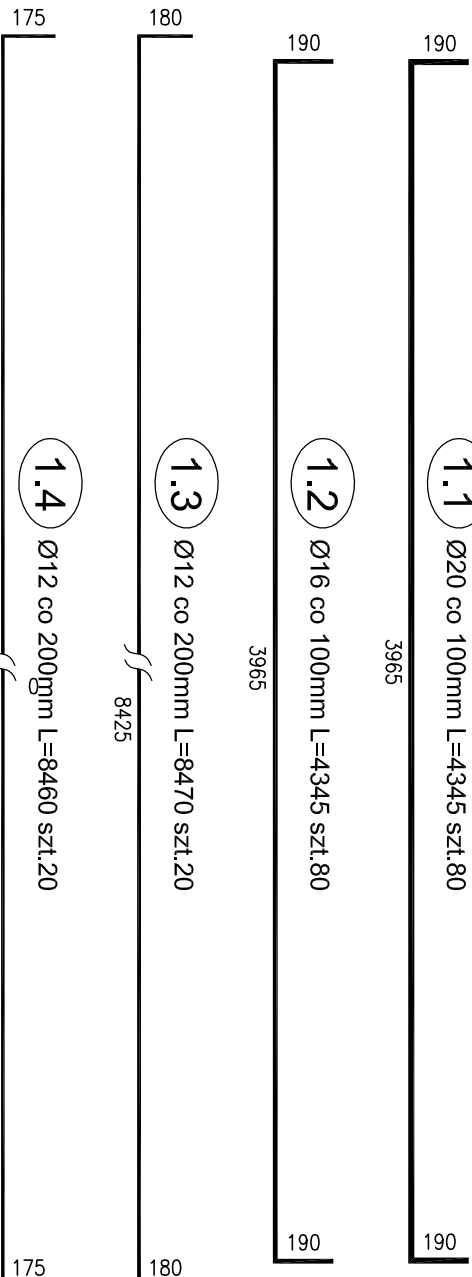

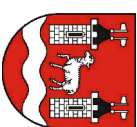Investor:	 Zarząd Powiatu Piaszczyńskiego ul. Chylińskowska 14 05-500 Piaszeczno		
Zamawiający:	Spółka Infrastrukturalna Powiatu Piaszczyńskiego Sp. z o.o. ul. Żwirłowa 50/52 Wilcza Góra 05-506 Lesznowola		
Jednostka projektowa:	 Transmost Sp. z o.o. ul. Wróble 21 02-736 Warszawa tel: (+022) 853 51 60 TRANSMOST Sp. z o.o.		
Obiekt budowlany:	Budowa mostu wraz z dojazdami przez rzekę Jeziorke w ciągu drogi powiatowej nr 2838W wraz z przebudową oświetlenia ulicznego,gazociągu i urządzeń telekomunikacyjnych na działkach: Dz. 58/1 z dz. 58; 72/1 z dz. 72; 73/1 z dz. 73; 75/1 z dz. 75 Obr. 0028 PĘCHERY Dz. 4/37 z dz. 4/21; 4/39 z dz. 4/21; 19/5 z dz. 19; 19/7 z dz.19; 24 Obr. 0034 RUNÓW PGR Dz. 7 Obr. 0039 WÓŁKA PĘCHERSKA PGR		
Stadium:	PROJEKT WYKONAWCZY		
Branża:	OBIEKTY INŻYNIERSKIE		
Nazwa opracowania:	PROJEKT WYKONAWCZY BUDOWA MOSTU		
Tytuł rysunku:	ZBROJENIE PŁYTY PRZEJŚCIOWEJ NR 1		
Zespół projektowy:			
Stanowisko	Imię i nazwisko	Uprawnienia	Podpis
PROJEKTANT:	mgr inż. Robert KURZEJA	MAP/0080/POOM05	
PROJEKTANT:	mgr inż. Mariusz ŚNIADECKI	MAZ/0352/PWOM/12	
SPRAWDZAJĄCY:	mgr inż. Wojciech ŁYZMA	KBU 1-2/126-1/70	
Nr arch.:	Umowa:	Data:	Skala:
2014/05		12.2014	1:25 1:50 1:200
			Nr rys.-ARK.: 04-18