




Widok z Góry ławy Filara
Skala 1:25

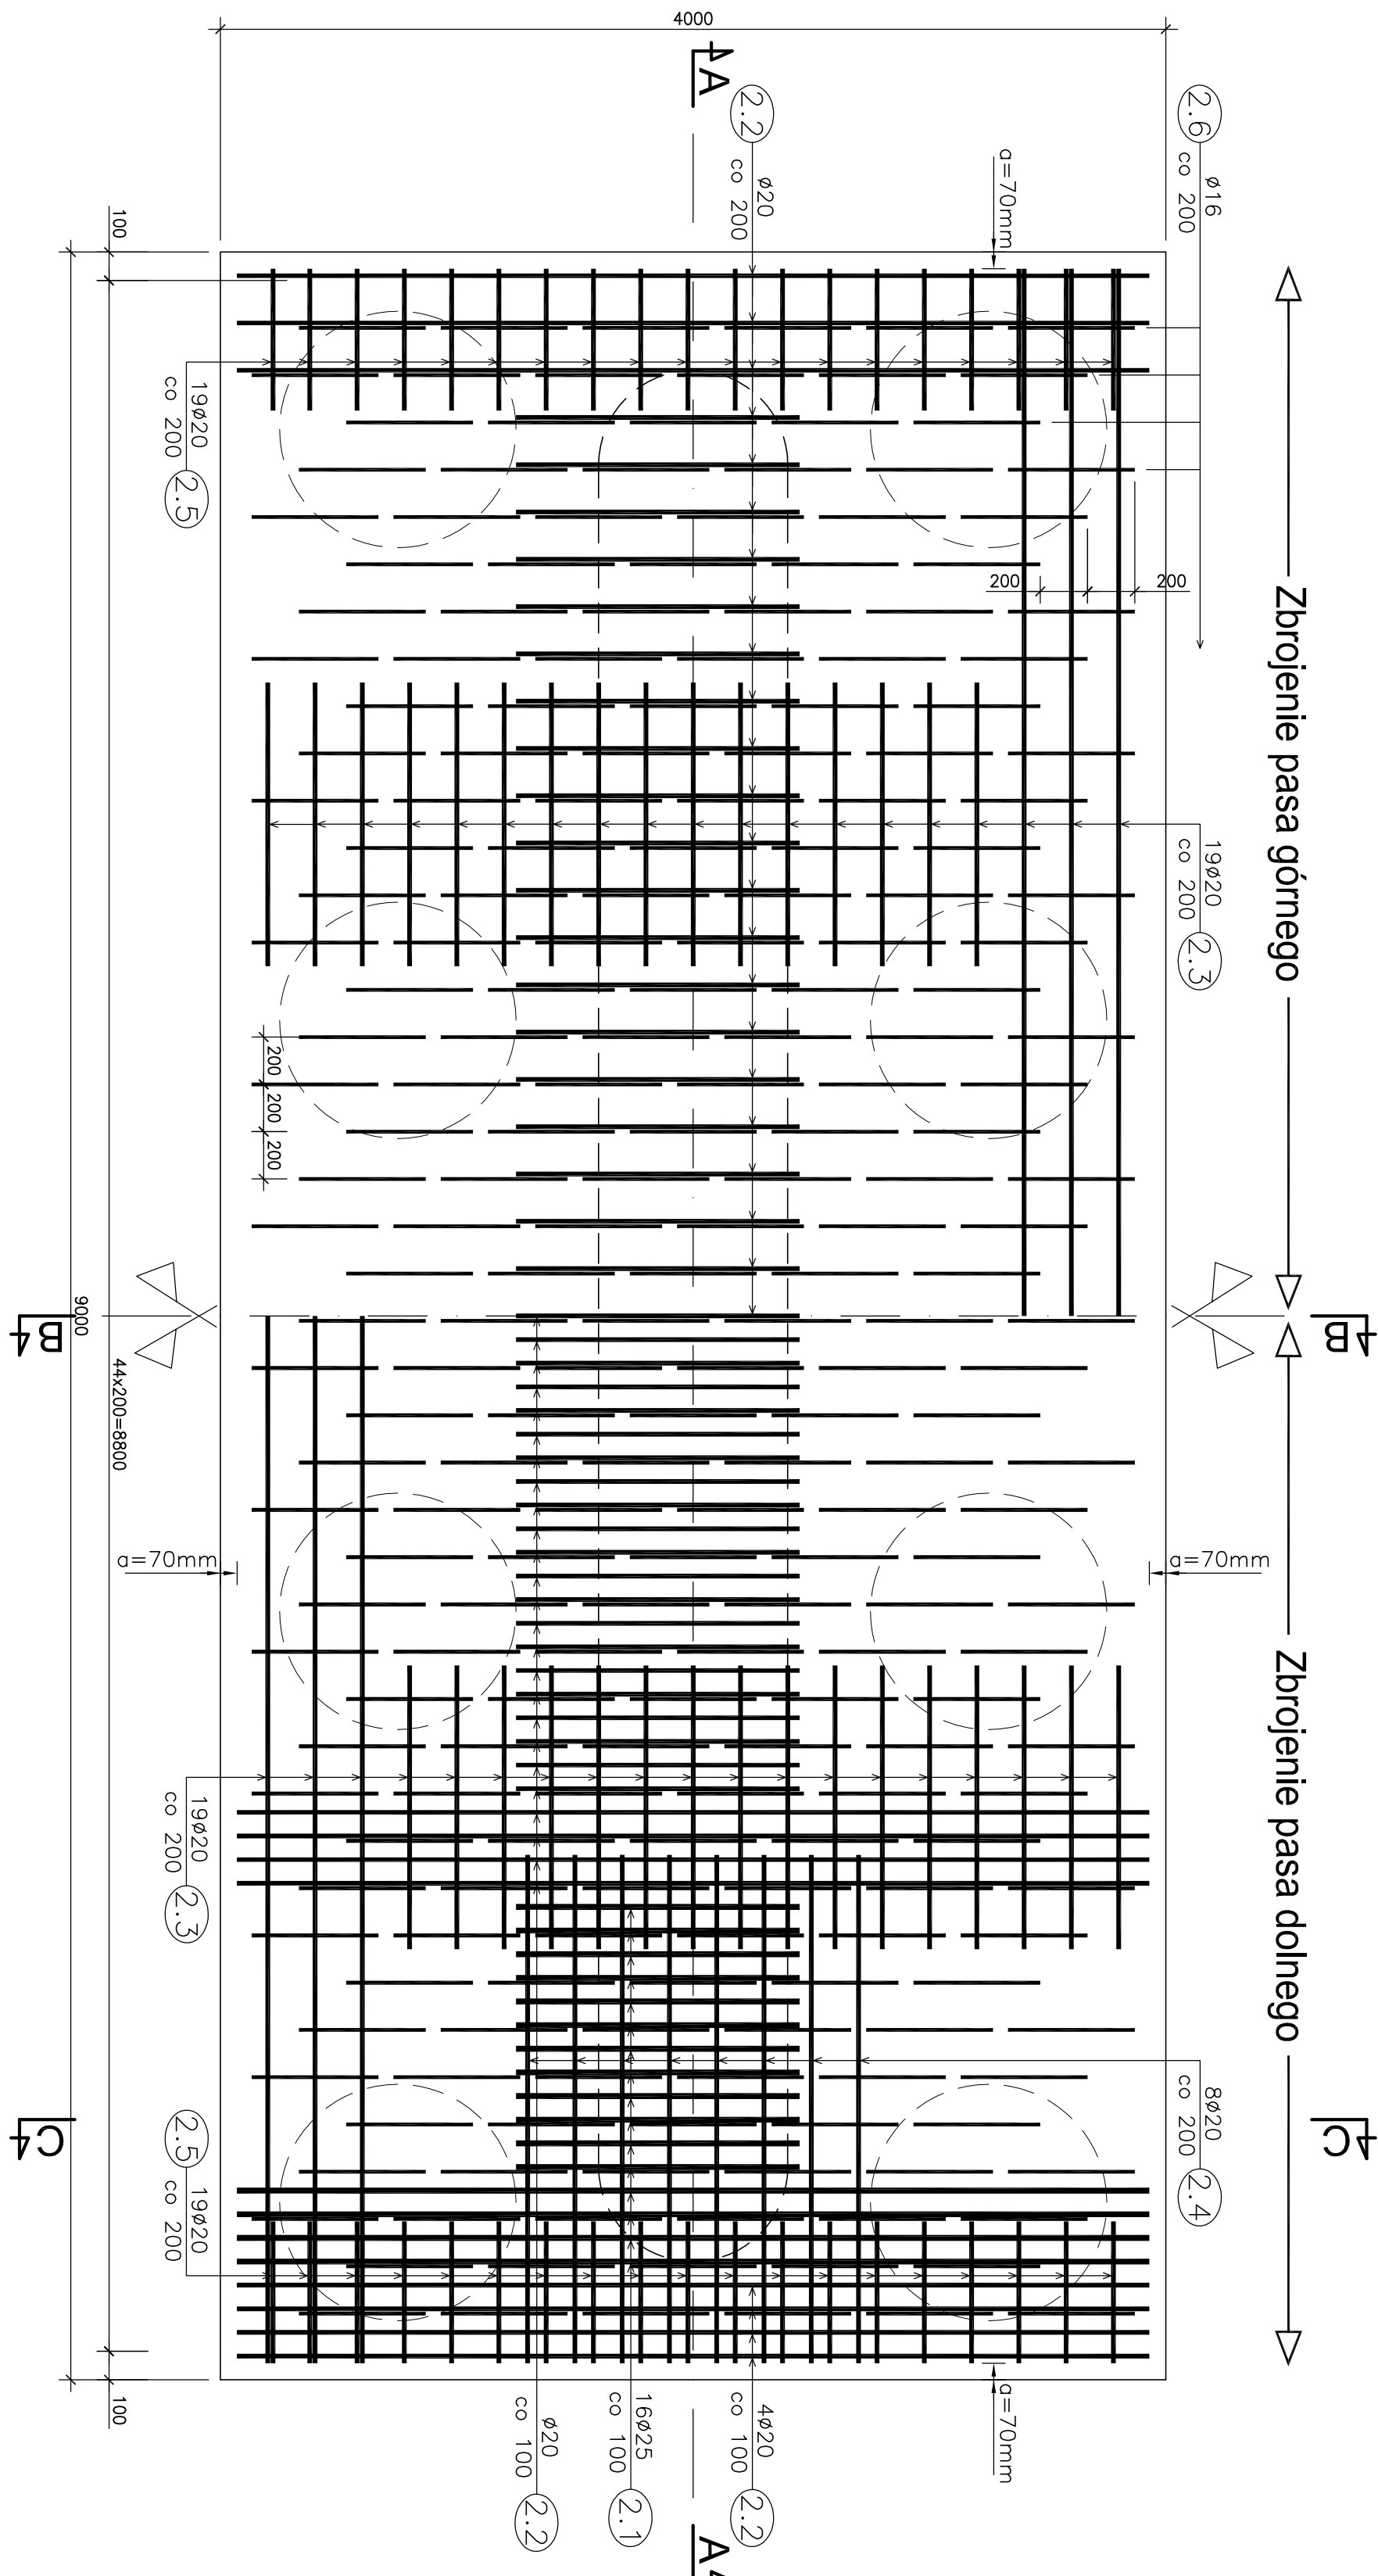


Przekrój Podłużny A-A ławy Filara
Skala 1:25

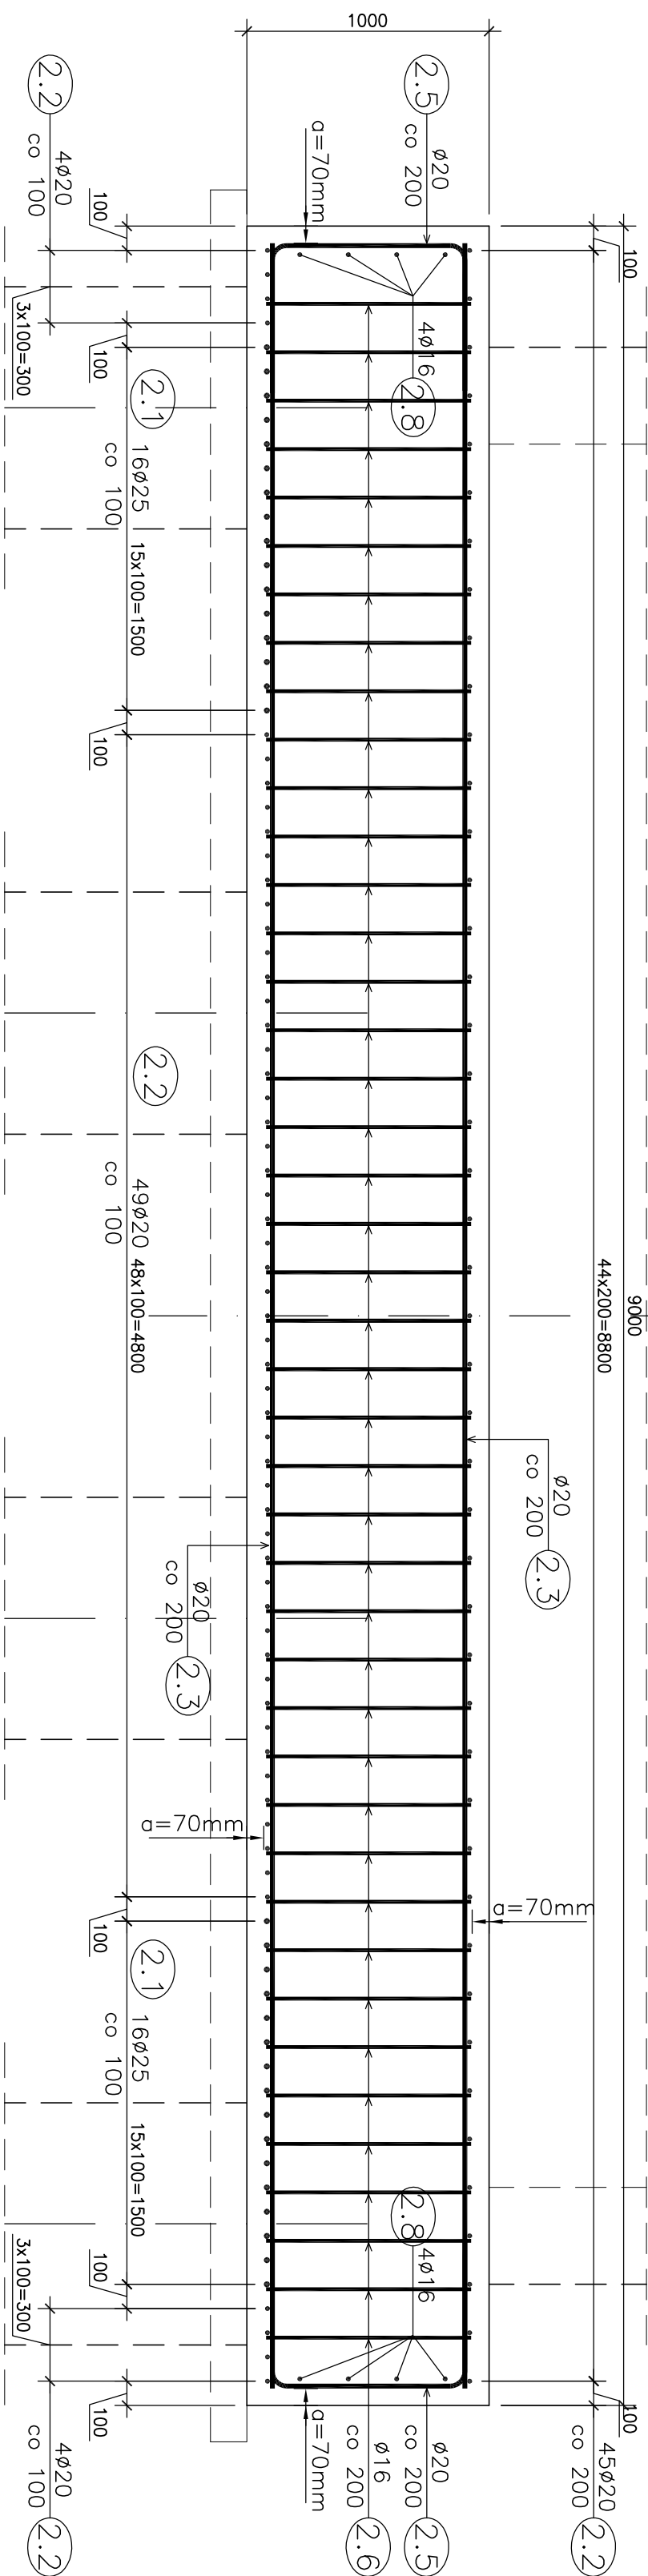


Schemat rozmieszczenia ław fundamentowych
Skala 1:200

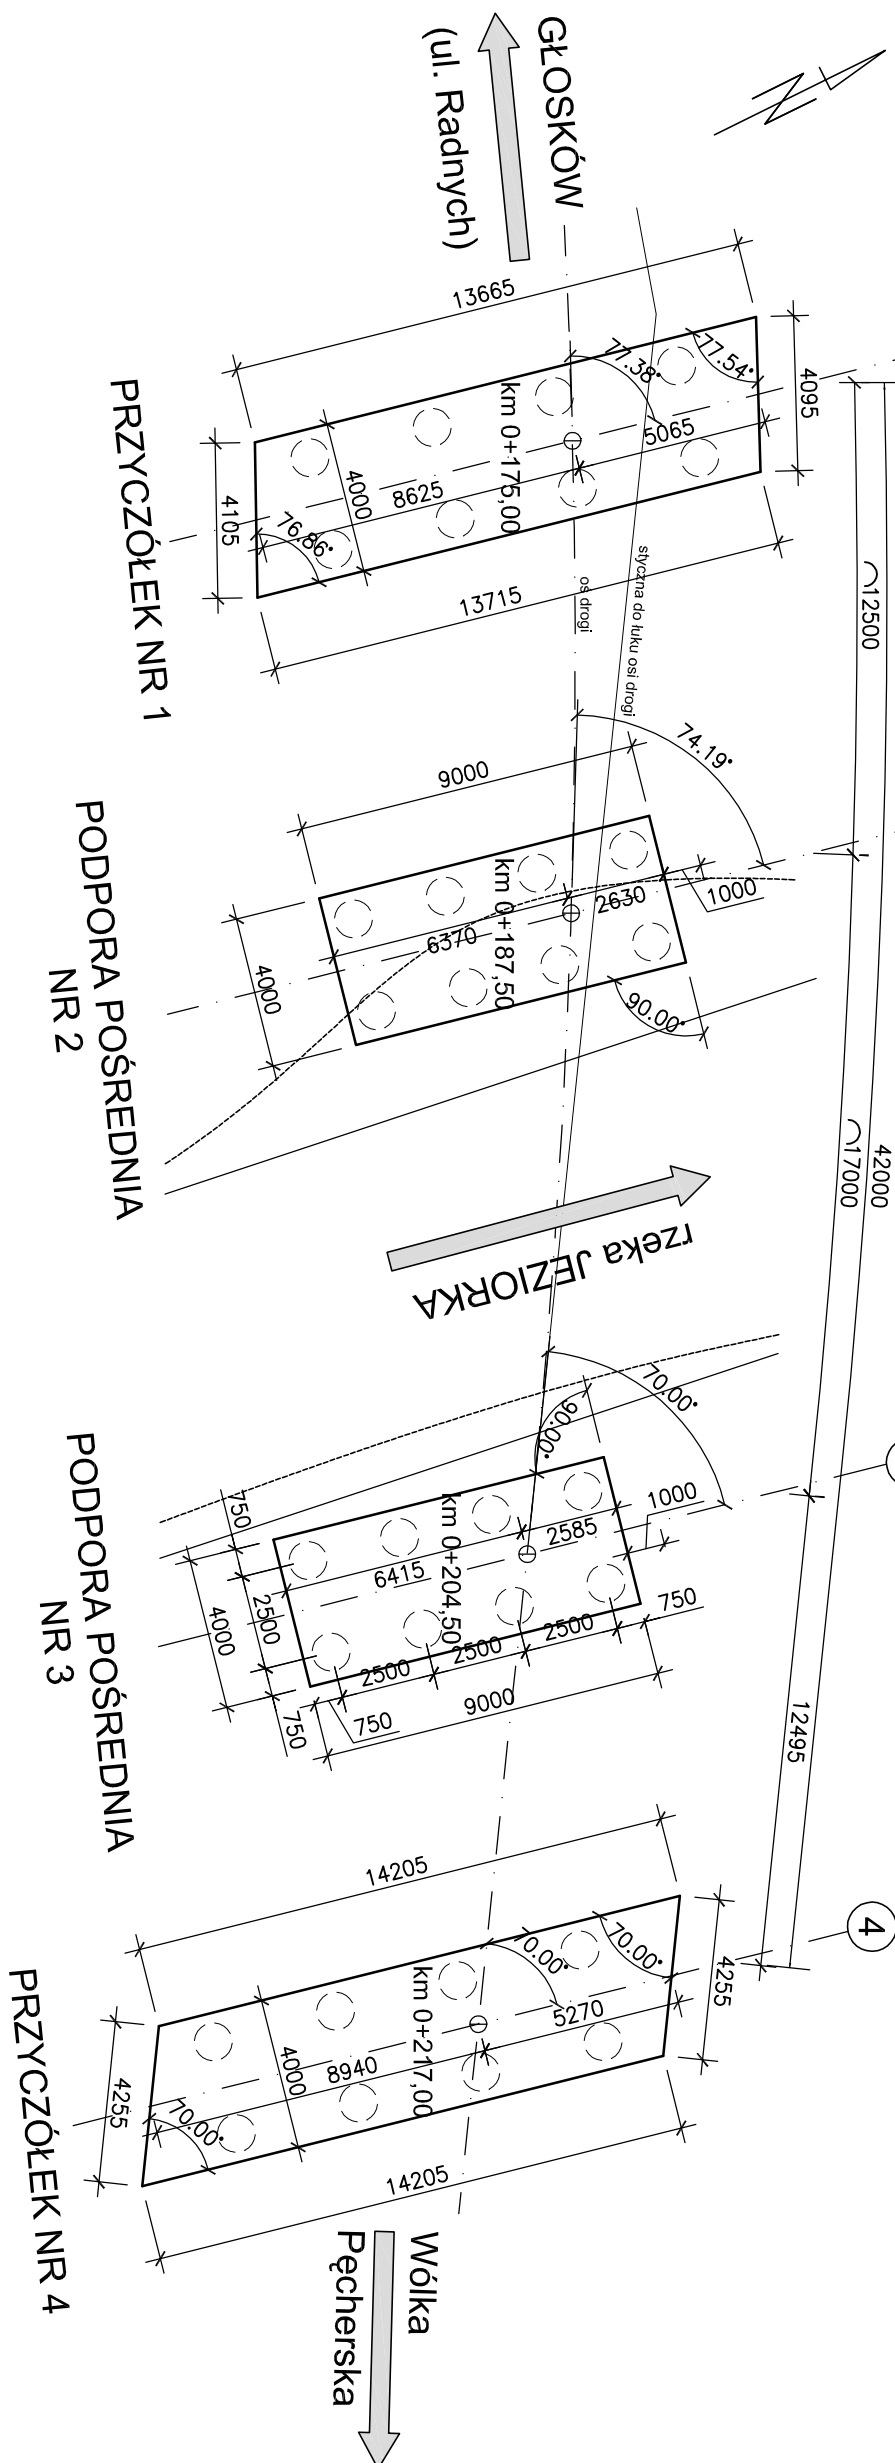

Przekrój Poprzeczny B-B ławy Filara
Skala 1:25

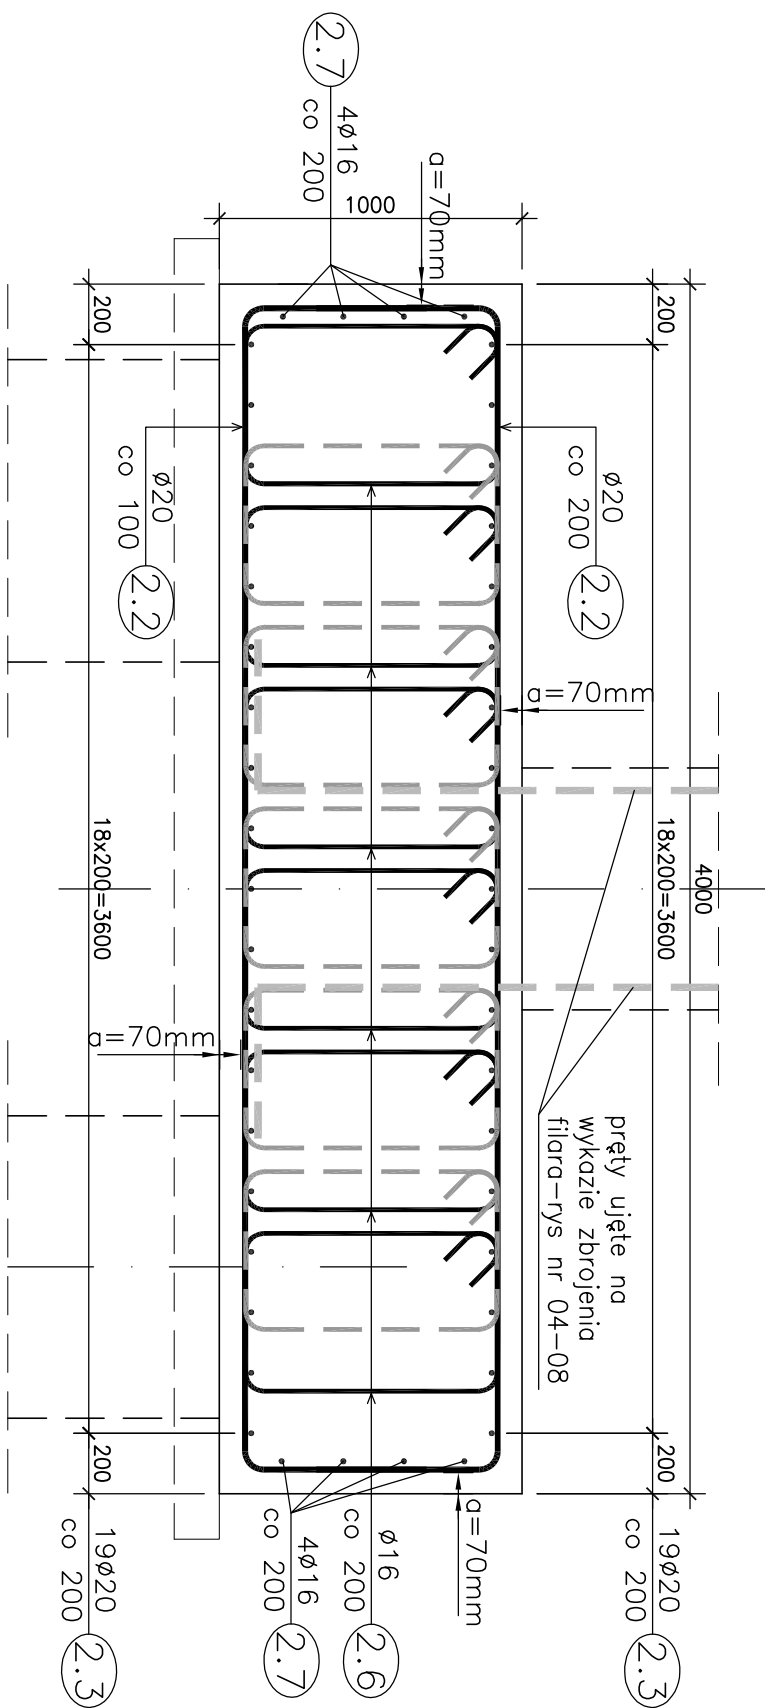


Przekrój Poprzeczny C-C ławy Filara
Skala 1:25

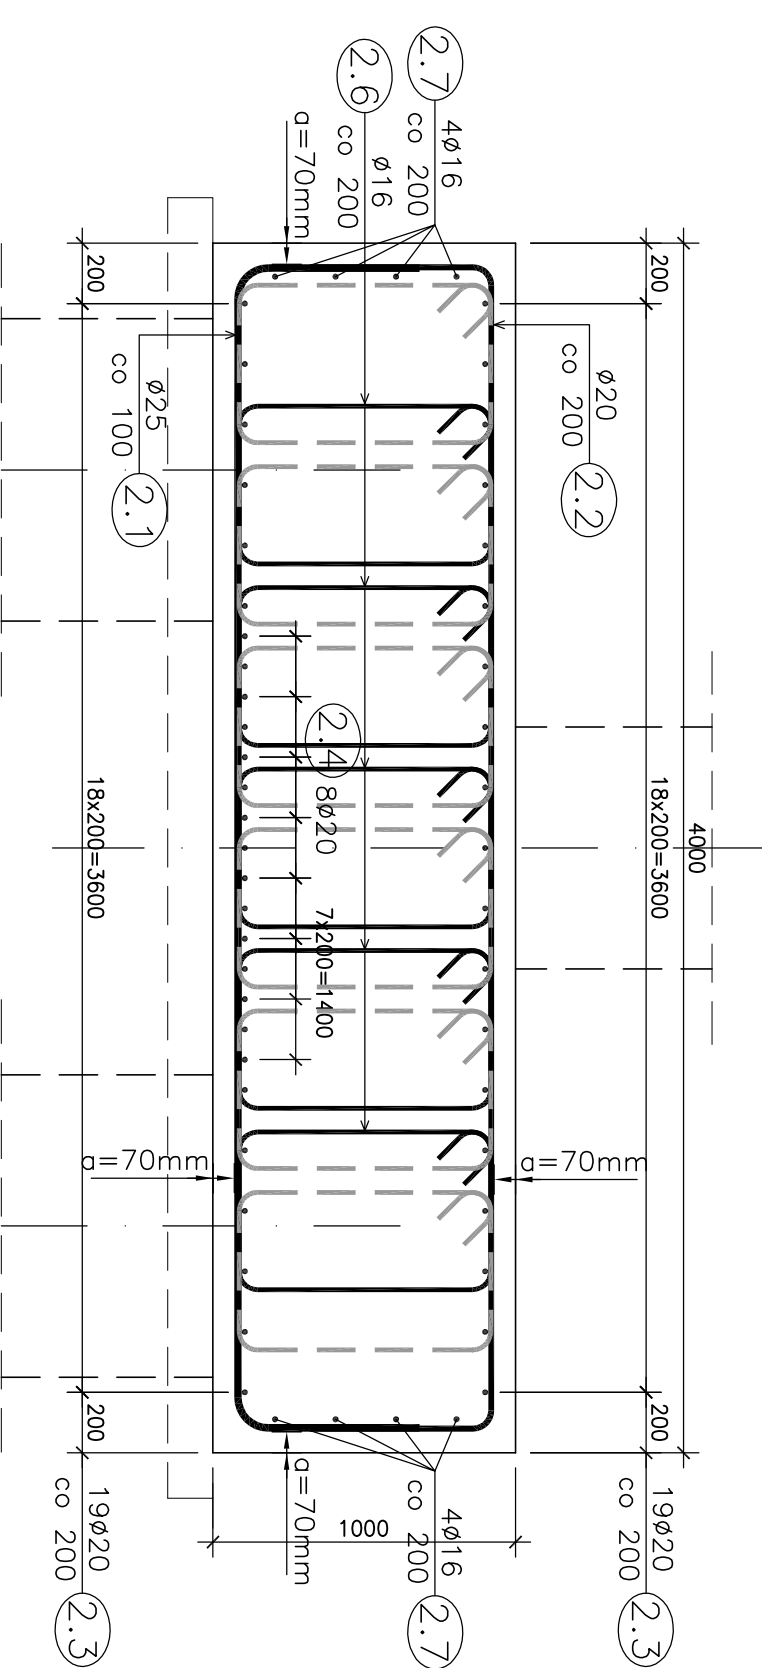

Wykaz zbrojenia dla pojedynczej ławy				
Nr pręta	Średnica	Liczba	Długość	Uwagi
[mm]	[cm]	[szt]	[m]	
2.1	ø25	32	5035	BS1500S BS1500S BS1500S
2.2	ø20	102	5040	
2.3	ø20	38	8860	514.08
2.4	ø20	16	2150	336.68
2.5	ø20	38	1995	34.40
2.6	ø16	244	3070	75.81
2.7	ø16	8	8860	748.08
2.8	ø16	8	4785	38.28
Długość razem			858.24	960.97
Masa jednostkowa			1.378	2.466
Masa razem			1353.9	2399.8
Masa tężenie				433.3

Beton: B30 $V = 2 \times 36.0 \text{ m}^3 = 72.0 \text{ m}^3$
Beton: B15 (filar 2) $V = 80 \text{ m}^3$
Beton: B15 (filar 3) $V = 6.0 \text{ m}^3$
Stal zbroj.: BS1500S
 $G = 2 \times 434.3 = 868.6 \text{ kg}$

- UWAGA:
- Wymirowanie prętów – osiowe.
 - Promienie odgięć – normowe wg PN-91/S-10042.
 - Otulina – 7 cm

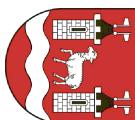Investor:	 Zarząd Powiatu Pleszczyńskiego ul. Chylickowska 14 05-500 Pleszcza			
Zamawiający:	Spółka Infrastrukturalna Powiatu Pleszczyńskiego Sp. z o.o. ul. Żwirnowa 50/52 Wilcza Góra 05-506 Iasznówko			
Jednostka projektowa:	 Transmość Sp. z o.o. ul. Wroble 21 02-756 Warszawa tel.: (+22) 853 51 60			
Objekt budowlany:	Budowa mostu wraz z dojazdami przez rzekę Jeziorę w ciągu drogi powiatowej nr 2838W wraz z przebudową oświetlenia ulicznego, gazociągu i urządzeń telekomunikacyjnych na działkach: Dz. 58/1 z dz. 58-72/1 z dz. 72-73/1 z dz. 73-75/1 z dz. 75-0p-0028 PĘCHERY Dz. 437 z dz. 42/1-4/39 z dz. 41/1-19/5 z dz. 19-19/7 z dz. 19-24-0p-0034 RUDÓW PGR Dz. 7-0p-0039 WÓŁKA PĘCHERSKA PGR			
Stadium:	PROJEKT WYKONAWCZY			
Branża:	OBIEKTY INŻYNIERSKIE			
Nazwa opracowania:	PROJEKT WYKONAWCZY BUDOWA MOSTU			
Typu rysunku:	ZBROJENIE ŁAWY FUNDAMENTOWEJ FILARÓW NR 2 I 3			
Zespół projektowy:				
Stwierdzenie	Imię i nazwisko	Uprawnienie	Podpis	
PROJEKTANT:	mgr inż. Robert KURZELA	MAP/0080/POM/05		
PROJEKTANT:	mgr inż. Mariusz ŚMĄDECKI	MAZ/052/POM/12		
SPRAWDZAJĄCY:	mgr inż. Wojciech LYZWA	KBL/1-2176-170		
Nr arch.:	Umowa:	Data:	Skala:	Nr rys.-Arch.:
2014/05		12.2014	1:25 1:200	04-05