


11

12

13

14

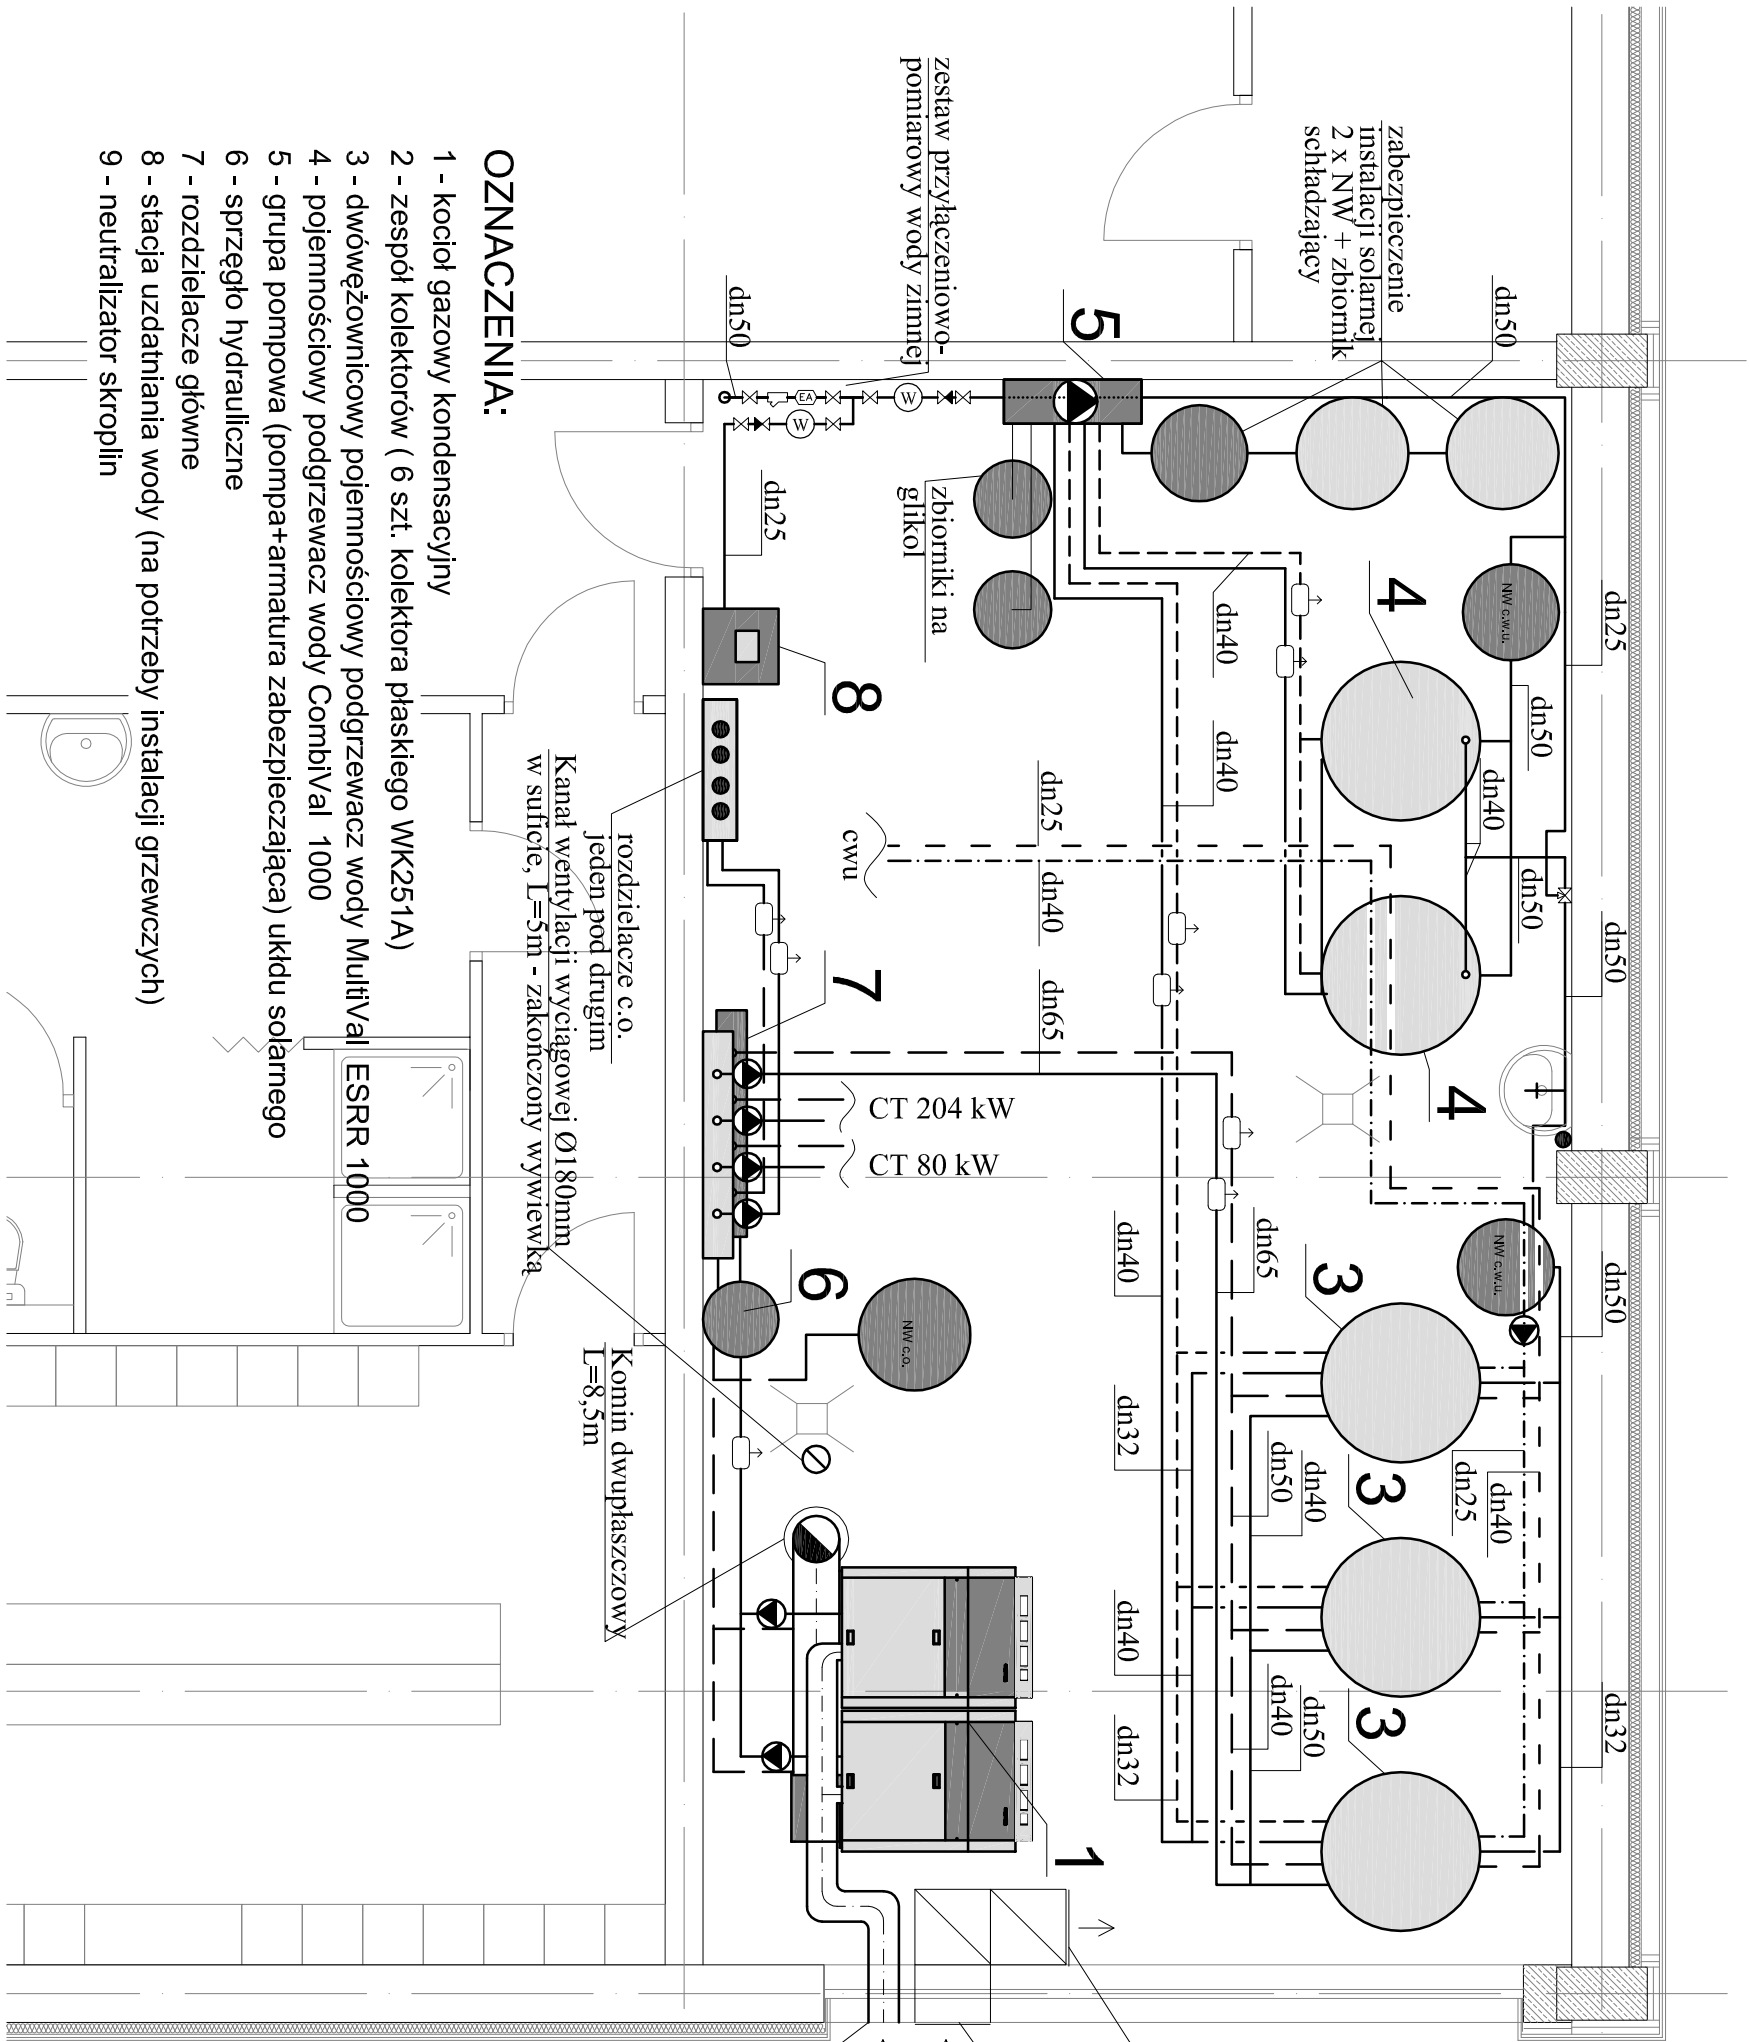

A

Uwaga: Kanał "Z" umieszczony jest bezpośrednio nad kanałem "ssącym". Na rysunku rzut kotłowni przedstawiony jest - orientacyjnie

żaluzja z możliwością zasłonięcia kanału "Z" - do 50%

kanał wentylacji nawiewnej "Z" o wymiarach 50x50 o wymiarach 50x50 przewód wentylacyjny Ø200 do króćców ssących kotła

B

RZUT KOTŁOWNI

Z.U.P. RAB ul. NIEDŹWIEDZIA 8D, 02-737 WARSZAWA TEL. (+48 22) 853 87 42, 853 87 43 ; FAX 853 87 44 Przedmiot opracowania: SALA GIMNASTYCZNA przy ul. DOMINIKAŃSKIEJ 9E w Górze Kalwarii na części działek nr 37/8 i 37/14 Temat opracowania: KOTŁOWNIA GAZOWA		Przedmiot opracowania: PROJEKT SALI GIMNASTYCZNEJ Z ZAPLECZEM SANITARNO-SZATNIOWYM Skala: 1:100 Nr rys: KOT/01 Data: wrzesień 2010r	
Projektant: mgr inż. Bogumiła Rzepecka Opracował: mgr inż. Roman Kosiański Kierownik zespołu: mgr inż. Andrzej Rzepecki		Faza: PROJEKT BUDOWLANY Uprawnienia: Podpis: St-51/75, St-357/74	

- OZNACZENIA:**
- 1 - kocioł gazowy kondensacyjny
 - 2 - zespół kolektorów (6 szt. kolektora płaskiego WK251A)
 - 3 - dwówężownicowy pojemnościowy podgrzewacz wody MultiVal
 - 4 - pojemnościowy podgrzewacz wody CombiVal 1000
 - 5 - grupa pompowa (pompa+armatura zabezpieczająca) układu solarnego
 - 6 - sprężęło hydrauliczne
 - 7 - rozdzielacze główne
 - 8 - stacja uzdatniania wody (na potrzeby instalacji grzewczych)
 - 9 - neutralizator skroplin