
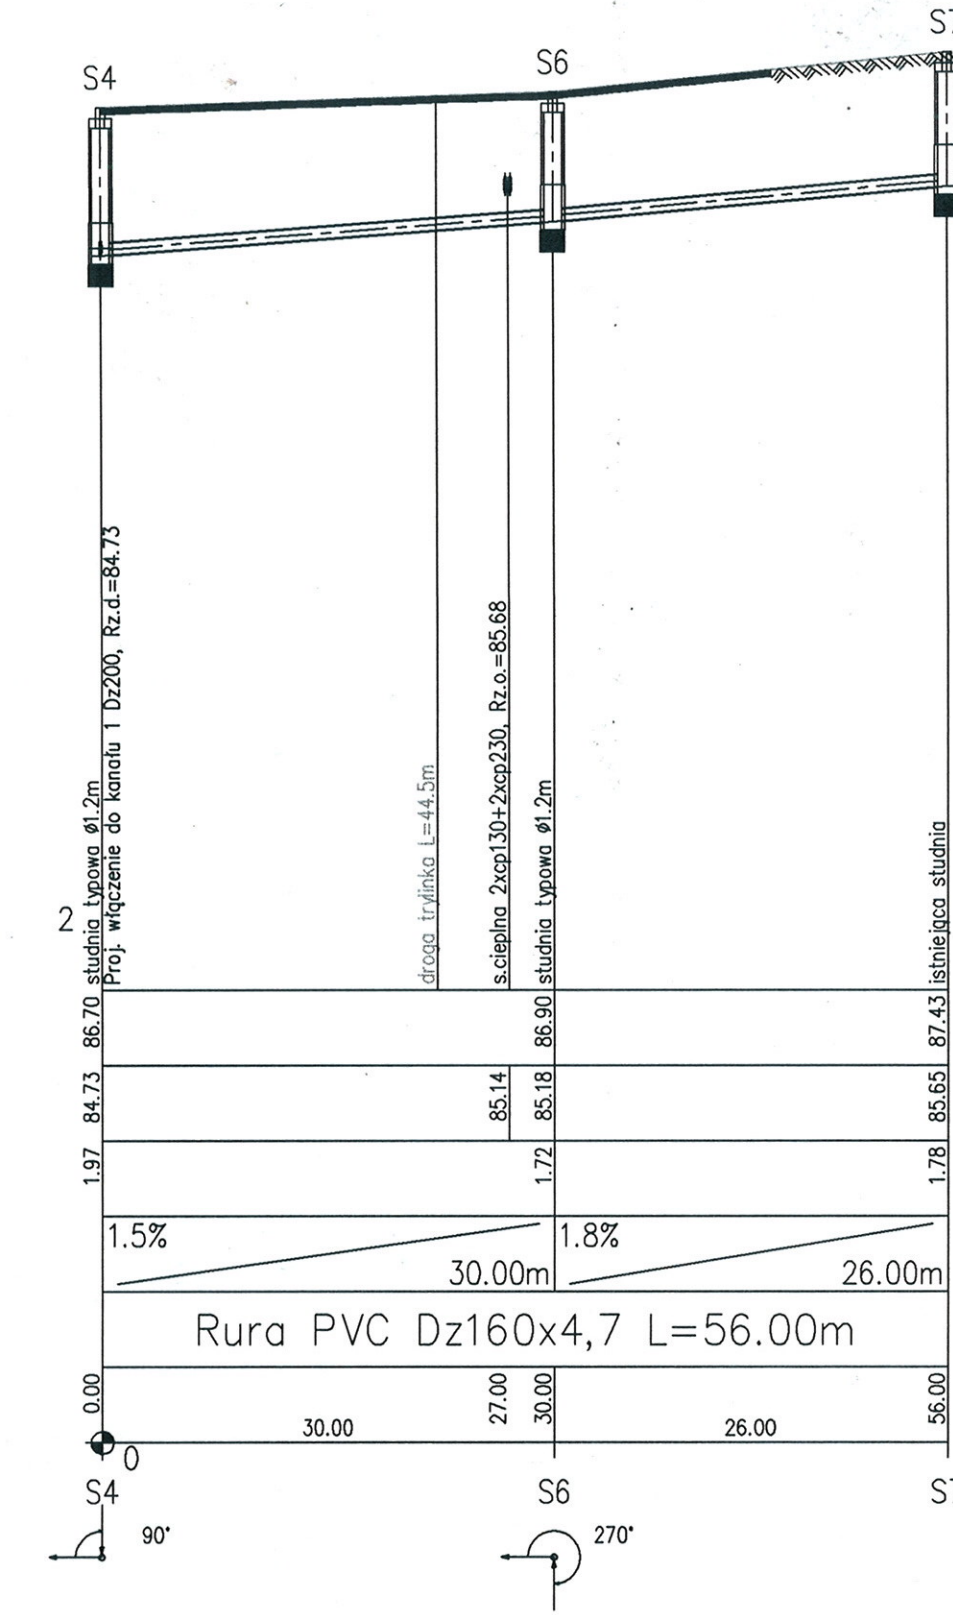


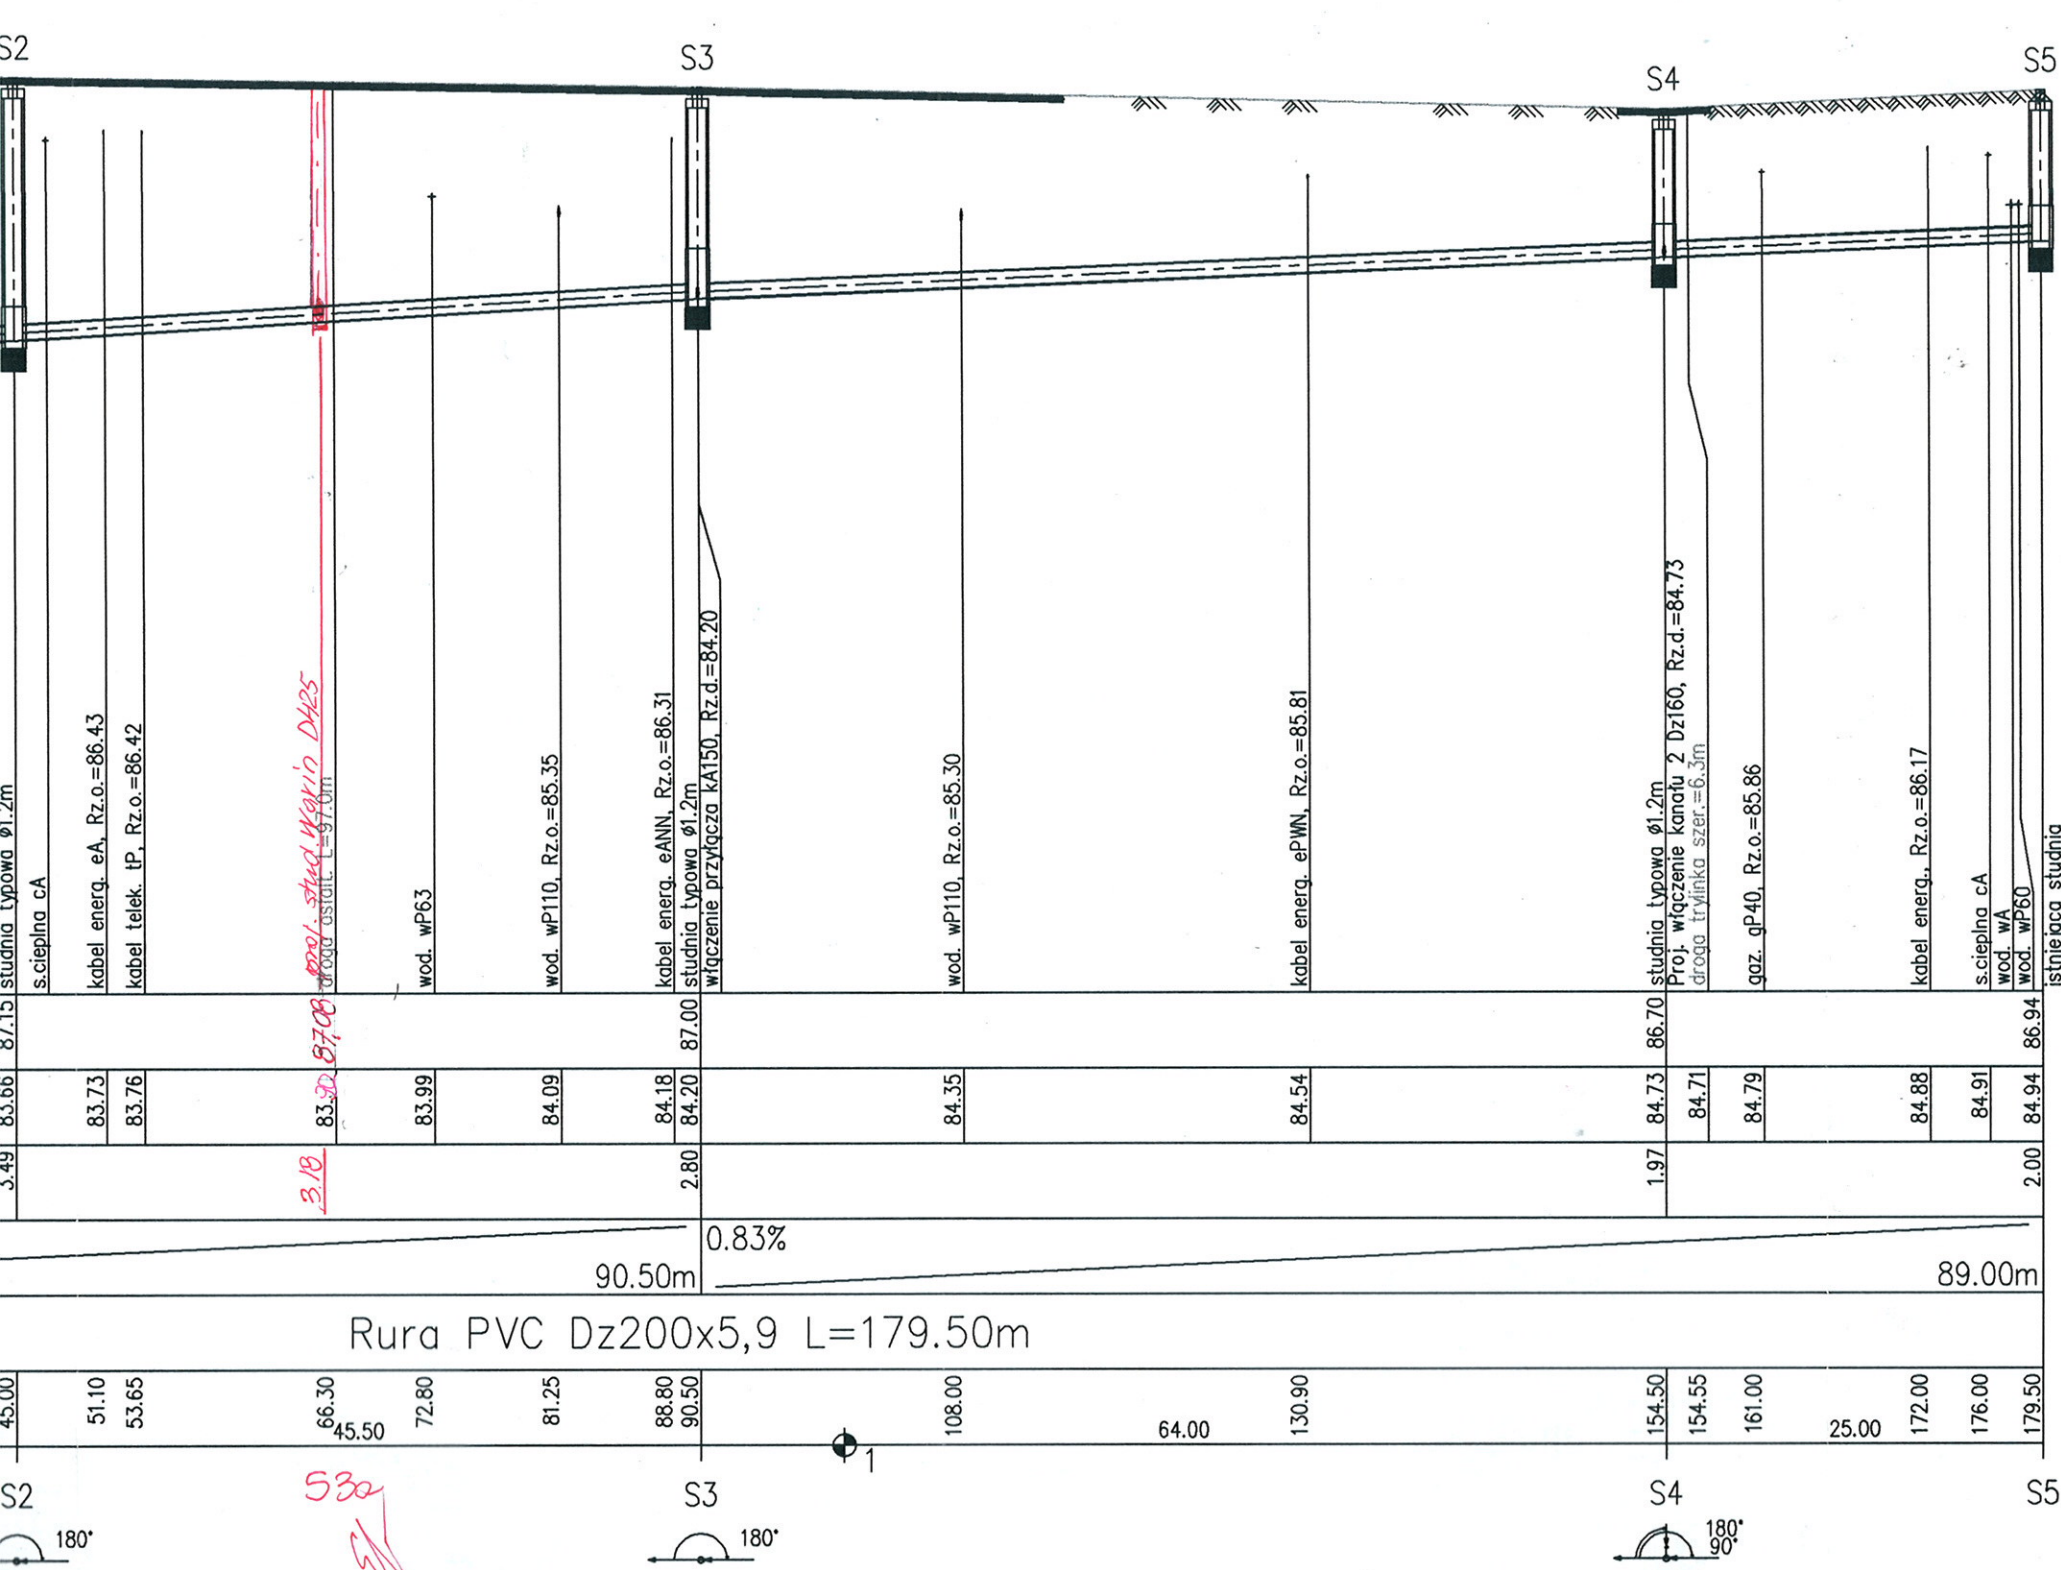

Uwaga
 Przed przystąpieniem do robót sprawdzić
 rzędne terenu oraz istniejącego uzbrojenia
 podziemnego.

Wielobranżowa Pracownia Projektowa UNIPROJEKT 02-750 Warszawa, ul.Patkowskiego 6/20 tel. 022 642-58-35 tel.kom.0 501 507 352				
Nazwa:	Profil podłużny przyłącza kanalizacyjnego Dz160/200			
Inwestor:	Starostwo Powiatu Piaseczyńskiego, ul.Chyliczkowska 14, Piaseczno			
Obiekt:	Zespół Szkół, ul.Mirkowska 39 Konstancin Jeziorna			
Branża:	Sanitarna			
Stadium:	Projekt budowlano wykonawczy			
Projektował:	mgr inż. Elżbieta Godleś	Nr Uprawnień:	MAZ/0031/ZOOS/04	Nr rys: 1 Skala: 1:100/500 Data wykonania: 10.2008
Sprawił:		Podpis:		