


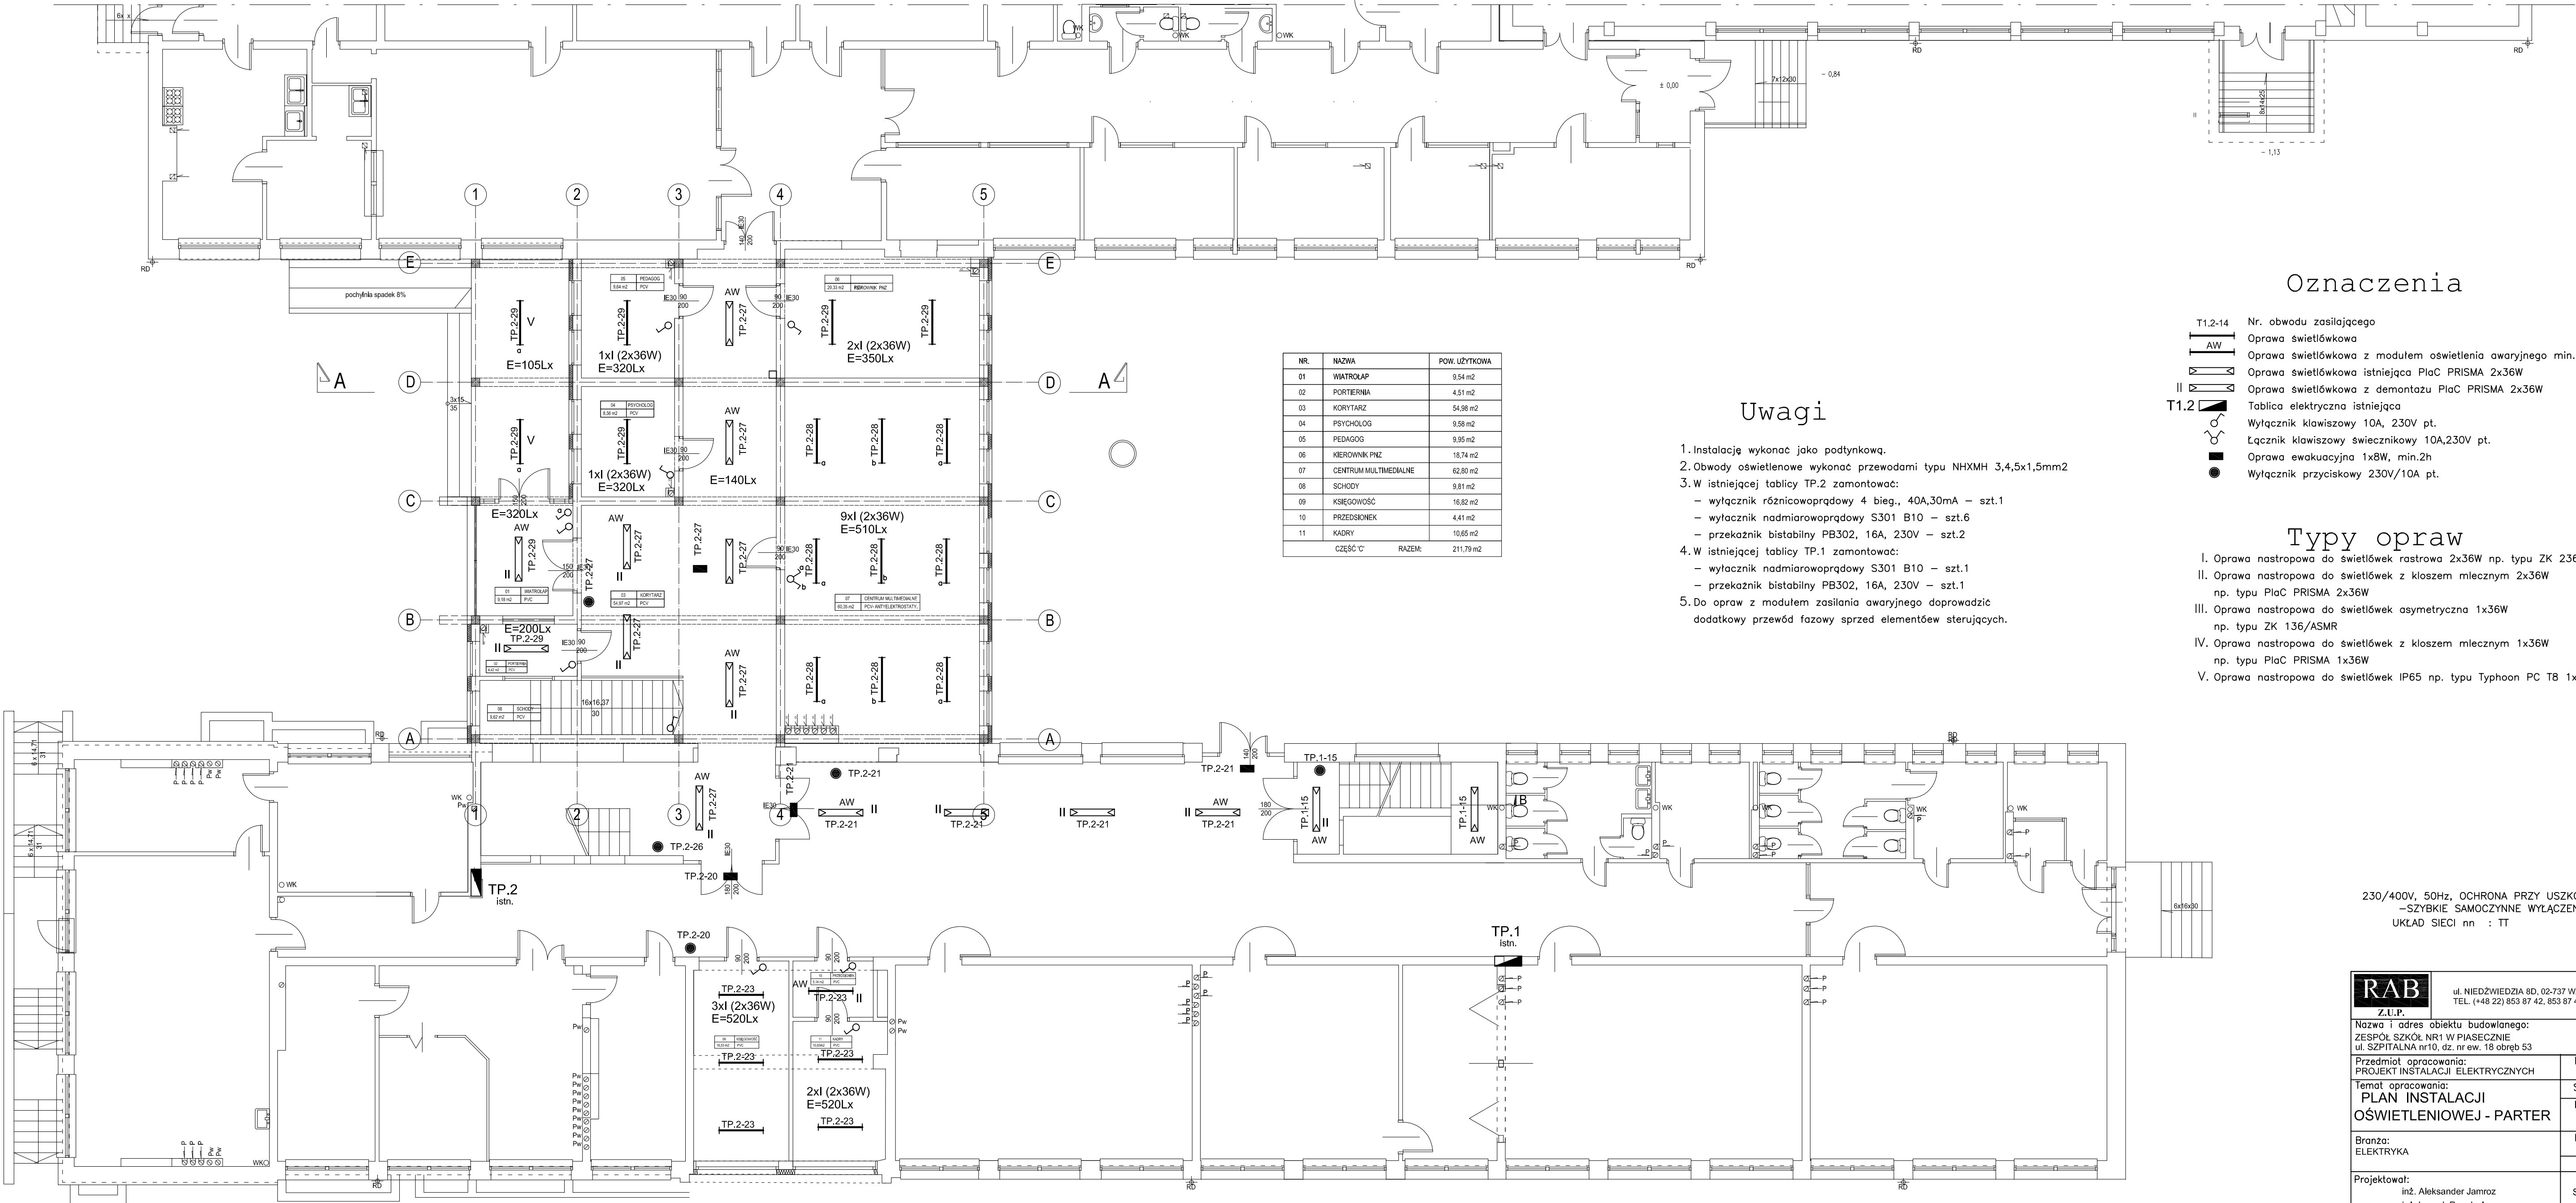

NR	NAZWA	POW. UŻYTKOWA
01	WATROKAP	9,54 m2
02	PORTIERNIA	4,51 m2
03	KORYTARZ	54,98 m2
04	PSYCHOLOG	9,58 m2
05	PEDAGOG	9,95 m2
06	KIEROWNIK PNZ	18,74 m2
07	CENTRUM MULTIMEDIALNE	62,80 m2
08	SCHODY	9,81 m2
09	KSIĘGOWNIA	16,82 m2
10	PRZEDSIÓNEK	4,41 m2
11	KADRY	10,65 m2
CZĘŚĆ C'		RAZEM: 211,79 m2

Uwagi

- Instalację wykonać jako podtynkową.
- Obwody oświetleniowe wykonać przewodami typu NHXMH 3,4,5x1,5mm²
- W istniejącej tablicy TP.2 zamontować:
 - wyłącznik różnicowoprądowy 4 bieg., 40A,30mA – szt.1
 - wyłącznik nadmiarowoprądowy S301 B10 – szt.6
 - przekaznik bistabilny PB302, 16A, 230V – szt.2
- W istniejącej tablicy TP.1 zamontować:
 - wyłącznik nadmiarowoprądowy S301 B10 – szt.1
 - przekaznik bistabilny PB302, 16A, 230V – szt.1
- Do opraw z modułem zasilania awaryjnego doprowadzić dodatkowy przewód fazowy sprzed elementów sterujących.

Oznaczenia

- T1.2-14

AW

II

T1.2
- Nr. obwodu zasilającego

Oprawa świetłówkowa

Oprawa świetłówkowa z modułem oświetlenia awaryjnego min.2h

Oprawa świetłówkowa istniejąca PlaC PRISMA 2x36W

Oprawa świetłówkowa z demontazu PlaC PRISMA 2x36W

Tablica elektryczna istniejąca

Wyłącznik klawiszowy 10A, 230V pt.

Łącznik klawiszowy świecznikowy 10A,230V pt.

Oprawa ewakuacyjna 1x8W, min.2h

Wyłącznik przyciskowy 230V/10A pt.

Typy opraw

- I. Oprawa nastropowa do świetlówek rastrowa 2x36W np. typu ZK 236/6 LA
- II. Oprawa nastropowa do świetlówek z kloszem mlecznym 2x36W np. typu PlaC PRISMA 2x36W
- III. Oprawa nastropowa do świetlówek asymetryczna 1x36W np. typu ZK 136/ASMR
- IV. Oprawa nastropowa do świetlówek z kloszem mlecznym 1x36W np. typu PlaC PRISMA 1x36W
- V. Oprawa nastropowa do świetlówek IP65 np. typu Typhoon PC T8 1x36W

230/400V, 50Hz, OCHRONA PRZY USZKODZENIU
–Szybkie SAMOCZYNNNE WYŁĄCZENIE
UKŁAD SIECI nn : TT

RAB Z.U.P.		ul. NIEDZWIEDZIA 8D, 02-737 WARSZAWA TEL. (+48 22) 853 87 42, 853 87 43 ; FAX 853 87 44	
Nazwa i adres obiektu budowlanego: ZESPÓŁ SZKÓŁ NR1 W PIASECZNYE ul. SZPITALNA nr10, dz. nr ew. 18 obręb 53			
Przedmiot opracowania: PROJEKT INSTALACJI ELEKTRYCZNYCH		Data: MAJ 2009r	
Temat opracowania: PLAN INSTALACJI OŚWIETLENIOWEJ - PARTER		Skala: 1:100	
		Nr rys: E2	
Branża: ELEKTRYKA		Faza: PROJEKT BUDOWLANY	
Projektował: inż. Aleksander Jamroz inż. Leszek Panabażys		Uprawnienia: St-440/82	Podpis:
Sprawdził: mgr inż. Michał Olszewski		MAZ/0420/POE/05	
Kierownik zespołu: mgr inż. Andrzej Rzepecki		St-17/5; St-357/74	