


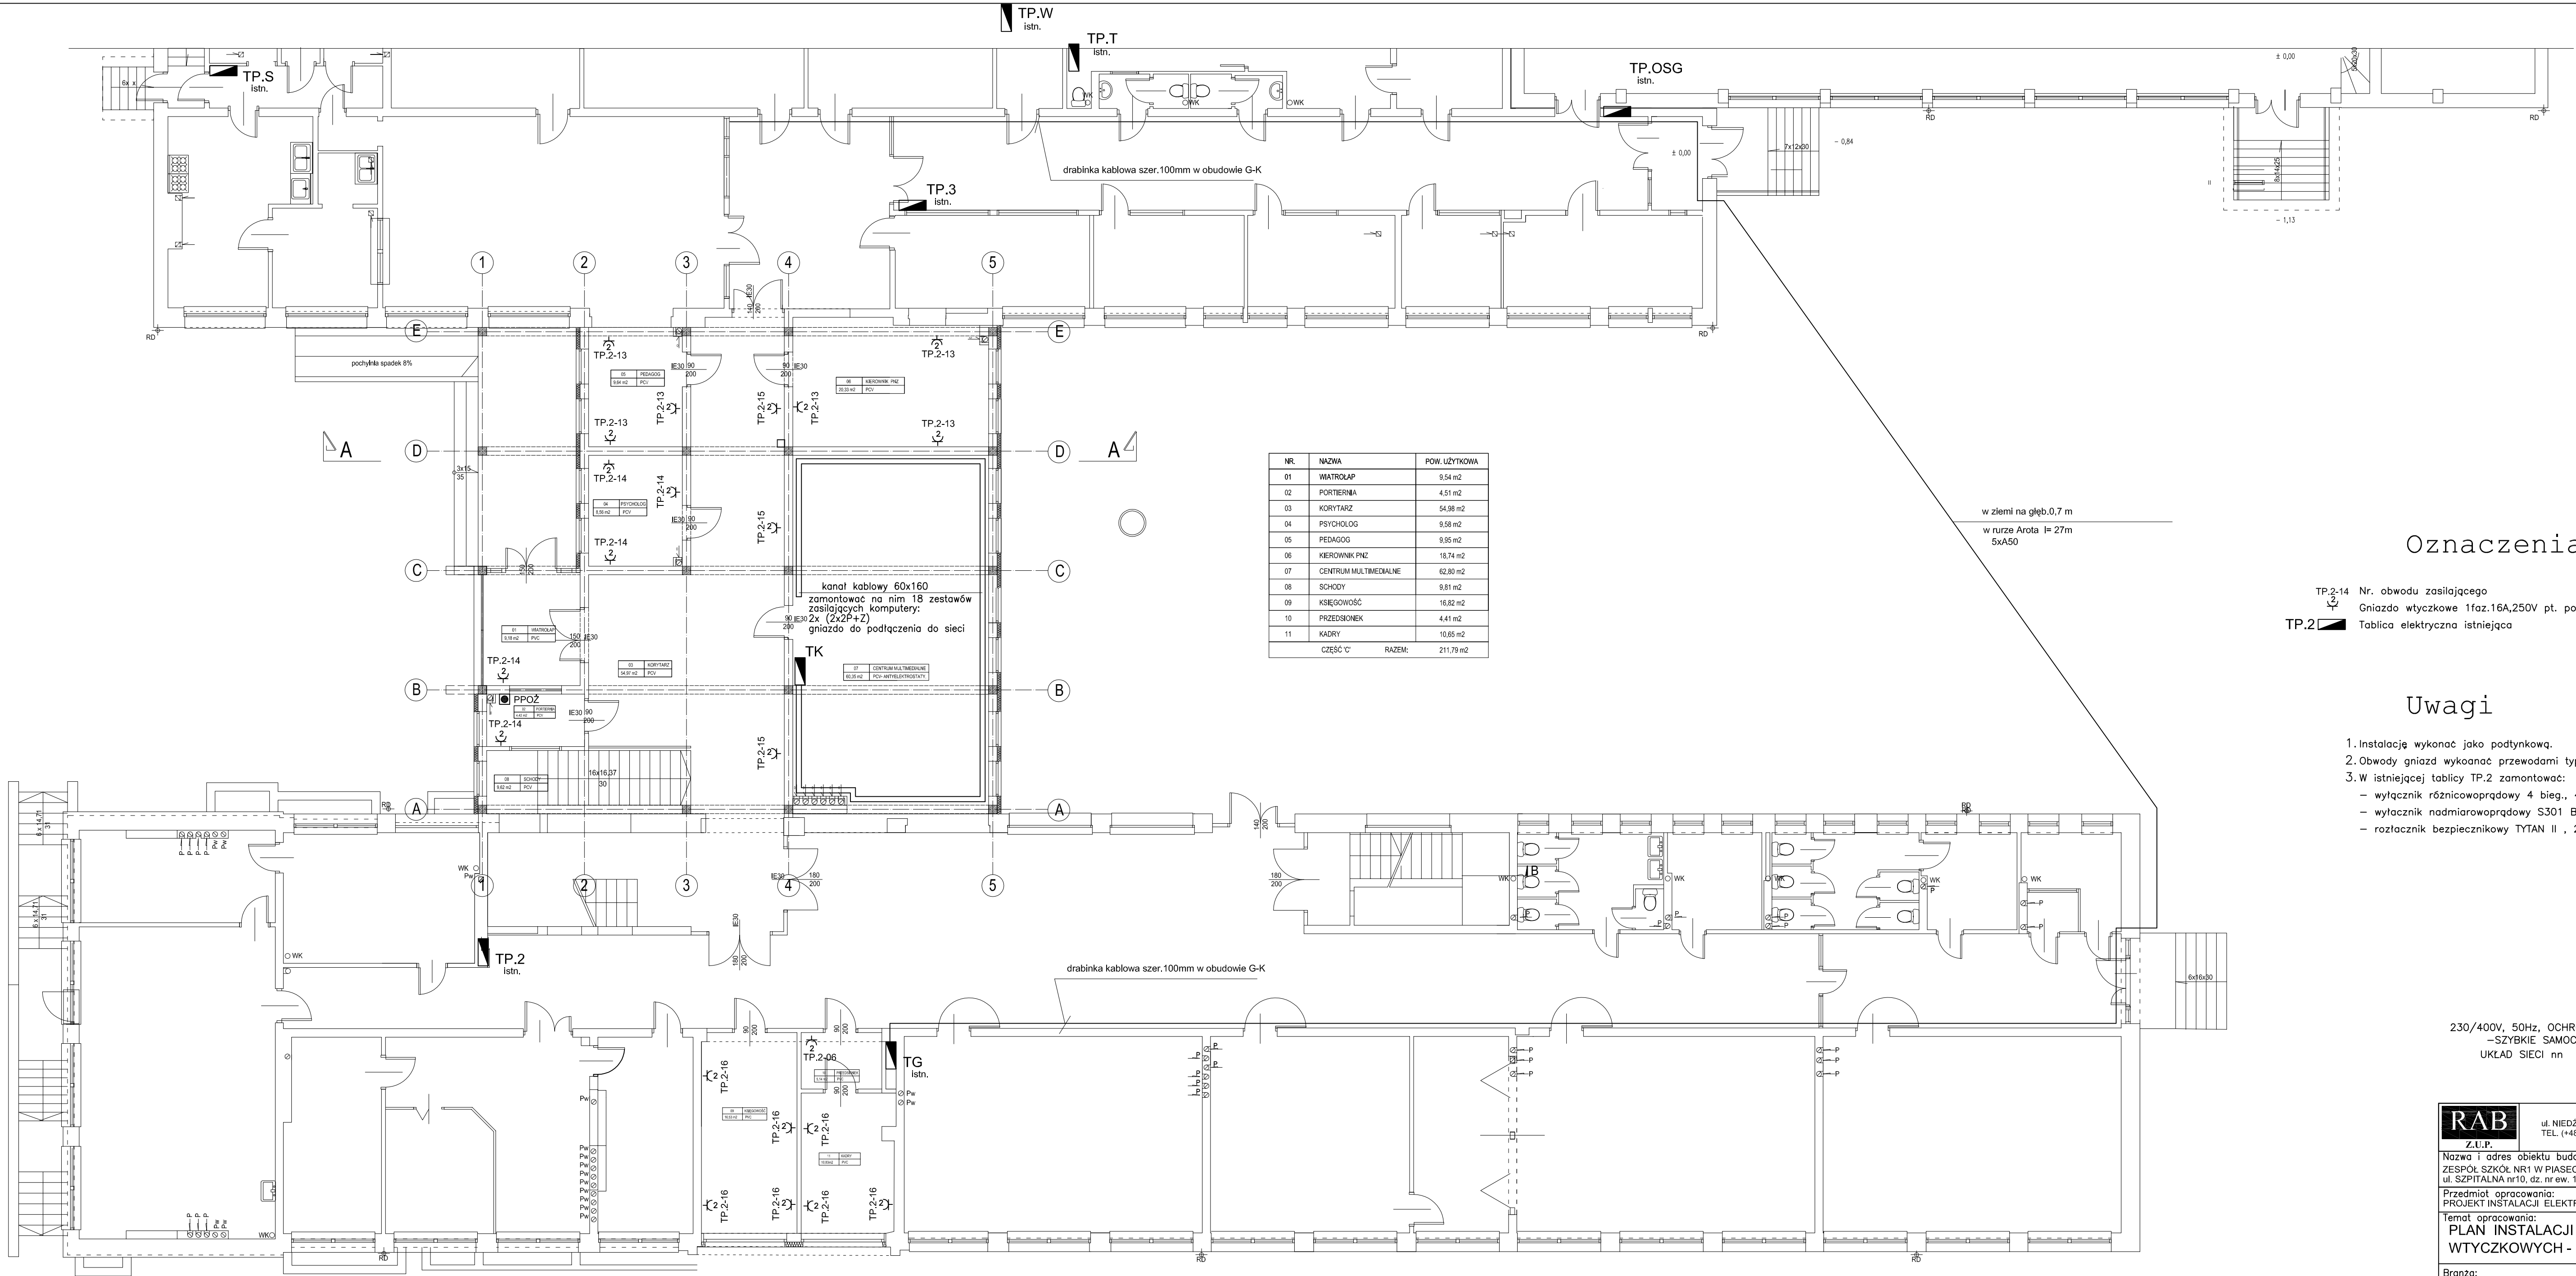

Oznaczenia

TP.2-14 Nr. obwodu zasilającego
Gniazdo wtyczkowe 1faz.16A,250V pt. podwójne
TP.2 Tablica elektryczna istniejąca

Uwagi

- Instalację wykonać jako podtynkową.
- Obwody gniazd wykonać przewodami typu NHXMH 3x2,5mm2
- W istniejącej tablicy TP.2 zamontować:
 - wyłącznik różnicowoprądowy 4 bieg., 40A,30mA – szt.1
 - wyłącznik nadmiarowoprądowy S301 B16 – szt.6
 - rozłącznik bezpiecznikowy TYTAN II , 25A – kpl. 1

230/400V, 50Hz, OCHRONA PRZY USZKODZENIU
–Szybkie samoczynne wyłączenie
UKŁAD SIECI nn : IT

RAB Z.U.P. ul. NIEDZWIEDZIA 8D, 02-737 WARSZAWA TEL. (+48 22) 853 87 42, 853 87 43 ; FAX 853 87 44	
Nazwa i adres obiektu budowlanego: ZESPÓŁ SZKÓŁ NR1 W PIASECZNY ul. SZPITALNA nr10, dz. nr ew. 18 obręb 53	
Przedmiot opracowania: PROJEKT INSTALACJI ELEKTRYCZNYCH	Data: MAJ 2009r
Temat opracowania: PLAN INSTALACJI GNIAZD WTYCZKOWYCH - PARTER	Skala: 1:100 Nr rys: E5
Branża: ELEKTRYKA	Faza: PROJEKT BUDOWLANY Uprawnienia: Podpis:
Projektował: inż. Aleksander Jamroz inż. Leszek Panabążys	SI-440/82
Sprawdził: mgr inż. Michał Olszewski	MAZ/0420/POOE/05
Kierownik zespołu: mgr inż. Andrzej Rzepecki	SI-517/5; SI-357/74