



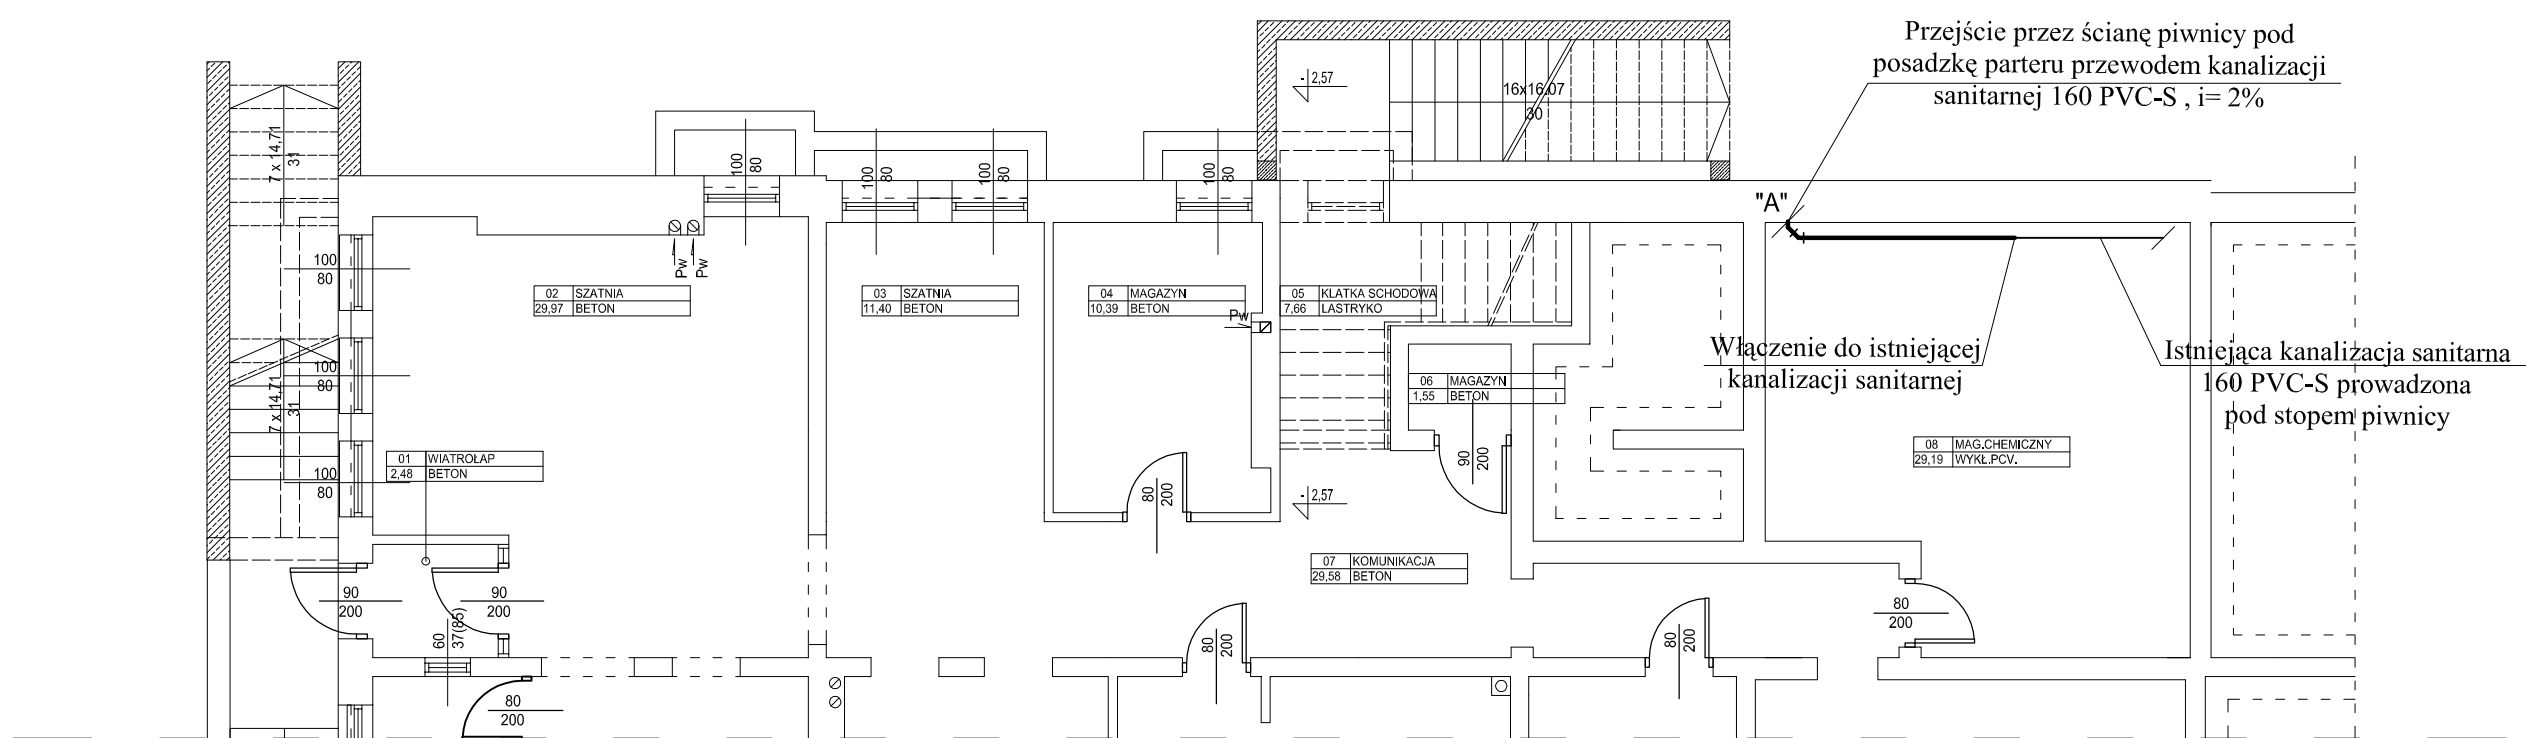

CZĘŚĆ 'C' - ŁĄCZNIK

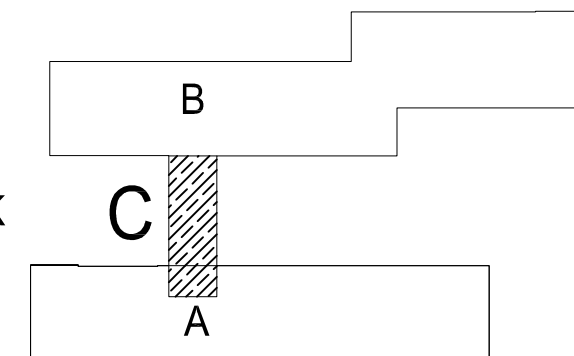

	ul. NIEDZWIEDZIA 2A, 02-737 WARSZAWA TEL. (+48 22) 853 87 42, 855 87 43; FAX 853 87 44
Nazwa i adres obiektu budowlanego:	
ZESPÓŁ SZKÓŁ nr1 w PIASECZynie ul. SZPITALNA nr10, 02 pr. ew. 18 obręb 53	
Przedmiot opracowania:	Data:
PROJEKT BUDOWLANO - WYKONAWCZY INŻEL. DZ. NR 1 WOD.-KAN. I NIEZŁAGŁAD. PRZEWODÓW PŁYD. BŁ. I PROJEKT INŻEL. DOKŁADNY WZGLĘD GŁÓWNYCH I WZGLĘD SZCZEGÓŁOWYCH	MAJ 2009
Temat opracowania:	Skala: 1:100
RZUT PARTERU RZUT PIWNICY	Nr rys.
Brand:	IS-2
INSTALACJE SANITARNE	Faza:
Wykonanie:	PROJEKT BUDOWLANO - WYKONAWCZY
inż. Włodzimierz Monko mgr inż. Tomasz Wąsok	Upr. 112/85
Kierownik zespołu: mgr inż. Andrzej Rzepecki	St-51/75