



Istniejące pomieszczenie rozdzielni c.o. należy zmodernizować.
Zostanie to ujęte w projekcie wymiany i regulacji instalacji c.o. dla
całego kompleksu szkolnego.

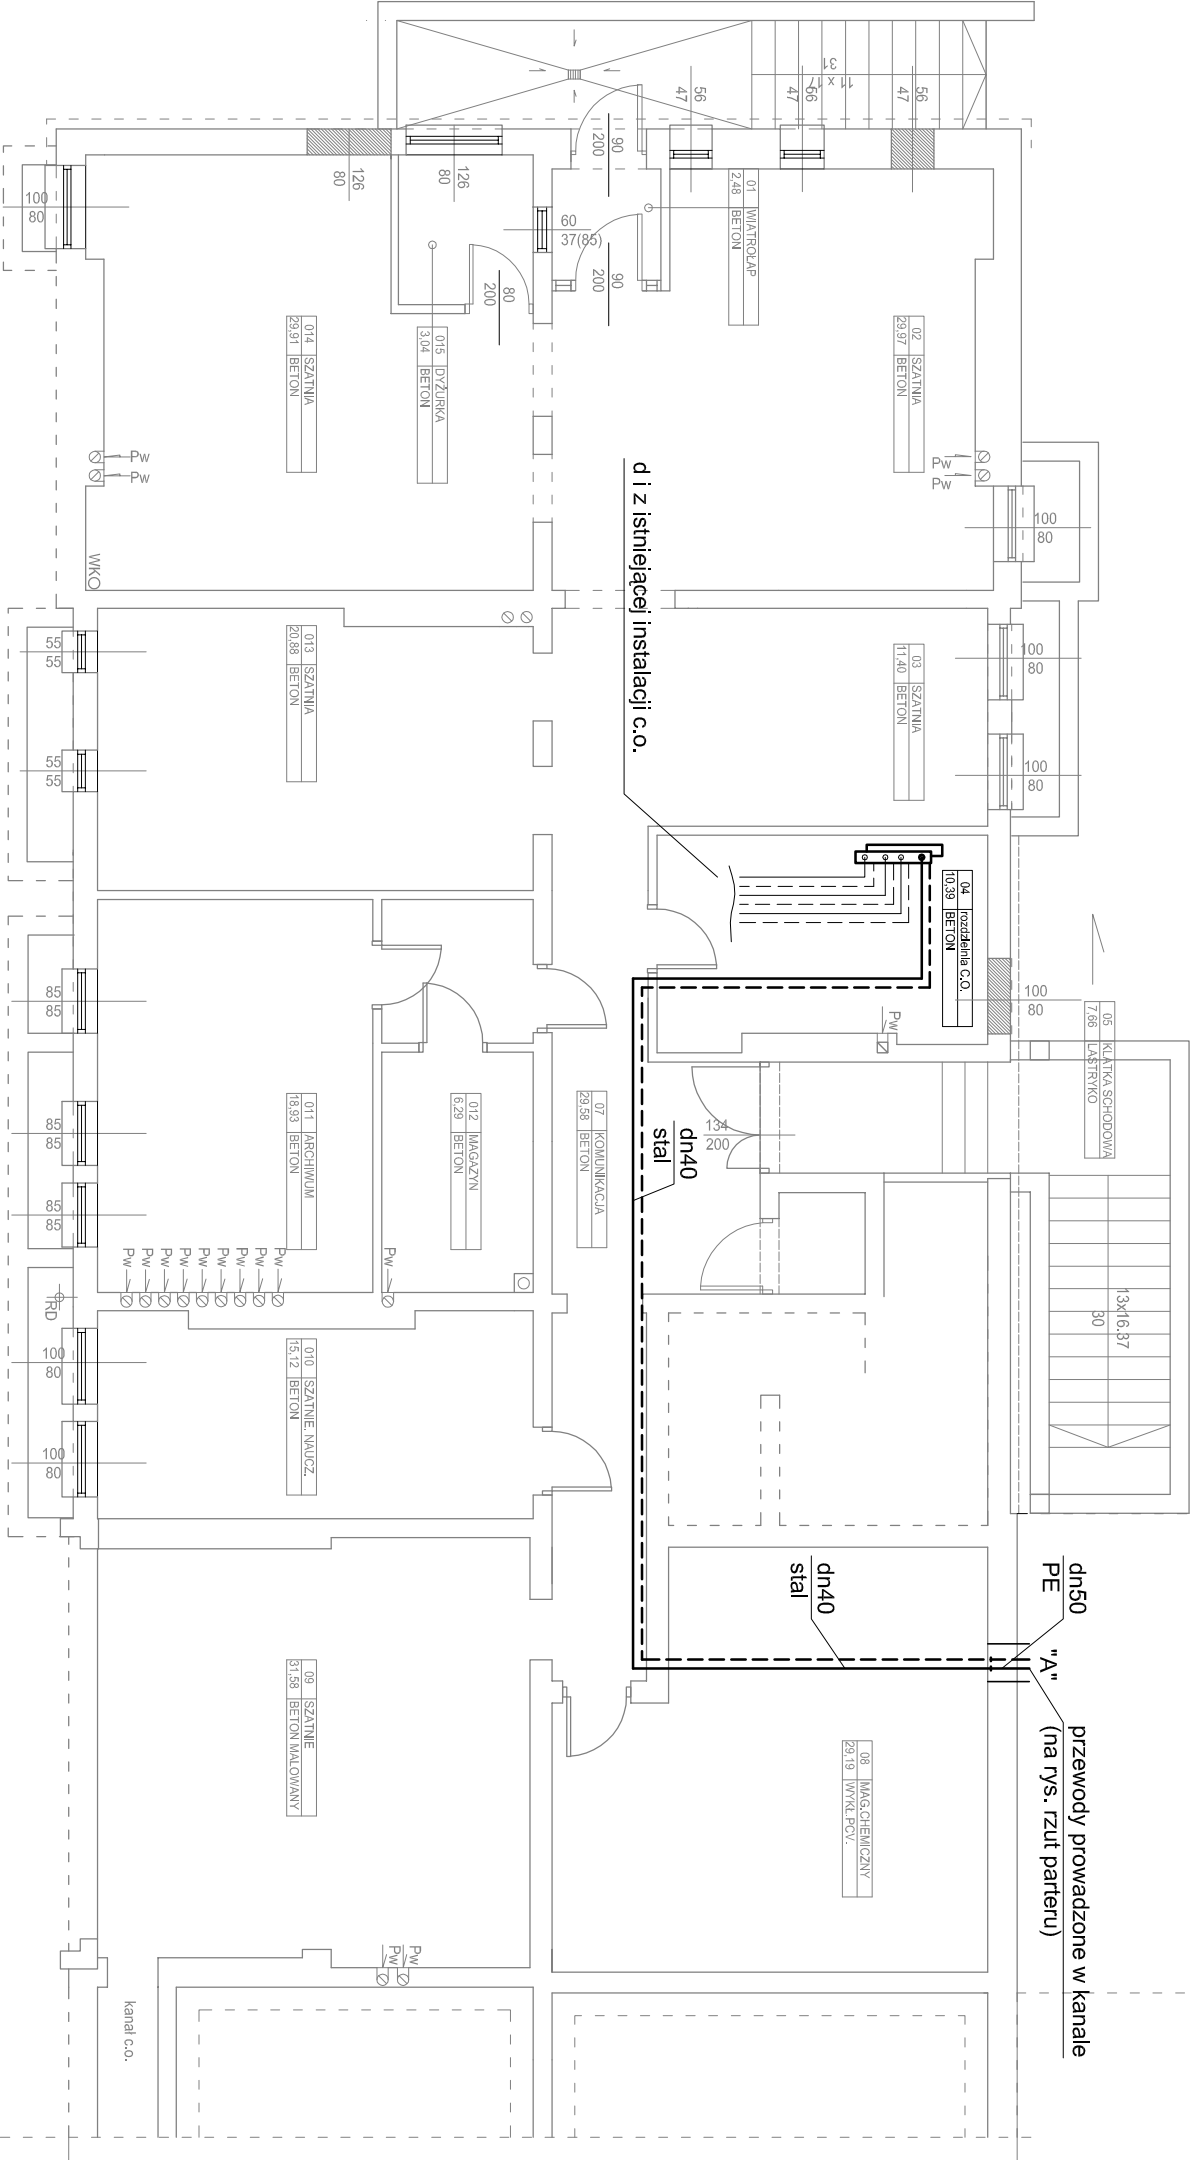

RZUT PIWNICY

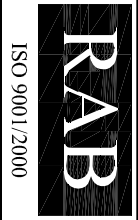

ul. Nieświadzia 8 D lok. 16
02-737 Warszawa
tel: (+48 22) 853 87 42-43
fax: 853 87 44

Nazwa i adres obiektu budowlanego:

ZESPÓŁ SZKÓŁ NR1 W PIASECZNYM
ul. SZPITALNA nr10, dz. nr ew. 18 obręb 53

PROJEKT BUDOWLANO - WYKONAWCZY instalacji centralnego ogrzewania	Skala: 1:100	Nr rysunku: 2/6
Projektował: mgr. inż. Andrzej Rzepecki	Data:	Podpis:
Opracował: mgr. inż. Roman Kosiński	05.2009 r.	
Sprawił: mgr. inż. Bogumiła Rzepecka		