
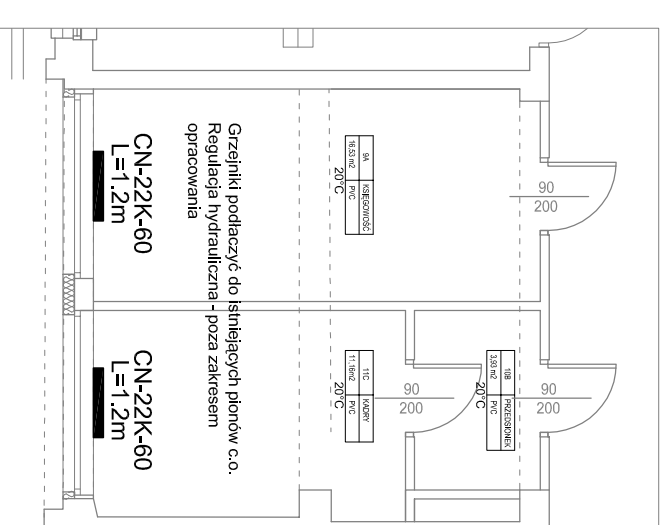


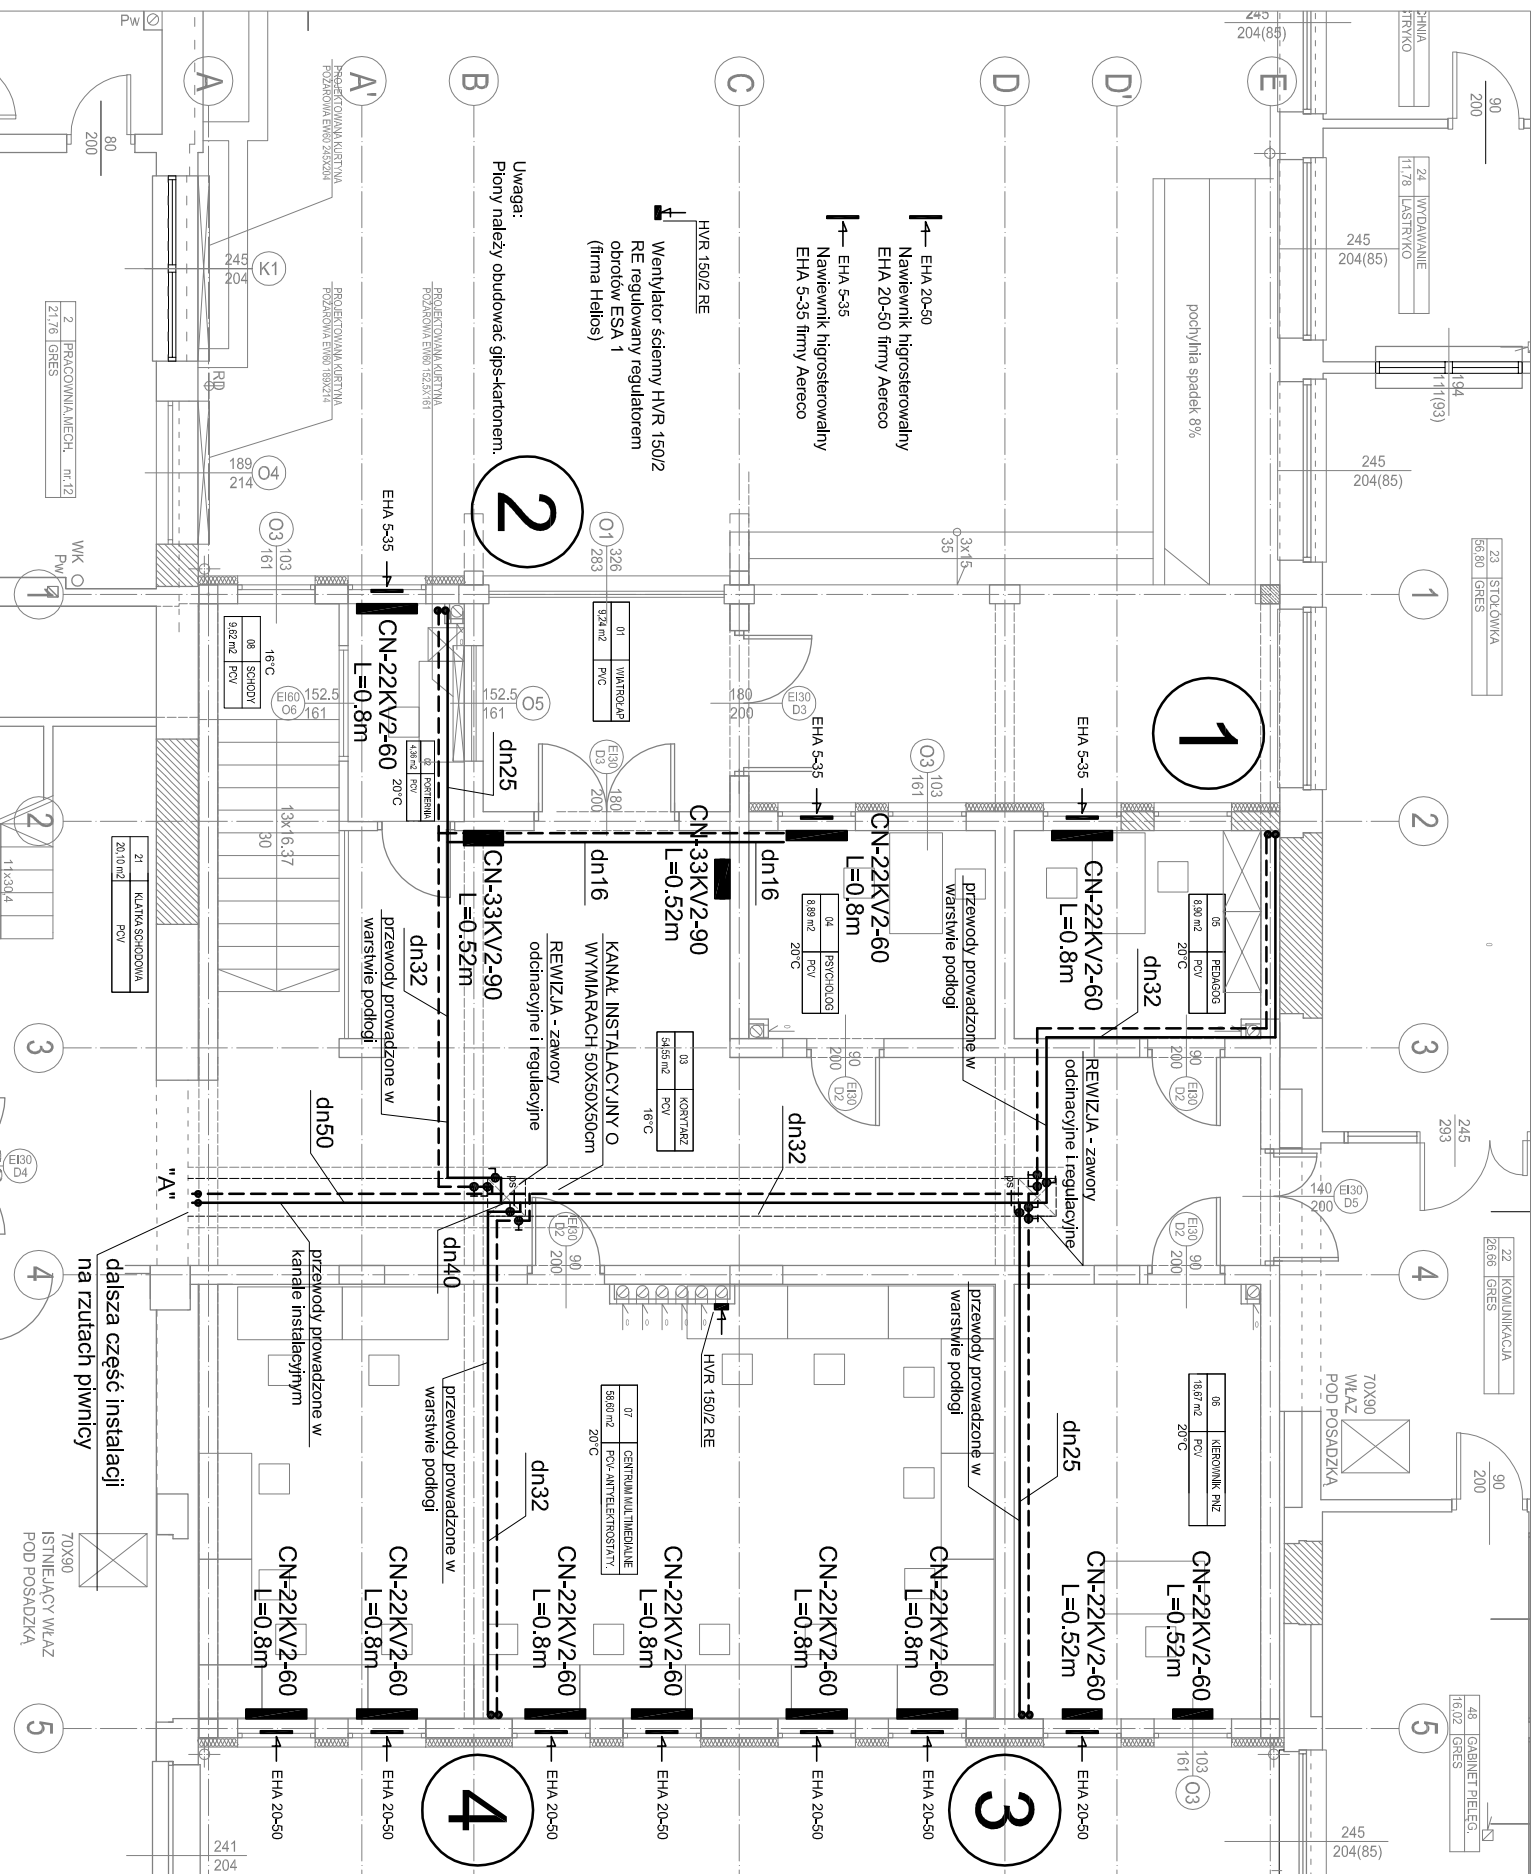

**pomieszczenia powstałe z
przebudowy istniejącego wejścia**

RZUT PARTERU

 ul. Niedźwiedzia 8 D lok. 16 02-737 Warszawa tel: (+48 22) 853 87 42-43 fax: 853 87 44	
Nazwa i adres obiektu budowlanego: ZESPÓŁ SZKÓŁ NR1 W PIASECZNIKU ul. SZPITALNA nr10, dz. nr ew. 18 obręb 53	
PROJEKT BUDOWLANO - WYKONAWCZY instalacji centralnego ogrzewania	Skala: 1:100
Projektował: mgr. inż. Andrzej Rzepecki	Data:
Opracował: mgr. inż. Roman Kosiarski	Podpis:
Sprawdziła: mgr. inż. Bogumiła Rzepecka	05.2009 r.
Nr rysunku: 3/6	