


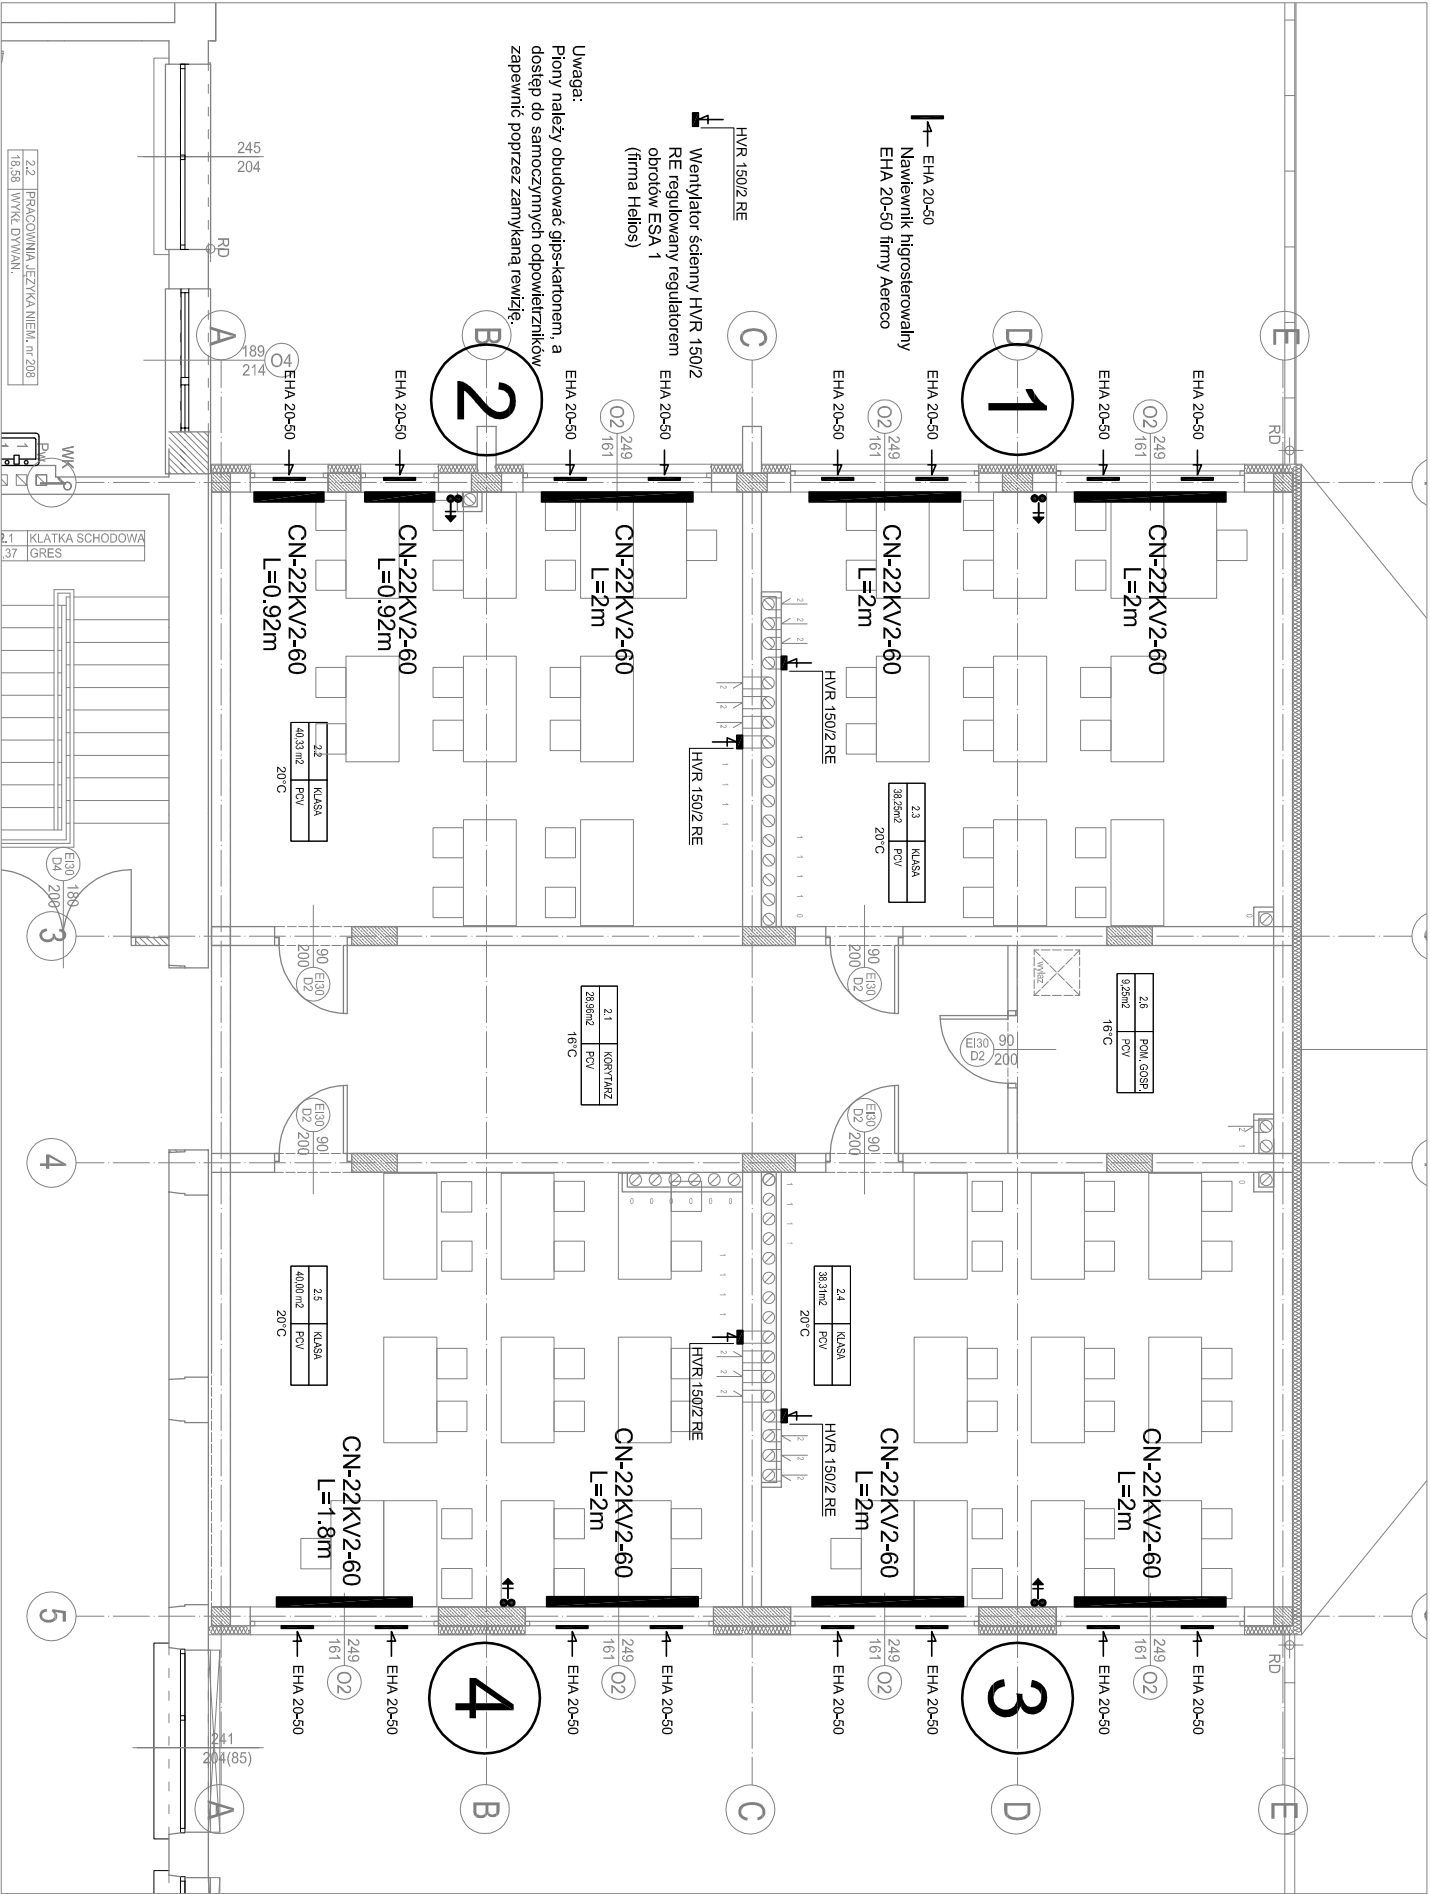

RZUT PIĘTRA II



ISO 9001/2000

ul. Niedźwiedzia 8 D lok. 16

02-737 Warszawa

tel: (+48 22) 853 87 42-43

fax: 853 87 44

Nazwa i adres obiektu budowlanego:

ZESPÓŁ SZKÓŁ NR1 W PIASECZNIE
ul. SZPITALNA nr10, dz. nr ew. 18 obręb 53

PROJEKT BUDOWLANO - WYKONAWCZY instalacji centralnego ogrzewania		Skala: 1:100	Nr rysunku: 5/6
Projektował: mgr. inż. Andrzej Rzepecki	Data: 	Podpis:	
Opracował: mgr. inż. Roman Kosiarski	05.2009 r.		
Sprawdziła: mgr. inż. Bogumiła Rzepecka			