



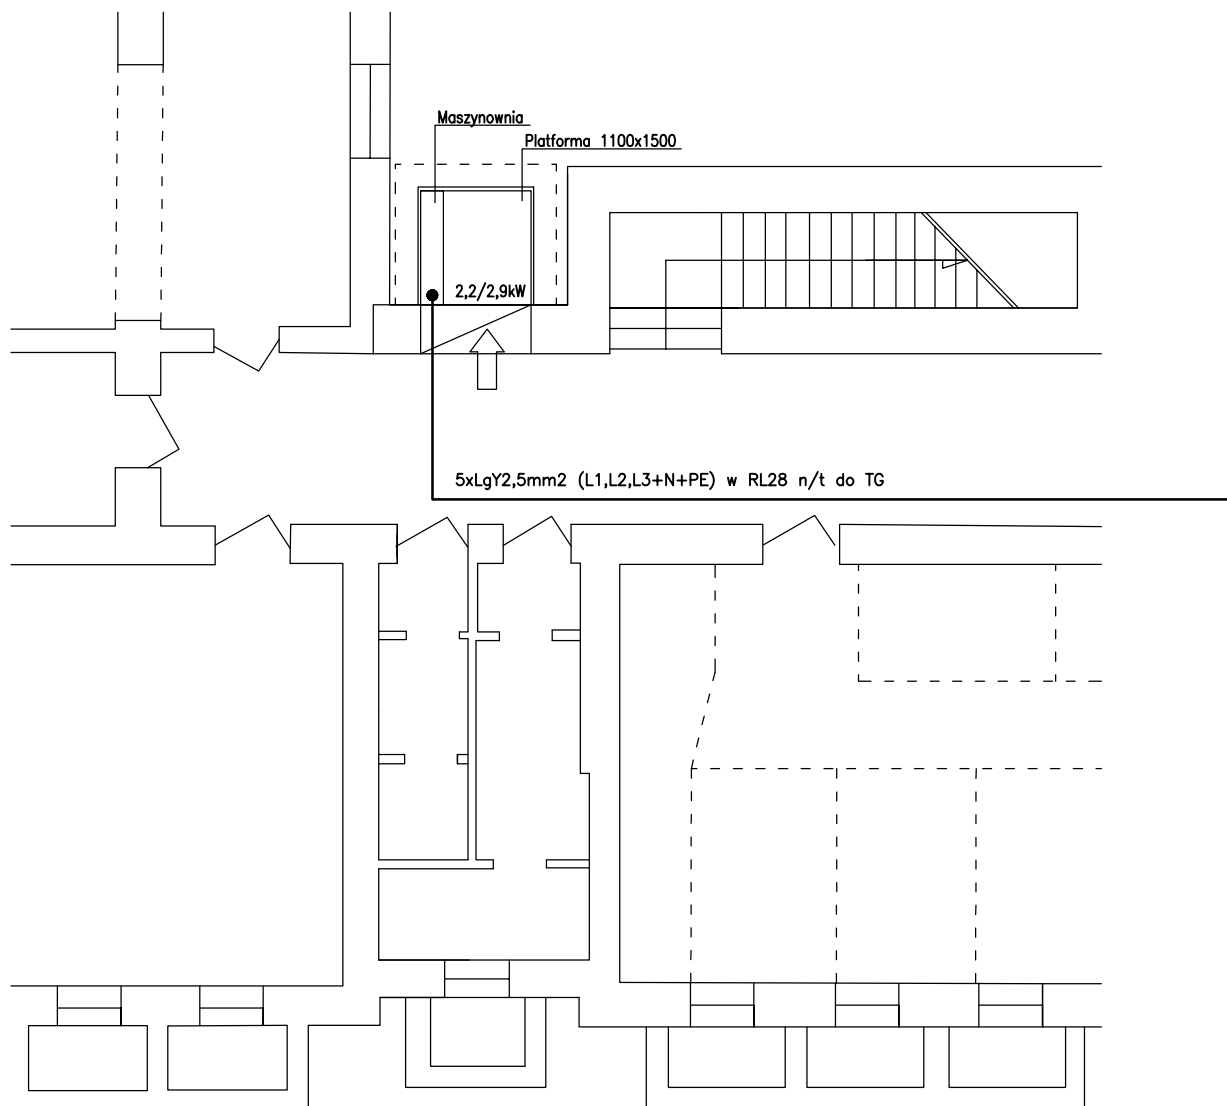

Legenda:

● - wypust 400V

- Instalacja siłowa 400V 5xLgY2,5mm2 (L1,L2,L3+N+PE) w RL28 n/t

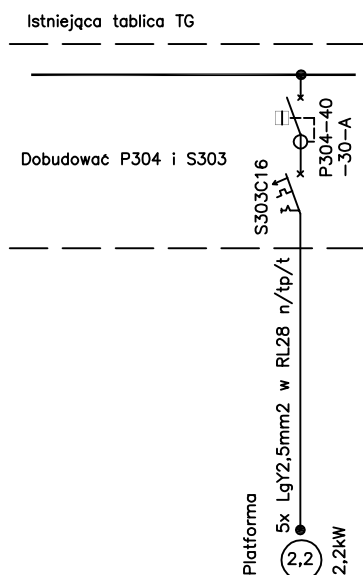

KARCAD Chmielowice ul. Spacerowa 23 26-026 Morawica		Nr rys. E1
Temat i adres obiektu:	Wyrównanie powierzchni likwidując różnice poziomów na ciągach komunikacyjnych (...) w budynku zespołu szkół RCKU, Chyliczkowska 20, Piaseczno	Skala: 1:100
Inwestor:	Starostwo Powiatowe w Piasecznie ul. Chyliczkowska 14, 05-500 Piaseczno	Data: 05 maj 2010r.
Branża:	ELEKTRYCZNA	Podpis
Nazwa rysunku:	Instalacje elektryczne - piwnice	
Projektował:	inż. Jarosław Sokołowski	Nr uprawnień KL-279/91
Sprawdził:	mgr inż. Zbigniew Tatarczuch	KL-255/91